



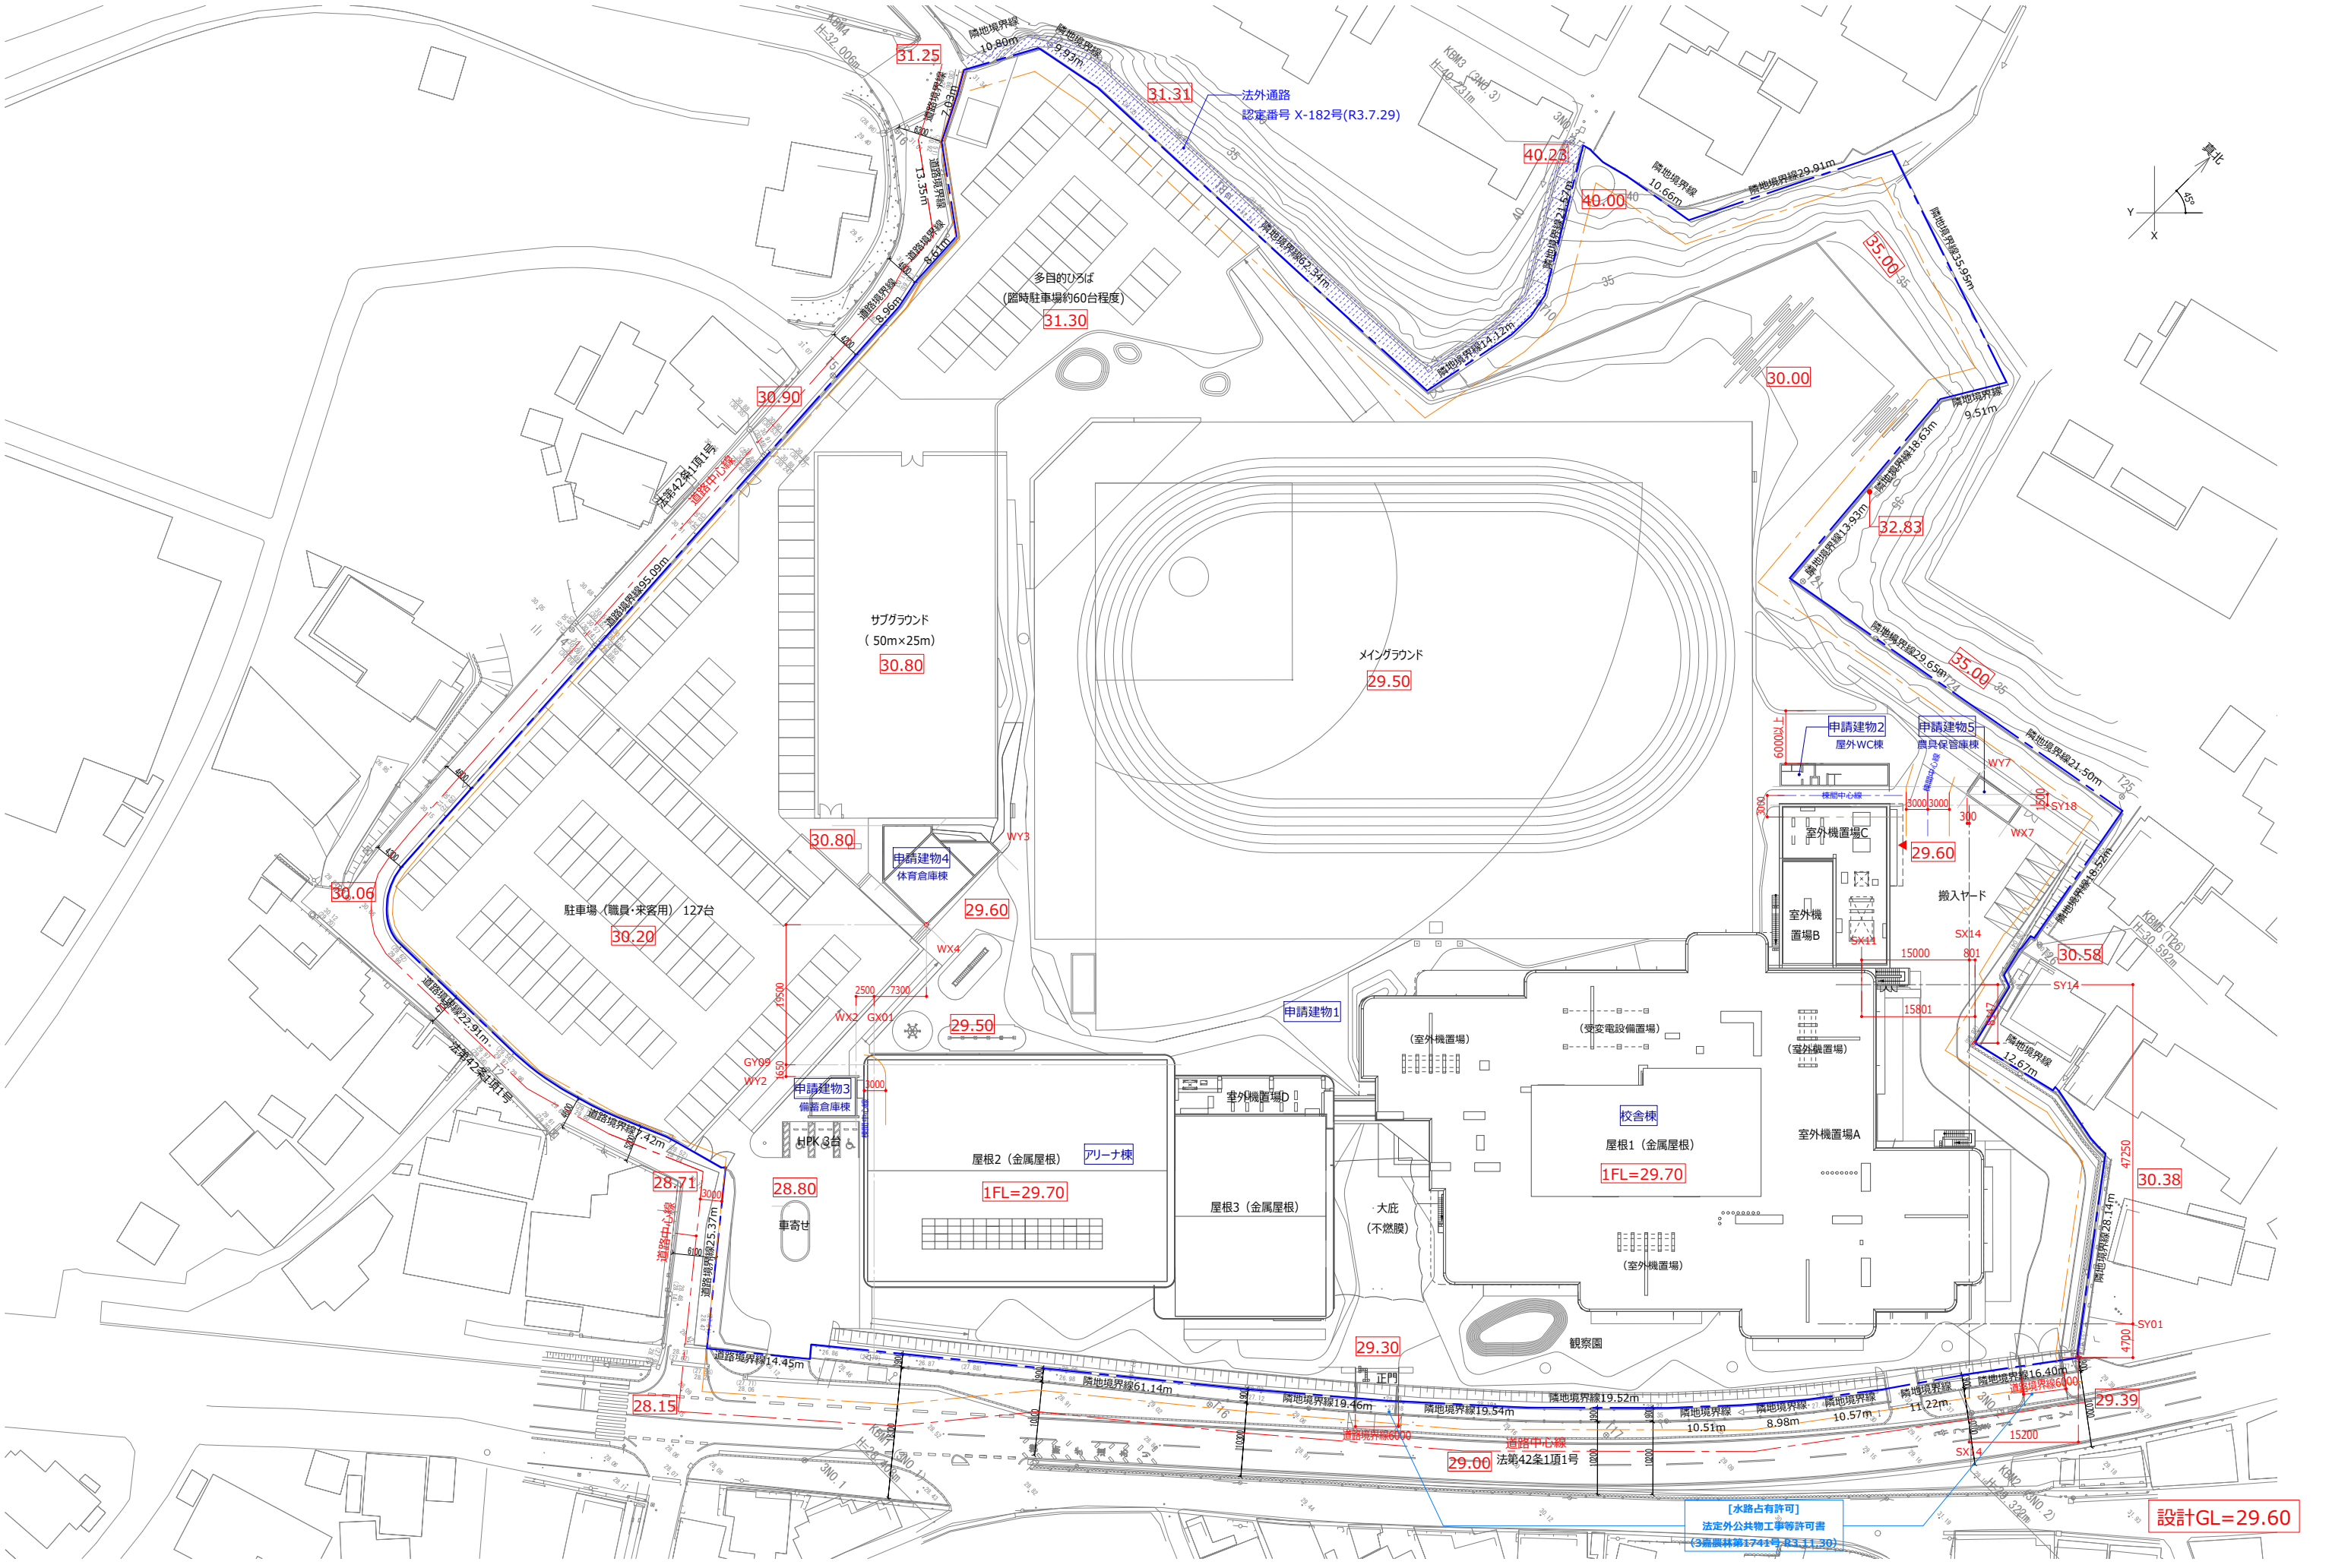

Team KONOIKE + HIRASHIMA + KUME			一級建築士 登録番号306424号 磯矢 孝	日付 06/30/21	件名 稲築東中学校区義務教育学校施設整備
			一級建築士 登録番号266768号 野原 啓司	PA 野原 啓司 確認 磯矢 孝	配置図
				担当 野原 春花	縮尺 A1: 1/400 A3: 1/800
					図面番号 A-014

凡例




○	内樋 VP (特記なき限りφ150)※大臣認定区画貫通処理[PS060FL-0979・PS060WL-0312]	●	消火器 (埋込み) ※倉庫・機械室は除く
TD ○	縦樋 カラーVP (特記なき限りφ150)	▲	消火栓ボックス
RD ◎	ルーフドレイン (特記なき限りφ150)		
OF =	オーバーフロー管 (特記なき限りφ50)	◎	HWC・EV標識 (JIS28210)
●	丸環	□	誘導鎮 (UNION-UY同等品)
M	床下点検口 □600 化粧蓋密閉型 (下部タラップ)	▨	設備基礎 (寸法は図示)
M	マンホール φ600 密閉型 (下部タラップ)	HDZ	ヘビーデューティーゾーン

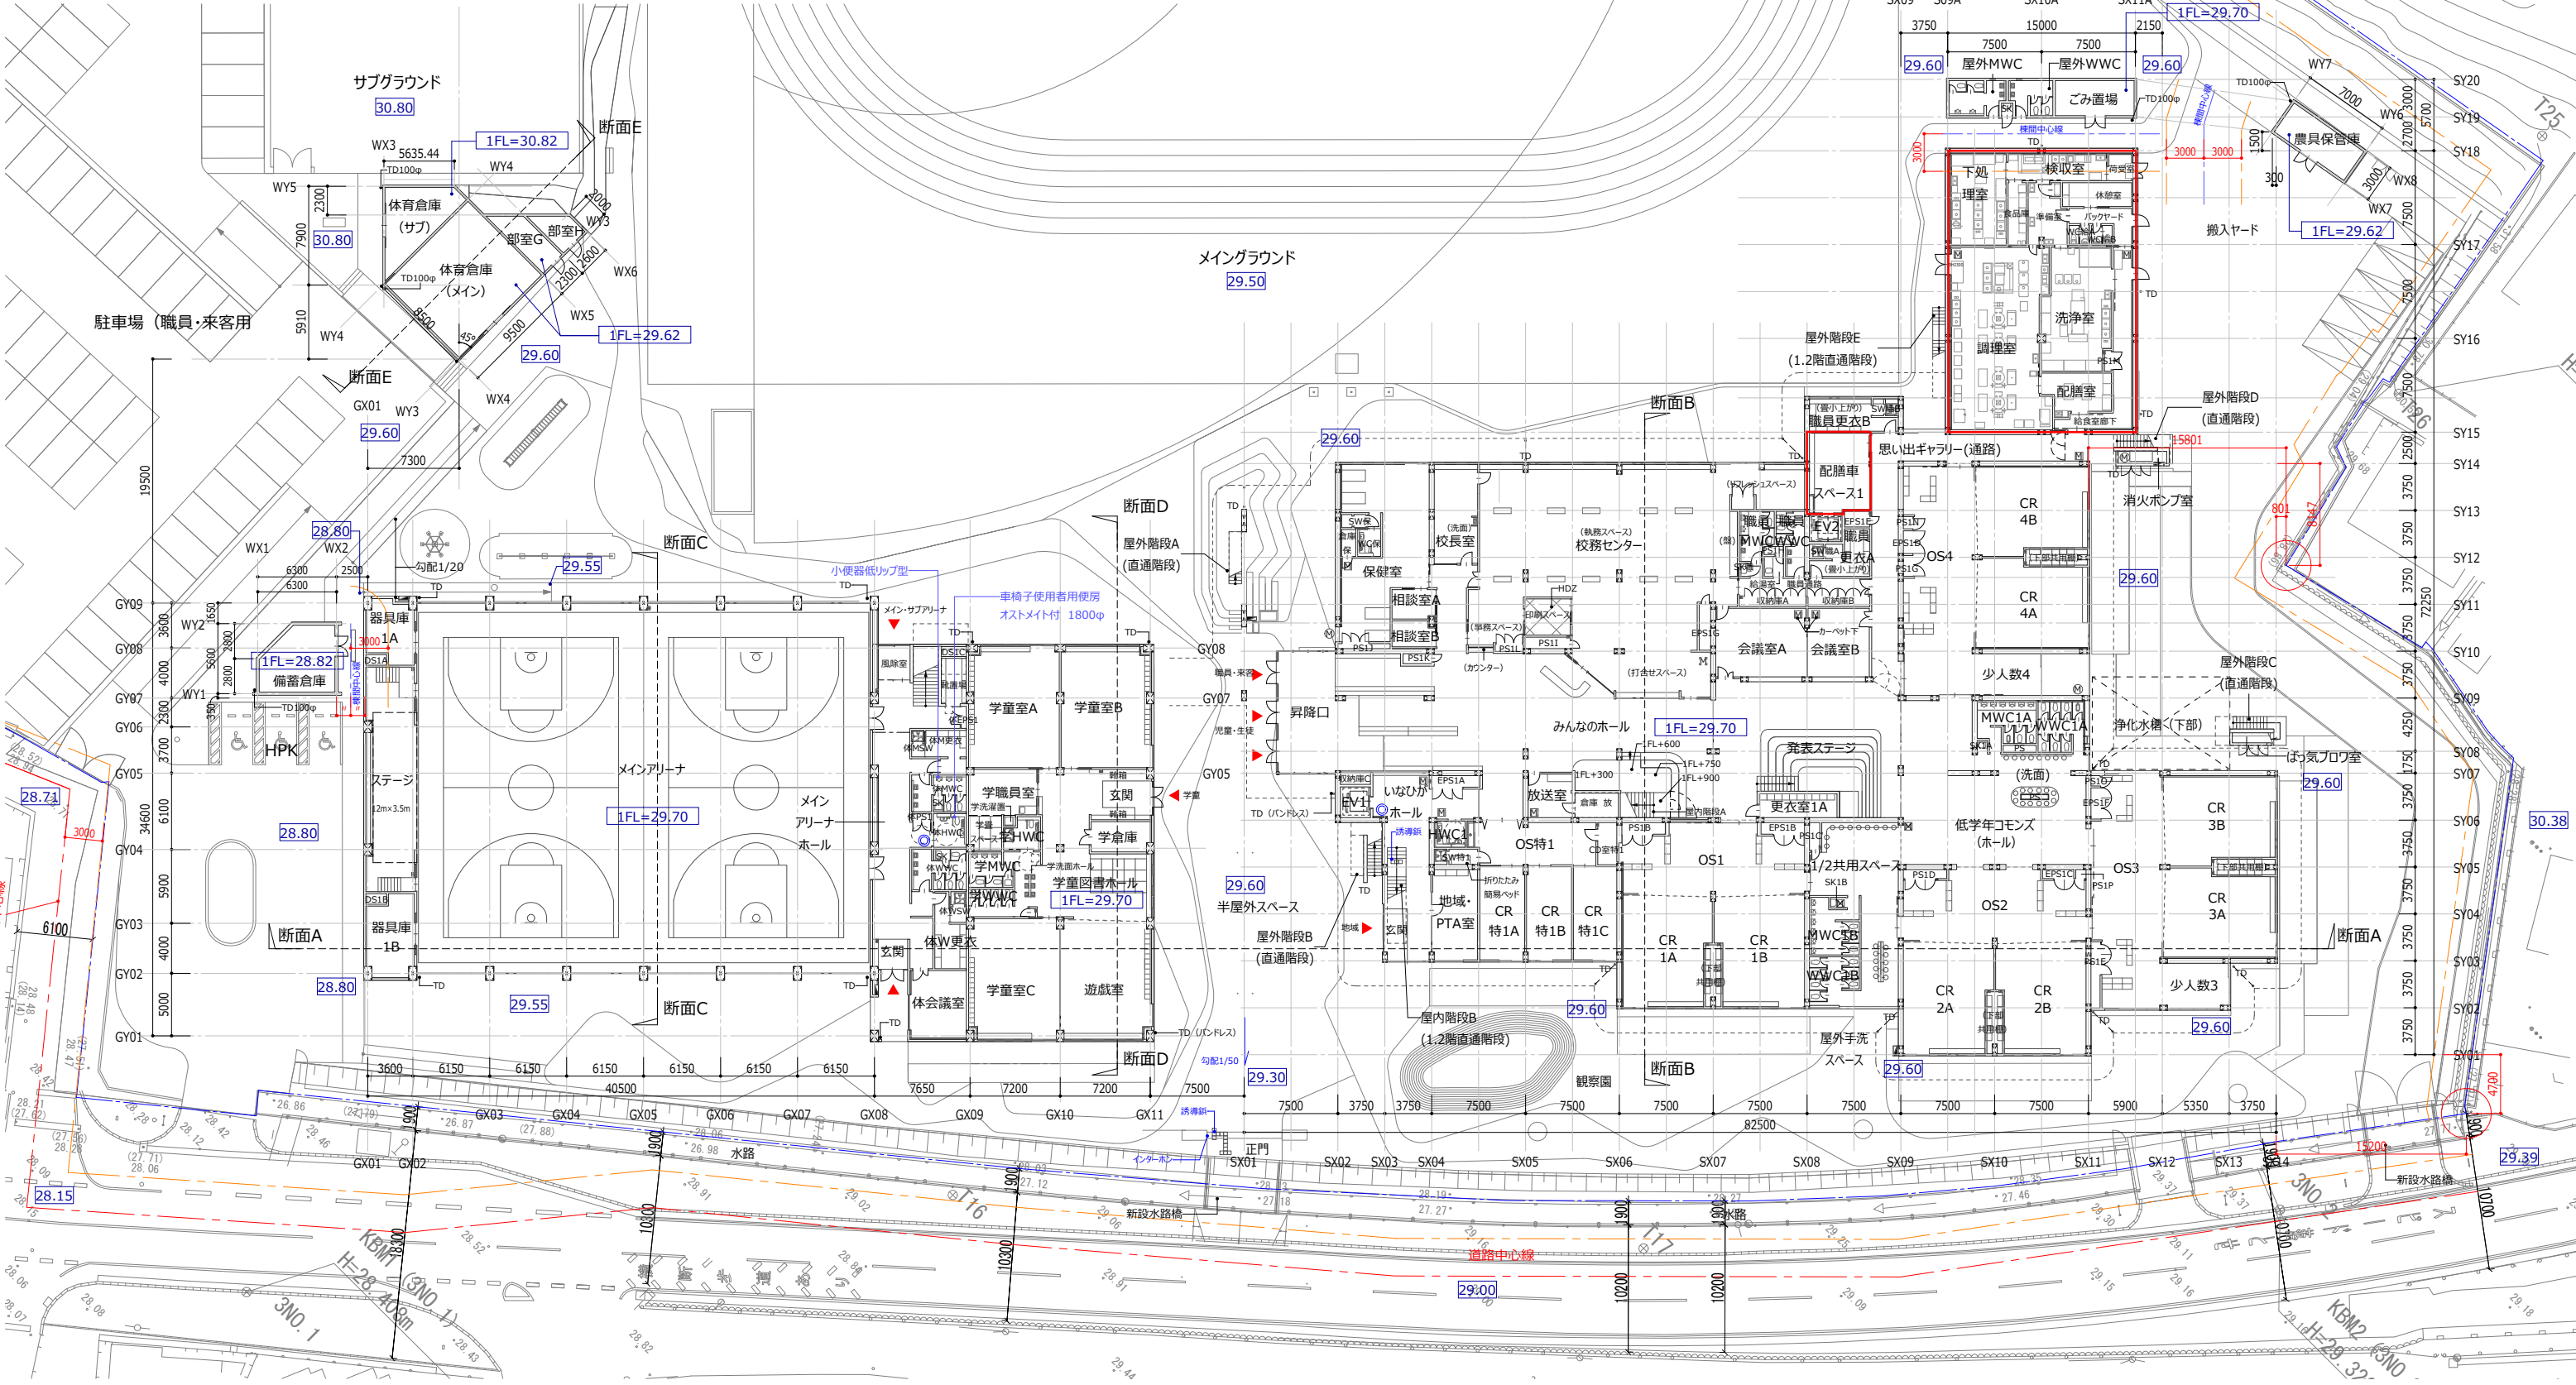

一級建築士 登録番号306424号 磯矢 孝		日付	PA 野原 啓司 磯田 磯矢 孝	件名	稲築東中学校区義務教育学校施設整備
一級建築士 登録番号266768号 野原 啓司		図名	野原 春花	図面名	1階平面図
Team KONOIKE + HIRASHIMA + KUME		縮尺		A1: 1/250 A3: 1/500	図面番号
				A-015	

凡例



○	内樋 VP (特記なき限りφ150)※大臣認定区画貫通処理[PS060FL-0979・PS060WL-0312]	●	消火器 (埋込み) ※倉庫・機械室は除く
TD ○	縦樋 カラーVP (特記なき限りφ150)	■	消火栓ボックス
RD ◎	ルーフドレイン (特記なき限りφ150)		
OF =	オーバーフロー管 (特記なき限りφ50)	◎	HWC・EV標識 (JISZ8210)
●	丸環	□	誘導板 (UNION-UY同等品)
M	床下点検口 □600 化粧蓋密閉型 (下部タップ)	▨	設備基礎 (寸法は図示)
Ⓜ	マンホール φ600 密閉型 (下部タップ)	HDZ	ヘビデューティーゾーン

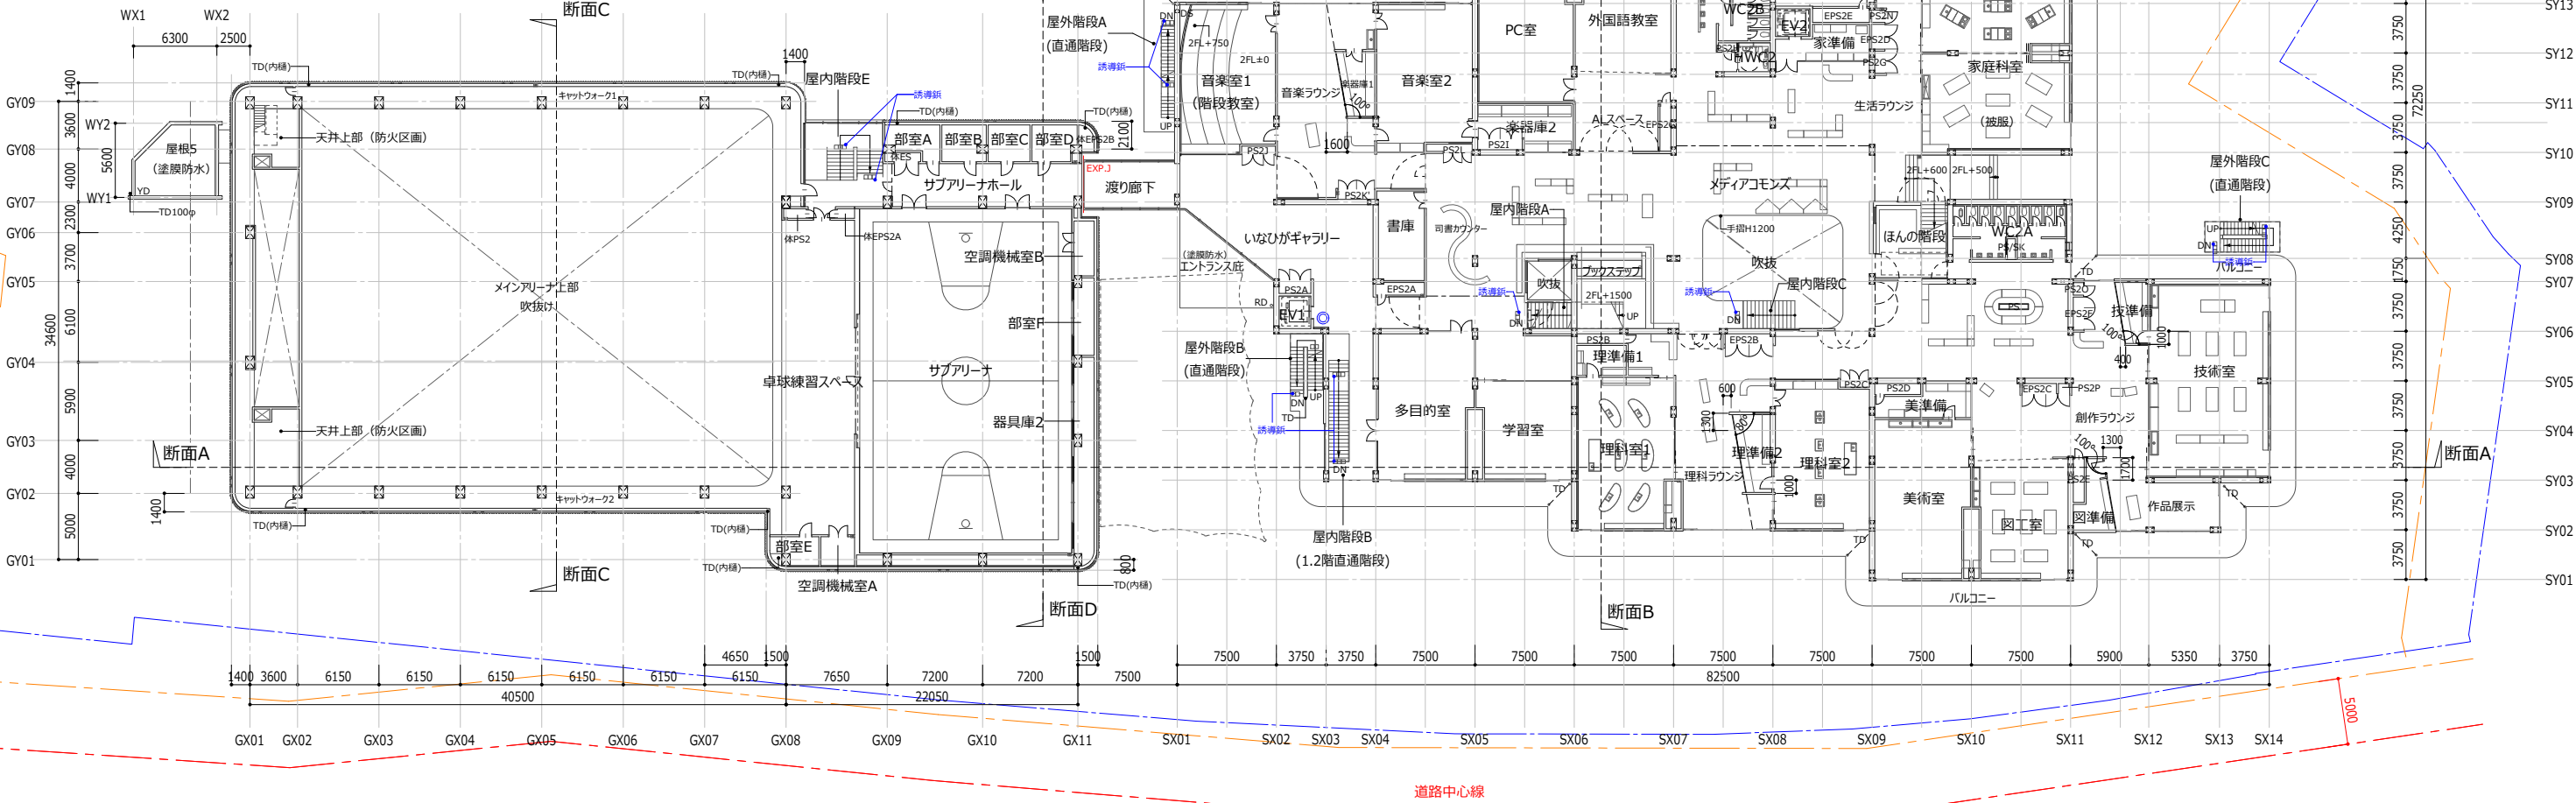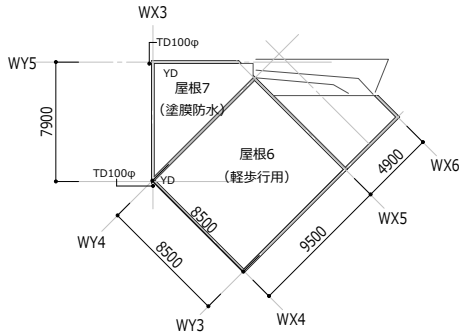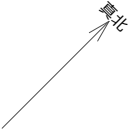

	浦池・平嶋・久米特定建設工事共同企業体 Team KONOIKE + HIRASHIMA + KUME		一級建築士 登録番号306424号 磯矢 孝	日付	件名 稲築東中学校区義務教育学校施設整備		図面番号 A-016
			一級建築士 登録番号266768号 野原 啓司	PA 野原 啓司 検印 磯矢 孝			
				担当 野原 春花	図面名 2階平面図		
					縮尺 A1: 1/250 A3: 1/500		

凡例

○	内樋 VP (特記なき限りφ150)※大臣認定区画貫通処理[PS060FL-0979・PS060WL-0312]	●	消火器 (埋込み) ※倉庫・機械室は除く
TD ○	縦樋 カラーVP (特記なき限りφ150)	■	消火栓ボックス
RD ◎	ルーフドレイン (特記なき限りφ150)		
OF =	オーバーフロー管 (特記なき限りφ50)	◎	HWC・EV標識 (JISZ8210)
●	丸環	□	誘導板 (UNION-UY同等品)
M	床下点検口 □600 化粧蓋密閉型 (下部タラップ)	▨	設備基礎 (寸法は図示)
Ⓜ	マンホール φ600 密閉型 (下部タラップ)	HDZ	ヘビーデューティーゾーン

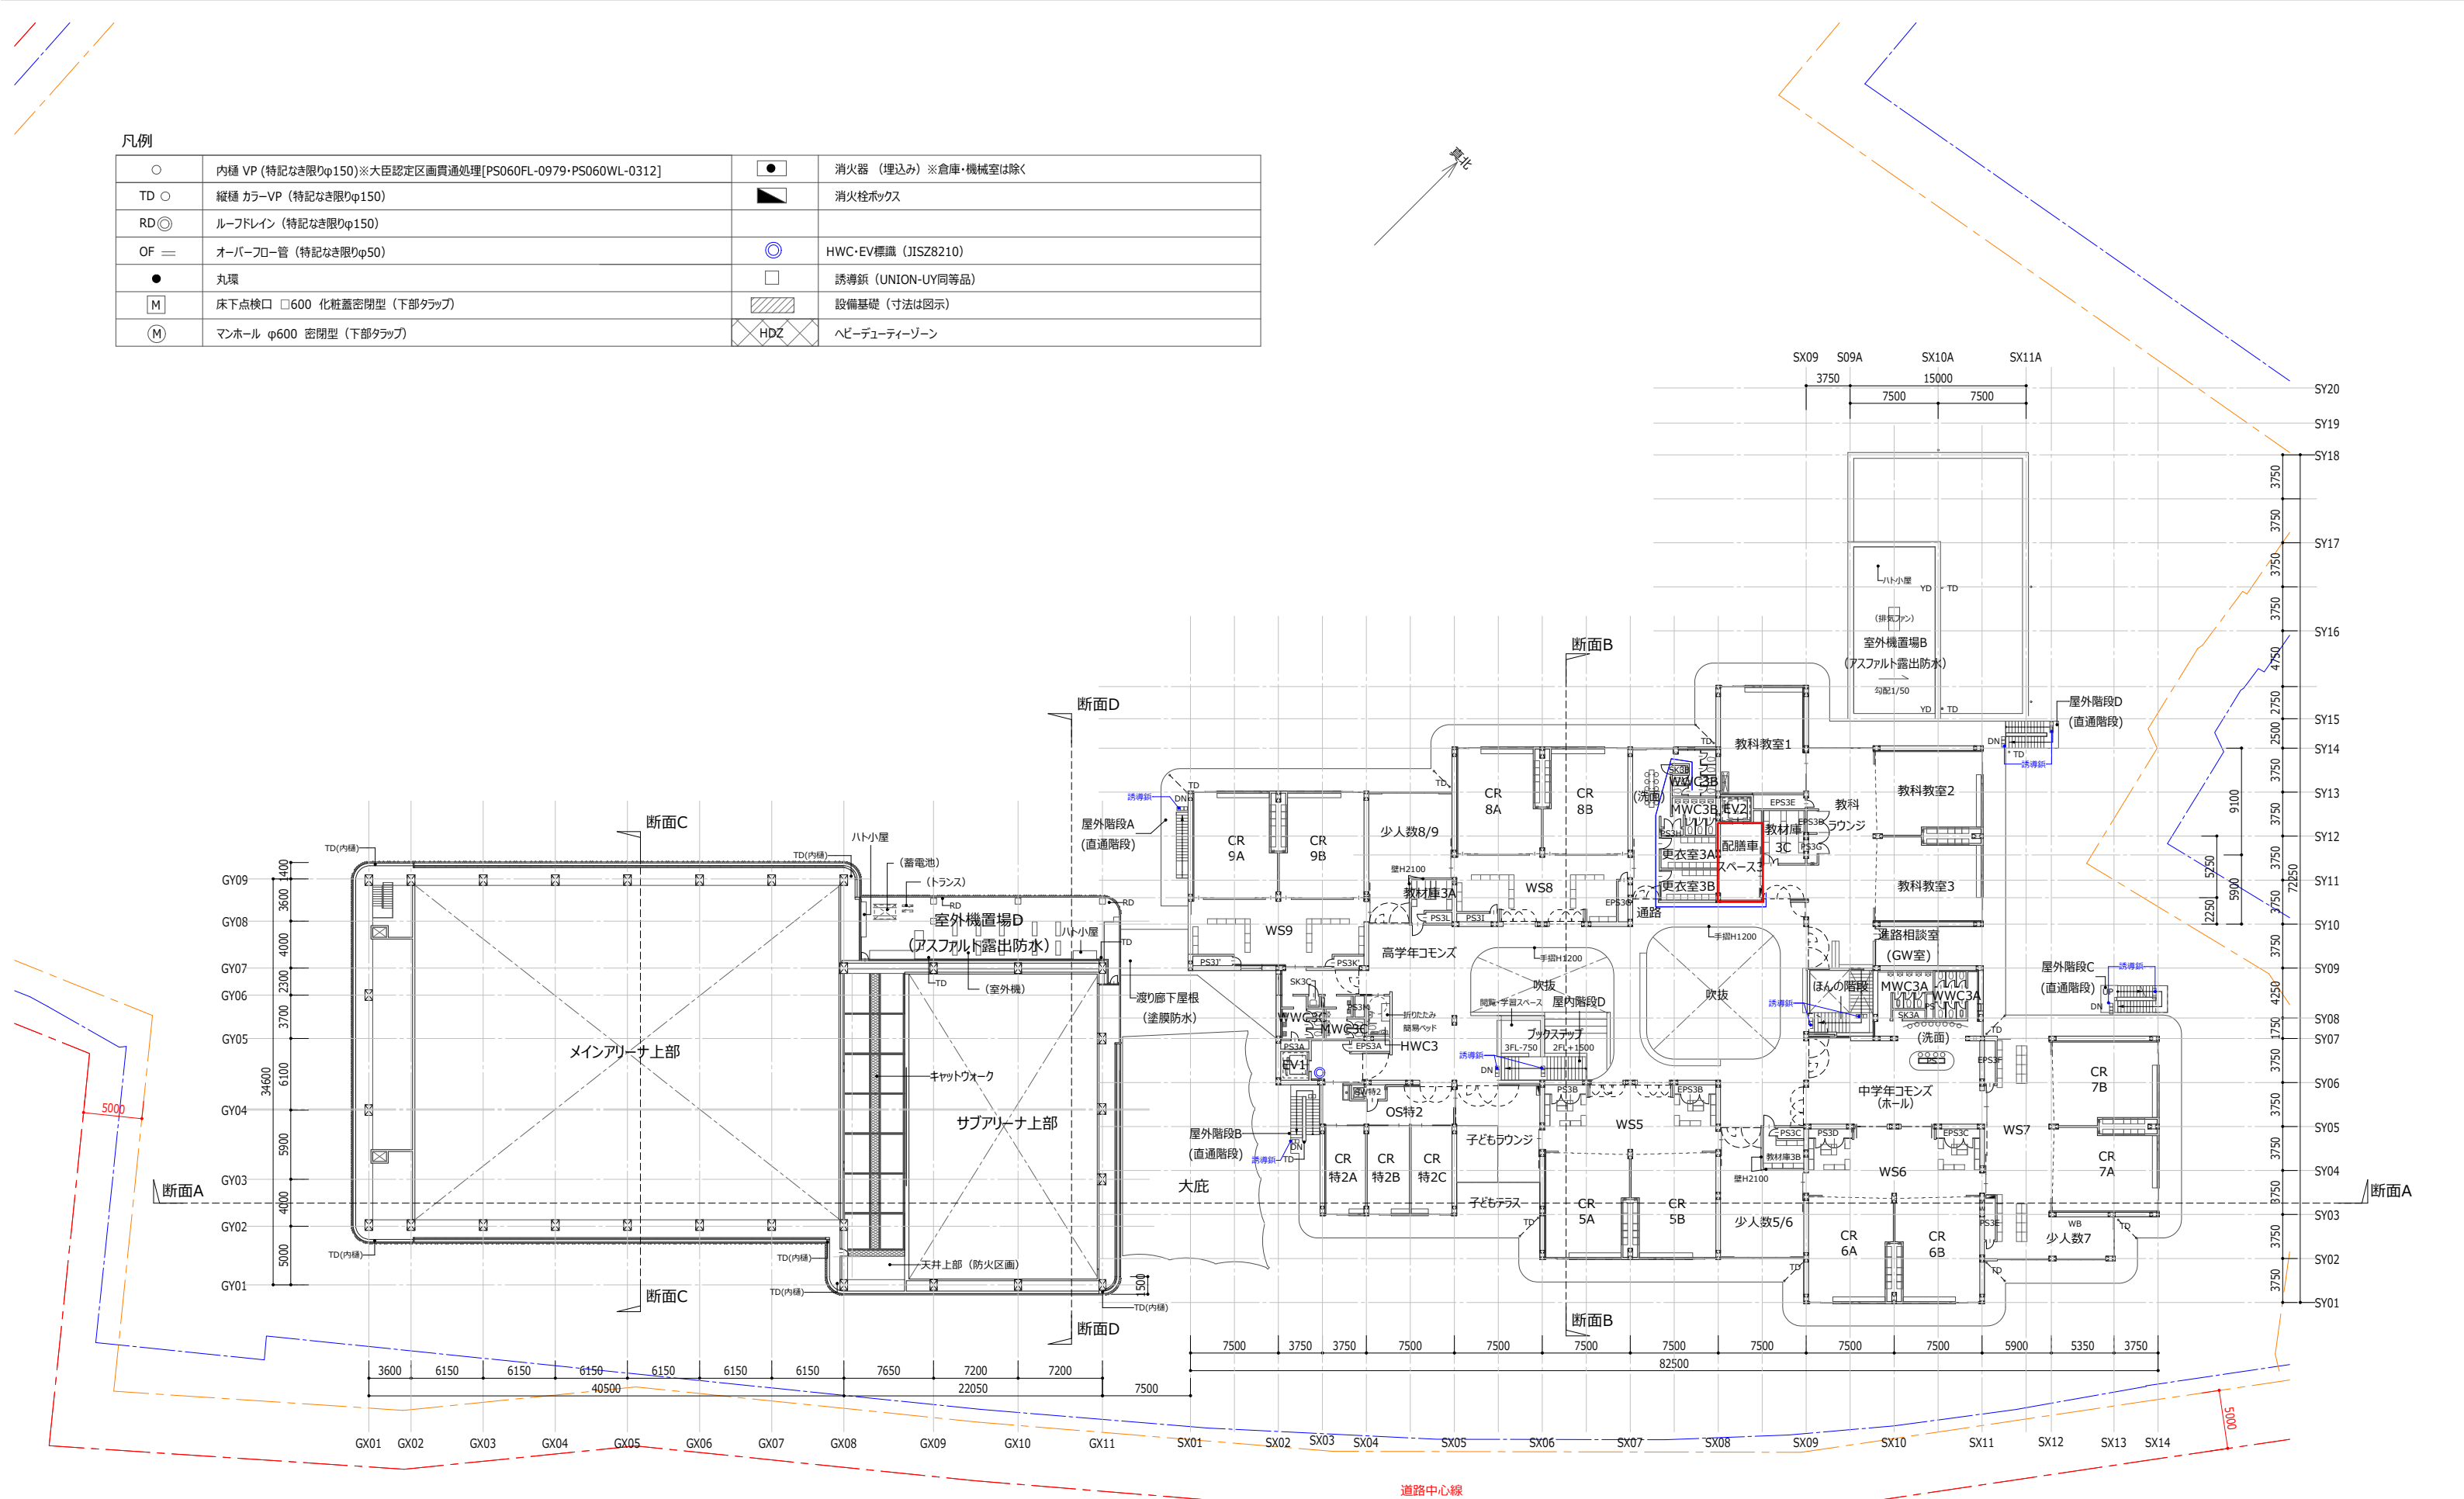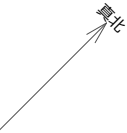

	浦池・平嶋・久米特定建設工事共同企業体 Team KONOIKE + HIRASHIMA + KUME		一級建築士 登録番号306424号 磯矢 孝	日付	件名 稲築東中学校区義務教育学校施設整備		図面番号 A-017	
			一級建築士 登録番号266768号 野原 啓司	PA 野原 啓司 検印 磯矢 孝				
				担当 野原 春花	図面名 3階平面図			縮尺 A1: 1/250 A3: 1/500



