

配置図 S=1/400

特記なき限りすべて撤去・解体とする。

1級建築士登録大臣第350116号
野田 康広



特記事項	一般共通事項	工事名称	旧泉河内小学校等解体工事	図面番号	KA / 51	日付	令和7年 月	照査部長	担当	製図
		図名	記念碑等配置図	縮尺	1/400					
			株式会社手島建築設計事務所		1級建築士事務所登録—福岡県知事登録第1—11499号 1級建築士登録大臣第280194号 手島 誠					

記念碑①【撤去】 W:600×D:200×H:500	記念碑②【移設】 W:1,900×D:1,900×H:3,000	記念碑③【撤去】 W:700×D:120×H:450	記念碑④【撤去】 W:2,600×D:1,500×H:2,000	記念碑⑤【撤去】 W:1,600×D:1,600×H:1,300
記念碑⑥【撤去】 W:1,100×D:750×H:250	記念碑⑦【撤去】 W:1,700×D:1,200×H:1,500	記念碑⑧【撤去】 W:700×D:150×H:550	記念碑⑨【撤去】 W:1,100×D:150×H:1,850	記念碑⑩【撤去】 W:1,100×D:900×H:1,900
記念碑⑪【撤去】 W:1,000×D:1,100×H:1,000	記念碑⑫【撤去】 W:900×D:600×H:900	記念碑⑬-1【残置】 W:2,100×D:1,100×H:2,000	記念碑⑬-2【残置】 W:2,300×D:1,300×H:1,900	木製看板【撤去】 W:2,500×H:600 t=25.0
石柱【撤去】 W:300×D:300×H:3,000 2本	架台(鉄骨)①【撤去】 W:720×D:720×H:2,500	架台(鉄骨)②【撤去】 W:850×D:850×H:930	ビニールハウス【撤去】 W:10,000×D:3,200×H:2,300	
				
				
		 基礎部分: 6,000×2,000 H=300	 基礎部分: 6,000×2,000 H=300	 鋼製: 100φ H=1,600
	 基礎部分: 1,500×1,500 H=150	 架台(鉄骨)②	 ビニールハウス 架台(鉄骨)②	

特記なき限りすべて撤去・解体とする。

1級建築士登録大臣第350116号
野田 康広

特記事項	一般共通事項	工事名称	旧泉河内小学校等解体工事	図面番号	KA/52	日付	令和7年 月	照査	部長	担当	製図
		図名	記念碑等リスト	縮尺	-	株式会社手島建築設計事務所		1級建築士事務所登録-福岡県知事登録第1-11499号 1級建築士登録大臣第280194号 手島 誠			

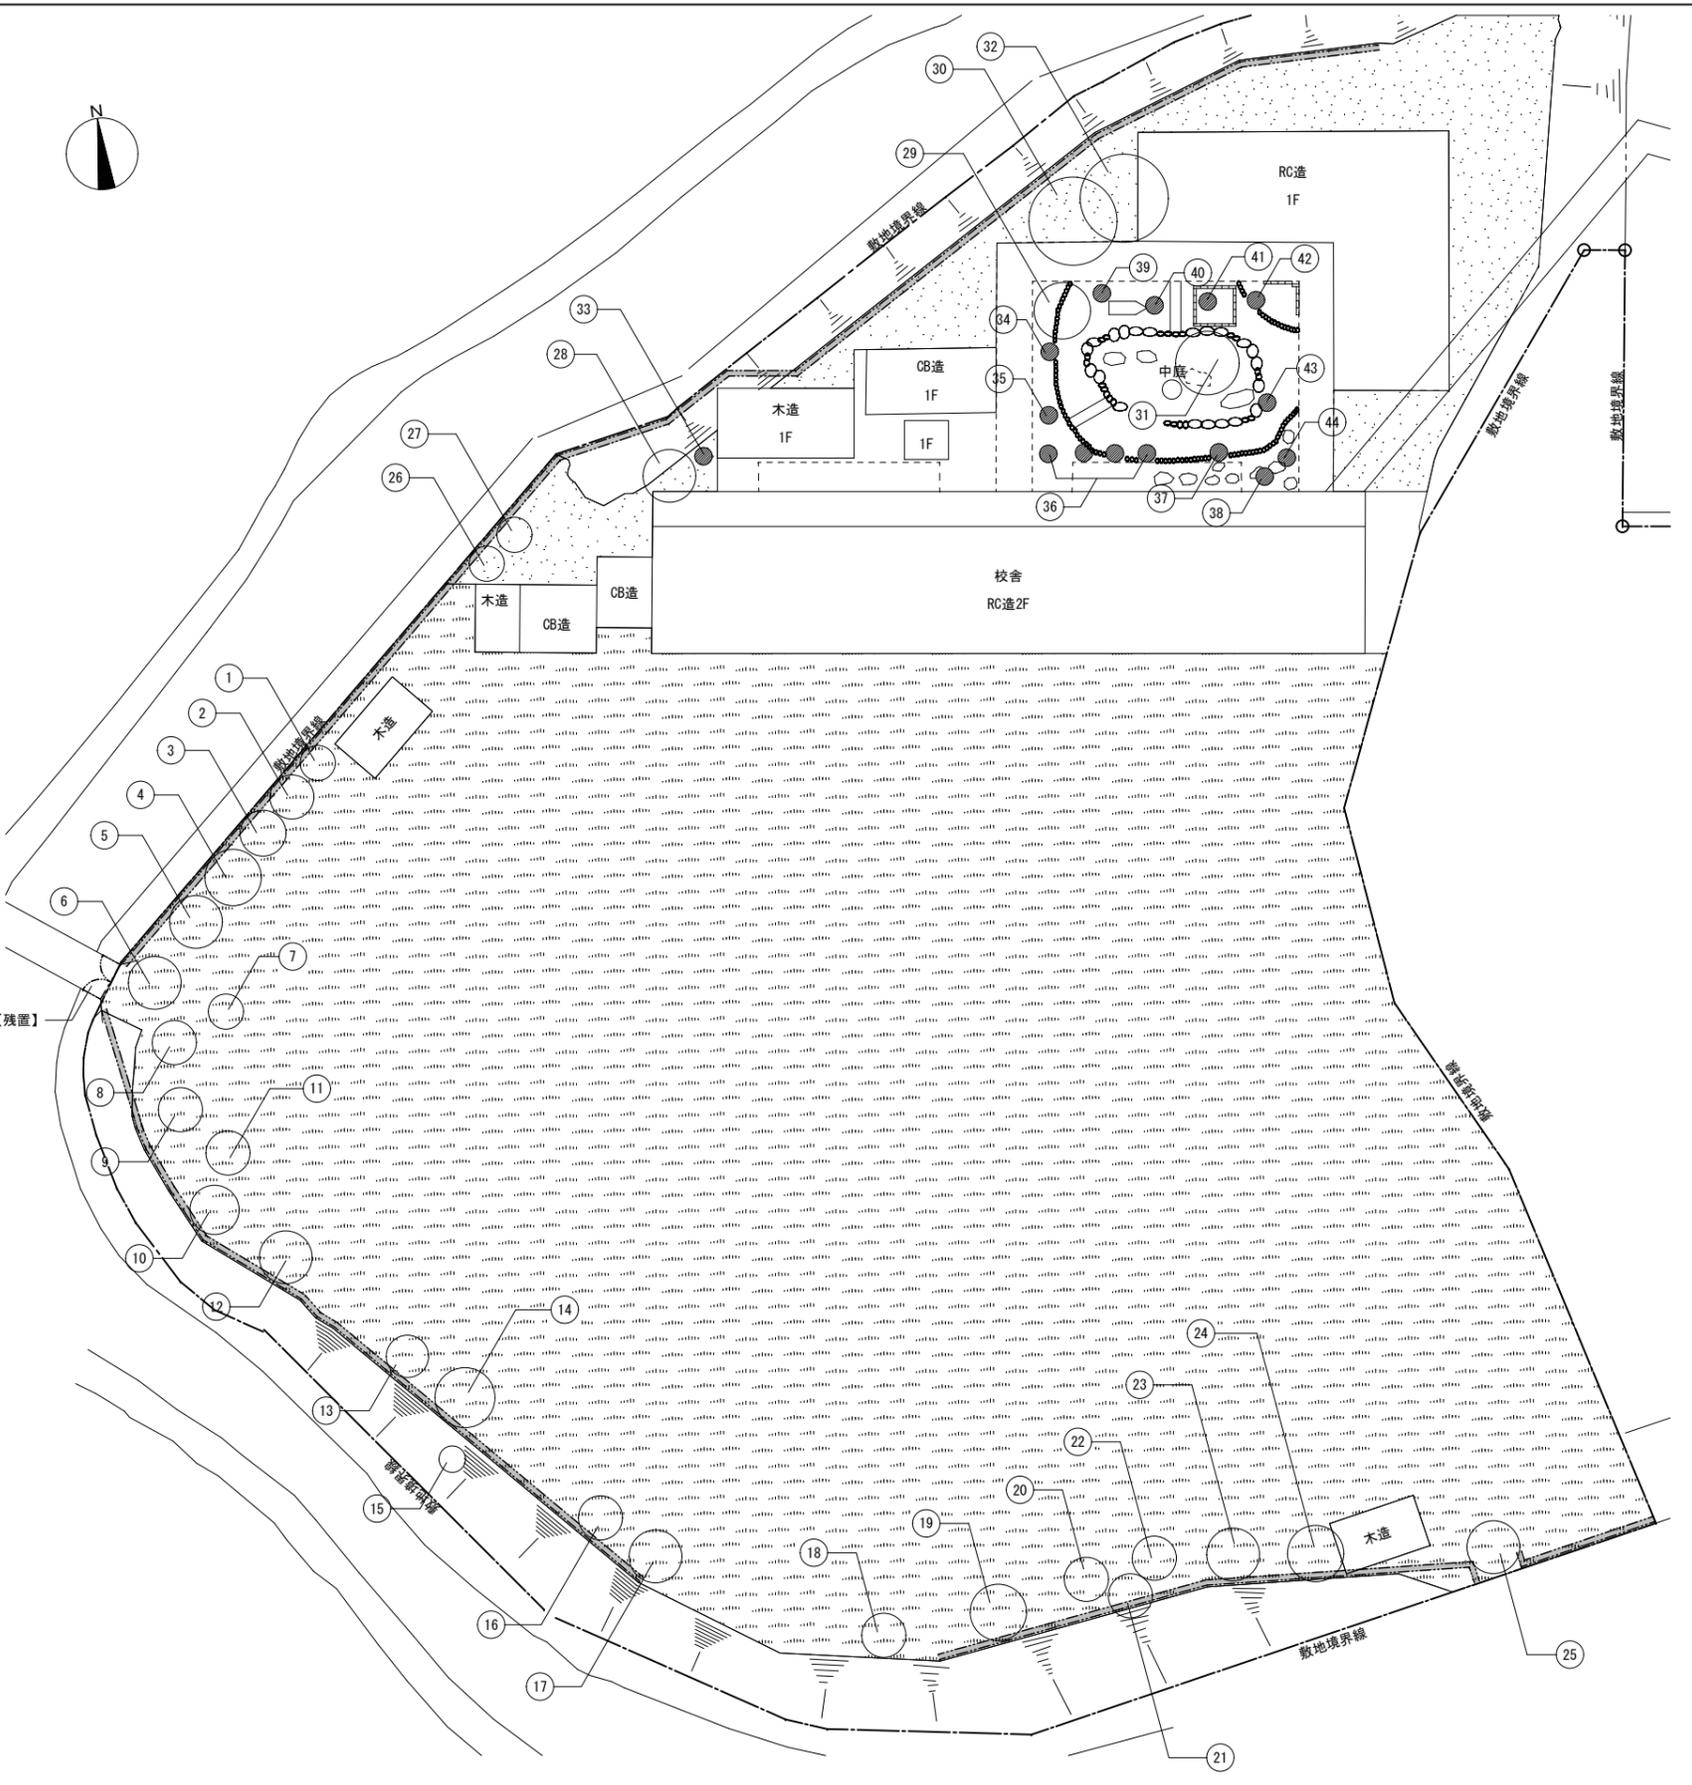
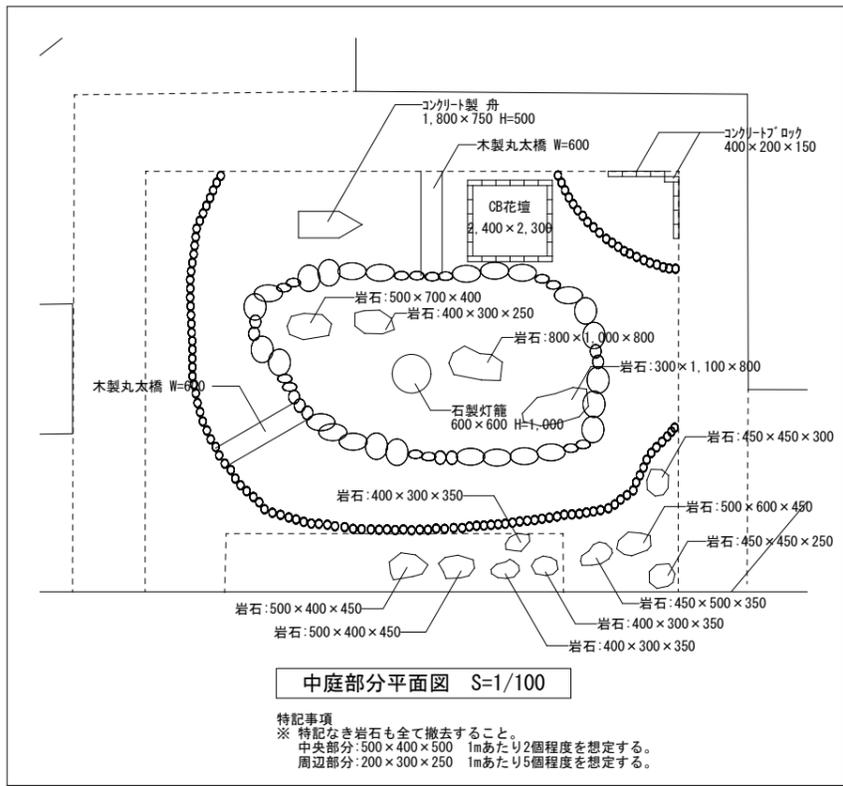


- 凡例
- 中木・高木【伐採・伐根】
 - 低木【伐採・伐根】
 - 芝生【除草】
 - 土
 - ==== メッシュフェンス H=1.200【残置】

特記なき限りすべて撤去・解体とする。

特記事項	一般共通事項	工事名称	旧泉河内小学校等解体工事	図面番号	KA/53	日付	令和7年 月	照査部長	担当	製図
		図名	植栽外構図1	縮尺	1/200	株式会社手島建築設計事務所		1級建築士事務所登録—福岡県知事登録第1—11499号 1級建築士登録大臣第280194号 手島 誠		

1級建築士登録大臣第350116号
野田 康広

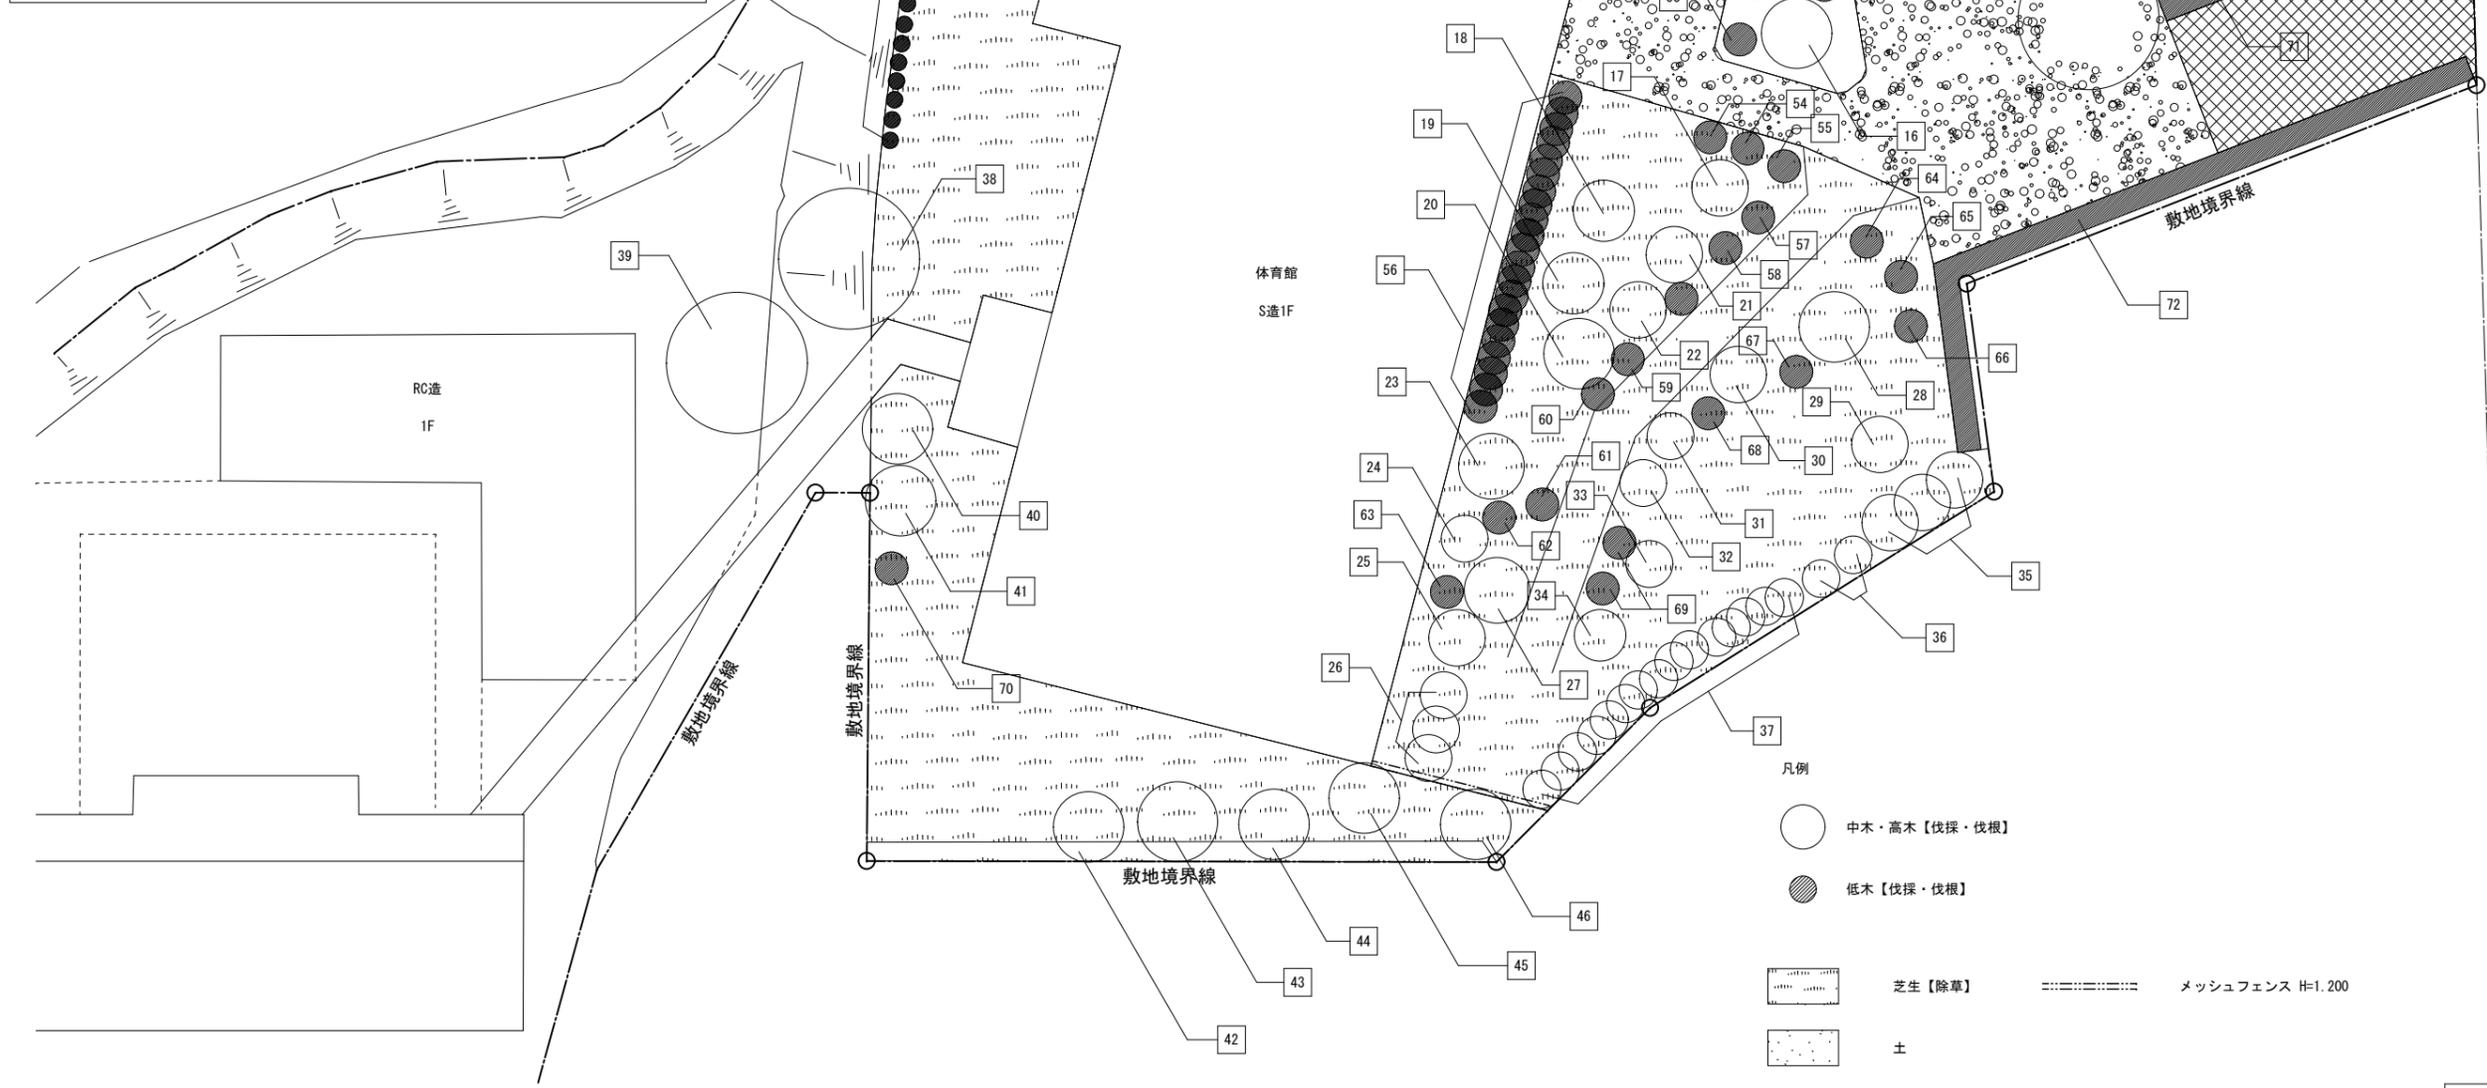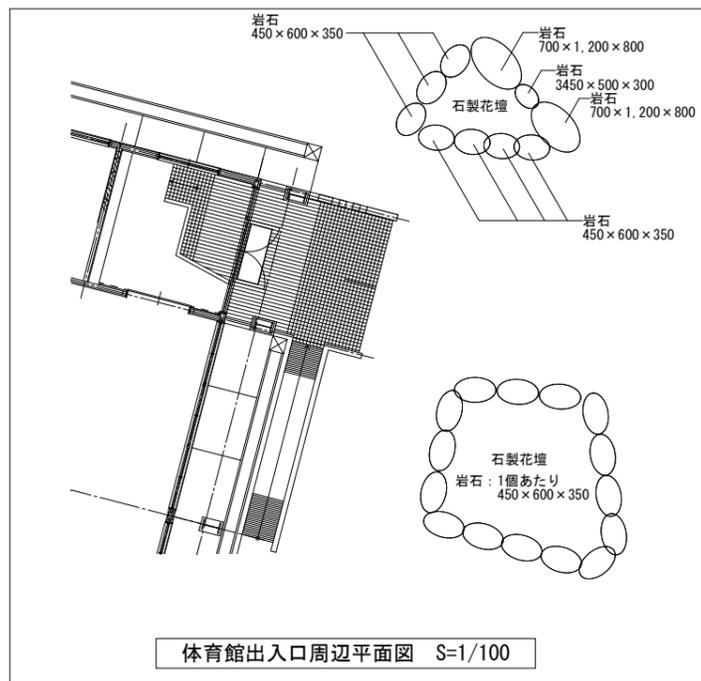

配置図 S=1/150

- 凡例
- 中木・高木【伐採・伐根】
 - 低木【伐採・伐根】
 - 芝生【除草】
 - 土
 - アスファルト舗装【残置】
 - ==== メッシュフェンス H=1.200

特記なき限りすべて撤去・解体とする。

1級建築士登録大臣第350116号
野田 康広

特記事項	一般共通事項	工事名称	旧泉河内小学校等解体工事	図面番号	KA/5.4 (巻)・構・電・設	日付	令和7年 月	照査部長	担当	製図
		図名	植栽外構図2	縮尺	1/150	株式会社手島建築設計事務所		1級建築士事務所登録一福岡県知事登録第1-11499号 1級建築士登録大臣第280194号 手島 誠		

植栽外構図 1 樹木リスト

符号	樹種名	工事内容	形状寸法			数量	備考
			高さ(m)	幹回り(m)	枝張(m)		
①	高木	伐採・伐根	7.0	1.1	4.0	1	
②	高木	伐採・伐根	7.5	1.1	4.5	1	
③	高木	伐採・伐根	4.0	0.7	5.0	1	
④	高木	伐採・伐根	8.0	1.2	4.5	1	
⑤	高木	伐採・伐根	7.0	1.1	4.0	1	
⑥	高木	伐採・伐根	8.0	1.2	5.0	1	
⑦	中木	伐採・伐根	2.0	0.4	1.0	1	
⑧	高木	伐採・伐根	4.0	0.7	3.0	1	
⑨	高木	伐採・伐根	3.5	0.6	1.5	1	
⑩	高木	伐採・伐根	3.0	0.6	1.5	1	
⑪	高木	伐採・伐根	6.5	1.0	3.5	1	
⑫	高木	伐採・伐根	7.0	1.1	4.0	1	
⑬	高木	伐採・伐根	4.5	0.8	2.0	1	
⑭	高木	伐採・伐根	7.0	1.1	5.0	1	
⑮	中木	伐採・伐根	2.5	0.5	0.5	1	
⑯	高木	伐採・伐根	3.0	0.6	2.5	1	
⑰	高木	伐採・伐根	5.0	0.8	4.0	1	
⑱	高木	伐採・伐根	8.0	1.2	2.0	1	
⑲	高木	伐採・伐根	8.0	1.2	5.0	1	
⑳	中木	伐採・伐根	2.5	0.5	2.5	1	
㉑	高木	伐採・伐根	5.0	0.8	2.5	1	
㉒	中木	伐採・伐根	2.5	0.5	2.5	1	
㉓	高木	伐採・伐根	5.0	0.8	4.0	1	
㉔	高木	伐採・伐根	5.0	0.8	5.0	1	
㉕	高木	伐採・伐根	3.5	0.6	4.0	1	
㉖	高木	伐採・伐根	7.0	1.1	5.0	1	
㉗	高木	伐採・伐根	6.5	1.0	4.0	1	
㉘	高木	伐採・伐根	12.0	1.6	6.0	1	
㉙	高木	伐採・伐根	5.0	0.8	5.0	1	
㉚	高木	伐採・伐根	20.0	2.4	12.0	1	
㉛	高木	伐採・伐根	9.0	1.3	7.0	1	
㉜	高木	伐採・伐根	20.0	2.4	12.0	1	
㉝	低木	伐採・伐根				1	低木は高さ1.0m以下のものとする。
㉞	低木	伐採・伐根				1	低木は高さ1.0m以下のものとする。
㉟	低木	伐採・伐根				1	低木は高さ1.0m以下のものとする。
㊱	低木	伐採・伐根				4	低木は高さ1.0m以下のものとする。
㊲	低木	伐採・伐根				1	低木は高さ1.0m以下のものとする。
㊳	低木	伐採・伐根				1	低木は高さ1.0m以下のものとする。
㊴	低木	伐採・伐根				1	低木は高さ1.0m以下のものとする。
㊵	低木	伐採・伐根				1	低木は高さ1.0m以下のものとする。
㊶	低木	伐採・伐根				1	低木は高さ1.0m以下のものとする。
㊷	低木	伐採・伐根				1	低木は高さ1.0m以下のものとする。
㊸	低木	伐採・伐根				1	低木は高さ1.0m以下のものとする。
㊹	低木	伐採・伐根				1	低木は高さ1.0m以下のものとする。

特記なき限りすべて撤去・解体とする。

1級建築士登録大臣第350116号
野田 康広

特記事項	一般共通事項	工事名称	旧泉河内小学校等解体工事	図面番号	KA / 55 (巻)・構・電・設	日付	令和7年 月	照査	部長	担当	製図
		図名	樹木リスト1	縮尺	-	株式会社手島建築設計事務所		1級建築士事務所登録-福岡県知事登録第1-11499号 1級建築士登録大臣第280194号 手島 誠			

植栽外構図2 樹木リスト


符号	樹種名	工事内容	形状寸法			数量	備考
			高さ(m)	幹回り(m)	枝張(m)		
1	高木	伐採・伐根	5.5	0.9	8.0	1	
2	高木	伐採・伐根	4.5	0.8	4.0	1	
3	高木	伐採・伐根	4.5	0.8	4.0	1	
4	高木	伐採・伐根	4.5	0.8	4.0	1	
5	中木	伐採・伐根	2.5	0.5	2.0	9	
6	高木	伐採・伐根	3.5	0.6	2.5	16	
7	高木	伐採・伐根	6.0	1.0	8.0	1	
8	高木	伐採・伐根	6.0	1.0	8.0	1	
9	高木	伐採・伐根	6.0	1.0	8.0	1	
10	高木	伐採・伐根	6.0	1.0	8.0	1	
11	高木	伐採・伐根	6.0	1.0	8.0	1	
12	高木	伐採・伐根	6.0	1.0	8.0	1	
13	高木	伐採・伐根	6.5	1.0	3.0	1	
14	高木	伐採・伐根	5.0	0.8	3.0	1	
15	高木	伐採・伐根	5.0	0.8	3.0	1	
16	高木	伐採・伐根	4.0	0.7	5.0	1	
17	高木	伐採・伐根	4.0	0.7	2.0	1	
18	高木	伐採・伐根	3.0	0.6	2.5	1	
19	高木	伐採・伐根	4.5	0.8	2.5	1	
20	高木	伐採・伐根	8.0	1.2	4.5	1	
21	高木	伐採・伐根	4.0	0.7	2.0	1	
22	高木	伐採・伐根	3.0	0.6	2.0	1	
23	高木	伐採・伐根	6.0	1.0	3.0	1	
24	中木	伐採・伐根	2.5	0.5	2.0	1	
25	高木	伐採・伐根	10.0	1.4	4.0	1	
26	高木	伐採・伐根	3.0	0.6	2.0	3	
27	高木	伐採・伐根	4.0	0.7	3.0	1	
28	高木	伐採・伐根	3.5	0.6	3.5	1	
29	高木	伐採・伐根	8.5	1.2	4.0	1	
30	高木	伐採・伐根	3.5	0.6	2.5	1	
31	高木	伐採・伐根	3.0	0.6	2.0	1	
32	高木	伐採・伐根	4.0	0.7	2.0	1	
33	高木	伐採・伐根	4.0	0.7	2.0	1	
34	高木	伐採・伐根	4.0	0.7	2.5	1	
35	高木	伐採・伐根	5.0	0.8	4.0	3	
36	中木	伐採・伐根	2.5	0.5	2.0	2	
37	高木	伐採・伐根	3.0	0.6	2.5	15	
38	高木	伐採・伐根	20.0	2.4	15.0	1	
39	高木	伐採・伐根	20.0	2.4	15.0	1	
40	高木	伐採・伐根	6.0	1.0	5.5	1	
41	高木	伐採・伐根	4.0	0.7	4.5	1	
42	高木	伐採・伐根	6.0	1.0	6.5	1	
43	高木	伐採・伐根	7.0	1.1	8.0	1	
44	高木	伐採・伐根	6.5	1.0	5.5	1	
45	高木	伐採・伐根	6.0	1.0	6.0	1	

符号	樹種名	工事内容	形状寸法			数量	備考
			高さ(m)	幹回り(m)	枝張(m)		
46	高木	伐採・伐根	6.5	1.0	5.5	1	
47	低木	伐採・伐根				10	低木は高さ1.0m以下のものとする。
48	低木	伐採・伐根				15	低木は高さ1.0m以下のものとする。
49	低木	伐採・伐根				23	低木は高さ1.0m以下のものとする。
50	低木	伐採・伐根				1	低木は高さ1.0m以下のものとする。
51	低木	伐採・伐根				1	低木は高さ1.0m以下のものとする。
52	低木	伐採・伐根				1	低木は高さ1.0m以下のものとする。
53	低木	伐採・伐根				1	低木は高さ1.0m以下のものとする。
54	低木	伐採・伐根				2	低木は高さ1.0m以下のものとする。
55	低木	伐採・伐根				1	低木は高さ1.0m以下のものとする。
56	低木	伐採・伐根				21	低木は高さ1.0m以下のものとする。
57	低木	伐採・伐根				1	低木は高さ1.0m以下のものとする。
58	低木	伐採・伐根				1	低木は高さ1.0m以下のものとする。
59	低木	伐採・伐根				1	低木は高さ1.0m以下のものとする。
60	低木	伐採・伐根				1	低木は高さ1.0m以下のものとする。
61	低木	伐採・伐根				1	低木は高さ1.0m以下のものとする。
62	低木	伐採・伐根				1	低木は高さ1.0m以下のものとする。
63	低木	伐採・伐根				1	低木は高さ1.0m以下のものとする。
64	低木	伐採・伐根				1	低木は高さ1.0m以下のものとする。
65	低木	伐採・伐根				1	低木は高さ1.0m以下のものとする。
66	低木	伐採・伐根				1	低木は高さ1.0m以下のものとする。
67	低木	伐採・伐根				1	低木は高さ1.0m以下のものとする。
68	低木	伐採・伐根				1	低木は高さ1.0m以下のものとする。
69	低木	伐採・伐根				2	低木は高さ1.0m以下のものとする。
70	低木	伐採・伐根				1	低木は高さ1.0m以下のものとする。
71	低木	伐採・伐根				-	低木は高さ1.0m以下のものとする。
72	低木	伐採・伐根				-	低木は高さ1.0m以下のものとする。

特記なき限りすべて撤去・解体とする。

1級建築士登録大臣第350116号
野田 康広

特記事項	一般共通事項	工事名称	旧泉河内小学校等解体工事	図面番号	KA/56 (巻)・構・電・設	日付	令和7年 月	照査	部長	担当	製図
		図名	樹木リスト2	縮尺	-	株式会社手島建築設計事務所		1級建築士事務所登録-福岡県知事登録第1-11499号 1級建築士登録大臣第280194号 手島 誠			

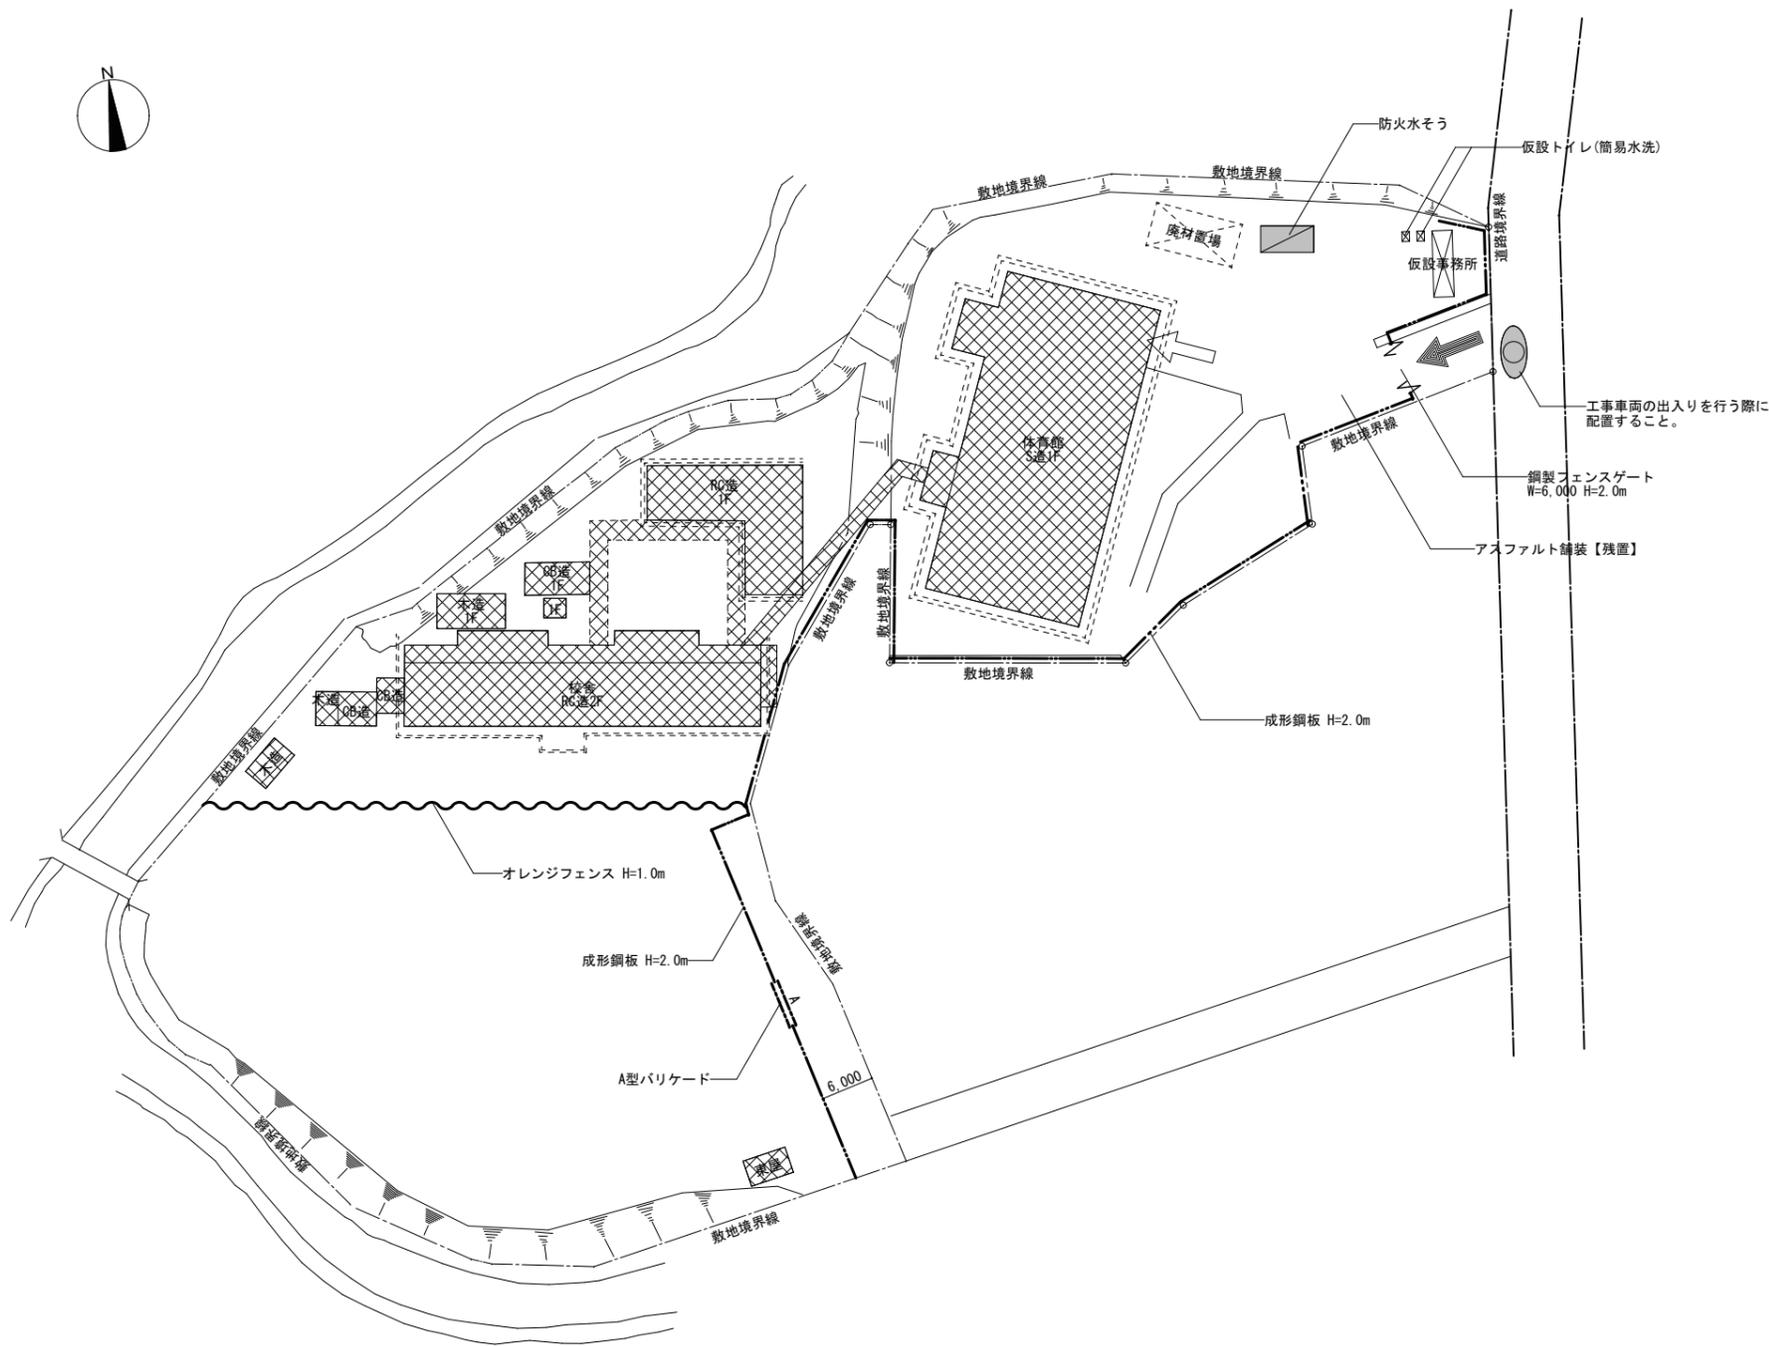


凡例

- ... 作業員動線
- ... 工事車両動線
- ... 交通誘導員(1人・30日)
※重機の搬入・搬出及び廃材の搬出時に配置すること。
- ... 工事対象を示す
- ... 工事対象外建物を示す
- ... くさび緊結式足場(手摺先行方式)を示す
全面防音シート張り
(校舎棟: 2ヶ月)
(体育館: 2.5ヶ月)
(遊り廊下: 1.5ヶ月)
(農具倉庫: 1ヶ月)
(CB倉庫: 1ヶ月)
- ... 仮囲いを示す。成形鋼板 H=2.0m
- ... 仮囲いを示す。A型バリケード
- ... 仮囲いを示す。ネットフェンス H=1.0m
- ... ゲートを示す

配置図 S=1/400

1級建築士登録大臣第350116号
野田 康広

特記事項	一般共通事項	工事名称	旧泉河内小学校等解体工事	図面番号	KA / 57	日付	令和7年 月	照査	部長	担当	製図
		図名	仮設計画図1 (参考図)	縮尺	1/400	株式会社手島建築設計事務所		1級建築士事務所登録一福岡県知事登録第1-11499号 1級建築士登録大臣第280194号 手島 誠			

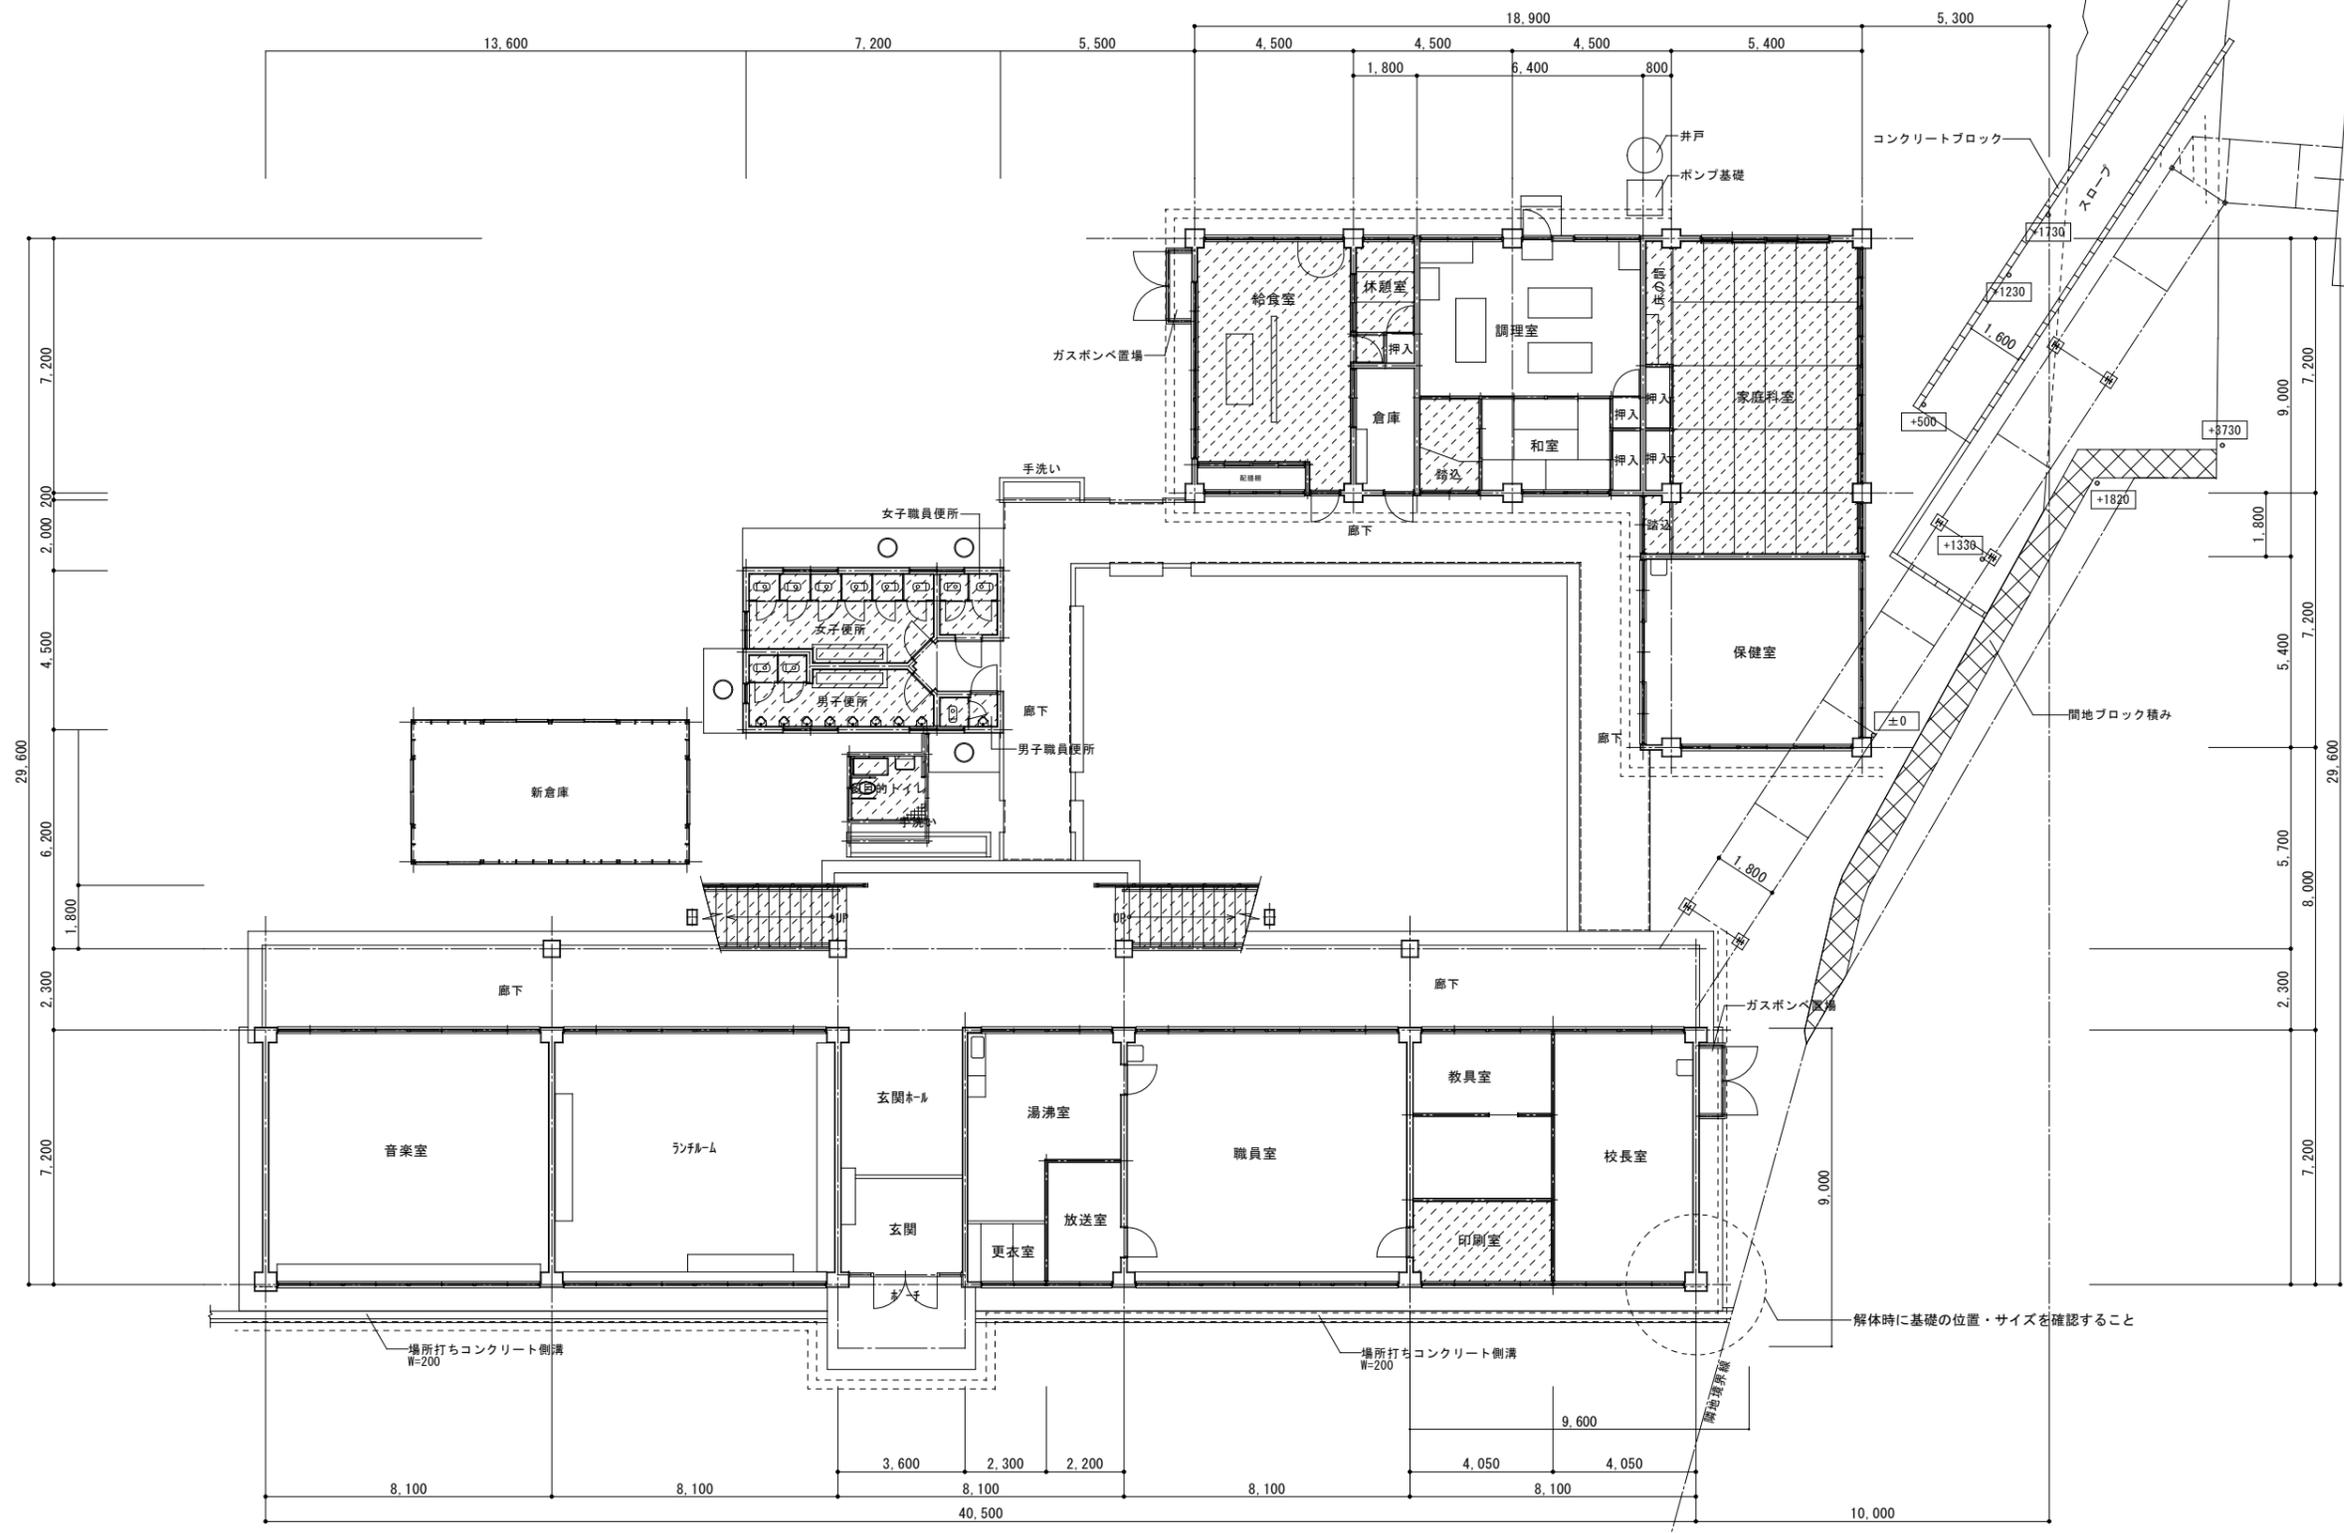

校舎棟 1階平面図 S=1/100

特記事項
 ※1 校舎棟③・多目的トイレ・新倉庫解体後に先行して足場を解体し、校舎棟①の解体を行なうこと。


凡例

- ← 作業員動線
- ▨ アスベスト除去工事養生範囲を示す床：ビニルシート
- ⋯⋯ くさび緊結式足場（手摺先行方式）を示す全面防音シート張り（2カ月）

解体時に基礎の位置・サイズを確認すること

特記事項	一般共通事項	工事名称	旧泉河内小学校等解体工事	図面番号	KA/58 (巻)・構・電・設	日付	令和7年 月	照査	部長	担当	製図
		図名	仮設計画図2 (参考図)	縮尺	1/100	株式会社手島建築設計事務所		1級建築士事務所登録一福岡県知事登録第1-11499号 1級建築士登録大臣第280194号 手島 誠			

1級建築士登録大臣第350116号
野田 康広

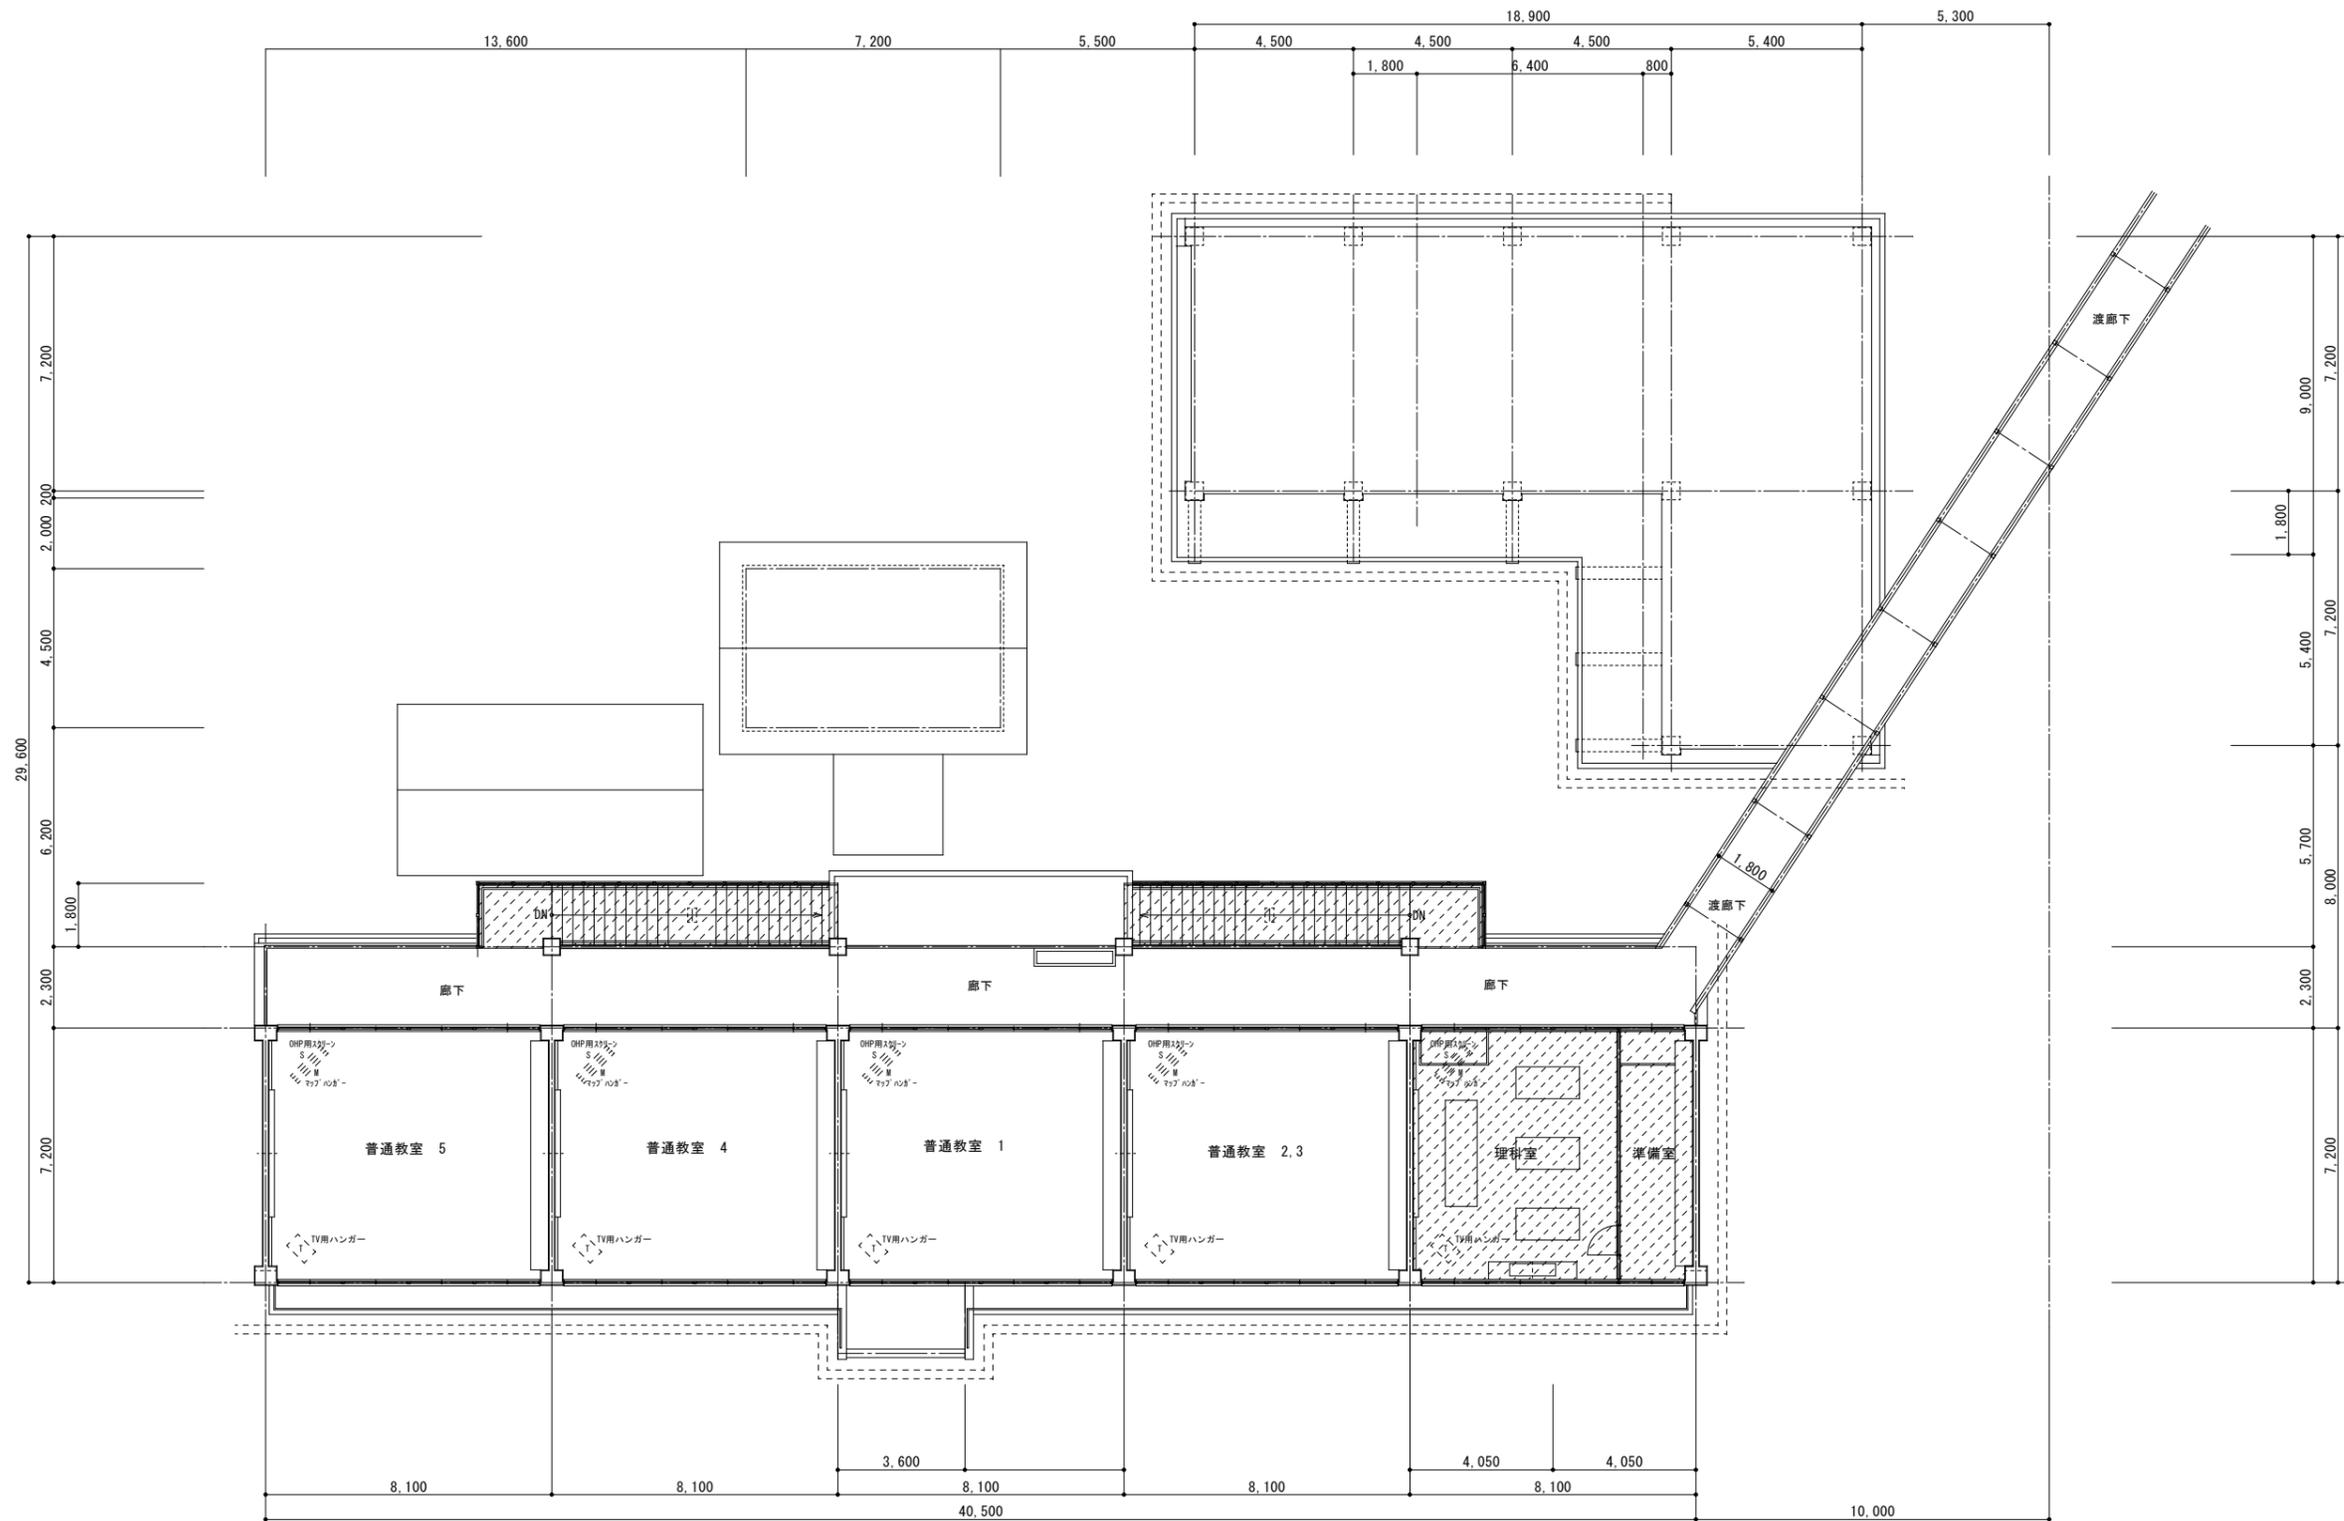


校舎棟 2階平面図 S=1/100

特記事項
 ※1 校舎棟③・多目的トイレ・新倉庫解体後に先行して足場を解体し、校舎棟①の解体を行なうこと。

- 凡 例
- ← …… 作業員動線
 - ▨ …… アスベスト除去工事養生範囲を示す
床：ビニルシート
 - …… くさび緊結式足場（手摺先行方式）を示す
全面防音シート張り（2カ月）

1級建築士登録大臣第350116号
野田 康広

特記事項	一般共通事項	工事名称	旧泉河内小学校等解体工事	図面番号	KA / 59 (巻)・構・電・設	日付	令和7年 月	照査	部長	担当	製図
		図名	仮設計画図3 (参考図)	縮尺	1/100	株式会社手島建築設計事務所		1級建築士事務所登録一福岡県知事登録第1-11499号 1級建築士登録大臣第280194号 手島 誠			

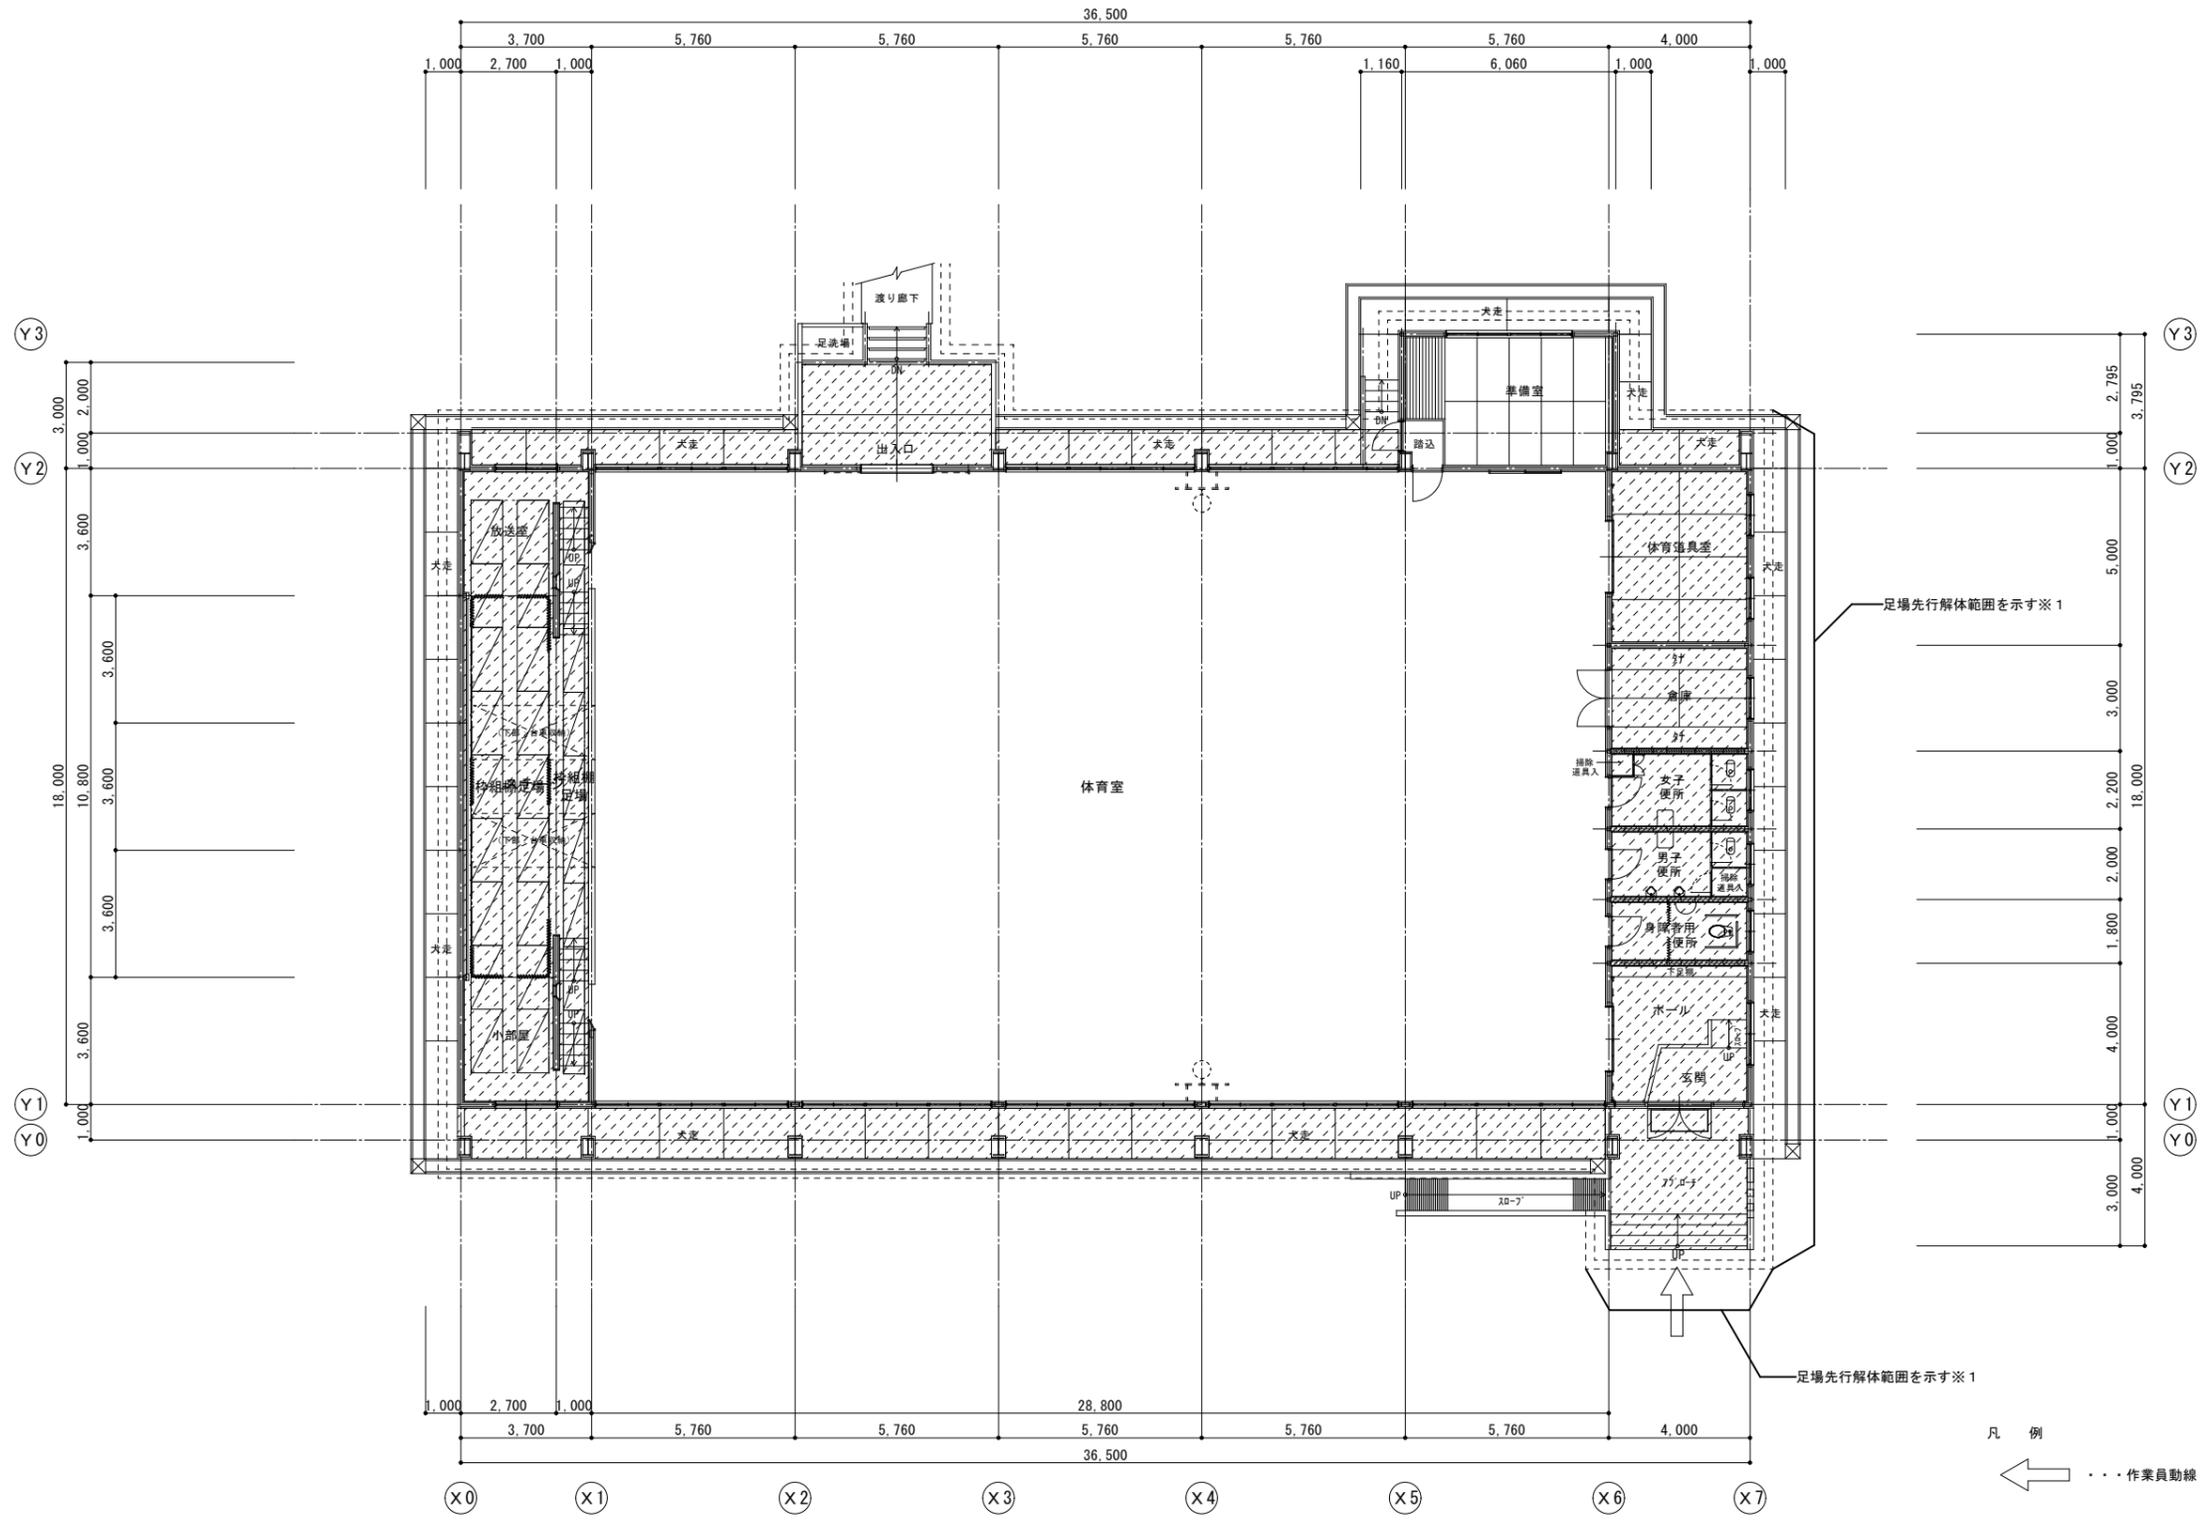

体育館 平面図 S=1/100

特記事項
 ※1 アスベスト除去後に先行して足場を解体し、その部分から解体を行なうこと。

足場先行解体範囲を示す※1


足場先行解体範囲を示す※1

- 凡例
- ← ……作業員動線
 - ▨ ……アスベスト除去工事養生範囲を示す床：ビニルシート
 - ……くさび緊結式足場（手摺先行方式）を示す全面防音シート張り（2.5カ月）
 - ▧ ……枠組棚足場を示す

1級建築士登録大臣第350116号
野田 康広


特記事項	一般共通事項	工事名称	旧泉河内小学校等解体工事	図面番号	KA / 60 (巻)・構・電・設	日付	令和7年 月	照査	部長	担当	製図
		図名	仮設計画図4 (参考図)	縮尺	1/100	株式会社手島建築設計事務所		1級建築士事務所登録-福岡県知事登録第1-11499号 1級建築士登録大臣第280194号 手島 誠			

- 凡 例
-  ... アスベスト除去工事養生範囲を示す
 -  ... くさび緊結式足場（手摺先行方式）を示す
全面防音シート張り
（農具倉庫：1ヶ月）
（CB倉庫：1ヶ月）

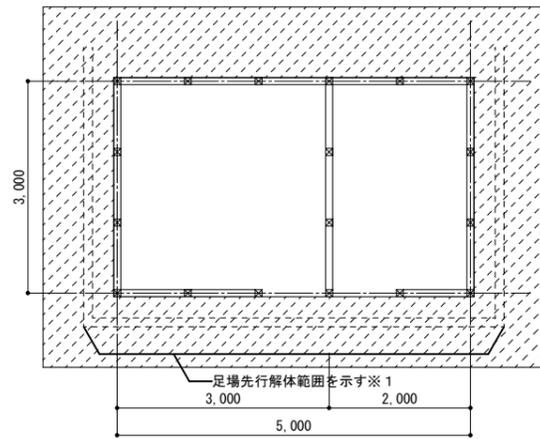

農具倉庫 平面図 S=1/50


特記事項
※1 アスベスト除去後に先行して足場を解体し、その部分から解体を行なうこと。

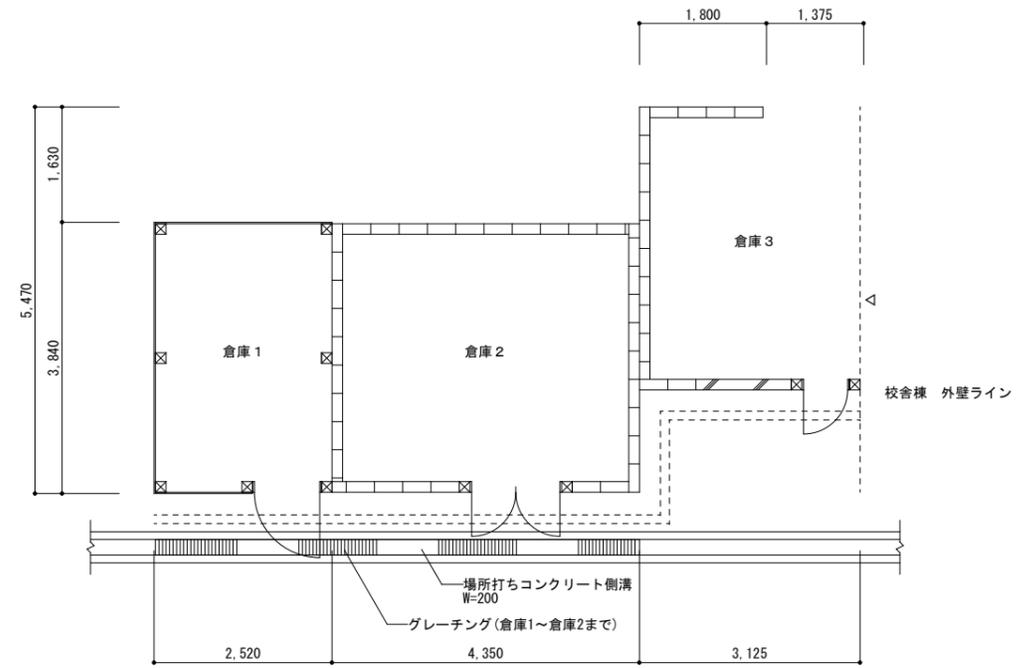

CB倉庫 平面図 S=1/50

1級建築士登録大臣第350116号
野田 康広

特記事項	一般共通事項	工事名称	旧泉河内小学校等解体工事	図面番号	KA / 61	日付	令和7年 月	照査	部長	担当	製図
		図名	仮設計画図5 (参考図)	縮尺	1/50	株式会社手島建築設計事務所		1級建築士事務所登録—福岡県知事登録第1—11499号 1級建築士登録大臣第280194号 手島 誠			

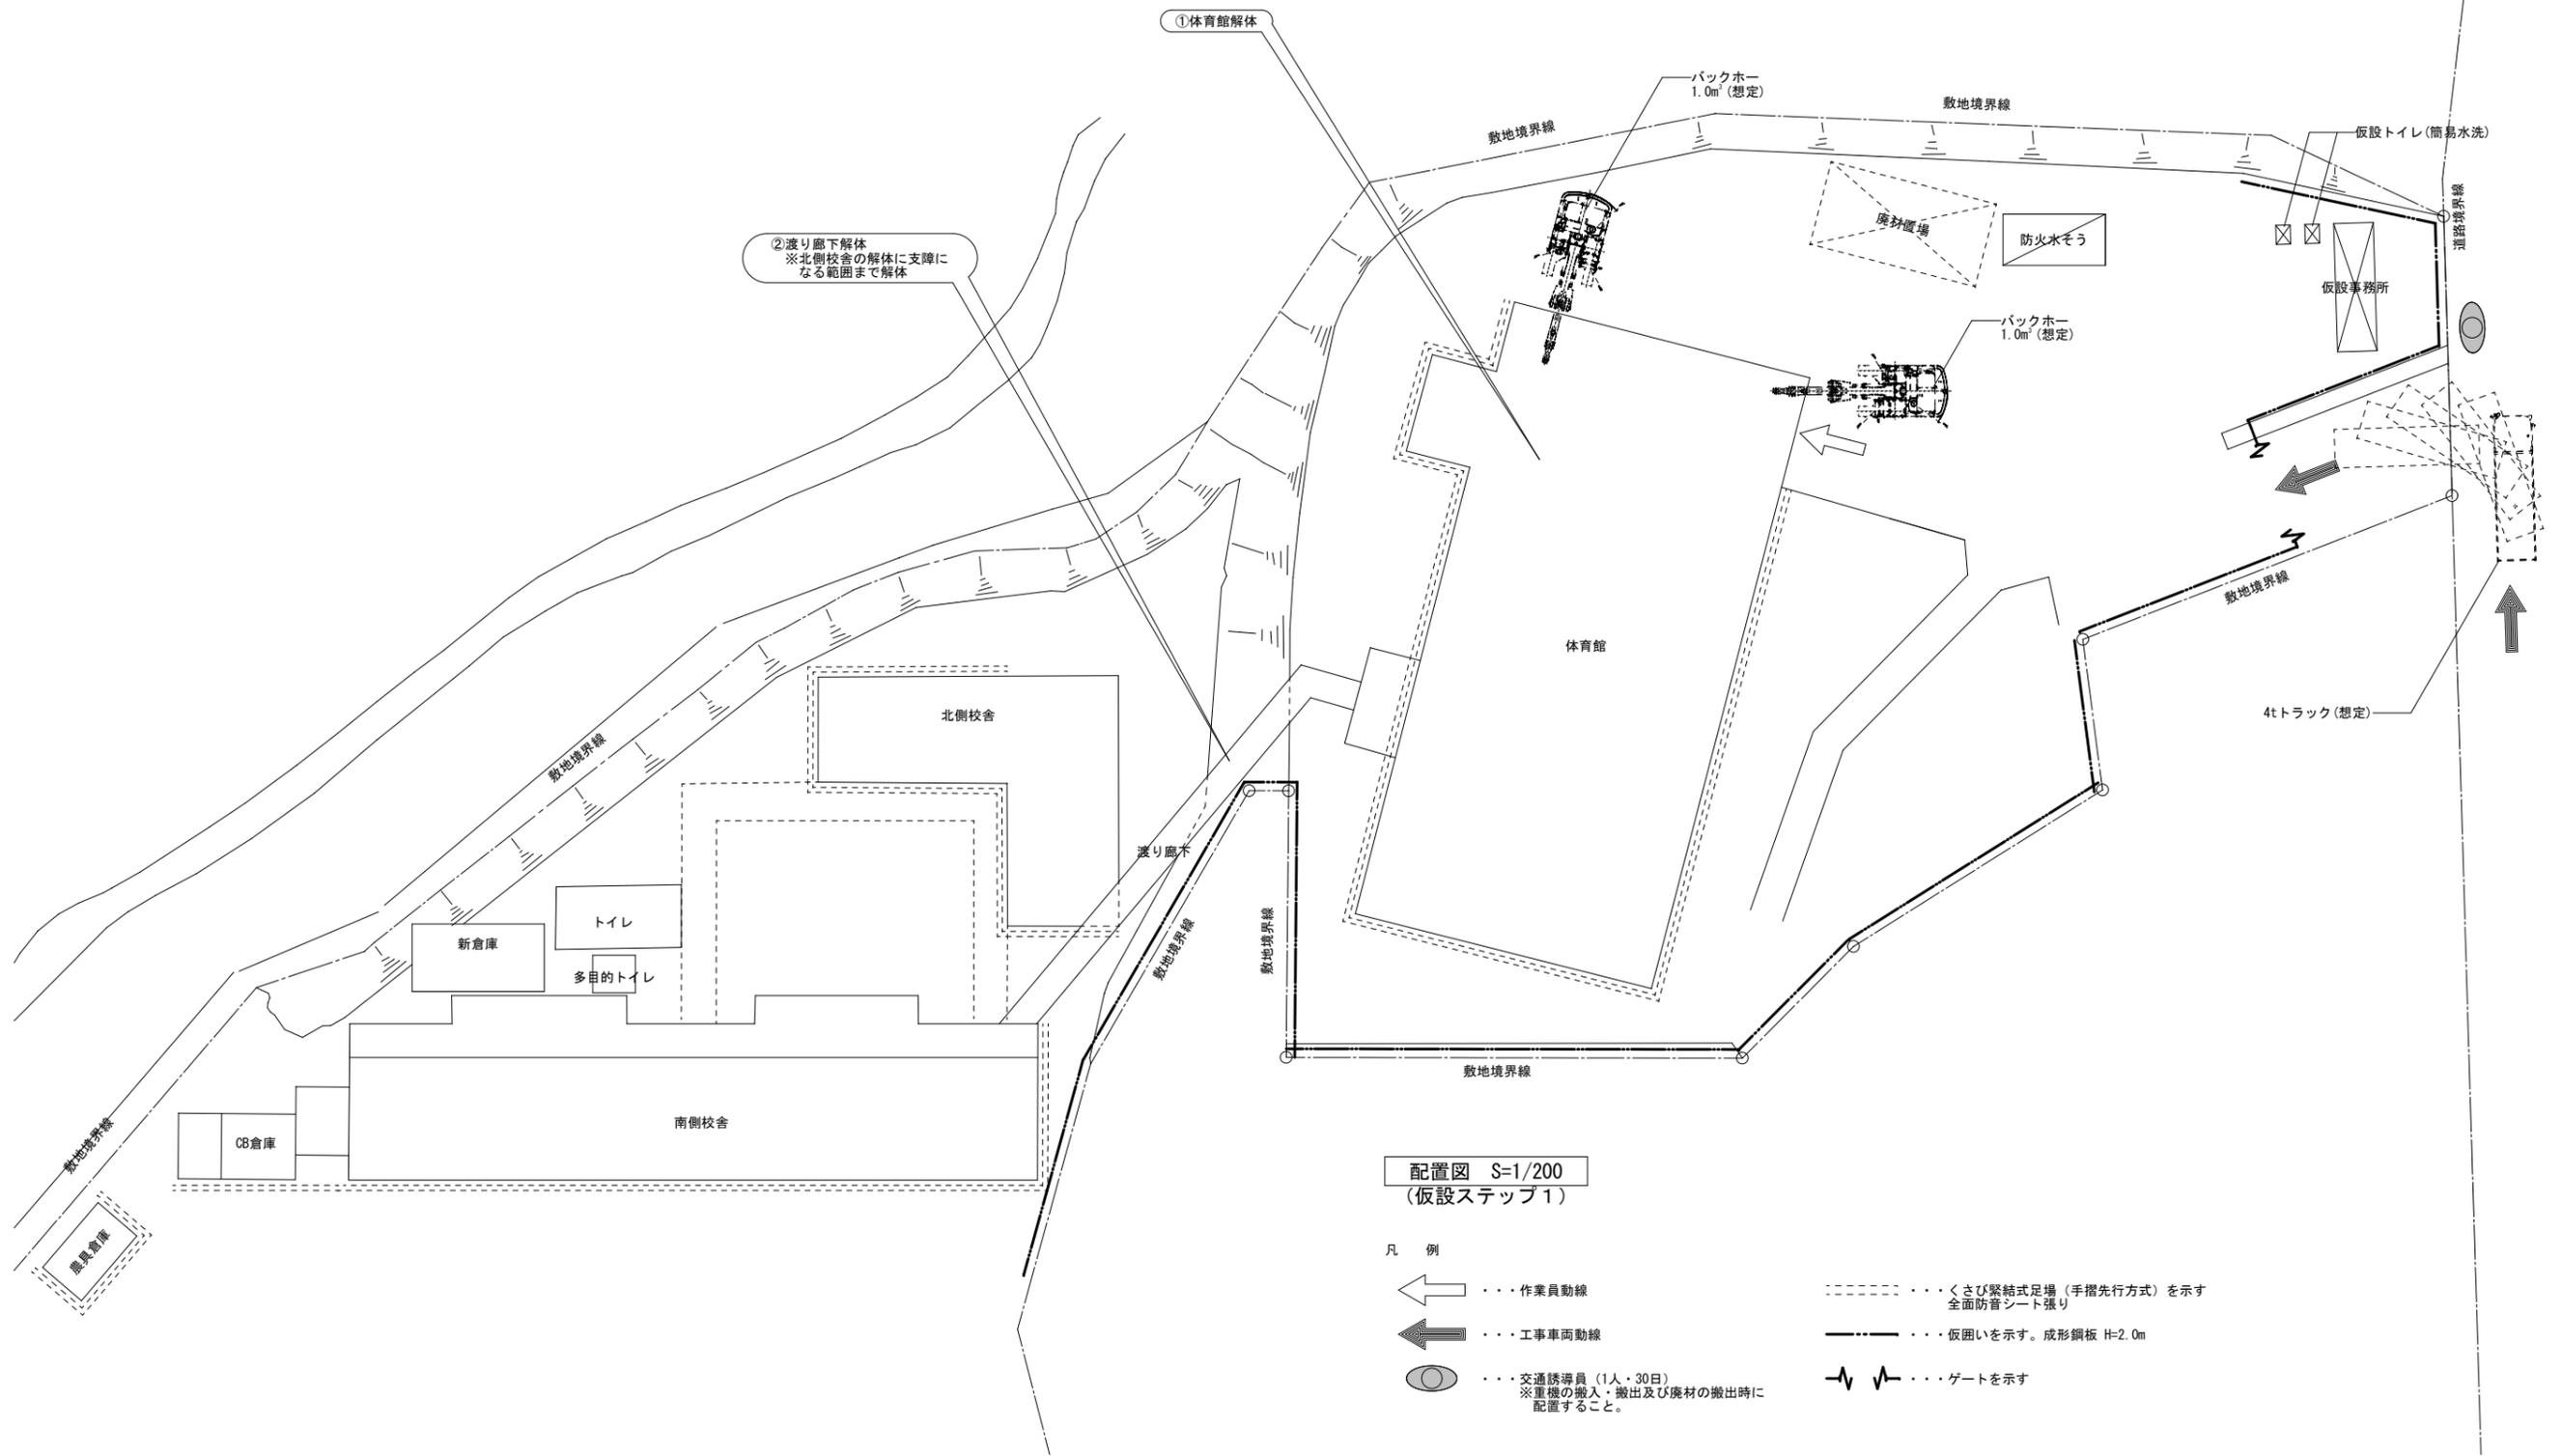


配置図 S=1/200
(仮設ステップ1)

- 凡 例
- ... 作業員動線
 - ... 工事車両動線
 - ... 交通誘導員(1人・30日)
※重機の搬入・搬出及び廃材の搬出時に配置すること。
 - ... くさび緊結式足場(手摺先行方式)を示す
全面防音シート張り
 - ... 仮囲いを示す。成形鋼板 H=2.0m
 - ... ゲートを示す

1級建築士登録大臣第350116号
野田 康広

特記事項	一般共通事項	工事名称	旧泉河内小学校等解体工事	図面番号	KA / 6.2 (巻)・構・電・設	日付	令和7年 月	照査	部長	担当	製図
		図名	仮設計画図6(参考図)	縮尺	1/200	株式会社手島建築設計事務所		1級建築士事務所登録-福岡県知事登録第1-11499号 1級建築士登録大臣第280194号 手島 誠			

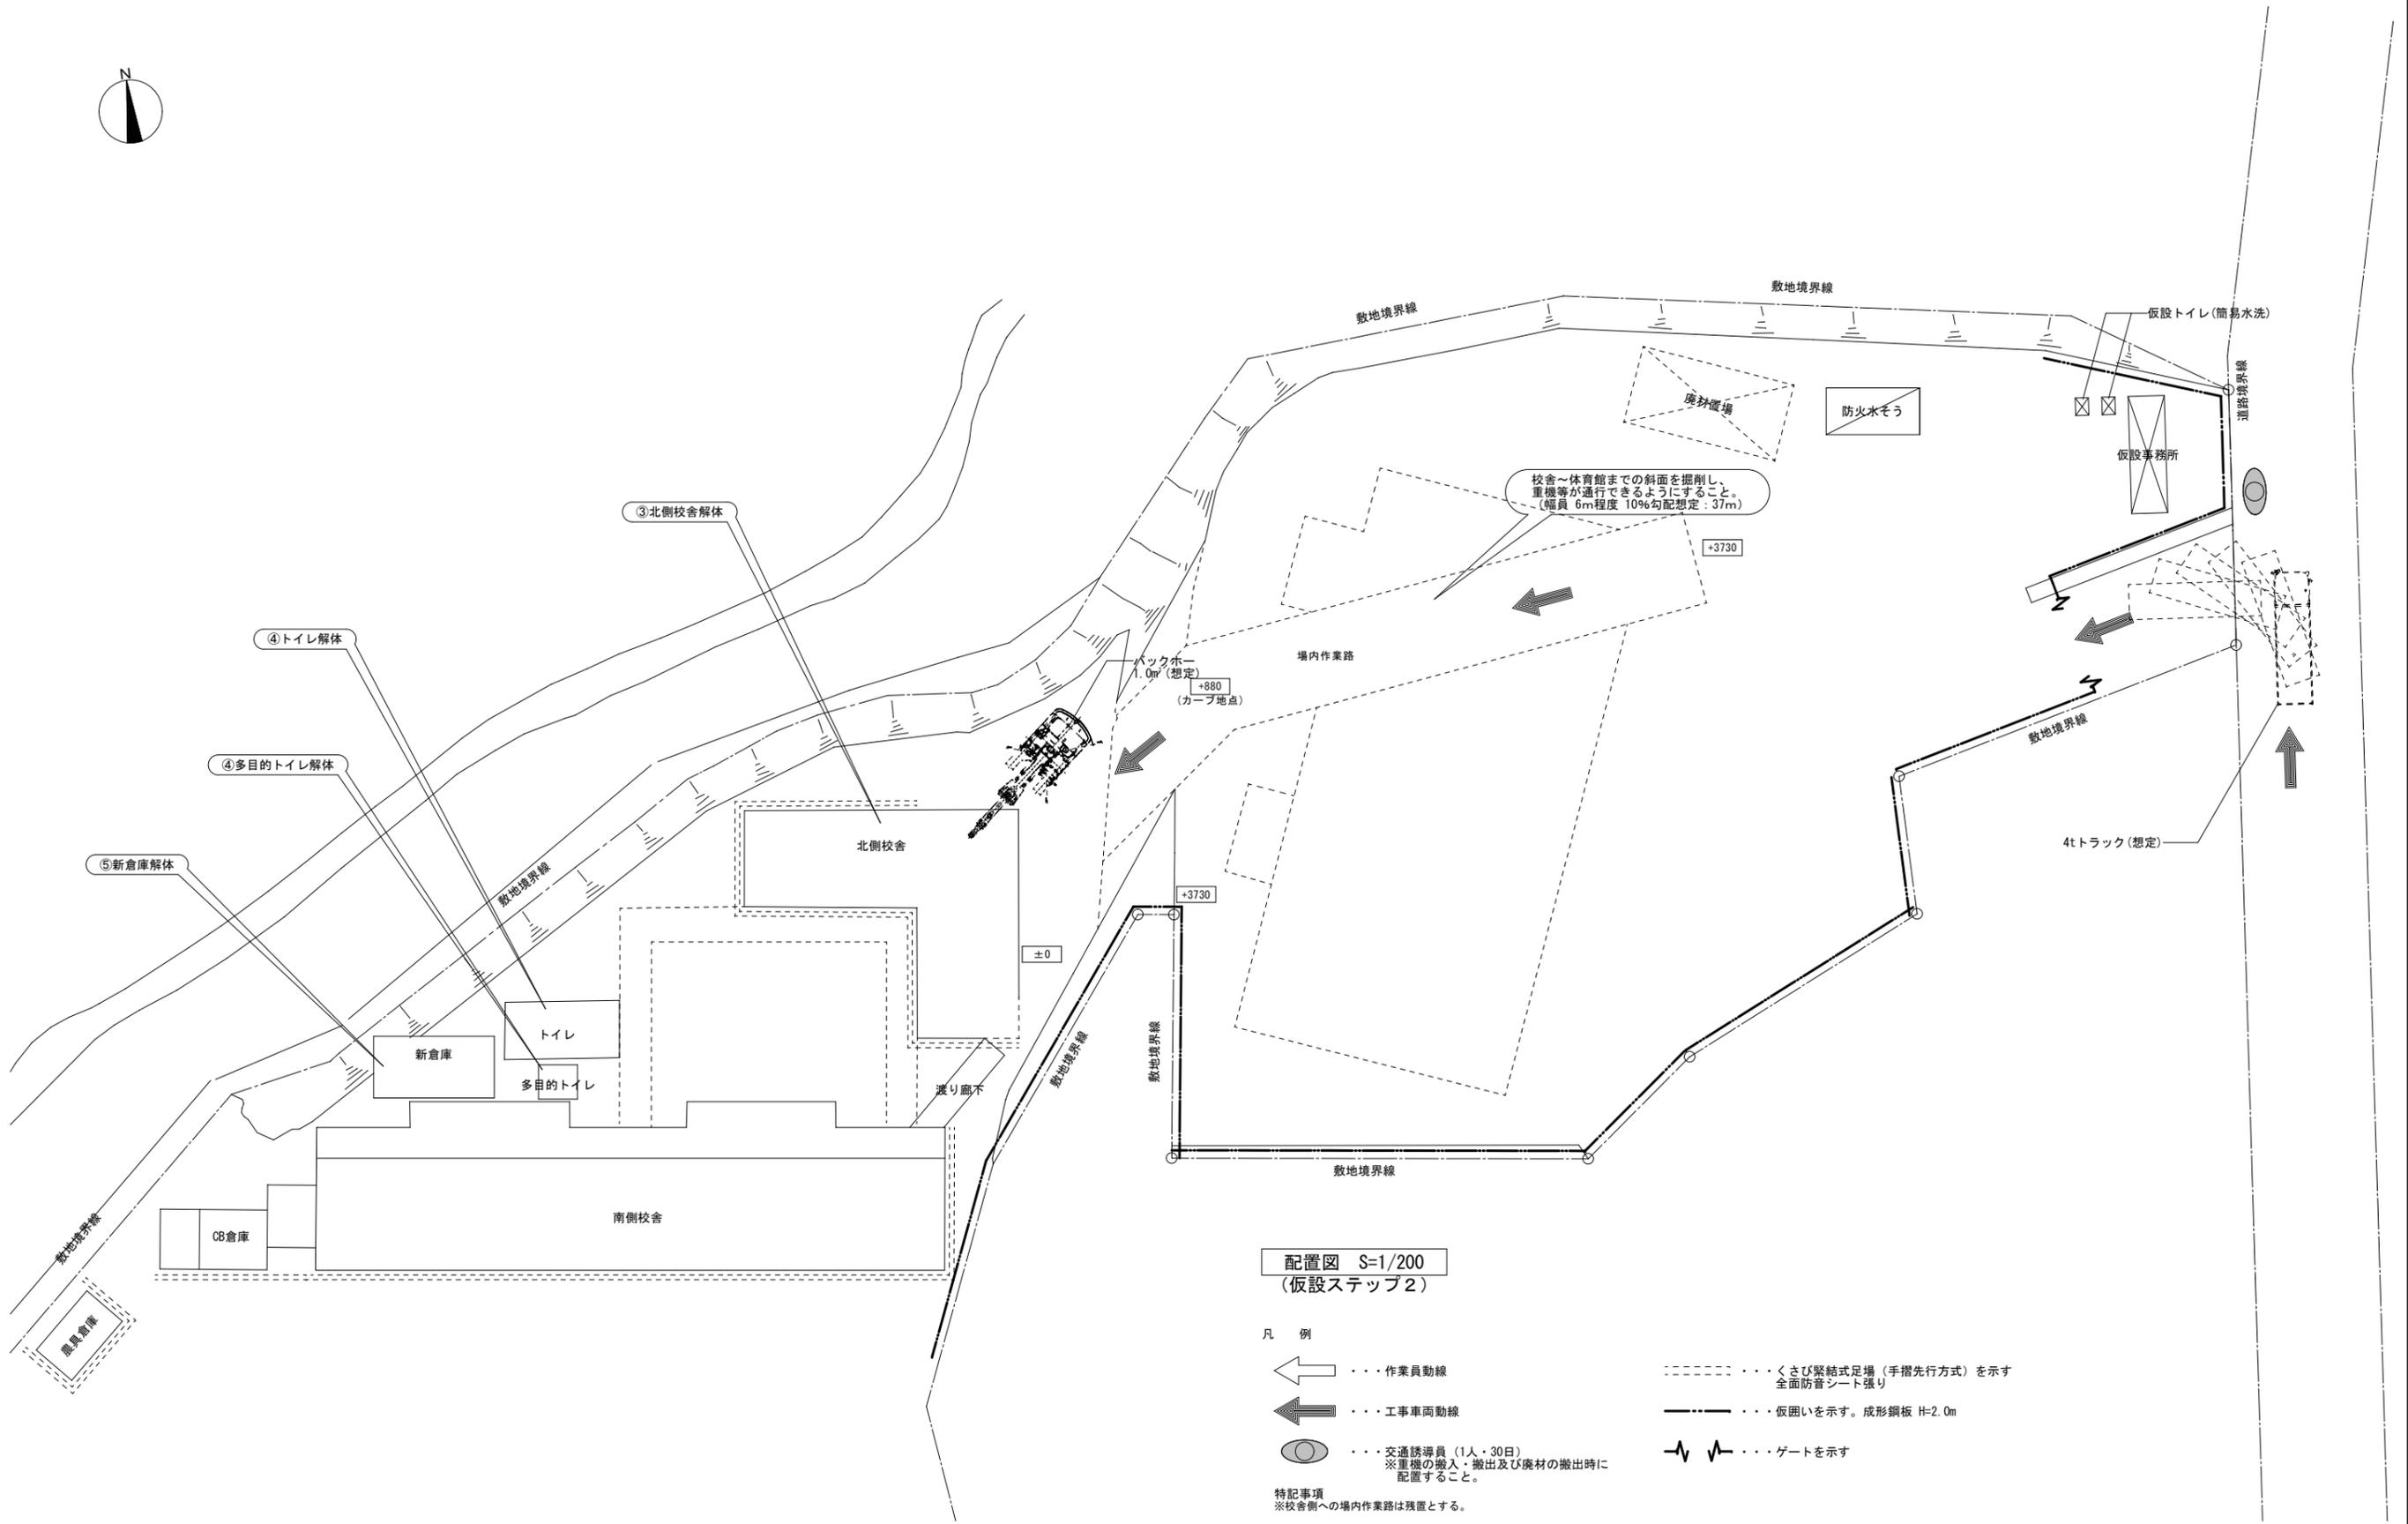


配置図 S=1/200
(仮設ステップ2)

- 凡 例
- ← (thin arrow) ... 作業員動線
 - ← (thick arrow) ... 工事車両動線
 - (with text) ... 交通誘導員 (1人・30日)
※重機の搬入・搬出及び廃材の搬出時に配置すること。
 - ⋯⋯ (dashed line) ... くさび緊結式足場 (手摺先行方式) を示す
全面防音シート張り
 - ⋯⋯ (dotted line) ... 仮囲いを示す。成形鋼板 H=2.0m
 - ⚡ (zigzag line) ... ゲートを示す

特記事項
※校舎側への場内作業路は残置とする。

1級建築士登録大臣第350116号
野田 康広

特記事項	一般共通事項	工事名称	旧泉河内小学校等解体工事	図面番号	KA / 63 (巻)・構・電・設	日付	令和7年 月	照査	部長	担当	製図
		図名	仮設計画図7 (参考図)	縮尺	1/200	株式会社手島建築設計事務所		1級建築士事務所登録-福岡県知事登録第1-11499号 1級建築士登録大臣第280194号 手島 誠			

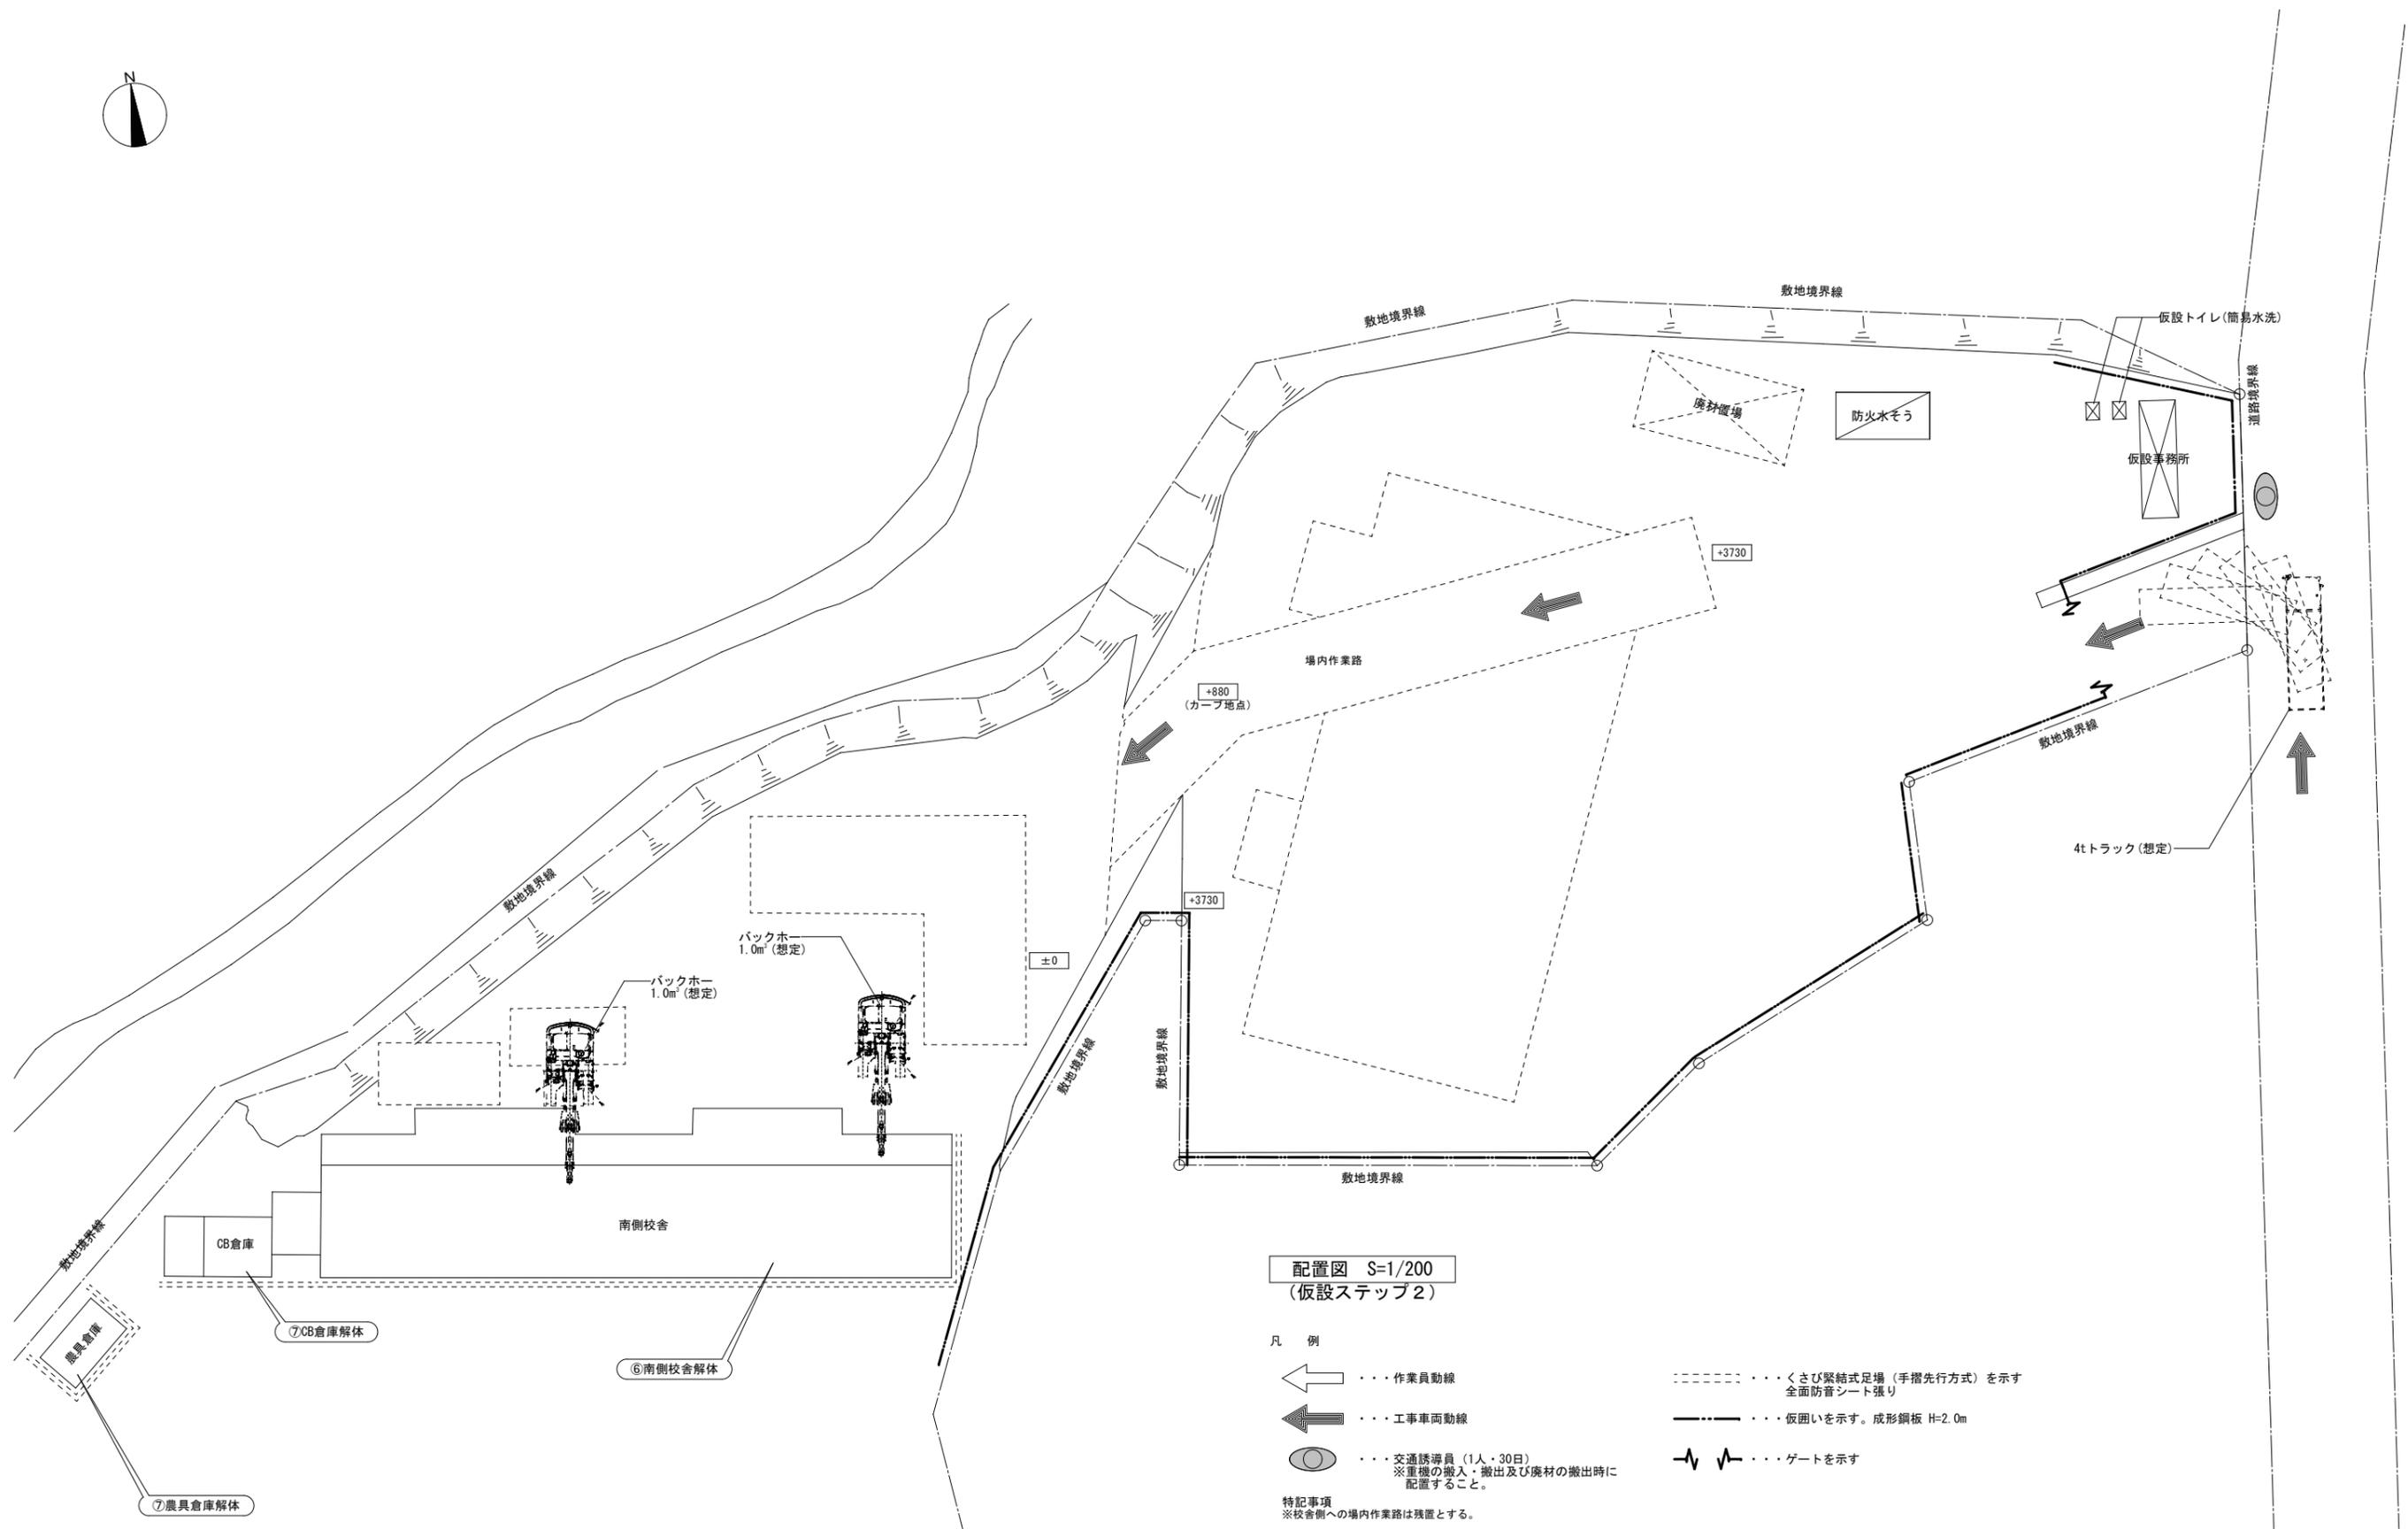

配置図 S=1/200
(仮設ステップ2)


凡例

- ← (thin arrow) ... 作業員動線
- ← (thick arrow) ... 工事車両動線
- (circle) ... 交通誘導員 (1人・30日)
※重機の搬入・搬出及び廃材の搬出時に配置すること。
- (dashed line) ... くさび緊結式足場 (手摺先行方式) を示す
全面防音シート張り
- (dash-dot line) ... 仮囲いを示す。成形鋼板 H=2.0m
- ⚡ (lightning bolt) ... ゲートを示す

特記事項
※校舎側への場内作業路は残置とする。

1級建築士登録大臣第350116号
野田 康広

特記事項	一般共通事項	工事名称	旧泉河内小学校等解体工事	図面番号	KA / 6.4 (電・構・電・設)	日付	令和7年 月	照査	部長	担当	製図
		図名	仮設計画図8 (参考図)	縮尺	1/200	株式会社手島建築設計事務所		1級建築士事務所登録-福岡県知事登録第1-11499号 1級建築士登録大臣第280194号 手島 誠			

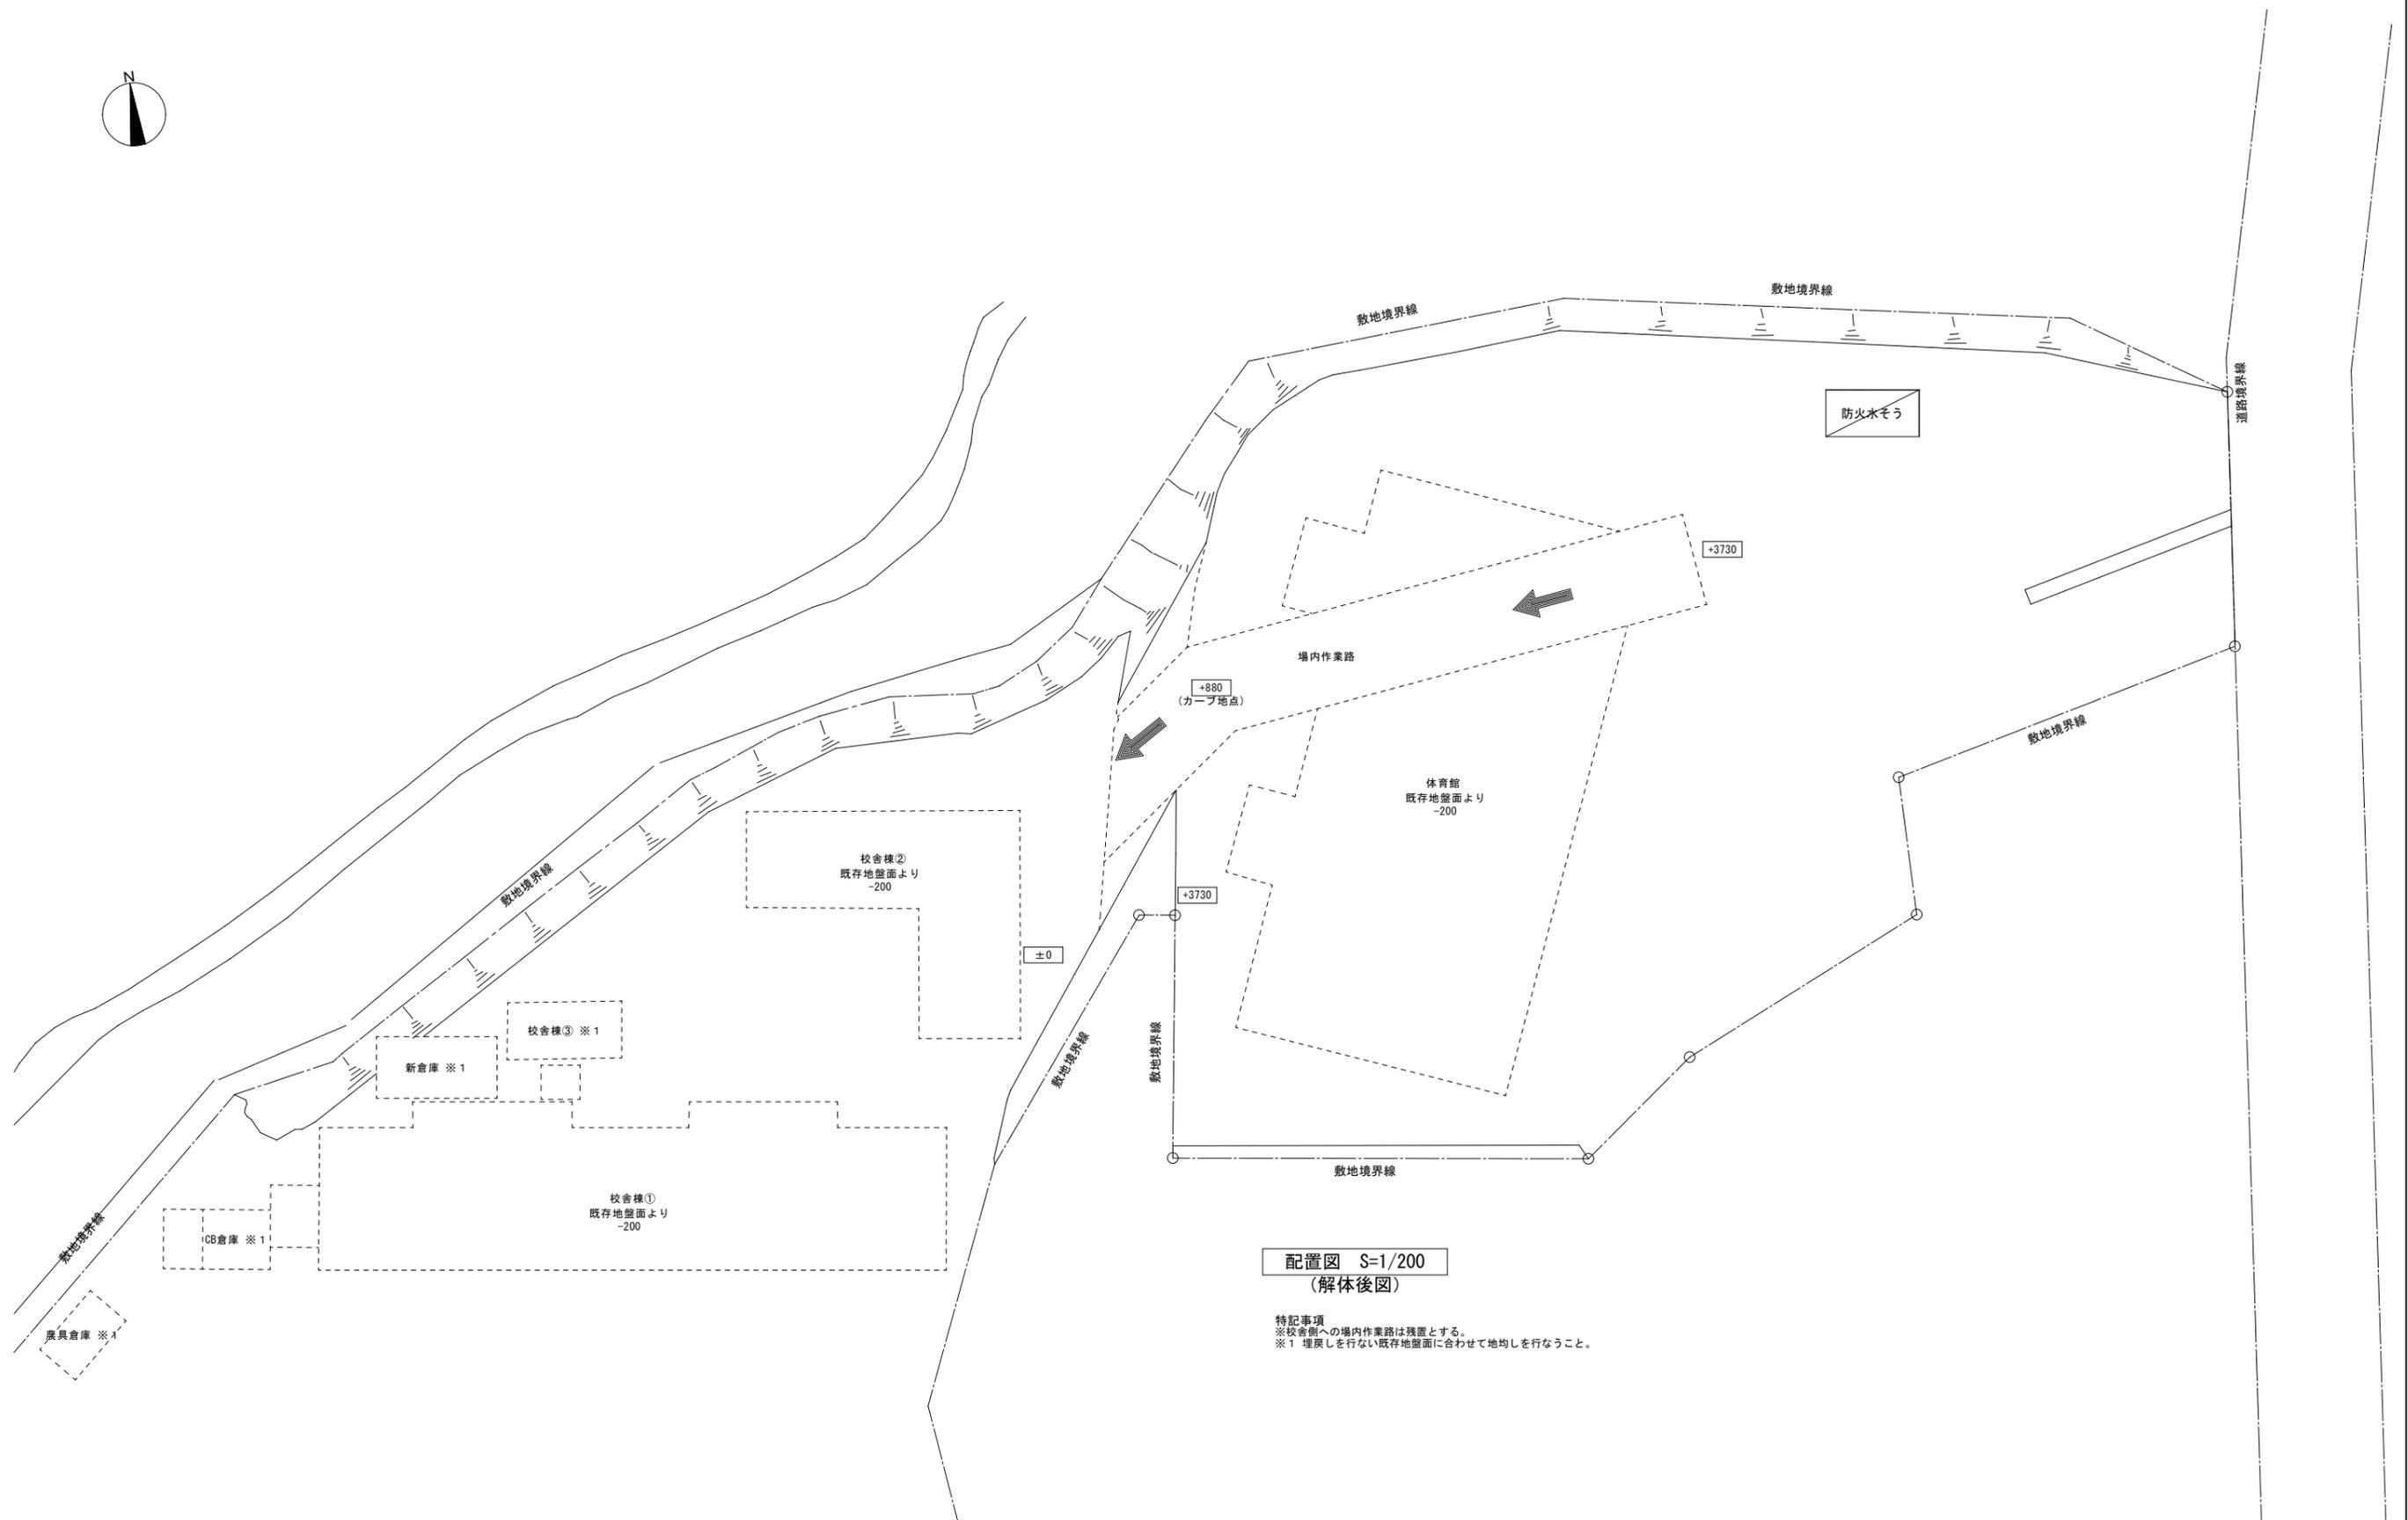


配置図 S=1/200
(解体後図)

特記事項
※校舎側への場内作業路は残置とする。
※1 埋戻しを行ない既存地盤面に合わせて地均しを行なうこと。

1級建築士登録大臣第350116号
野田 康広

特記事項	一般共通事項	工事名称	旧泉河内小学校等解体工事	図面番号	KA / 65 (電・構・電・設)	日付	令和7年 月	照査	部長	担当	製図
		図名	仮設計画図9 (参考図)	縮尺	1/200	株式会社手島建築設計事務所		1級建築士事務所登録一福岡県知事登録第1-11499号 1級建築士登録大臣第280194号 手島 誠			

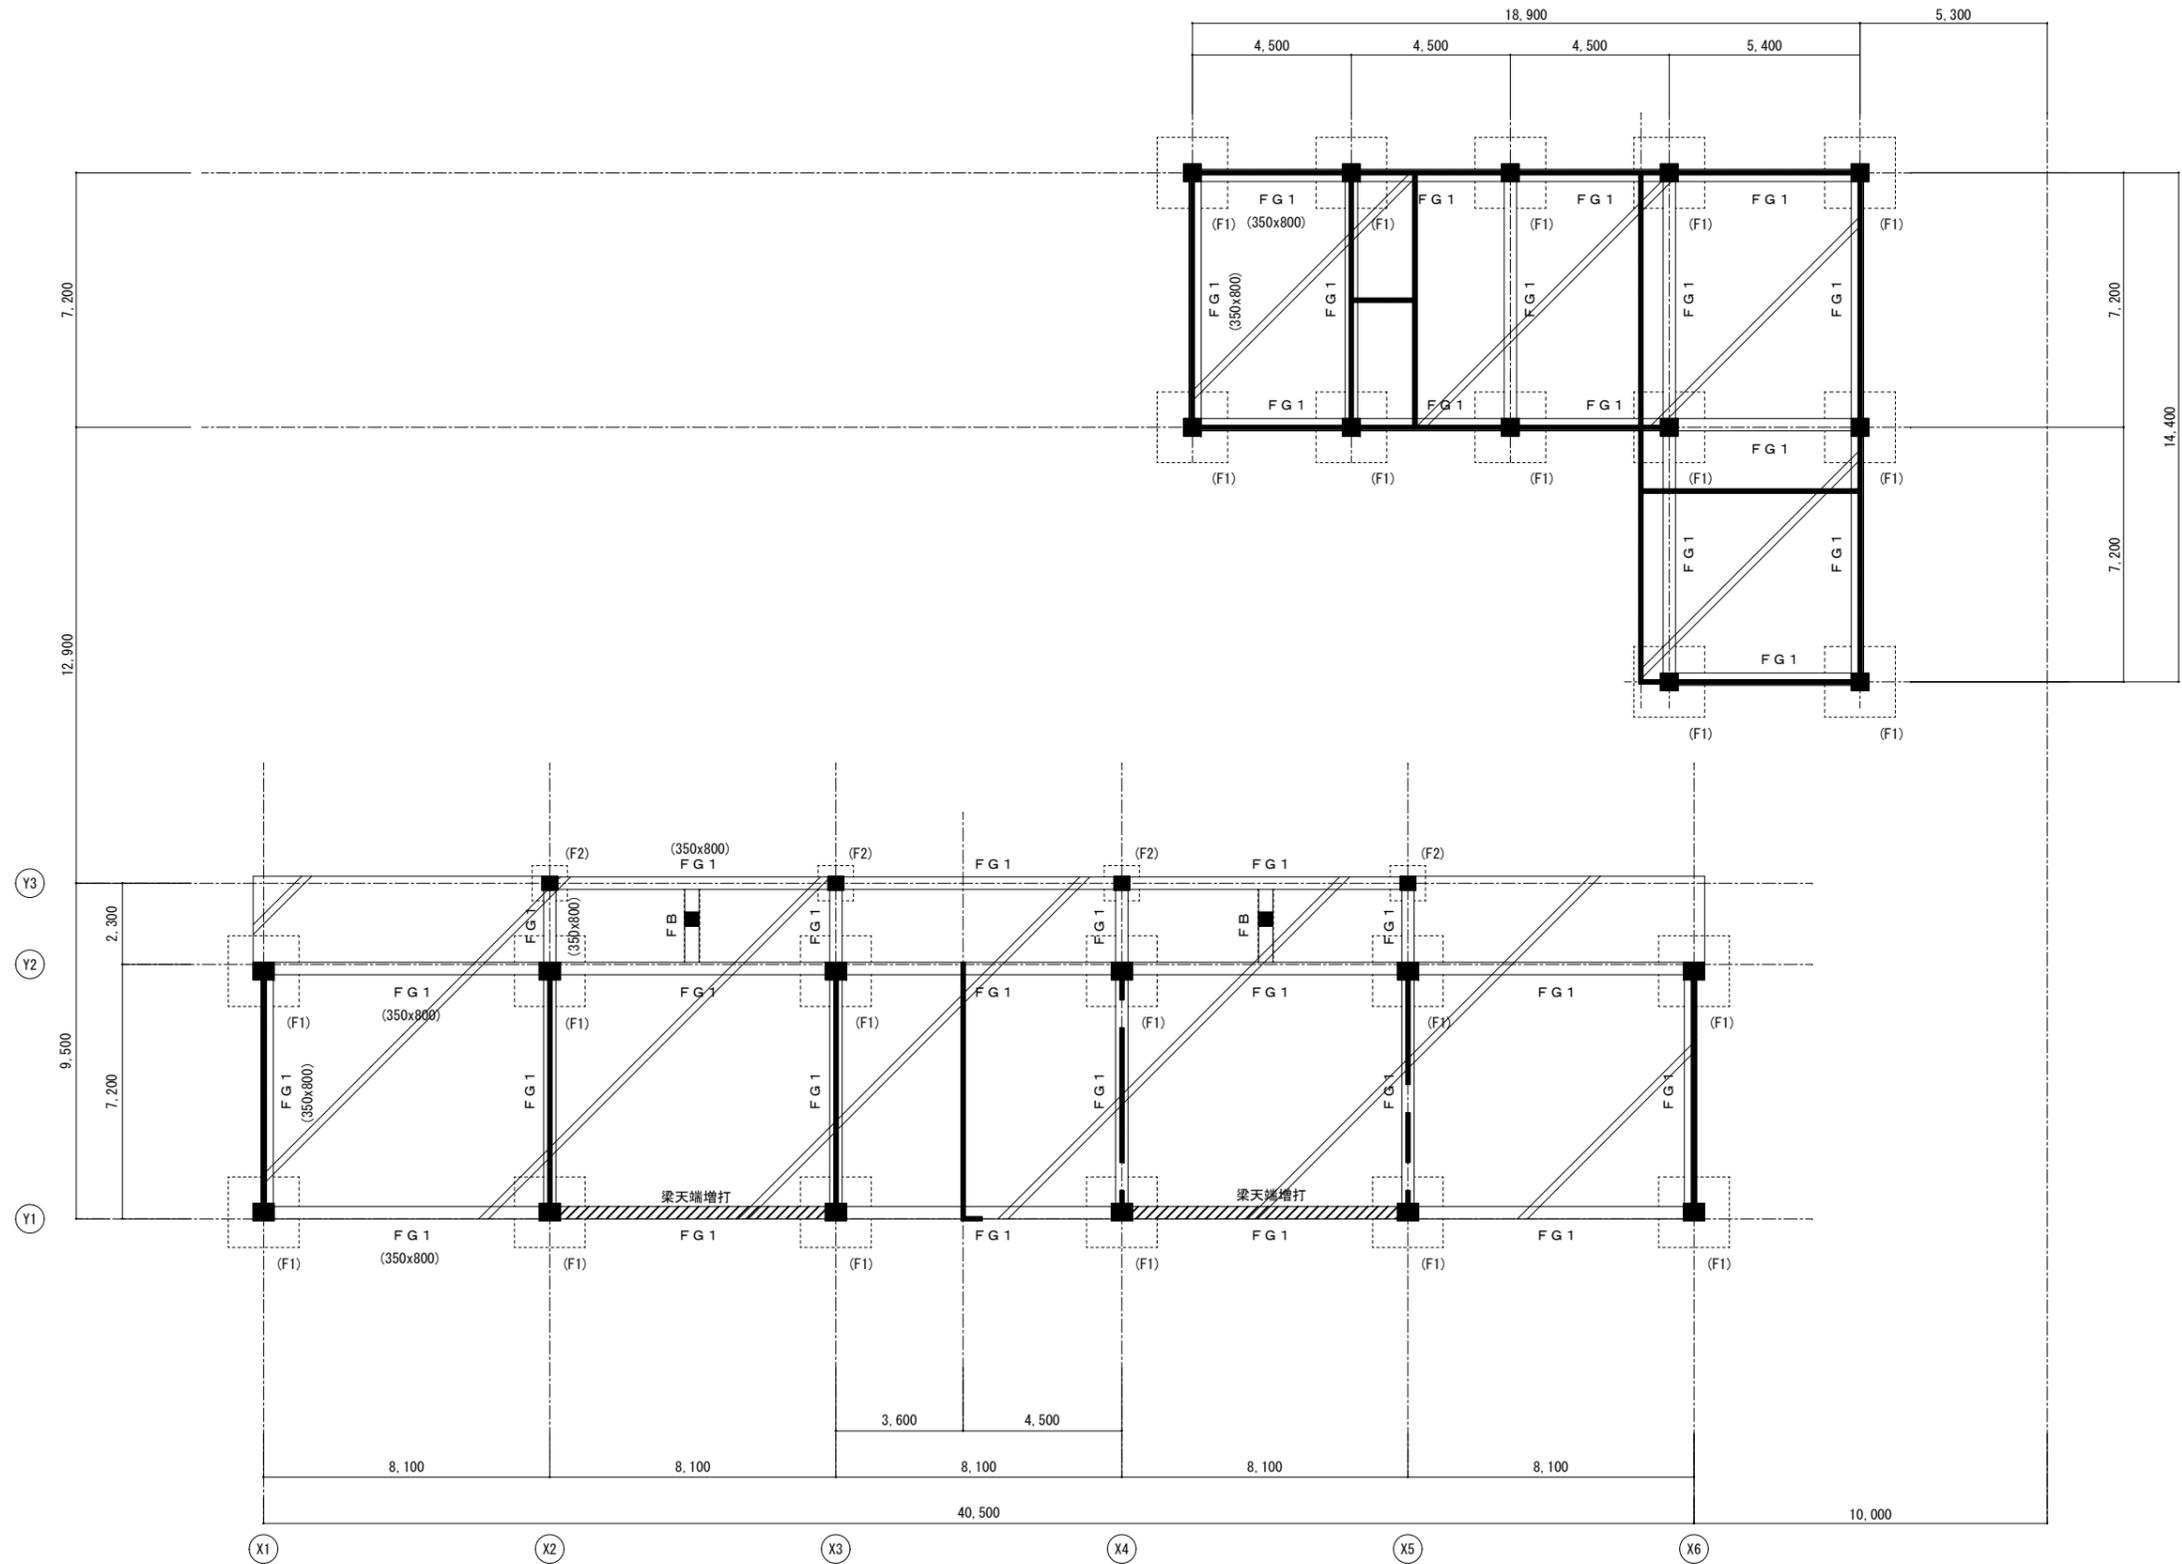


基礎・地中梁伏図 S=1/100
(見下げ)

特記なき限りすべて撤去・解体とする。

1級建築士登録大臣第350116号
野田 康広

特記事項	一般共通事項	工事名称	旧泉河内小学校等解体工事		図面番号	KS / 01 (巻)・構・電・設		日付	令和7年 月		照査	部長	担当	製図
		図名	【校舎棟】基礎・地中梁伏図		縮尺	1/100		株式会社手島建築設計事務所		1級建築士事務所登録一福岡県知事登録第1-11499号 1級建築士登録大臣第280194号 手島 誠				

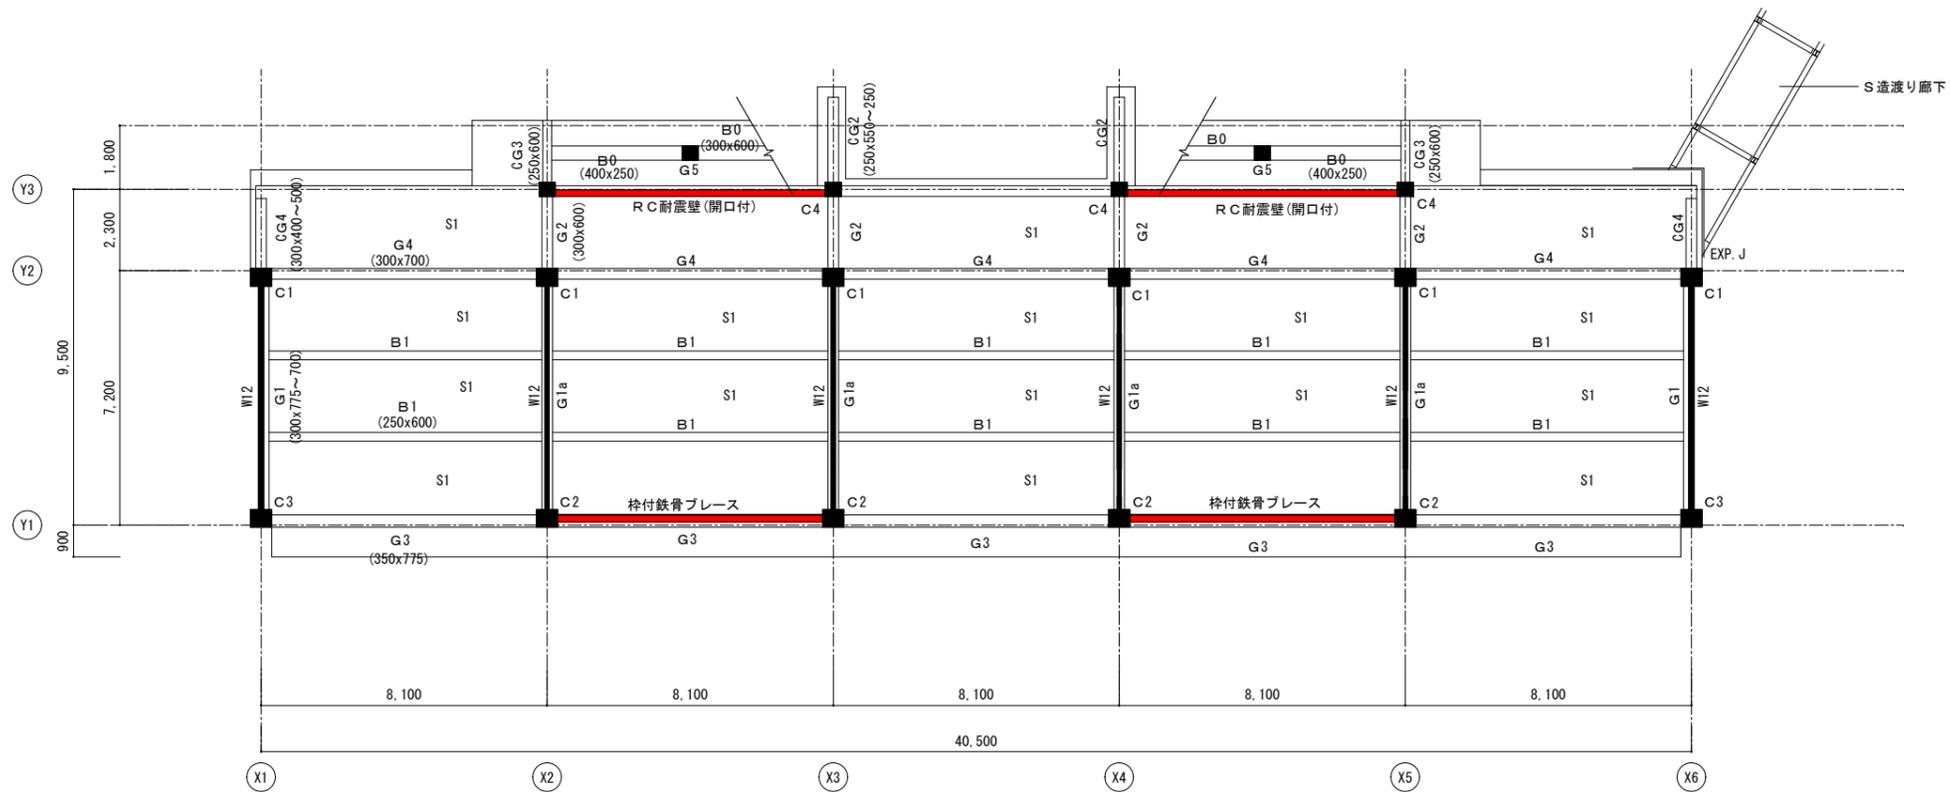

1階柱壁・2階床梁伏図 S=1/100
(見上げ)

柱リスト

符号	C1	C2	C3	C4
B×D	600×400	600×400	600×400	450×450
1階				
主筋	8-φ22・4-φ16	8-φ22・4-φ16	8-φ22・4-φ16	10-φ19
HOOP	φ9@250	φ9@250	φ9@250	φ9@250

■特記事項
※特記なき限りスラブ厚は120(mm)とする。


柱リスト

符号	W15	W12
壁厚	150(mm)	120(mm)
断面		
縦筋	φ9@200S	φ9@200S
横筋	φ9@250S	φ9@250S
開口補強	縦筋	1-φ13
	横筋	1-φ13
	斜筋	1-φ13


特記なき限りすべて撤去・解体とする。

1級建築士登録大臣第350116号
野田 康広

特記事項	一般共通事項	工事名称	旧泉河内小学校等解体工事	図面番号	KS / 02 (巻)・構・電・設	日付	令和7年 月	照査	部長	担当	製図
		図名	【校舎棟】1階柱壁・2階床梁伏図1	縮尺	1/100	株式会社手島建築設計事務所		1級建築士事務所登録-福岡県知事登録第1-11499号 1級建築士登録大臣第280194号 手島 誠			

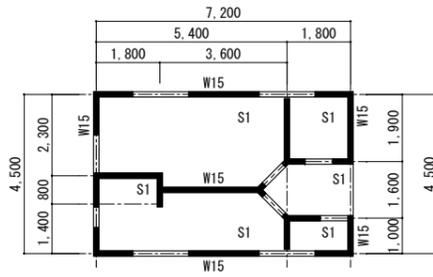

【便所】
1階柱壁・2階床梁伏図 S=1/100
(見上げ)

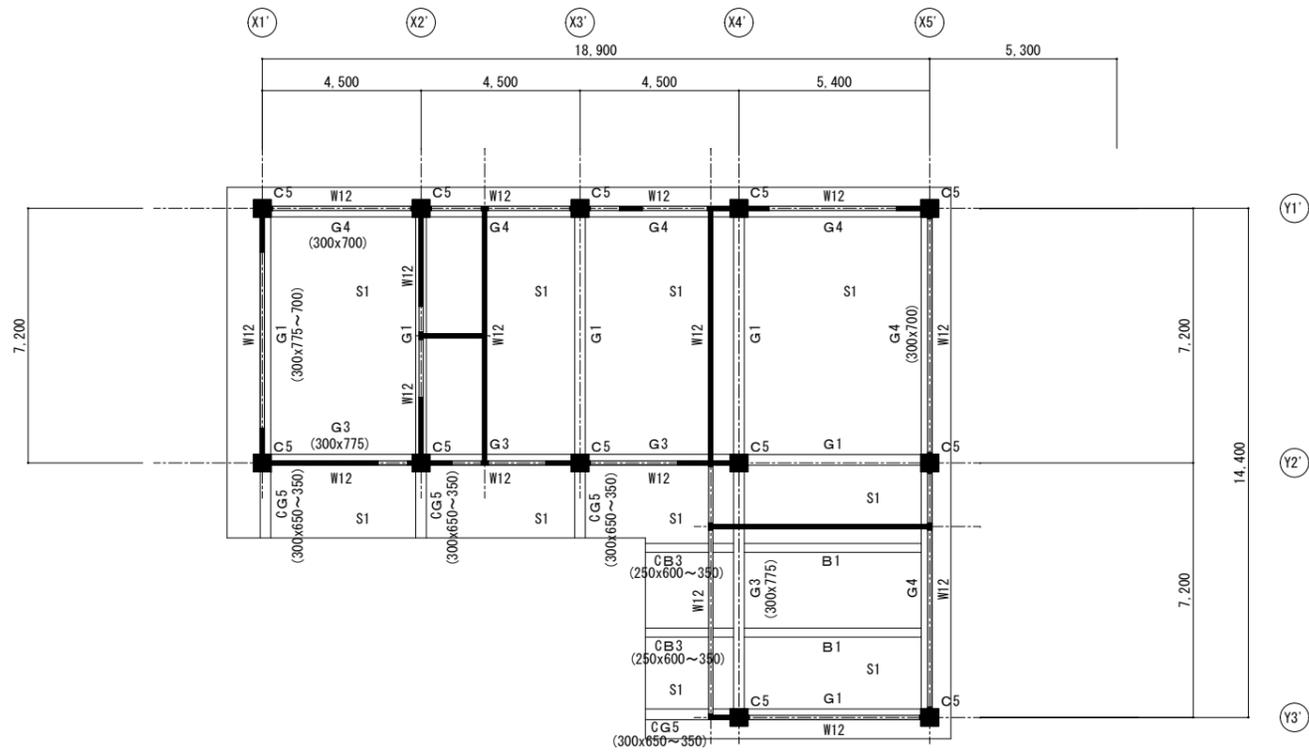

【北側校舎】
1階柱壁・2階床梁伏図 S=1/100
(見上げ)

柱リスト

符号	C5			
B×D	500×500			
1階				
主筋	不明			
HOOP	不明			

■特記事項
※特記なき限りスラブ厚は120(mm)とする。


柱リスト

符号	W15	W12
壁厚	150(mm)	120(mm)
断面		
縦筋	不明	不明
横筋	不明	不明
開口補強	縦筋	不明
	横筋	不明
	斜筋	不明

特記なき限りすべて撤去・解体とする。

1級建築士登録大臣第350116号
野田 康広

特記事項	一般共通事項	工事名称	旧泉河内小学校等解体工事	図面番号	KS / 03 (巻)・構・電・設	日付	令和7年 月	照査	部長	担当	製図
		図名	【校舎棟】1階柱壁・2階床梁伏図2	縮尺	1/100	株式会社手島建築設計事務所		1級建築士事務所登録一福岡県知事登録第1-11499号 1級建築士登録大臣第280194号 手島 誠			

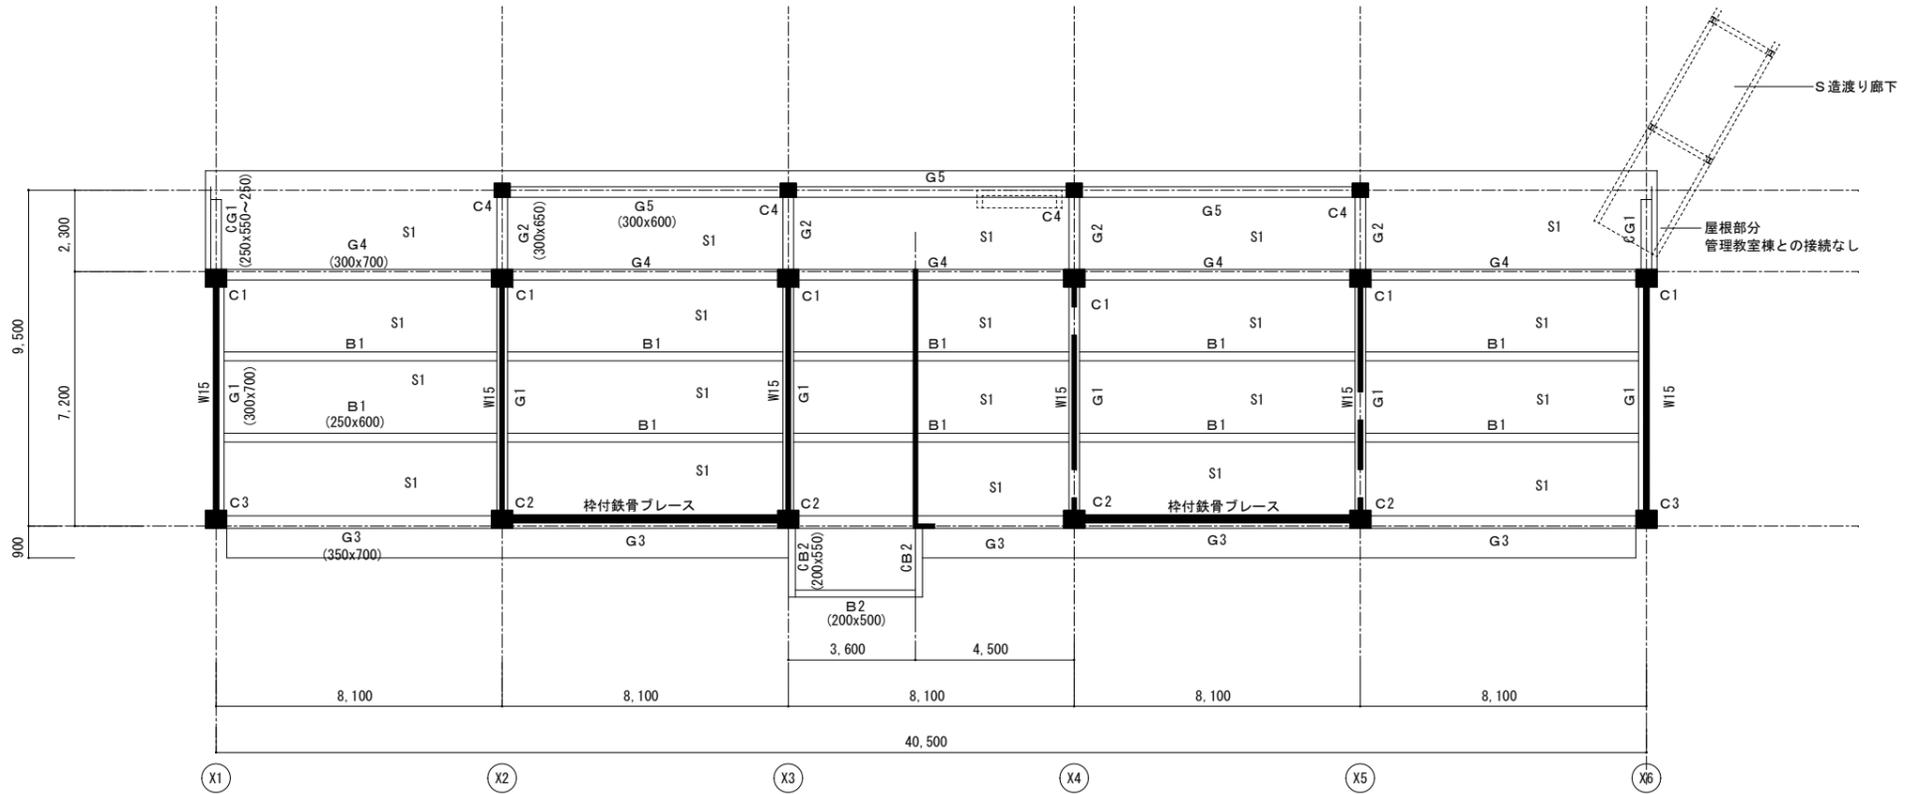

2階柱壁・R階床梁伏図 S=1/200
(見上げ)

柱リスト

符号	C1	C2	C3	C4
B×D	600×400	600×400	600×400	450×450
1階				
主筋	8-φ22・4-φ16	8-φ22・4-φ16	8-φ22・4-φ16	10-φ19
HOOP	φ9@250	φ9@250	φ9@250	φ9@250

■特記事項
※特記なき限りスラブ厚は120(mm)とする。


柱リスト

符号	W15	W12
壁厚	150(mm)	120(mm)
断面		
縦筋	φ9@200S	φ9@200S
横筋	φ9@250S	φ9@250S
開口補強	縦筋	1-φ13
	横筋	1-φ13
	斜筋	1-φ13


特記なき限りすべて撤去・解体とする。

1級建築士登録大臣第350116号
野田 康広

特記事項	一般共通事項	工事名称	旧泉河内小学校等解体工事	図面番号	KS / 0.4 (巻)・構・電・設	日付	令和7年 月	照査	部長	担当	製図
		図名	【校舍棟】2階柱壁・R階床梁伏図	縮尺	1/100	株式会社手島建築設計事務所		1級建築士事務所登録-福岡県知事登録第1-11499号 1級建築士登録大臣第280194号 手島 誠			

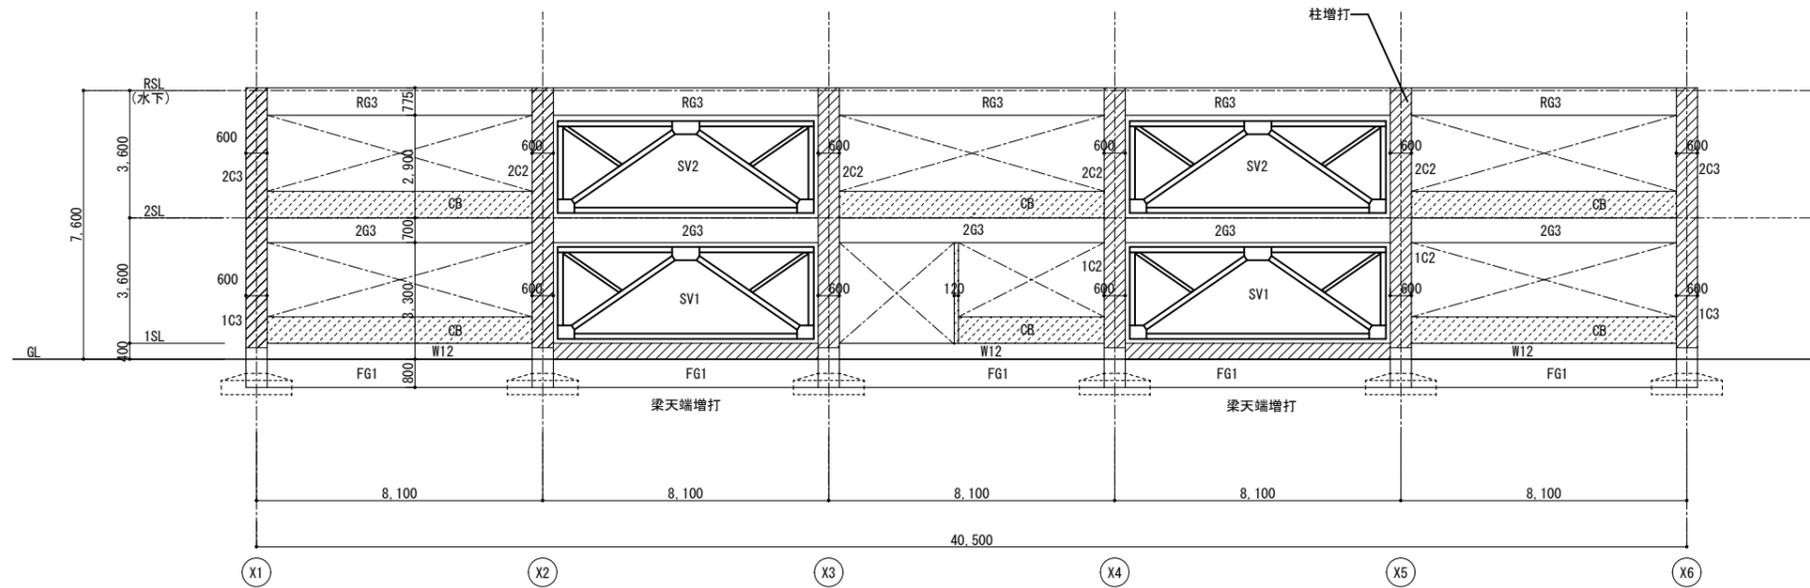

Y1通り軸組図 S=1/100

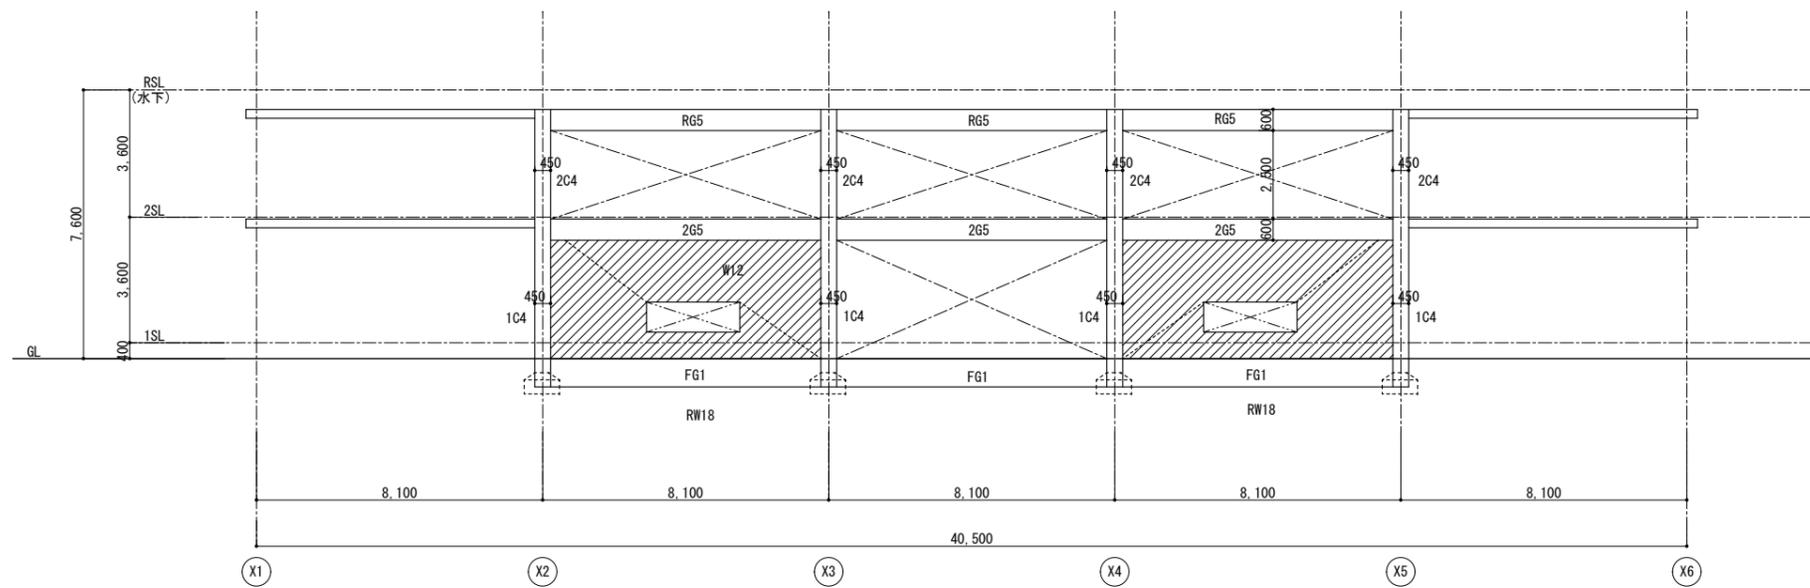


Y3通り軸組図 S=1/100

特記なき限りすべて撤去・解体とする。

1級建築士登録大臣第350116号
野田 康広

特記事項	一般共通事項	工事名称	旧泉河内小学校等解体工事		図面番号	KS / OS (巻)・構・電・設		日付	令和7年 月		照査	部長	担当	製図
		図名	【校舎棟】軸組図1		縮尺	1/100		株式会社手島建築設計事務所		1級建築士事務所登録—福岡県知事登録第1—11499号		1級建築士登録大臣第280194号		手島 誠

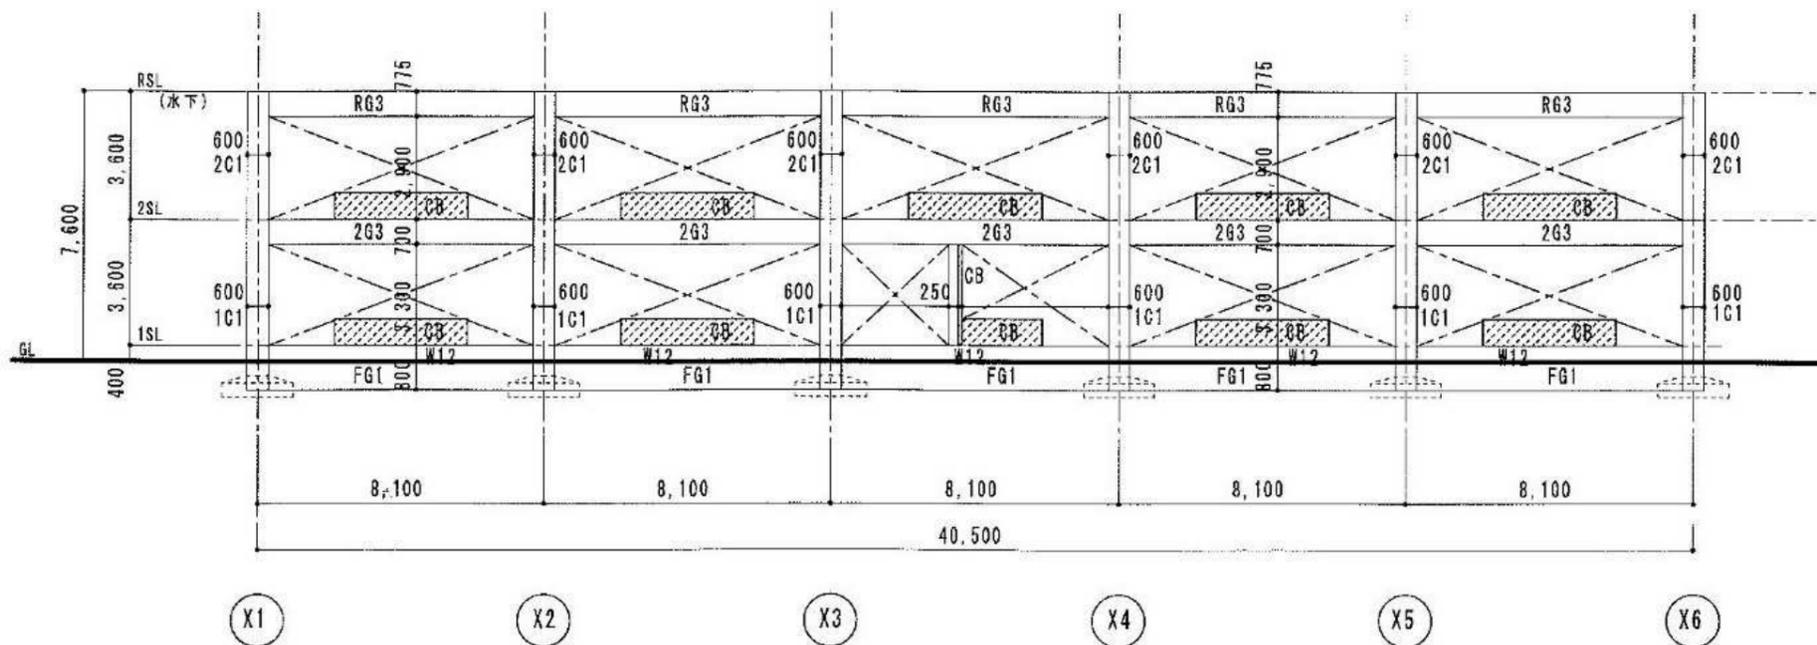


Y2通り軸組図 S=1/100


特記なき限りすべて撤去・解体とする。

1級建築士登録大臣第350116号
野田 康広


特記事項	一般共通事項	工事名称	旧泉河内小学校等解体工事	図面番号	KS / 06 (巻)・構・電・設	日付	令和7年 月	照査	部長	担当	製図
		図名	【校舎棟】軸組図2	縮尺	1/100	株式会社手島建築設計事務所		1級建築士事務所登録—福岡県知事登録第1—11499号 1級建築士登録大臣第280194号 手島 誠			

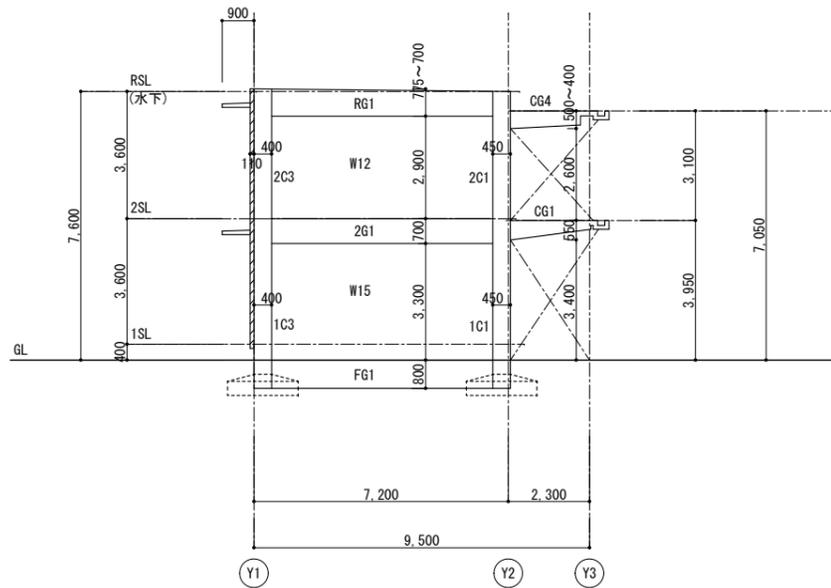


X1通り軸組図 S=1/100

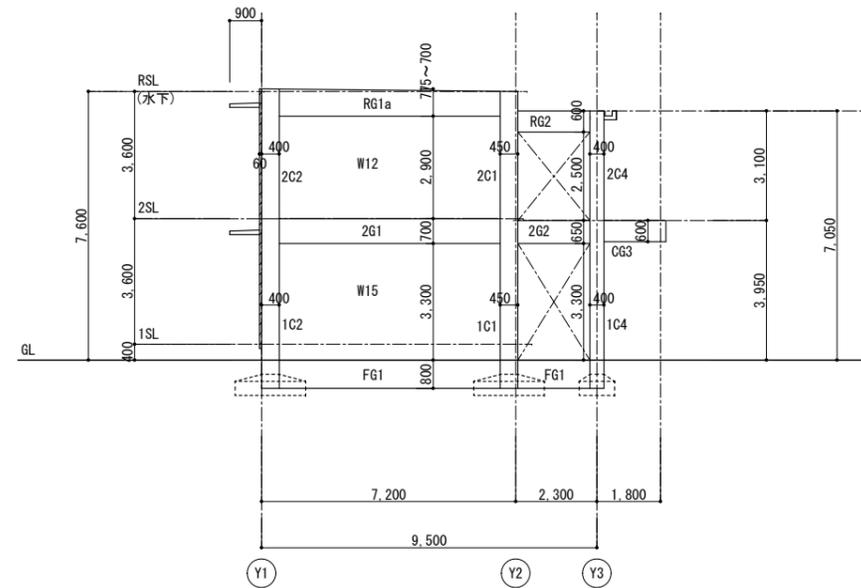


X2通り軸組図 S=1/100

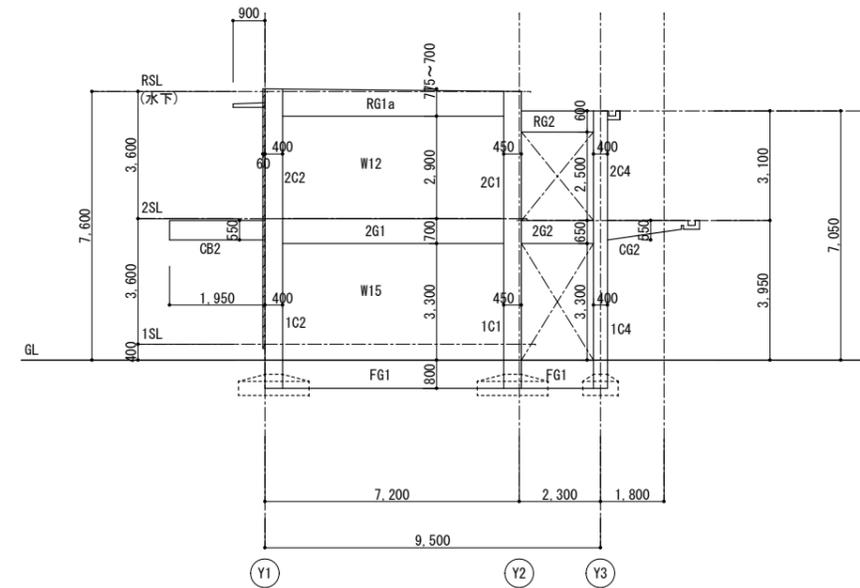


X3通り軸組図 S=1/100

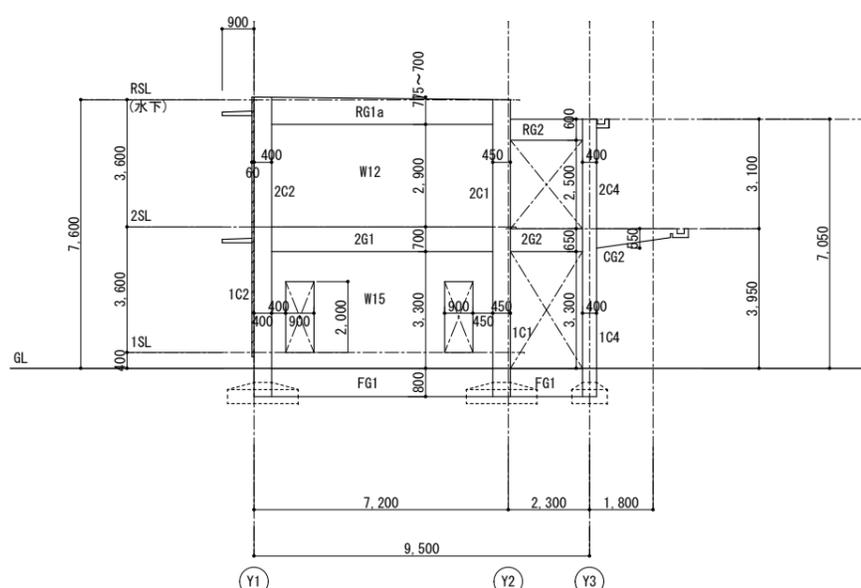

X4通り軸組図 S=1/100

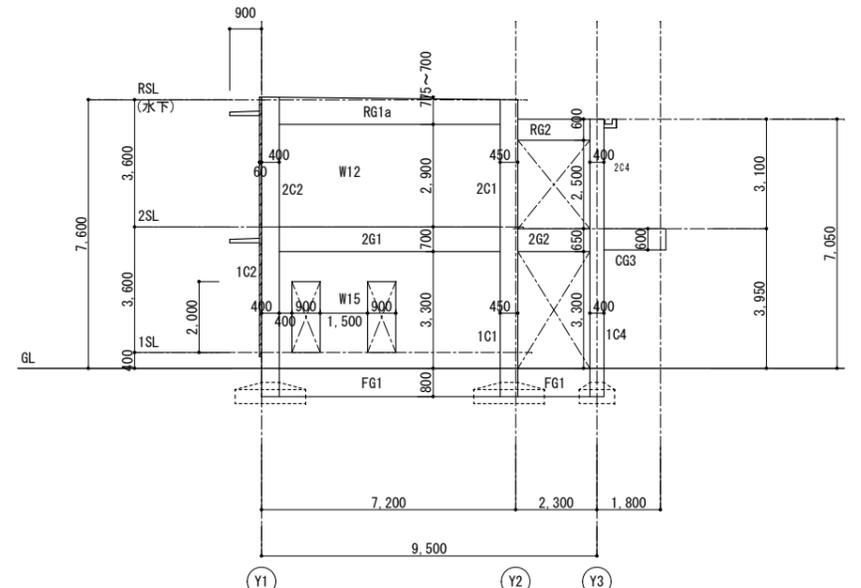

X5通り軸組図 S=1/100

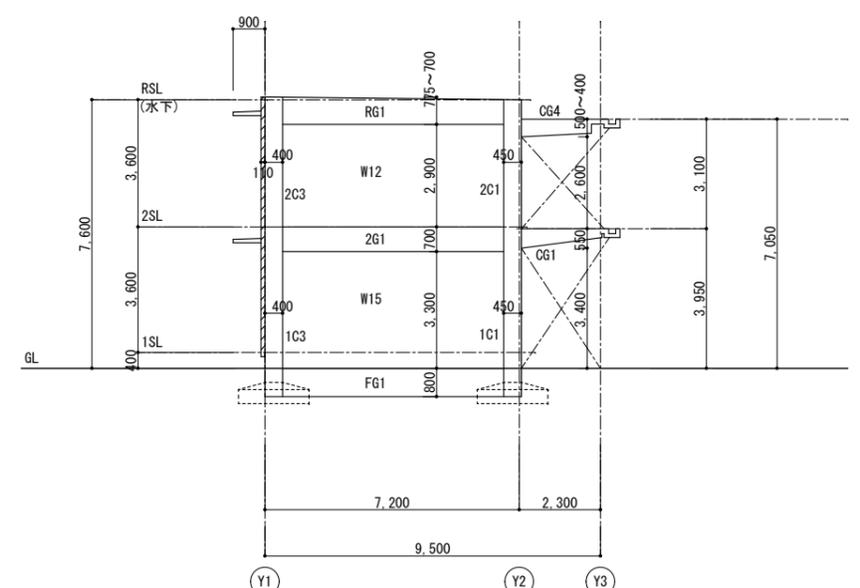


X6通り軸組図 S=1/100


特記なき限りすべて撤去・解体とする。

1級建築士登録大臣第350116号
野田 康広


特記事項	一般共通事項	工事名称	旧泉河内小学校等解体工事	図面番号	KS / 07 (差)・構・電・設	日付	令和7年 月	照査	部長	担当	製図
		図名	【校舎棟】軸組図3	縮尺	1/100	株式会社手島建築設計事務所		1級建築士事務所登録—福岡県知事登録第1—11499号 1級建築士登録大臣第280194号 手島 誠			

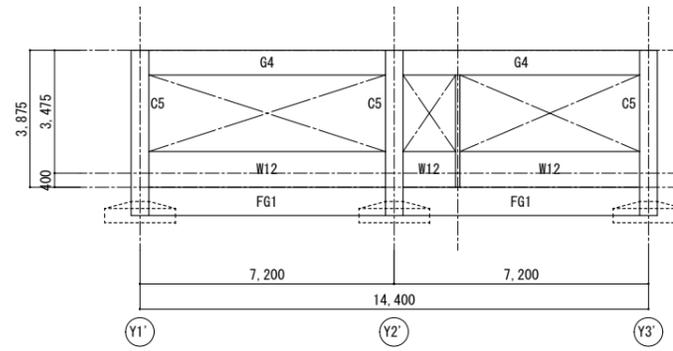

X5' 通り軸組図 S=1/100

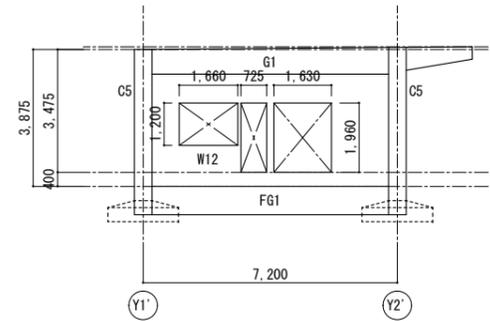

X2' 通り軸組図 S=1/100

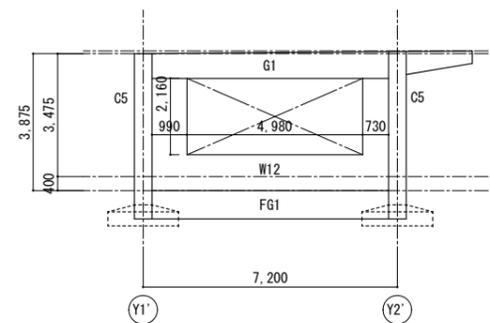


X1' 通り軸組図 S=1/100


特記なき限りすべて撤去・解体とする。

1級建築士登録大臣第350116号
野田 康広


特記事項	一般共通事項	工事名称	旧泉河内小学校等解体工事	図面番号	KS / OS (株)・構・電・設	日付	令和7年 月	照査	部長	担当	製図
		図名	【校舎棟】軸組図4	縮尺	1/100	株式会社手島建築設計事務所		1級建築士事務所登録—福岡県知事登録第1—11499号	1級建築士登録大臣第280194号	手島 誠	

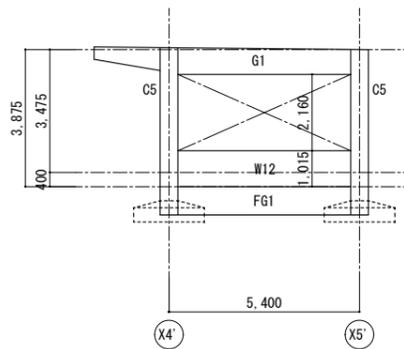

Y3' 通り軸組図 S=1/100

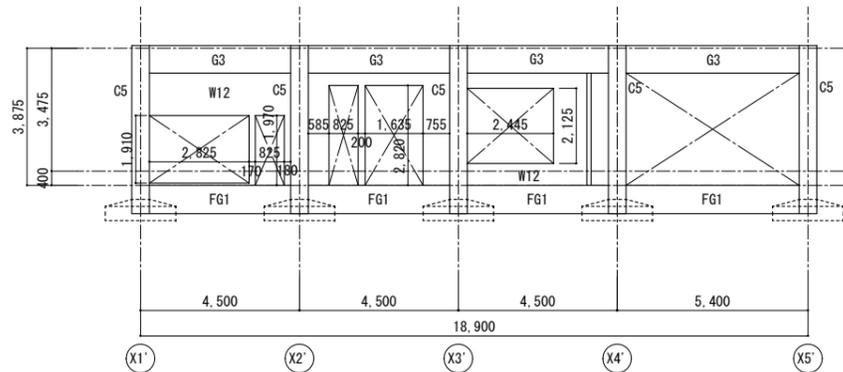

Y2' 通り軸組図 S=1/100

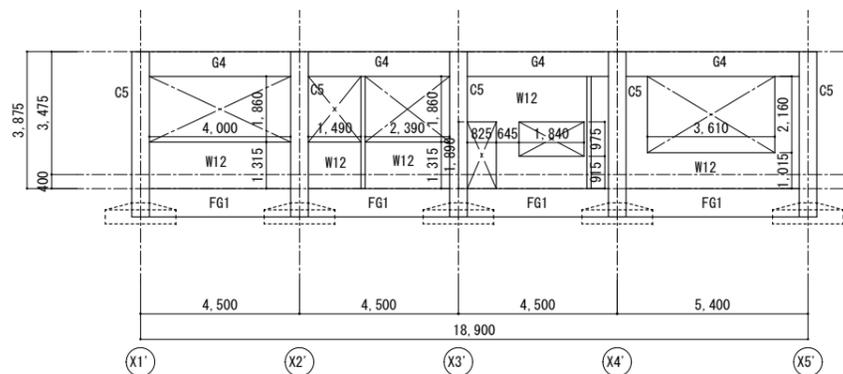


Y1' 通り軸組図 S=1/100

特記なき限りすべて撤去・解体とする。


1級建築士登録大臣第350116号
野田 康広

特記事項	一般共通事項	工事名称	旧泉河内小学校等解体工事		図面番号	KS / 09 (差)・構・電・設		日付	令和7年 月		照査	部長	担当	製図
		図名	【校舎棟】軸組図5		縮尺	1/100		株式会社手島建築設計事務所		1級建築士事務所登録—福岡県知事登録第1—11499号		1級建築士登録大臣第280194号		手島 誠



(C部詳細図) S=1/12

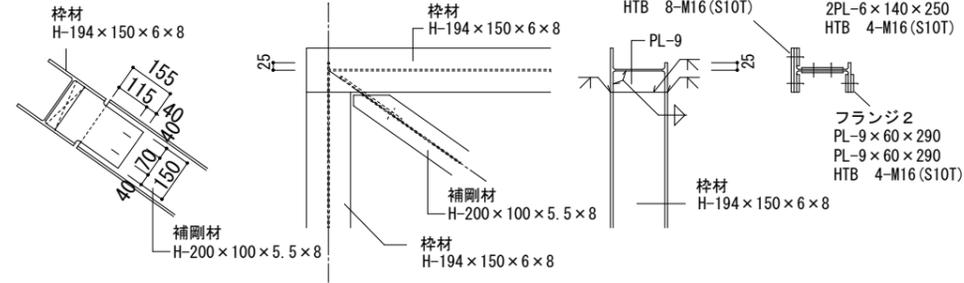

(A部詳細図) S=1/12

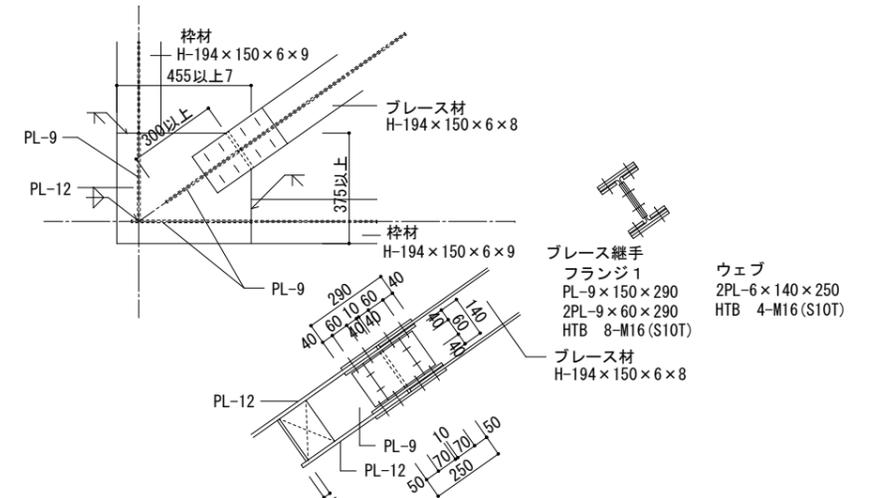

(B部詳細図) S=1/12

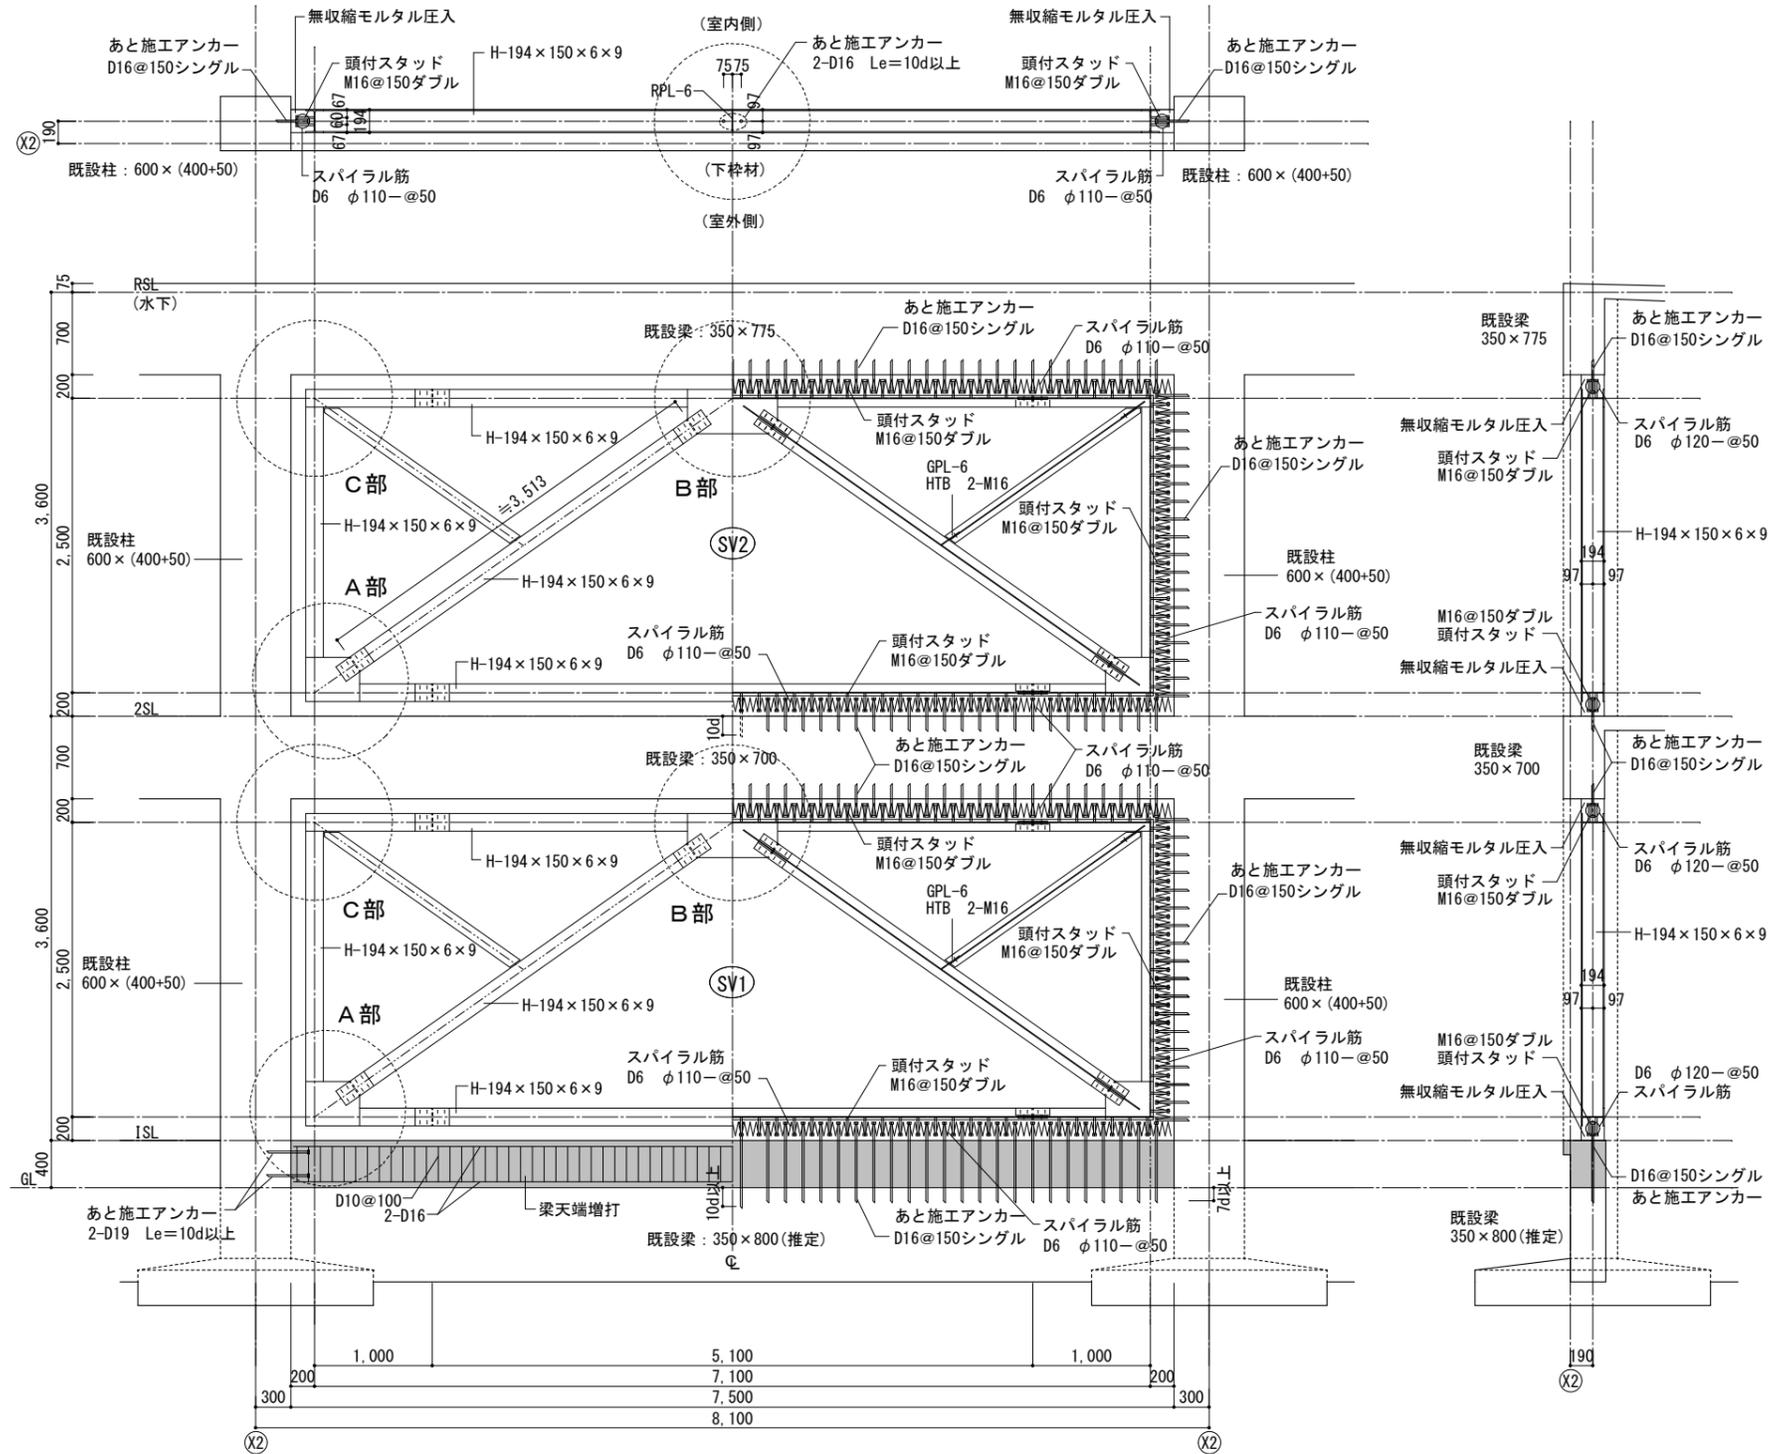
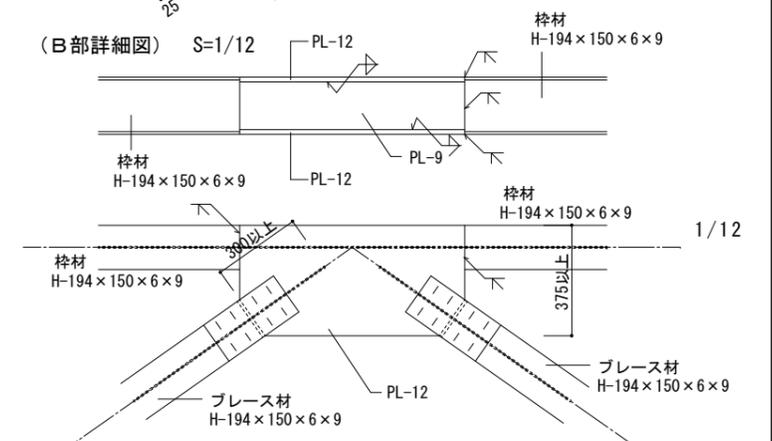


特記なき限りすべて撤去・解体とする。

1級建築士登録大臣第350116号
野田 康広

特記事項	一般共通事項	工事名称	旧泉河内小学校等解体工事	図面番号	KS / 10 (差)・構・電・設	日付	令和7年 月	照査	部長	担当	製図
		図名	【校舎棟】付付鉄骨プレース詳細図	縮尺	1/20・50	株式会社手島建築設計事務所		1級建築士事務所登録-福岡県知事登録第1-11499号 1級建築士登録大臣第280194号 手島 誠			


使用材料	
コンクリート	: $F_c=21\text{N/mm}^2$
モルタル	: $F_m30\text{N/mm}^2$ (無収縮)
鉄筋	: SD295A (D6、D13)
	: SD345 (D19)
あと施工アンカー: 接着系(カプセル型・回転打撃式)	
定着長さ=20da (ナット付)	

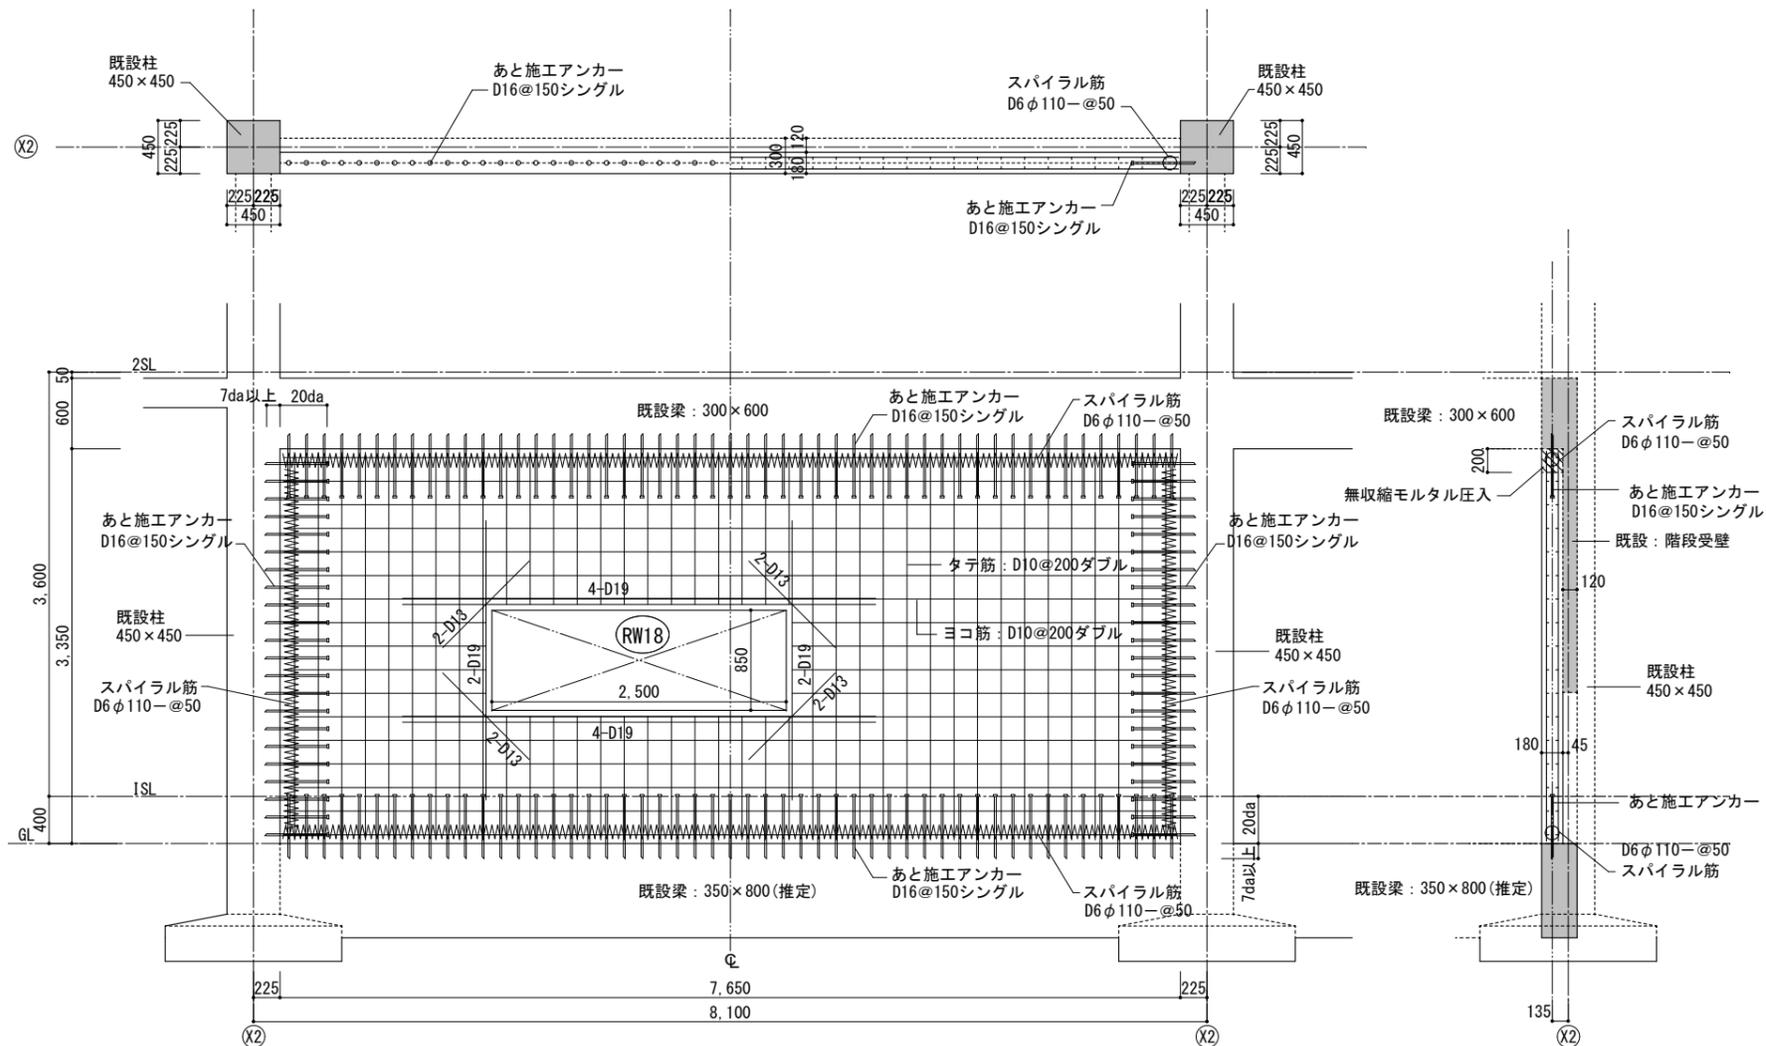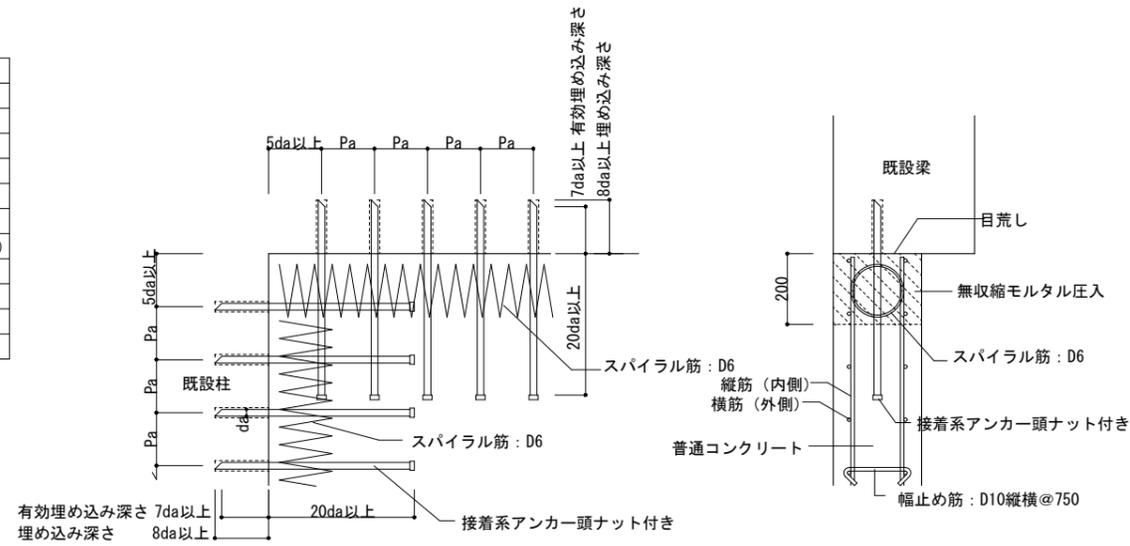

特記なき限りすべて撤去・解体とする。


1級建築士登録大臣第350116号
野田 康広

特記事項	一般共通事項	工事名称	旧泉河内小学校等解体工事	図面番号	KS / 1.1 (巻)・構・電・設	日付	令和7年 月	照査	部長	担当	製図
		図名	【校舎棟】RC壁補強詳細図	縮尺	1/20・50	株式会社手島建築設計事務所		1級建築士事務所登録-福岡県知事登録第1-11499号 1級建築士登録大臣第280194号 手島 誠			

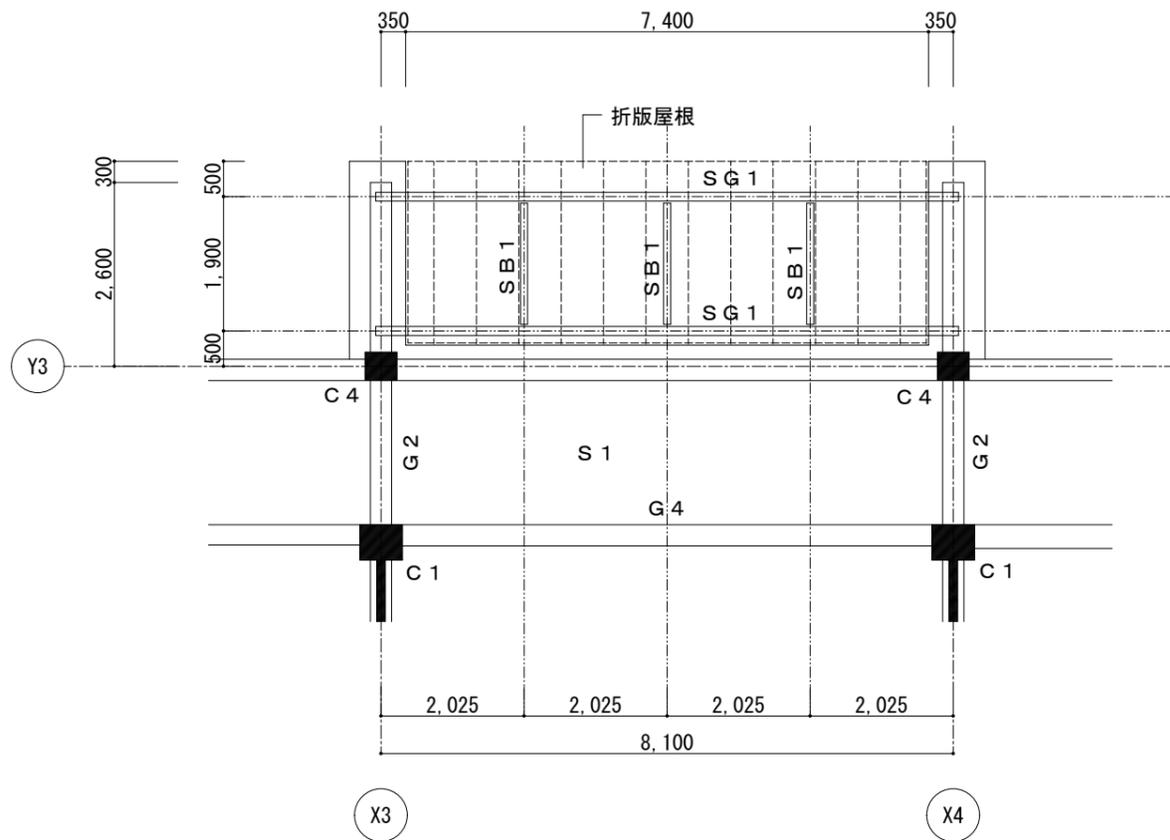


底部分梁・屋根伏図 S=1/50

使用材料	鋼材 SS400 (溶融亜鉛メッキ)
	HTB F10T (溶融亜鉛メッキボルト)
	無収縮モルタル Fm=30N/mm ²
	アンカーボルト 構造用アンカーボルト (接着系あと施工アンカー)

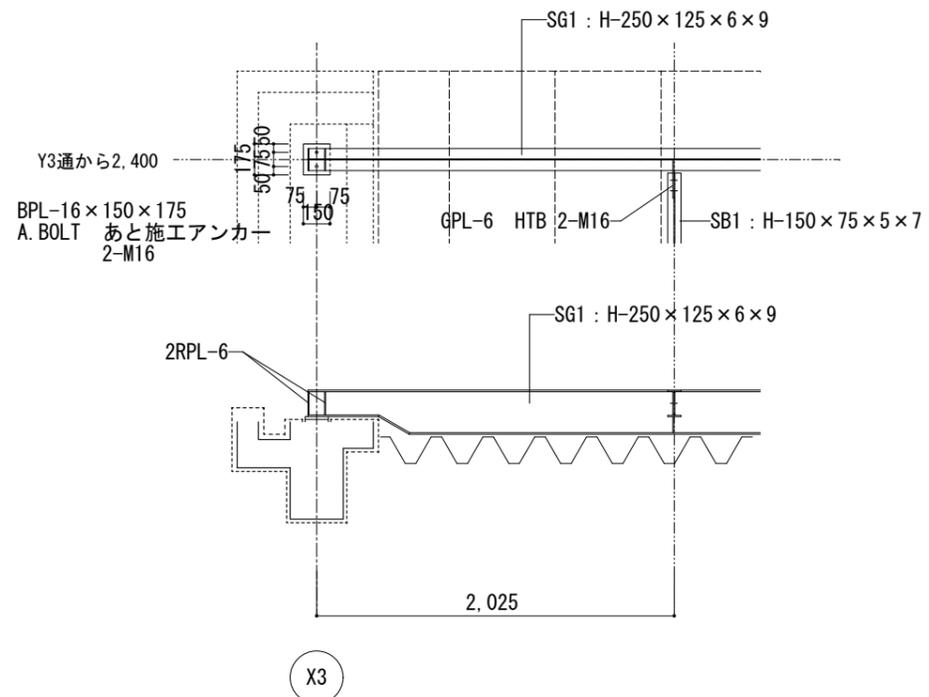

Y軸断面詳細図 S=1/20

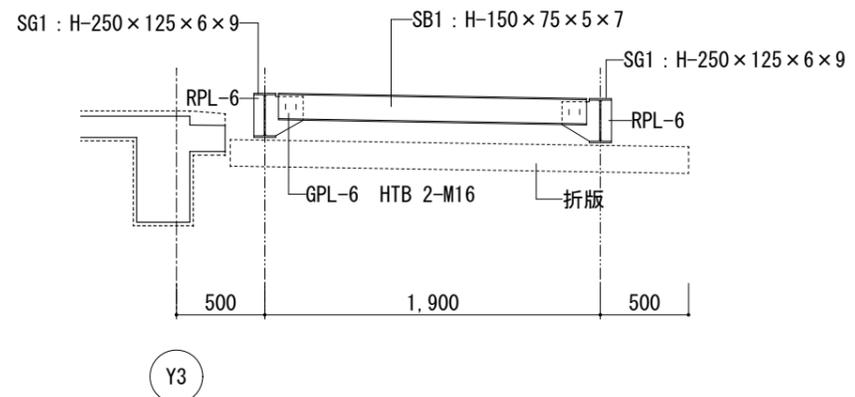


X軸断面詳細図 S=1/20

特記なき限りすべて撤去・解体とする。

1級建築士登録大臣第350116号
野田 康広

特記事項	一般共通事項	工事名称	旧泉河内小学校等解体工事	図面番号	KS / 1.2 (巻)・構・電・設	日付	令和7年 月	照査	部長	担当	製図
		図名	【校舎棟】底補強詳細図	縮尺	1/20・50	株式会社手島建築設計事務所		1級建築士事務所登録-福岡県知事登録第1-11499号 1級建築士登録大臣第280194号 手島 誠			


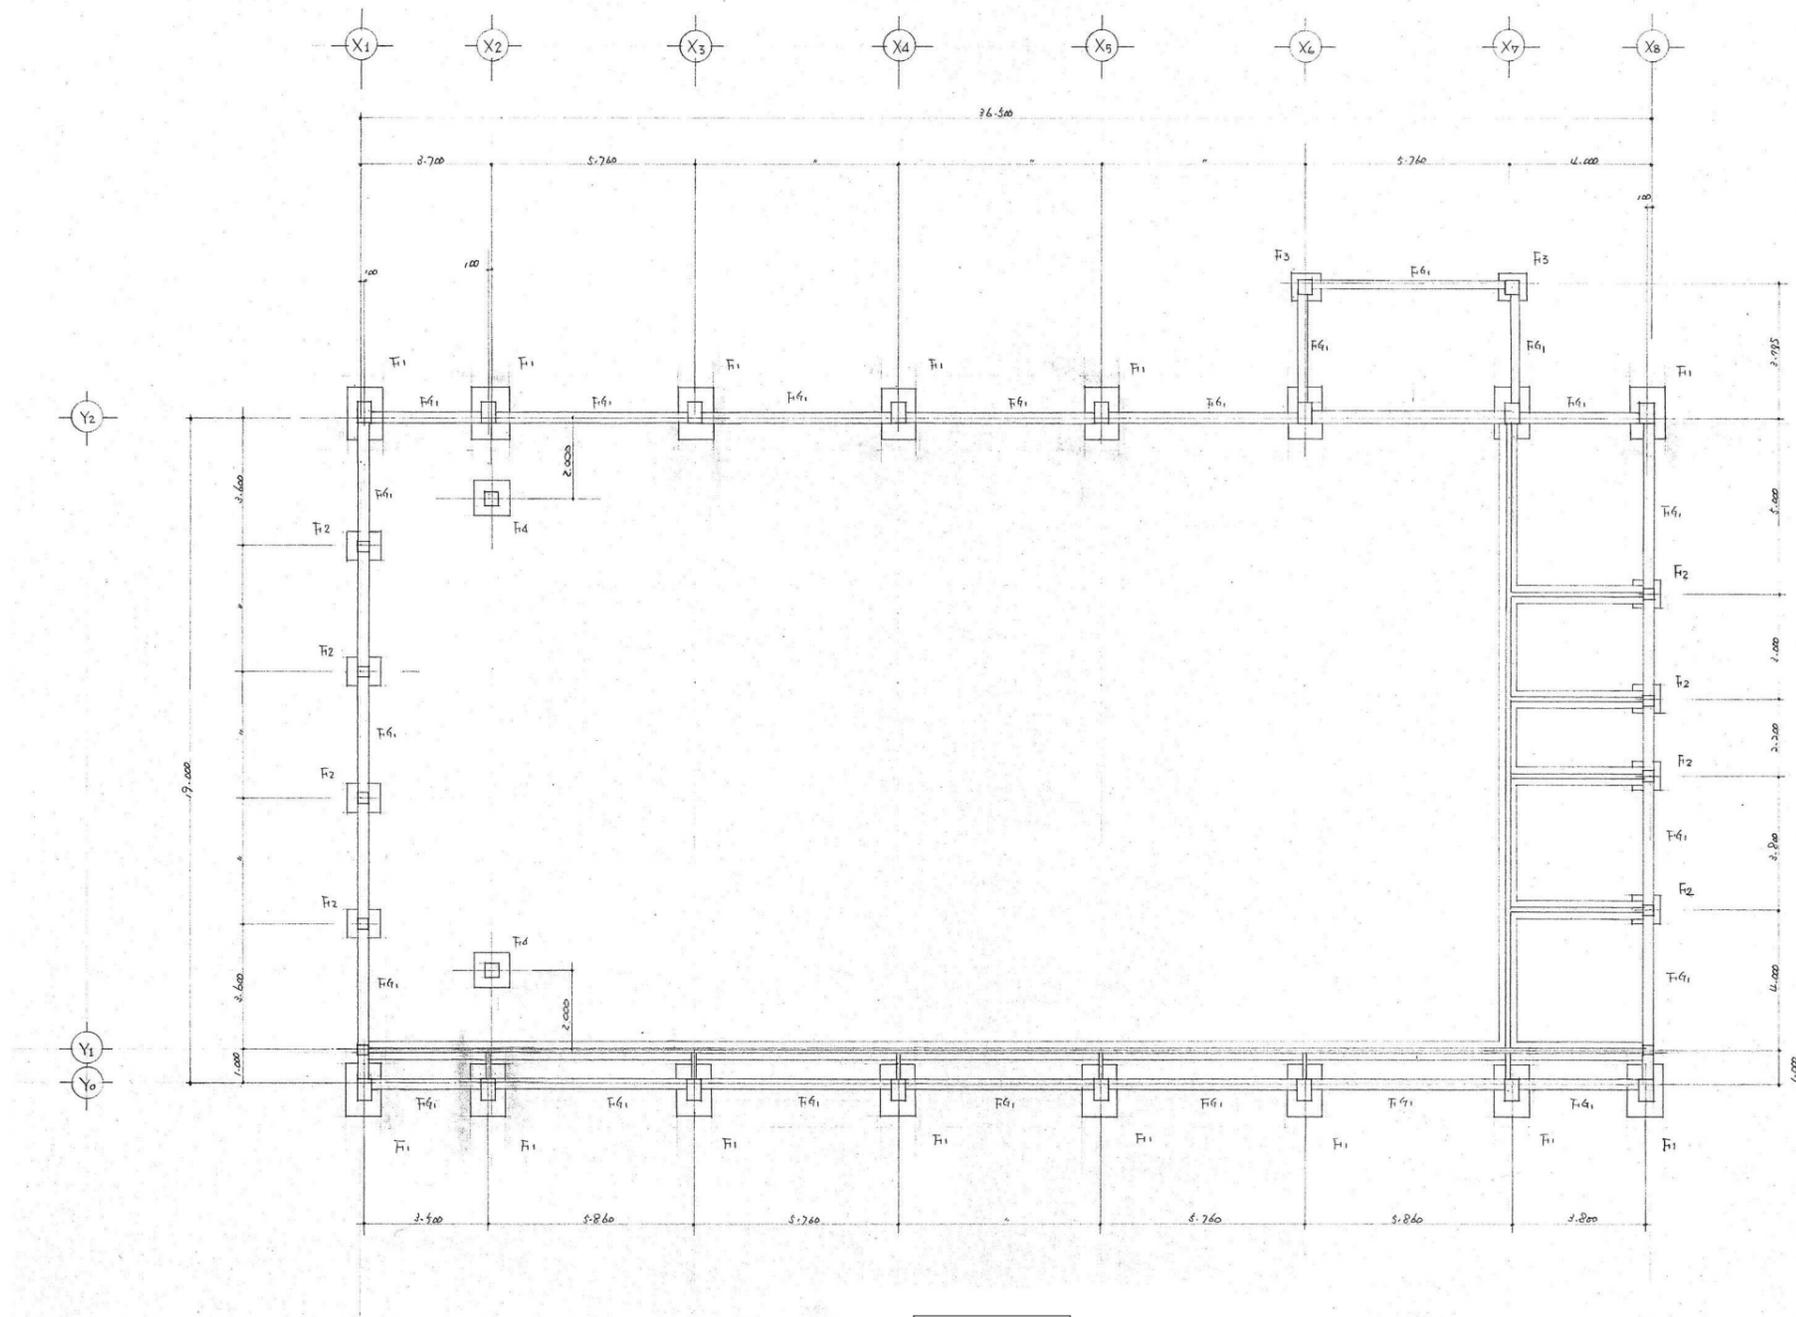


基礎伏図 S=1/100


特記なき限りすべて撤去・解体とする。

1級建築士登録大臣第350116号
野田 康広

特記事項	一般共通事項	工事名称	旧泉河内小学校等解体工事	図面番号	KS / 13	日付	令和7年 月	照査	部長	担当	製図
		図名	【体育館】基礎伏図	縮尺	1/100	株式会社手島建築設計事務所 1級建築士事務所登録-福岡県知事登録第1-11499号 1級建築士登録大臣第280194号 手島 誠					

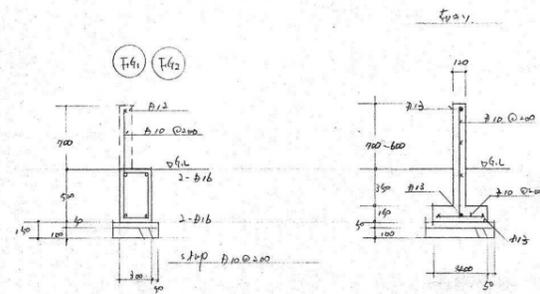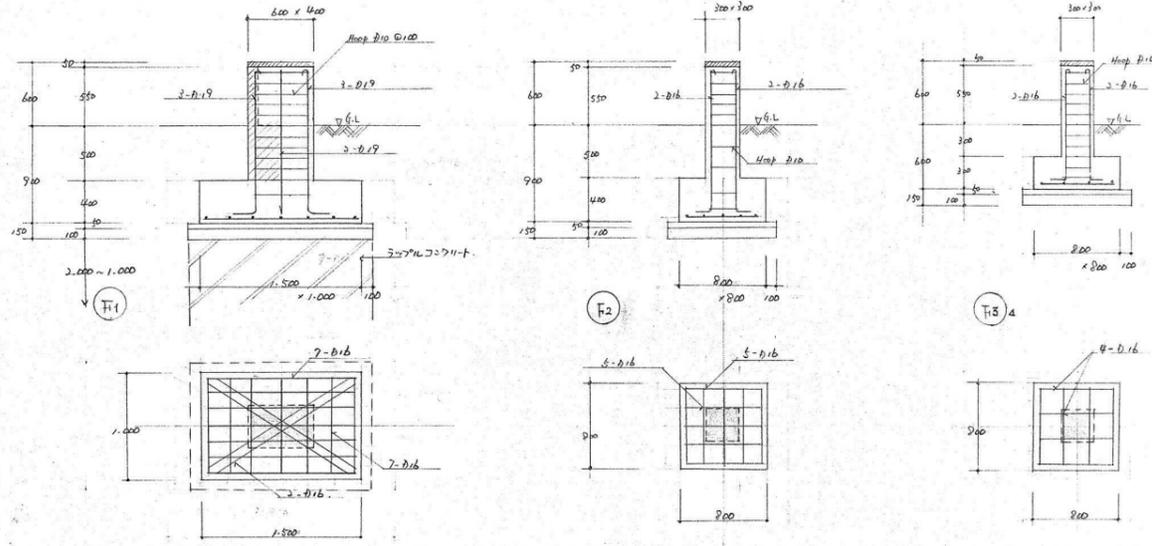

基礎リスト S=1/30

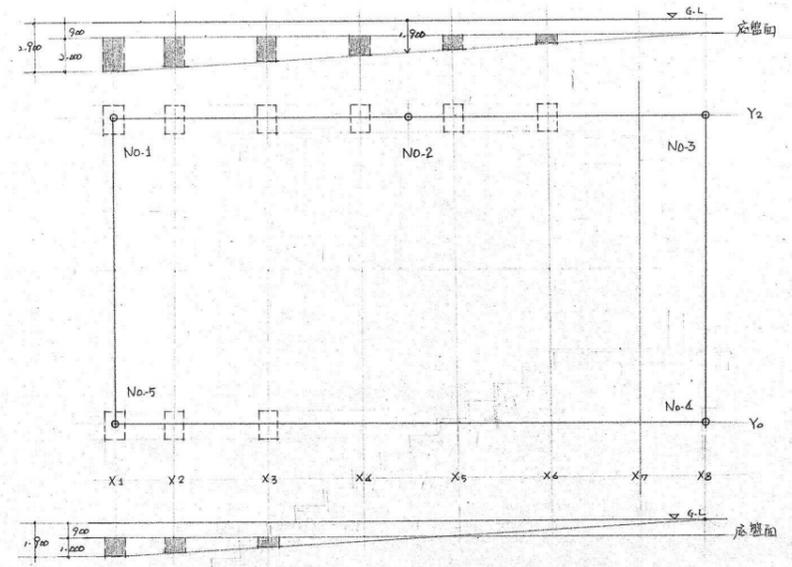


地盤改良（ラップルコンクリート）計画図 S=1/200


特記なき限りすべて撤去・解体とする。

1級建築士登録大臣第350116号
野田 康広


特記事項	一般共通事項	工事名称	旧泉河内小学校等解体工事	図面番号	KS / 1.4 (巻)・構・電・設	日付	令和7年 月	照査	部長	担当	製図
		図名	【体育館】基礎詳細図	縮尺	1/30・200	株式会社手島建築設計事務所		1級建築士事務所登録-福岡県知事登録第1-11499号 1級建築士登録大臣第280194号 手島 誠			

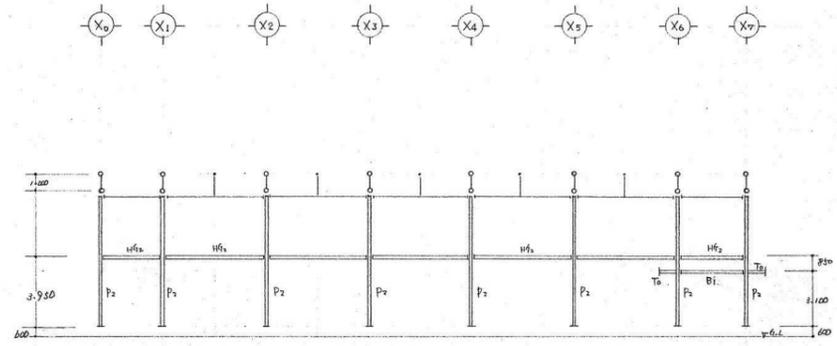


Y1通り軸組図 S=1/200

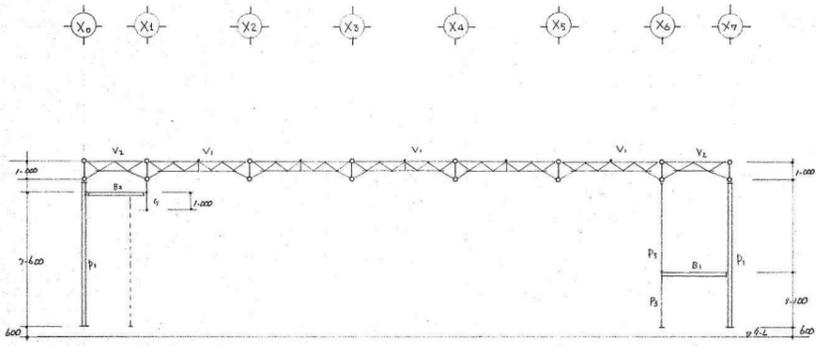


中間部軸組図 S=1/200

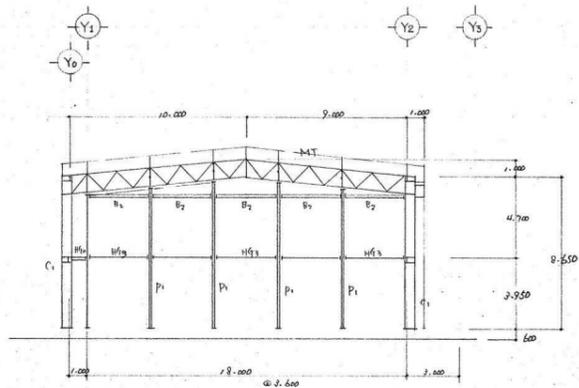


X0通り軸組図 S=1/200

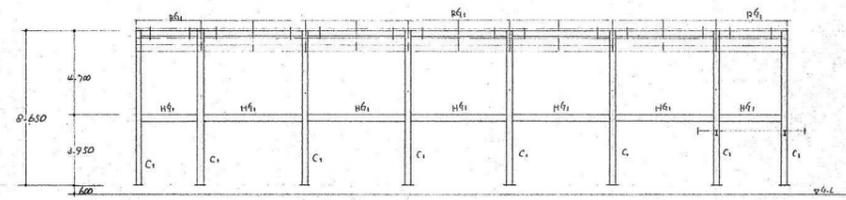


Y0通り軸組図 S=1/200

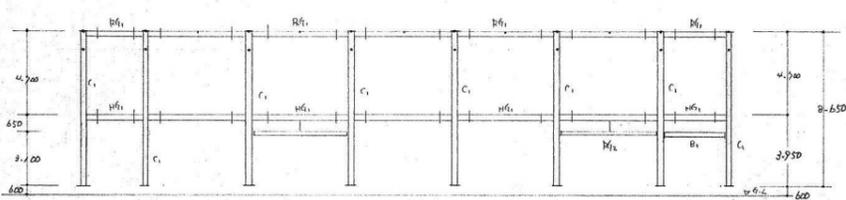


Y2通り軸組図 S=1/200

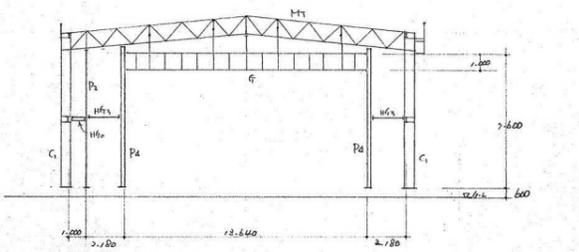


X1通り軸組図 S=1/200

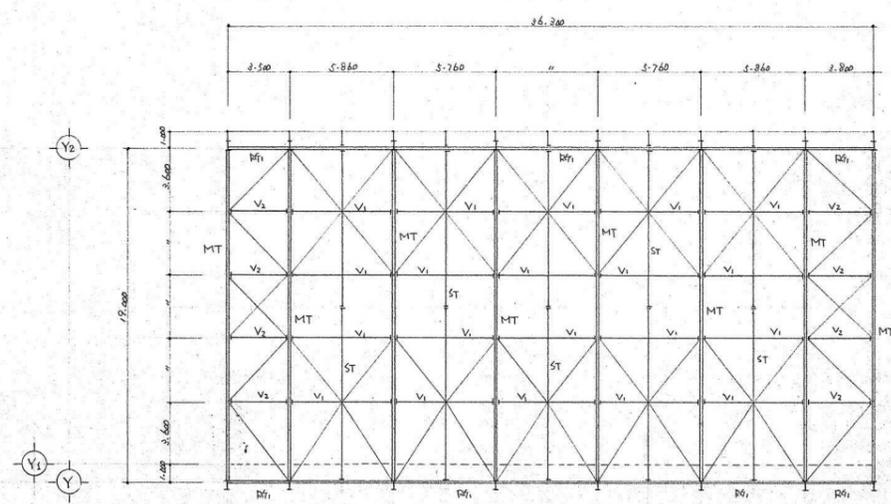


小屋伏図 上弦通 S=1/200

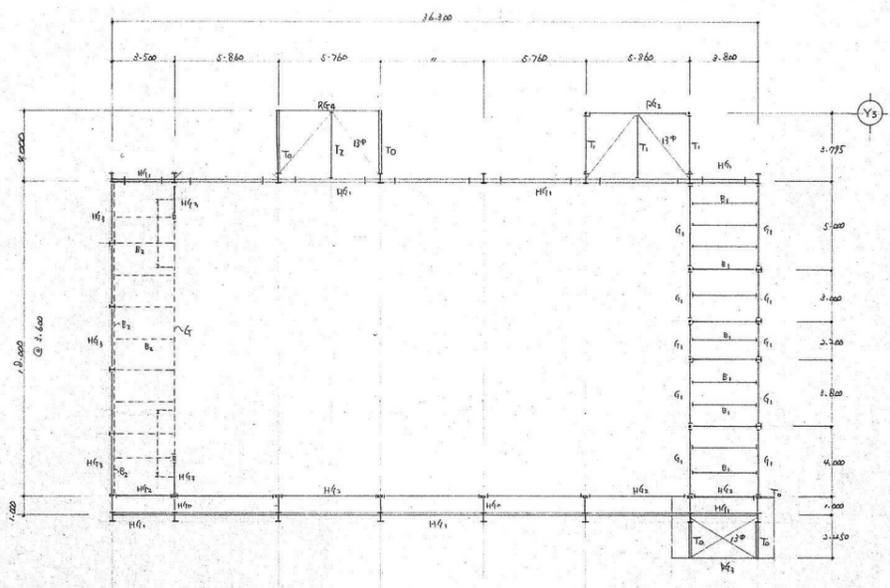

梁柱伏図 S=1/200

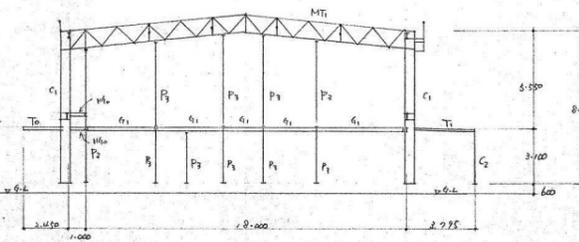

X6通り軸組図 S=1/200

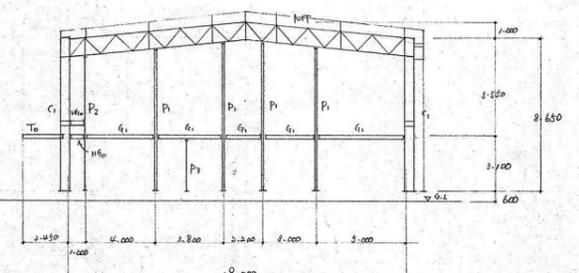


X7通り軸組図 S=1/200

特記なき限りすべて撤去・解体とする。

1級建築士登録大臣第350116号
野田 康広

特記事項	一般共通事項	工事名称	旧泉河内小学校等解体工事	図面番号	KS / 15 (巻)・構・電・設	日付	令和7年 月	照査	部長	担当	製図
		図名	【体育館】小屋伏図・柱梁伏図・軸組図	縮尺	1/200	株式会社手島建築設計事務所		1級建築士事務所登録一福岡県知事登録第1-11499号 1級建築士登録大臣第280194号 手島 誠			

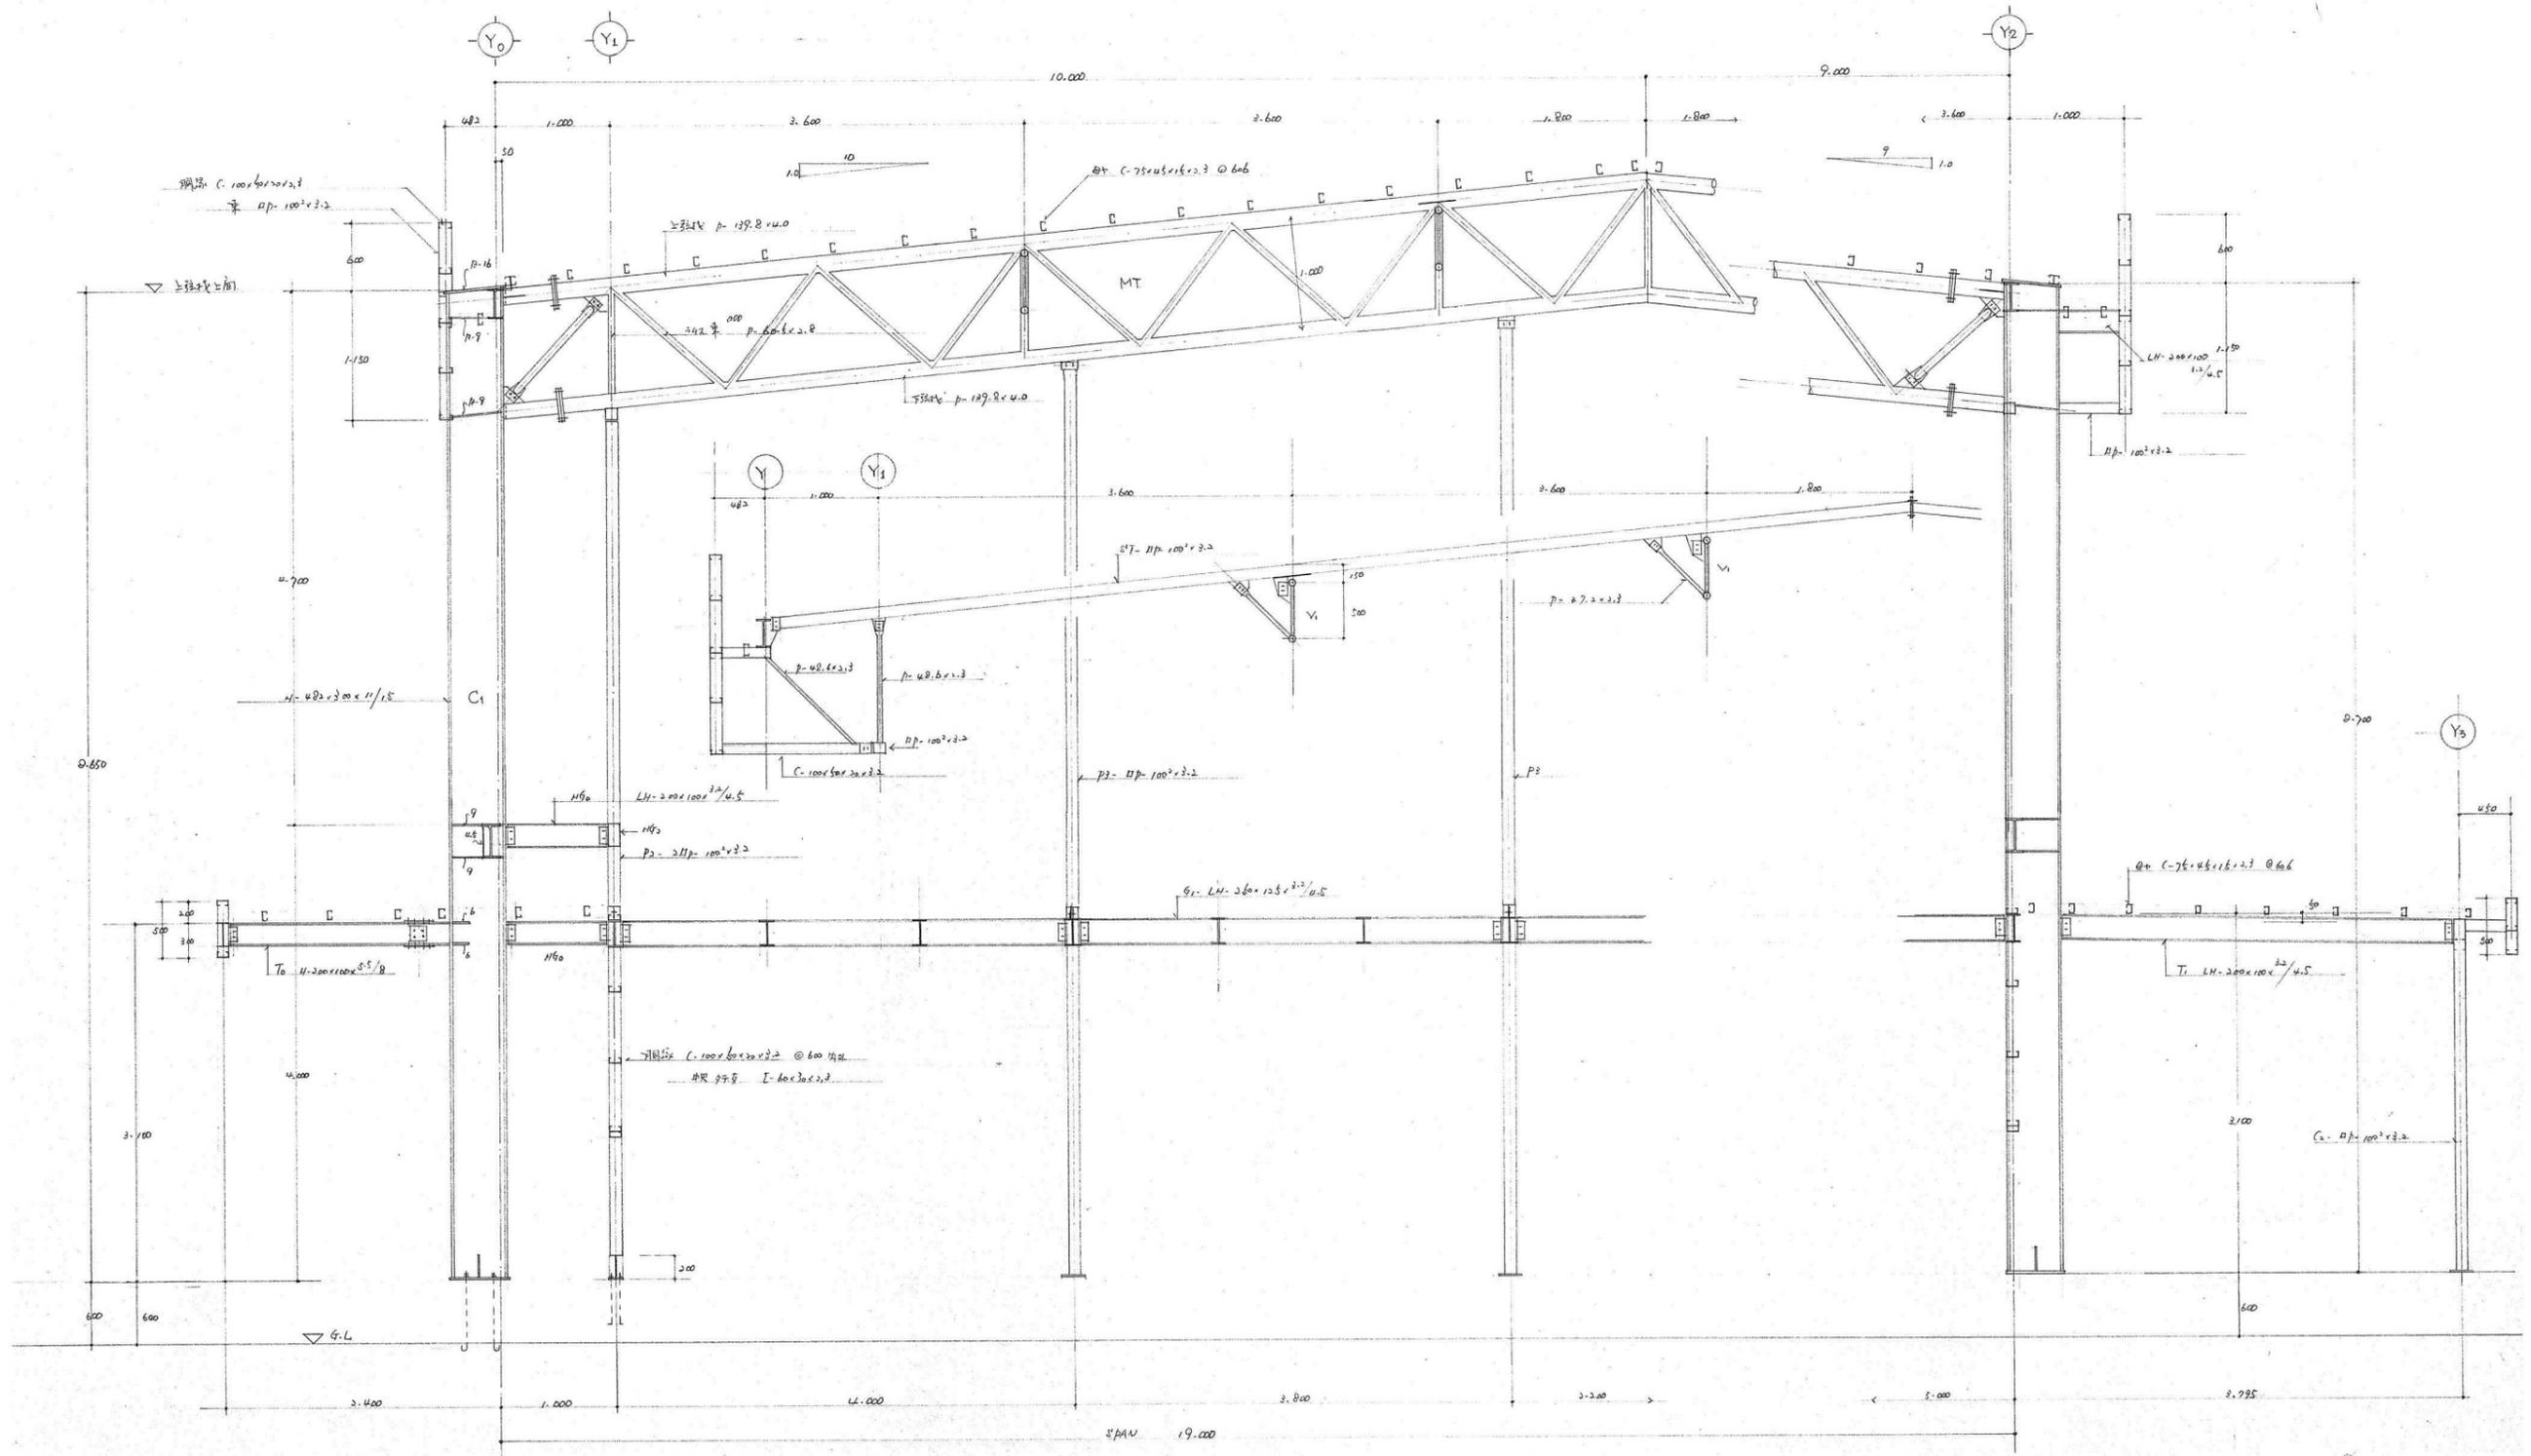


X6通り鉄骨矩計詳細図 S-1/30

特記なき限りすべて撤去・解体とする。

1級建築士登録大臣第350116号
野田 康広

特記事項	一般共通事項	工事名称	旧泉河内小学校等解体工事	図面番号	KS / 16 (巻)・構・電・設	日付	令和7年 月	照査	部長	担当	製図
		図名	【体育館】鉄骨矩計詳細図1	縮尺	1/30	株式会社手島建築設計事務所		1級建築士事務所登録一福岡県知事登録第1-11499号 1級建築士登録大臣第280194号 手島 誠			





















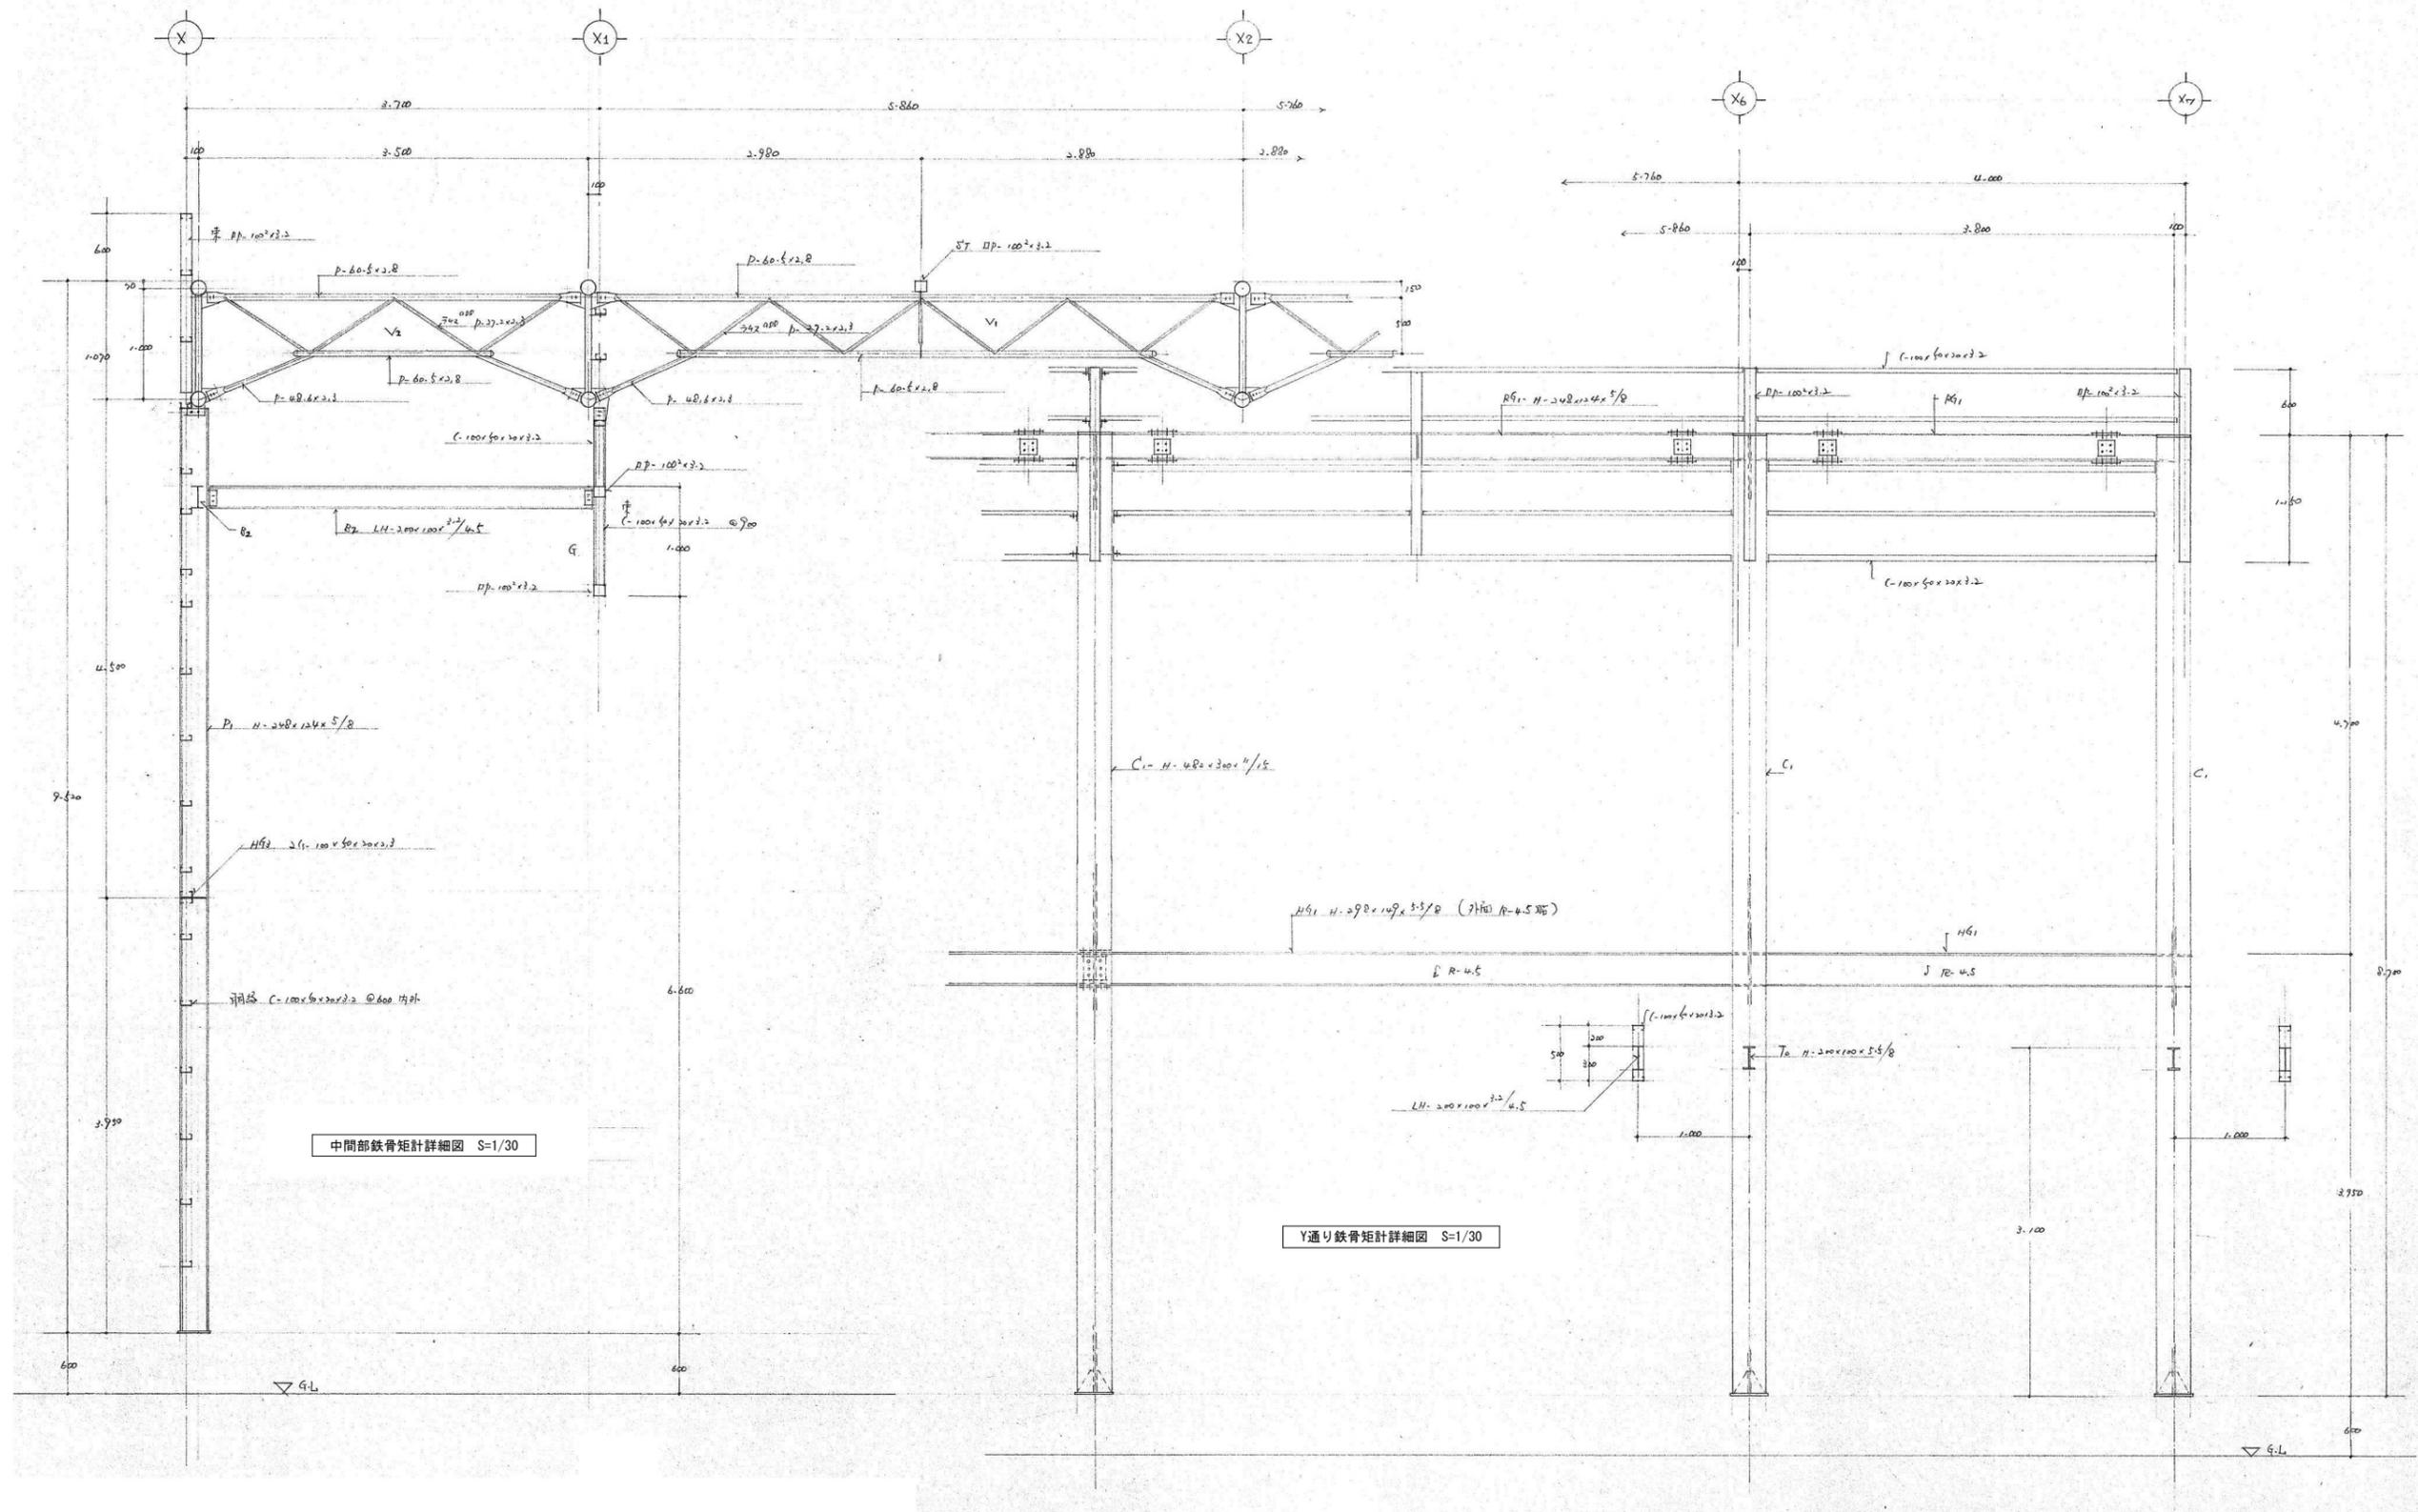


特記なき限りすべて撤去・解体とする。

1級建築士登録大臣第350116号
野田 康広

特記事項	一般共通事項	工事名称	旧泉河内小学校等解体工事	図面番号	KS / 17 (巻)・構・電・設	日付	令和7年 月	照査	部長	担当	製図
		図名	【体育館】鉄骨矩計詳細図2	縮尺	1/30	株式会社手島建築設計事務所		1級建築士事務所登録一福岡県知事登録第1-11499号 1級建築士登録大臣第280194号 手島 誠			

         
 

部材リスト S-1/30

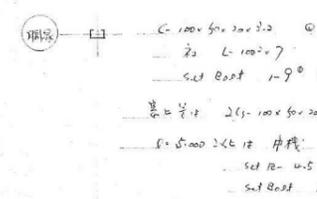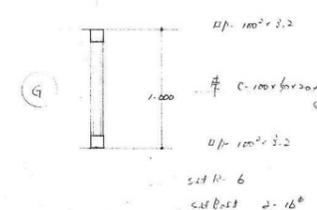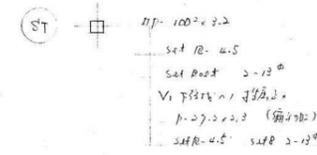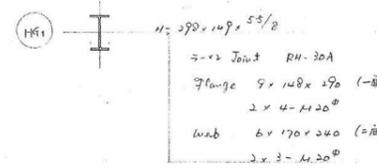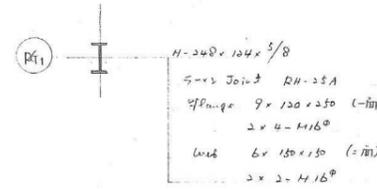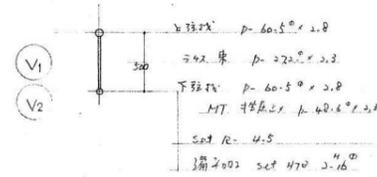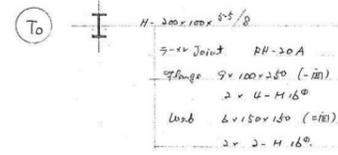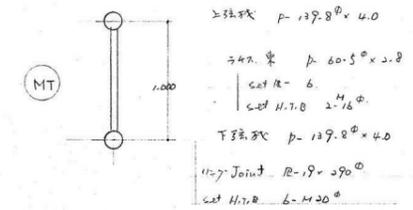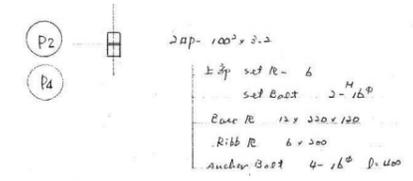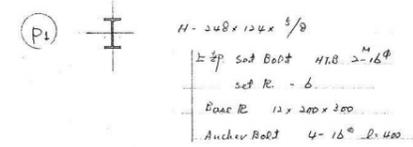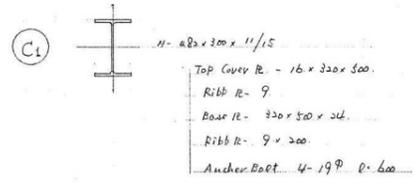

特記なき限りすべて撤去・解体とする。

1級建築士登録大臣第350116号
野田 康広

特記事項	一般共通事項	工事名称	旧泉河内小学校等解体工事	図面番号	KS / 18 (巻)・構・電・設	日付	令和7年 月	照査	部長	担当	製図
		図名	【体育館】各部材リスト図	縮尺	1/30	株式会社手島建築設計事務所		1級建築士事務所登録-福岡県知事登録第1-11499号 1級建築士登録大臣第280194号 手島 誠			

 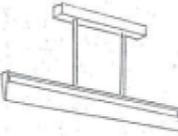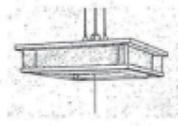							
A	FSS-402	B	FSS-401	C	FSS-201	D	FT-41091
							
E	FSC2-204	F	FSF2-401+301	G	FCL-40+32	H	FL-20-1-WP
							
J	IL-60	K1	FRS2-403				
		K2	FRS2-202				

撤去（凡例）

	TVユニット露出型
	スピーカー露出型
	インターホン
	フローコンセント 2P15A 2口
	コンセント 2P15A 2口
	スイッチ



電気（凡例）	
	(19) WF1.6-2C
	1.6×2 (19) WF1.6-3C
	1.6×3 (19) WF1.6-2C×2
	1.6×4 (19) WF2.0-2C
通信（凡例）	
	(19) AE1.2-2C
	1.2×2 (19) AE1.2-3C
	1.2×3 (19) AE1.2-4C
	1.2×4 (19) AE1.2-2C+AE1.2-3C

特記なき限りすべて撤去・解体とする。

1級建築士登録大臣第350116号
野田 康広

特記事項	一般共通事項	工事名称	旧泉河内小学校等解体工事	図面番号	KE / 01	日付	令和7年 月	照査	部長	担当	製図
		図名	【校舎棟】照明器具姿図	縮尺	Non Scale	株式会社手島建築設計事務所		1級建築士事務所登録-福岡県知事登録第1-11499号 1級建築士登録大臣第280194号 手島 誠			

凡例 (撤去)		
記号	名称	備考
WP	ブルボックス (防水形)	400×400×300
○	照明器具	照明器具リスト参照
○	ブラケットライト 壁付	照明器具リスト参照
○	スポットライト	
○	照明器具	照明器具リスト参照
○	コンセント壁付 (2口)	
○	コンセント壁付 (防雨形)	
○	コンセント天井付	
○	コンセント床付 ボックス無	
○	LANケーブル	
○	通信用 (電話用) アウトレット 壁付	
○	スイッチ	
□	分電盤	
○	スピーカー 壁付	

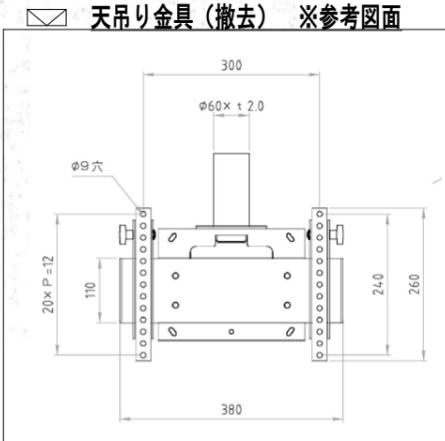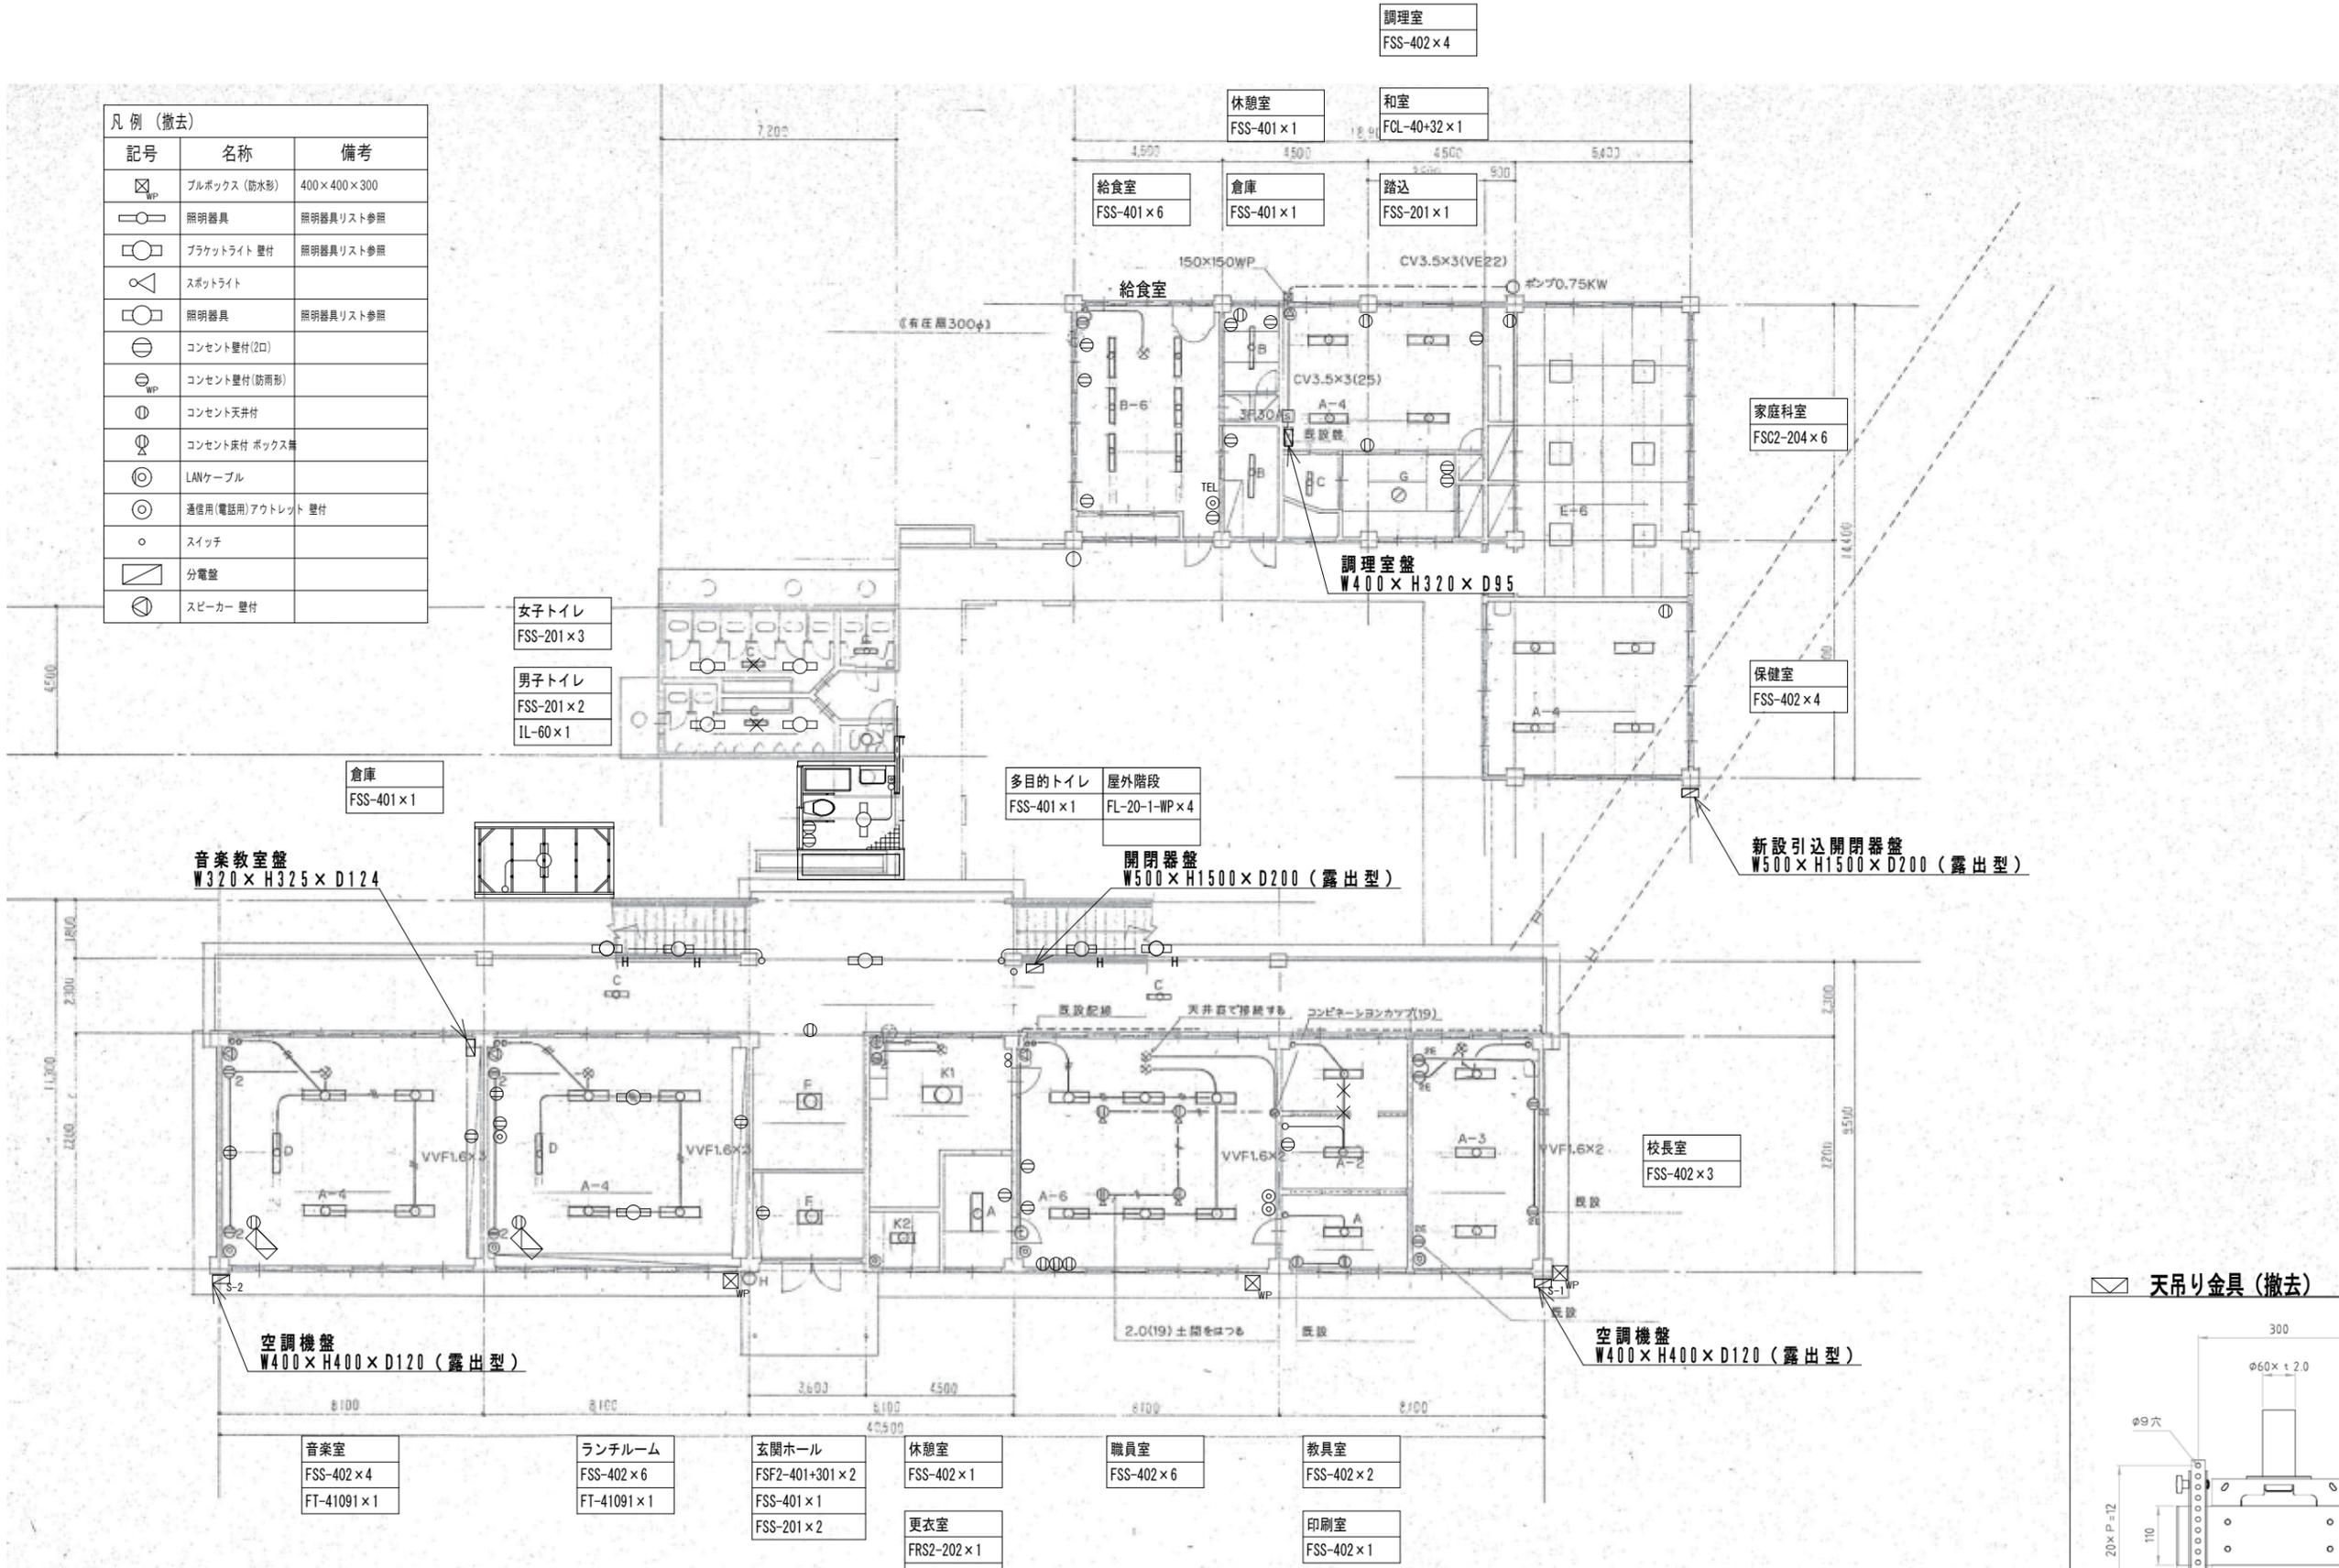

特記なき配線は下記による。	
———	隠蔽配線
- - - - -	露出配線


特記なき限りすべて撤去・解体とする。

1級建築士登録大臣第350116号
野田 康広

特記事項	一般共通事項	工事名称	旧泉河内小学校等解体工事	図面番号	KE / 02	日付	令和7年 月	照査	部長	担当	製図
		図名	【校舎棟】1階 電灯・コンセント設備平面図	縮尺	1/100	株式会社手島建築設計事務所		1級建築士事務所登録一級建築師登録第1-11499号 1級建築士登録大臣第280194号 手島 誠			

凡例 (撤去)

記号	名称	備考
☒	ブルボックス (防水形)	400×400×300
○	照明器具	照明器具リスト参照
○	ブラケットライト 壁付	
○	スポットライト	
○	照明器具	
⊖	コンセント壁付 (2口)	
⊖	コンセント壁付 (防雨形)	
⊖	コンセント天井付	
⊖	コンセント床付 ボックス無	
⊖	TV	
⊖	通信用 (電話用) アウトレット 壁付	
●	スイッチ	
■	分電盤	
⊖	スピーカー 壁付	

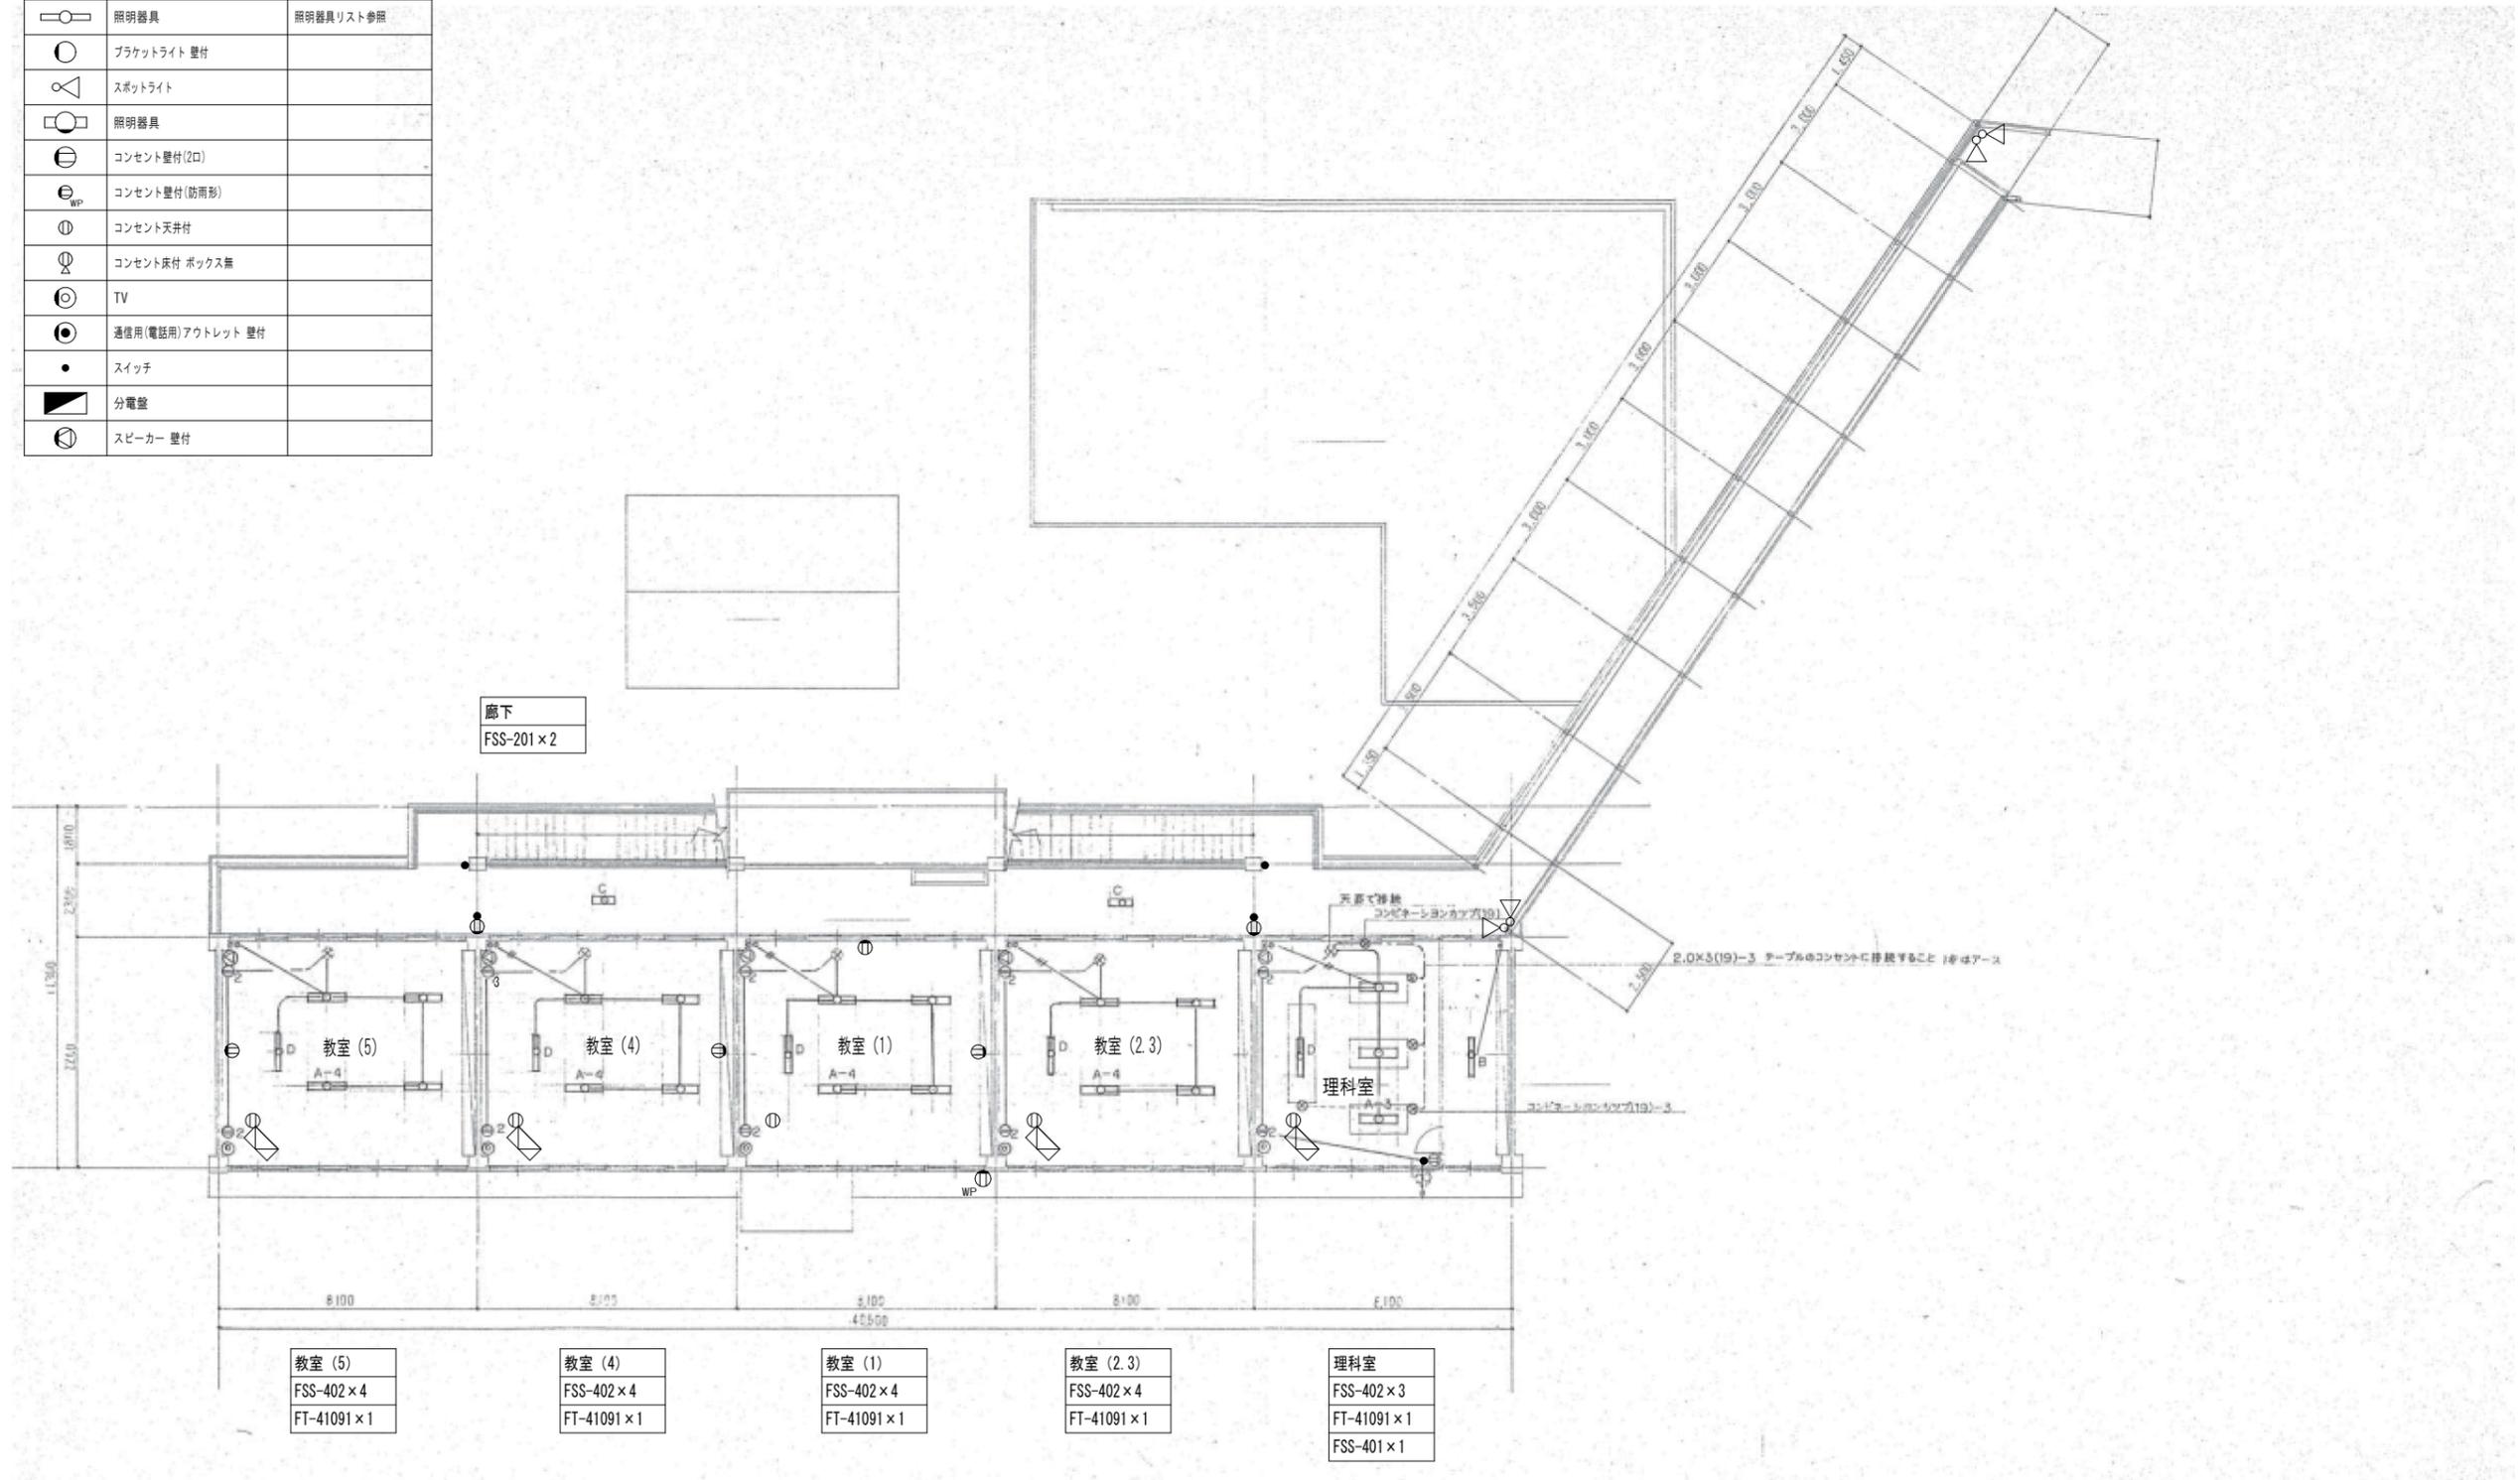

廊下
FSS-201×2

教室 (5)
FSS-402×4
FT-41091×1

教室 (4)
FSS-402×4
FT-41091×1

教室 (1)
FSS-402×4
FT-41091×1

教室 (2.3)
FSS-402×4
FT-41091×1

理科室
FSS-402×3
FT-41091×1
FSS-401×1


特記なき配線は下記による。

———	隠蔽配線
- - - - -	露出配線

特記なき限りすべて撤去・解体とする。

1級建築士登録大臣第350116号
野田 康広

特記事項	一般共通事項	工事名称	旧泉河内小学校等解体工事	図面番号	KE / 03	日付	令和7年 月	照査	部長	担当	製図
		図名	【校舍棟】2階 電灯・コンセント設備平面図	縮尺	1/100						
											株式会社手島建築設計事務所
											1級建築士事務所登録一福岡県知事登録第1-11499号 1級建築士登録大臣第280194号 手島 誠

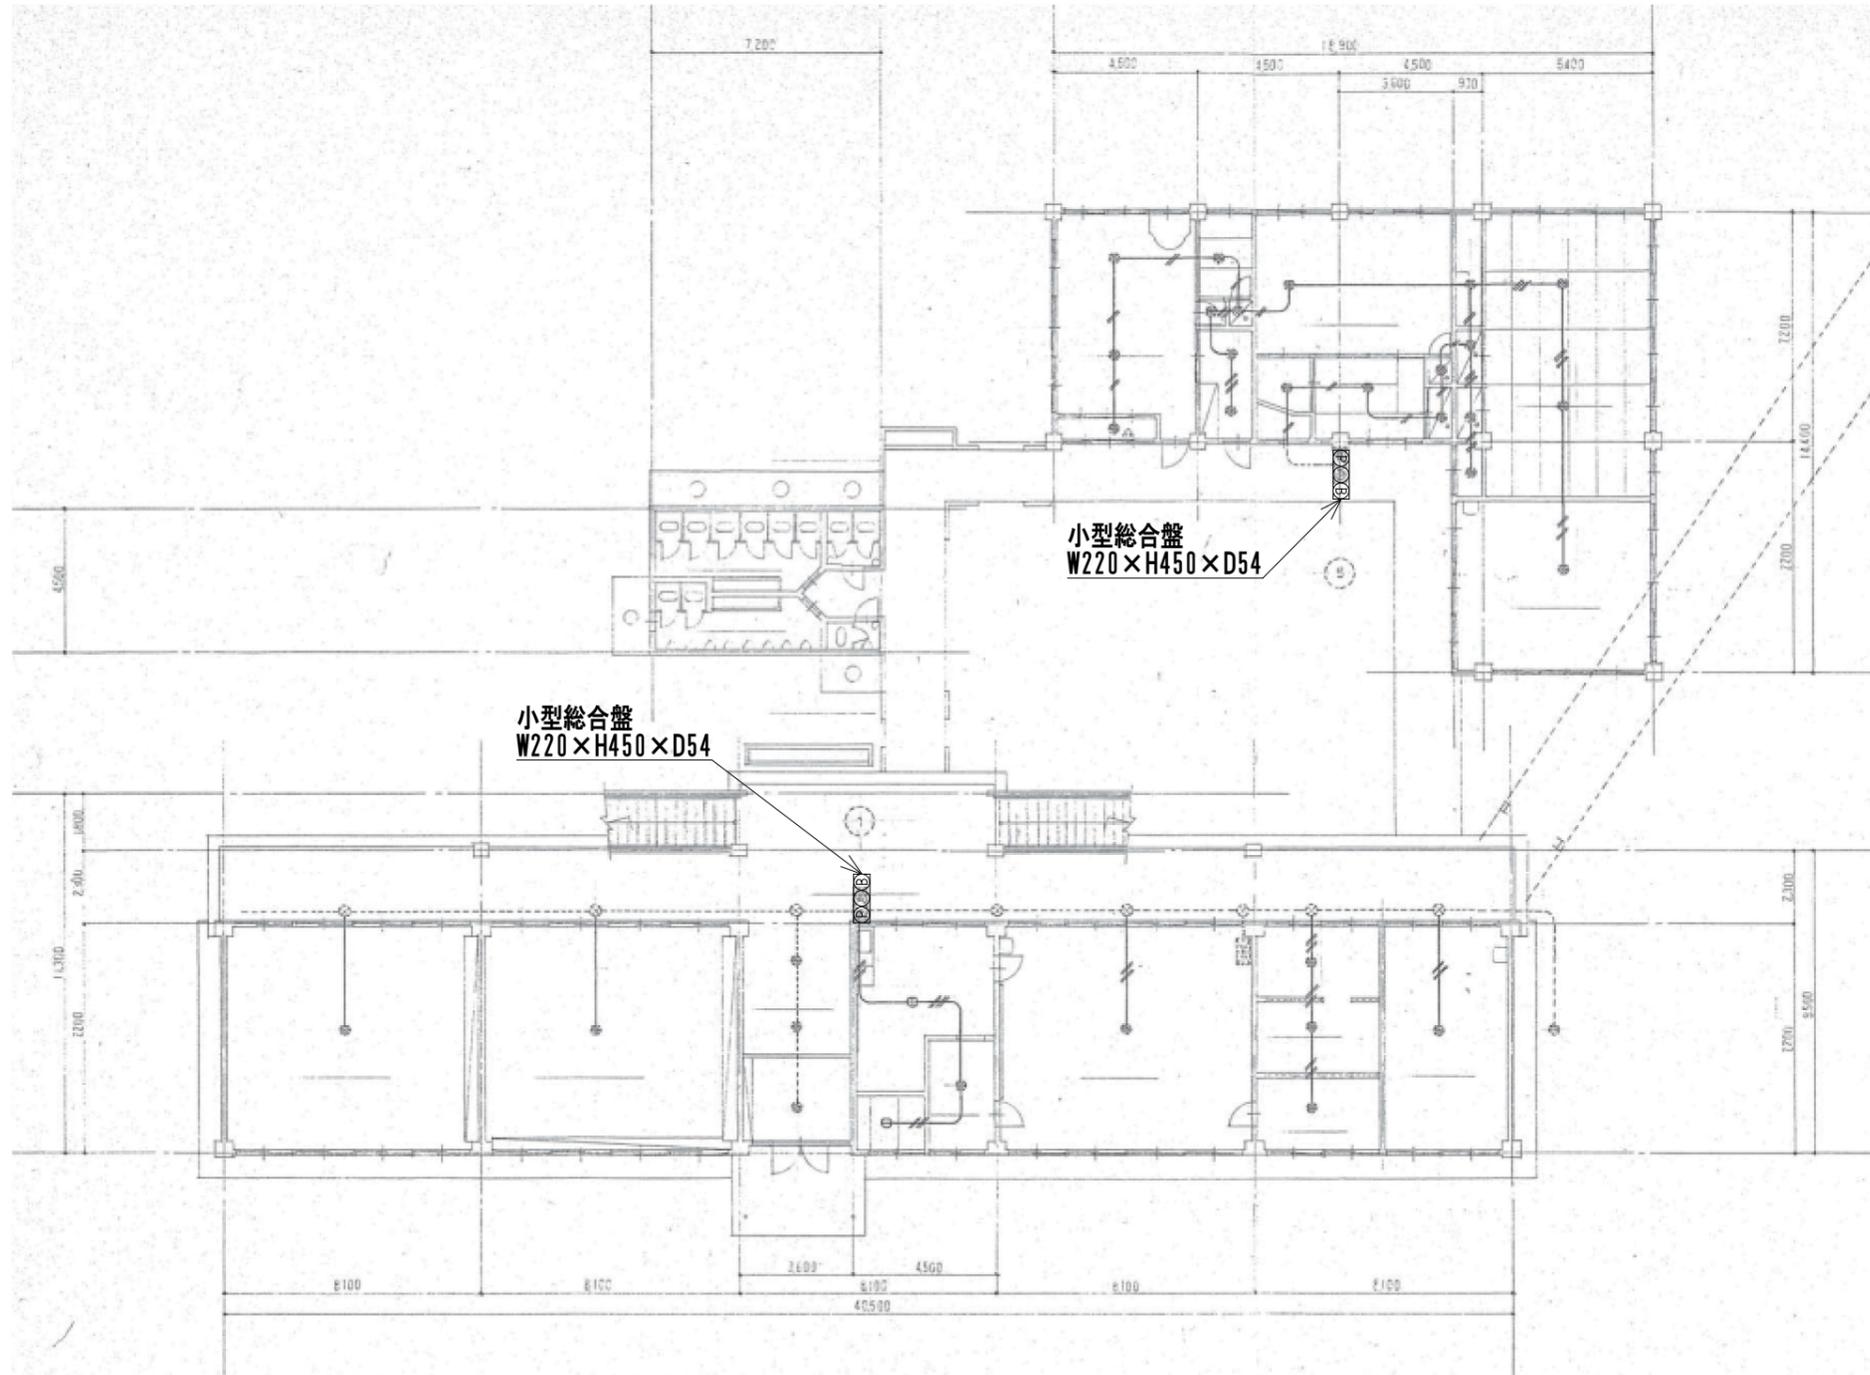

記号	名称	数量	備 考
⊕	定電式スポット音感知器	2 個	(⊕は「撤去」)
⊖	定電式スポット音感知器	1 個	(⊖は「設置」)
⊙	定電式スポット音感知器	1 個	(⊙は「設置」)

注 記 配入を配管配線は下記の通りとする。但し二重天井内はケーブル工事とする。
 AE12-2P(19)
 寸法は図面に示す通りとする。


特記なき配線は下記による。

———	隠蔽配線
- - - - -	露出配線

特記なき限りすべて撤去・解体とする。

1級建築士登録大臣第350116号
野田 康広


特記事項	一般共通事項	工事名称	旧泉河内小学校等解体工事	図面番号	KE / 04	日付	令和7年 3月	照査部長	担当	製図
		図名	【校舎棟】1階 火災報知設備平面図	縮尺	1/100	株式会社手島建築設計事務所	1級建築士事務所登録-福岡県知事登録第1-11499号	1級建築士登録大臣第280194号	手島 誠	

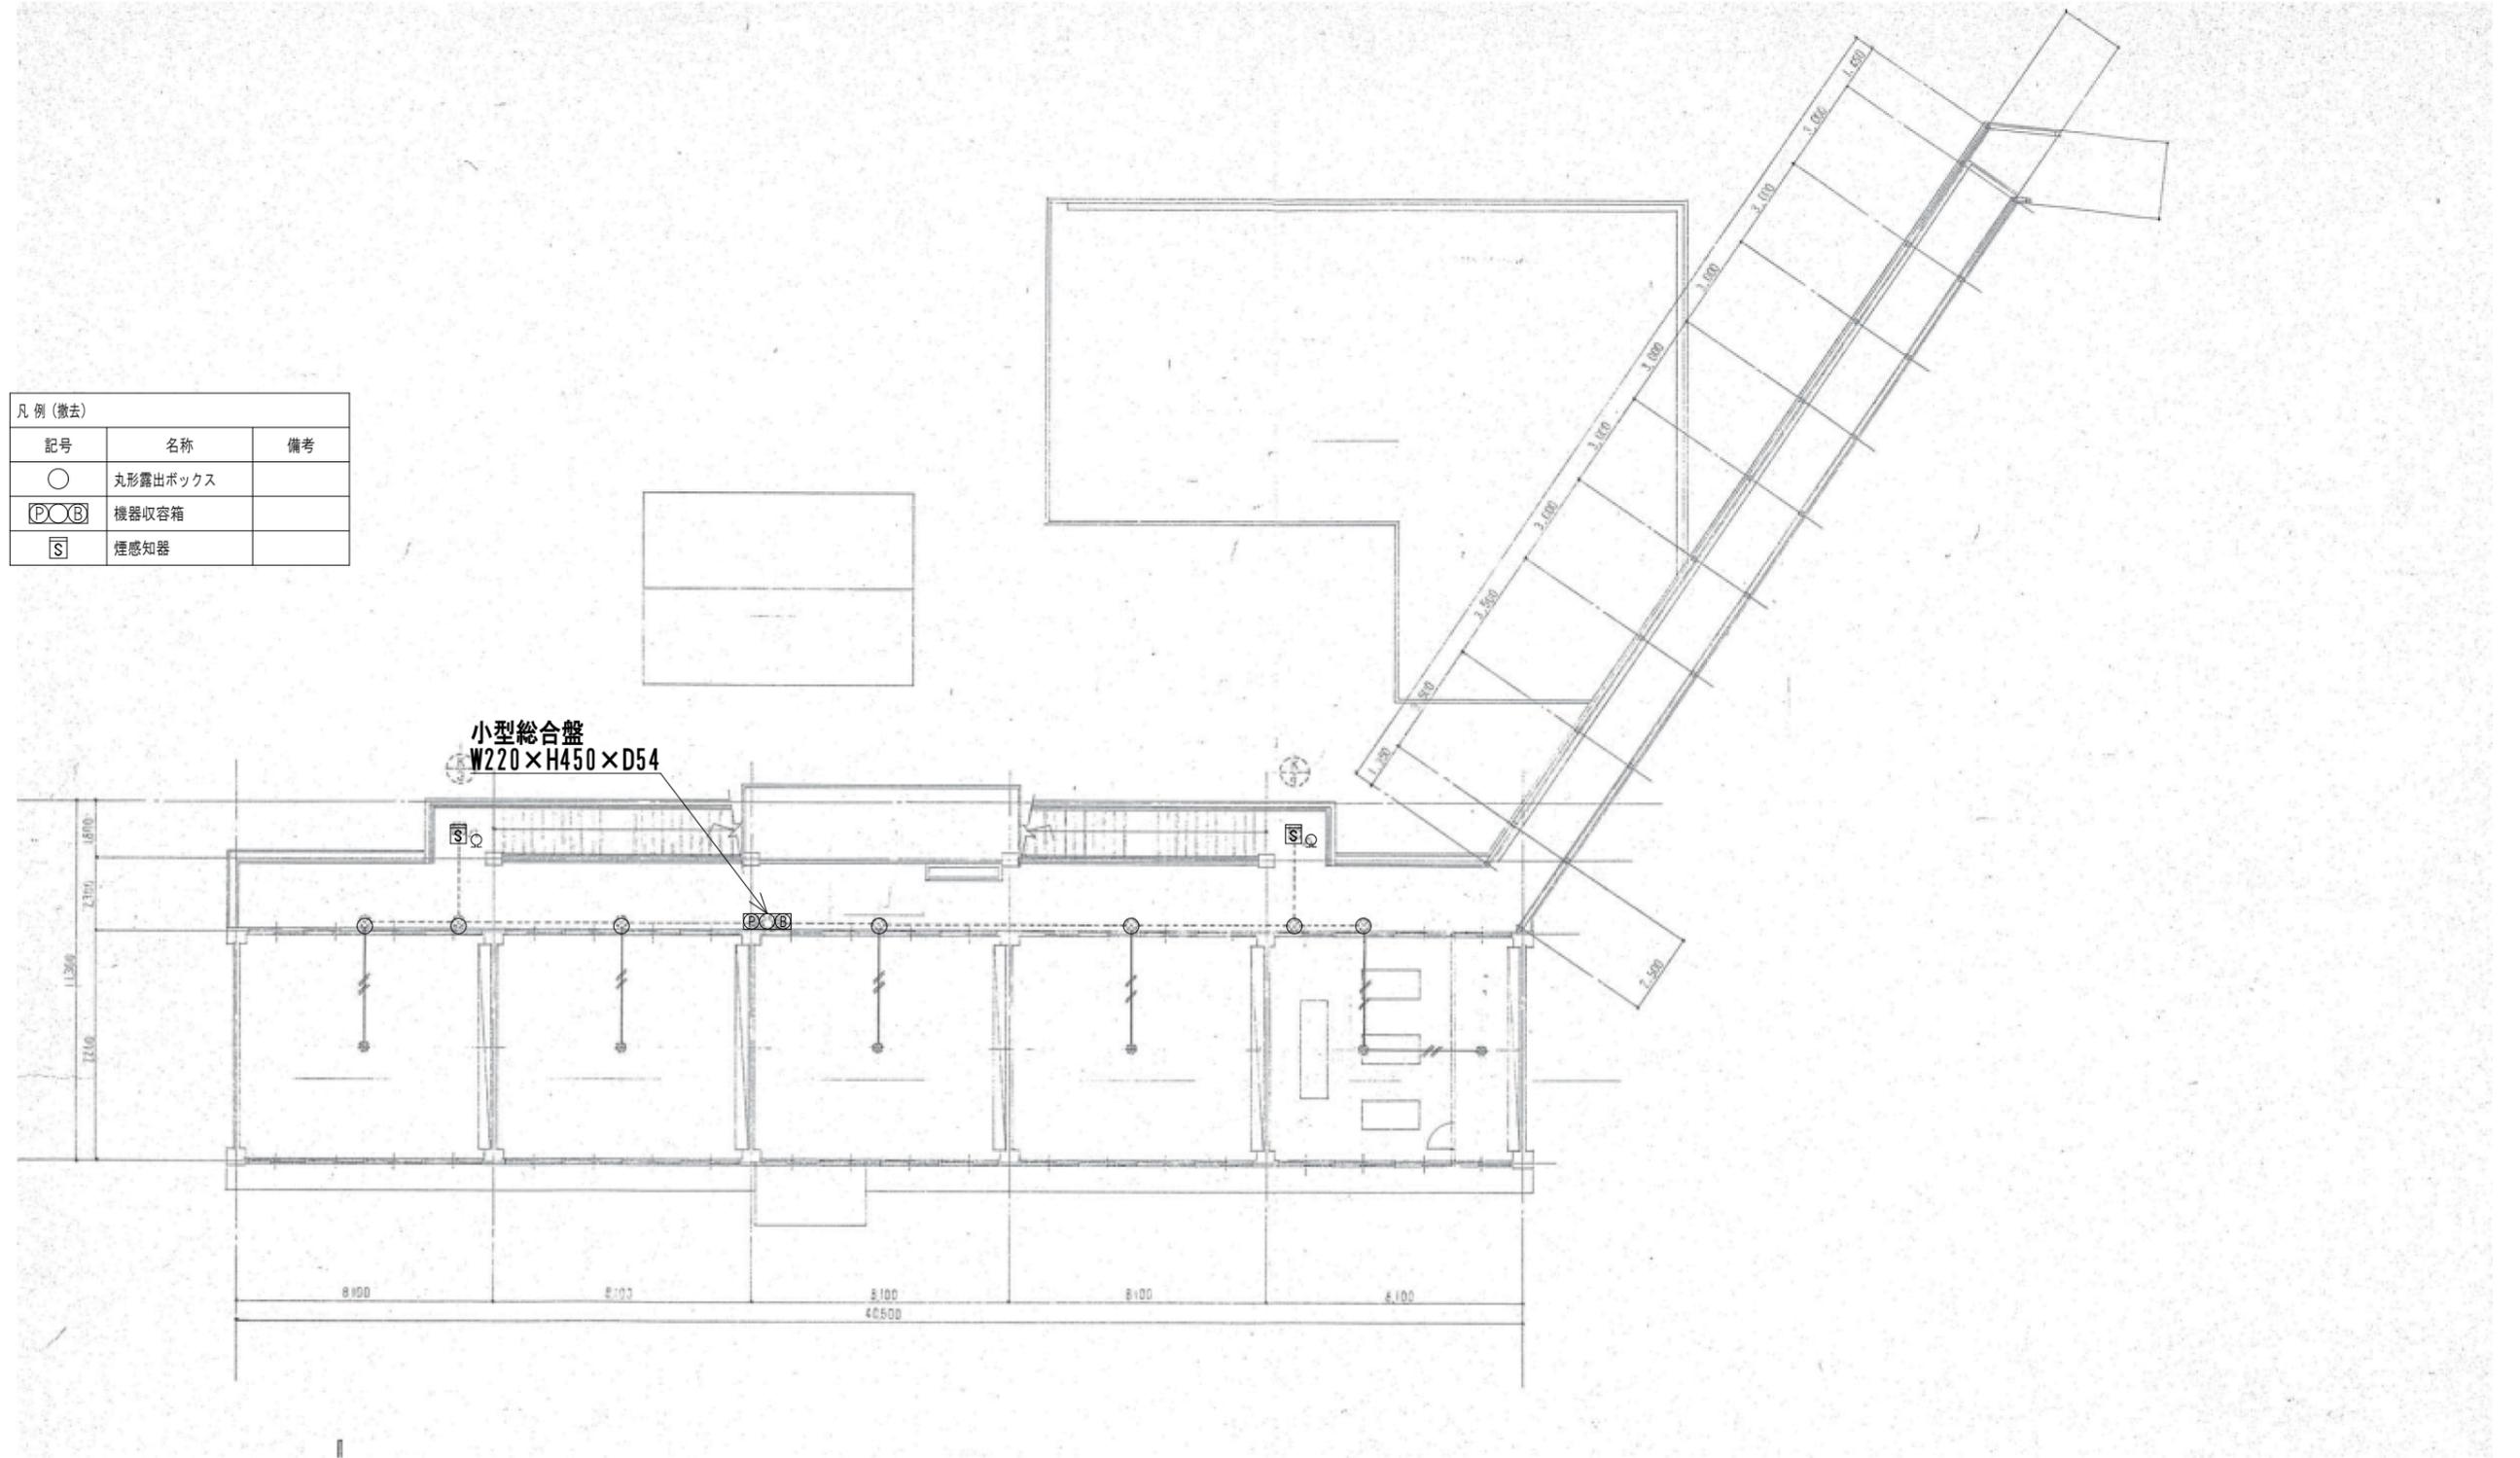


特記なき限りすべて撤去・解体とする。

1級建築士登録大臣第350116号
野田 康広

特記事項	一般共通事項	工事名称	旧泉河内小学校等解体工事	図面番号	KE / 05 意・構・電・設	日付	令和7年 月	照査	部長	担当	製図
		図名	【校舎棟】2階 火災報知設備平面図	縮尺	1/100	株式会社手島建築設計事務所		1級建築士事務所登録一福岡県知事登録第1-11499号 1級建築士登録大臣第280194号 手島 誠			

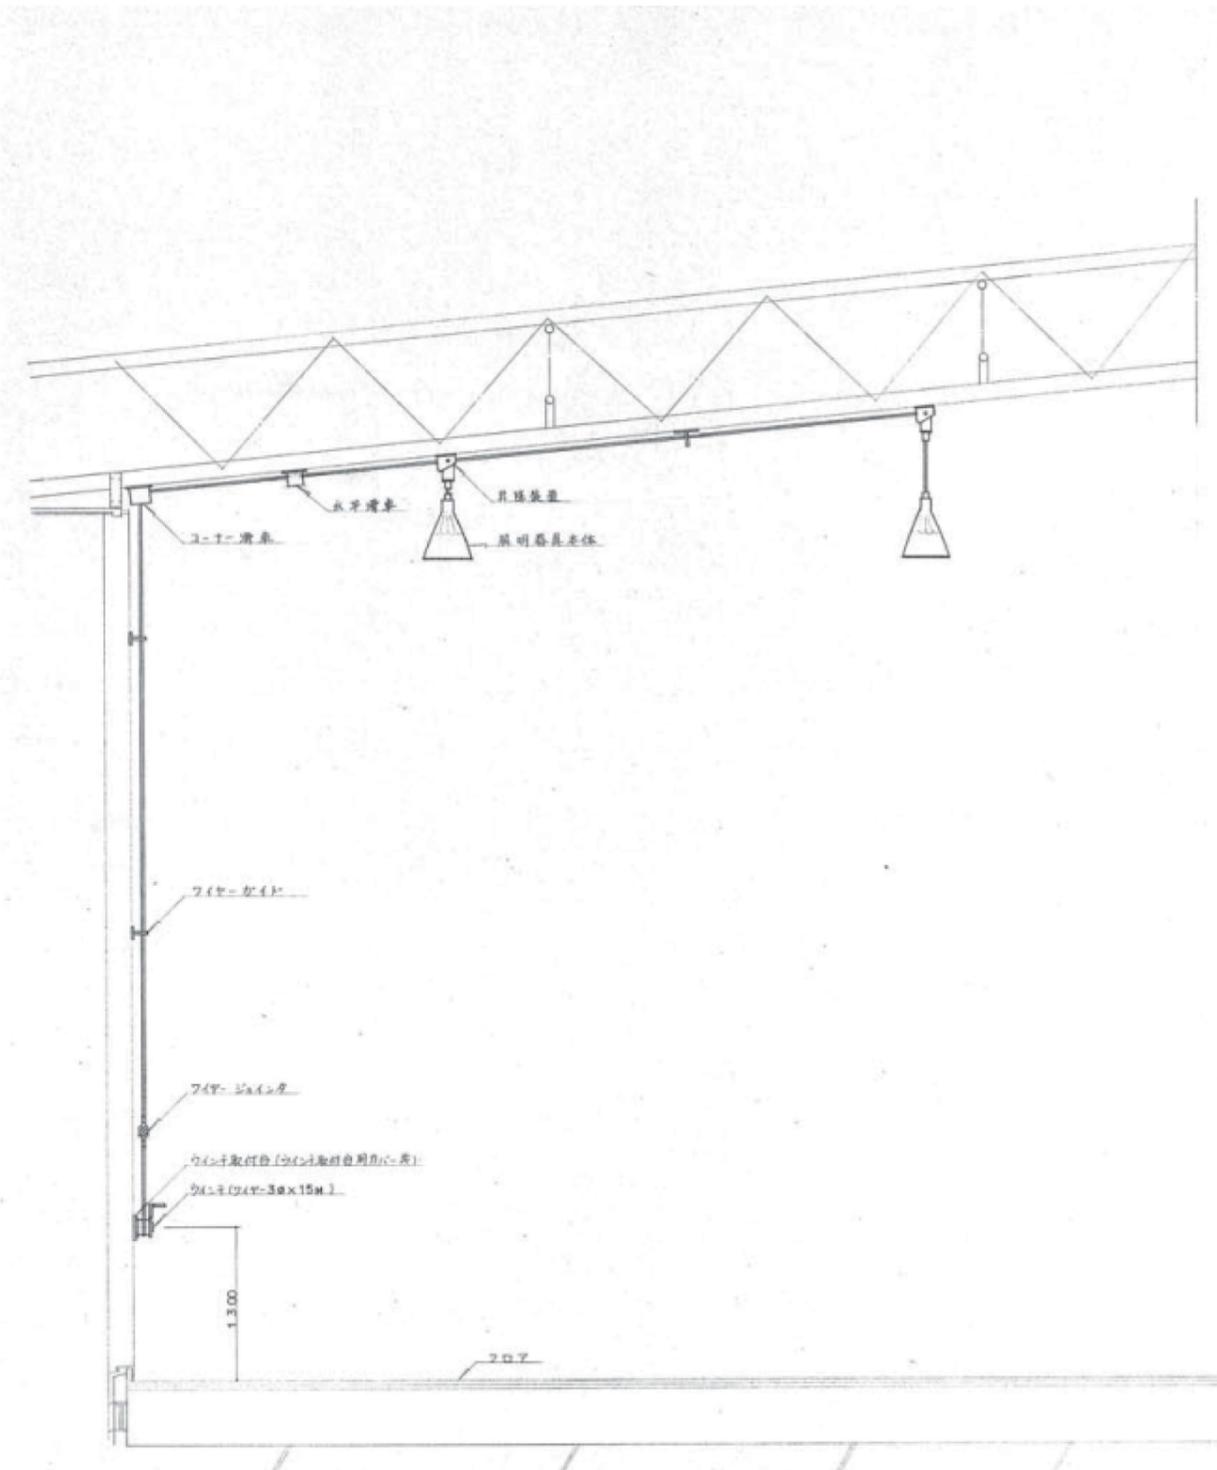

手動式昇降装置取付例 NO SCALE

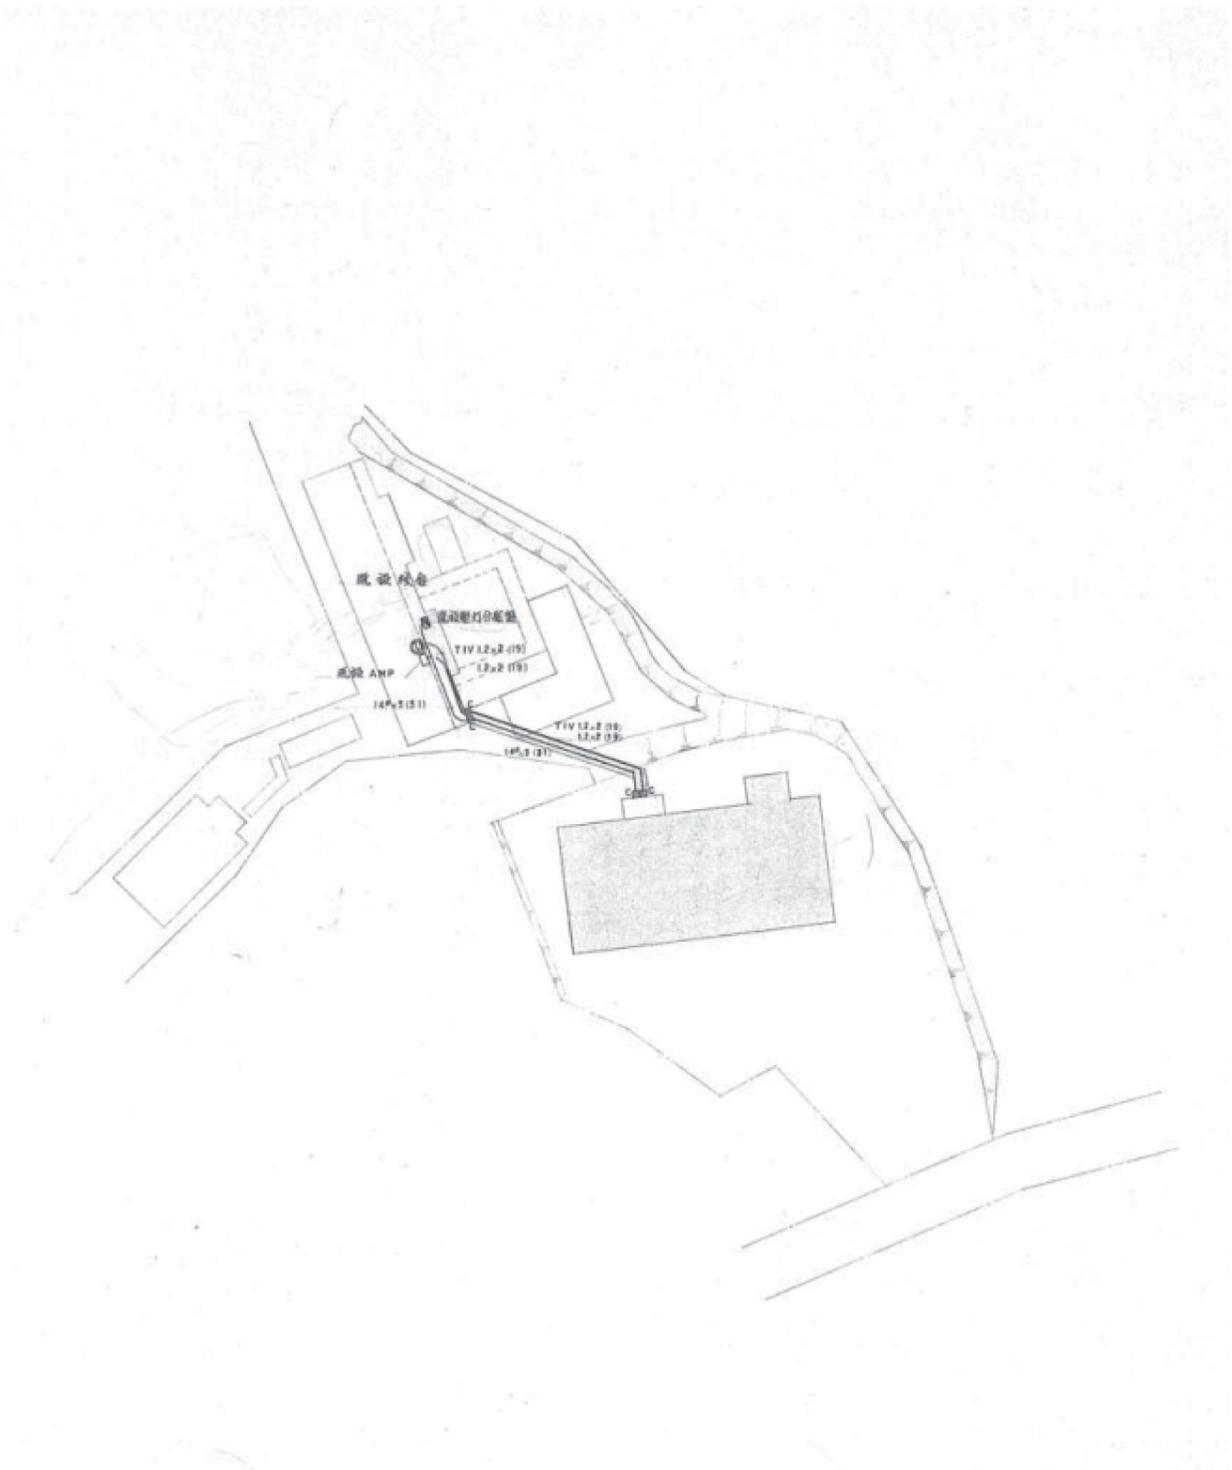


見取図 S=1/500

特記なき限りすべて撤去・解体とする。

1級建築士登録大臣第350116号
野田 康広

特記事項	一般共通事項	工事名称	旧泉河内小学校等解体工事	図面番号	KE/06	意・構・電・設	日付	令和7年 月	照査	部長	担当	製図
		図名	【体育館】配置図及び昇降装置取付図	縮尺	1/500	株式会社手島建築設計事務所	1級建築士事務所登録一福岡県知事登録第1-11499号					
							1級建築士登録大臣第280194号					手島 誠

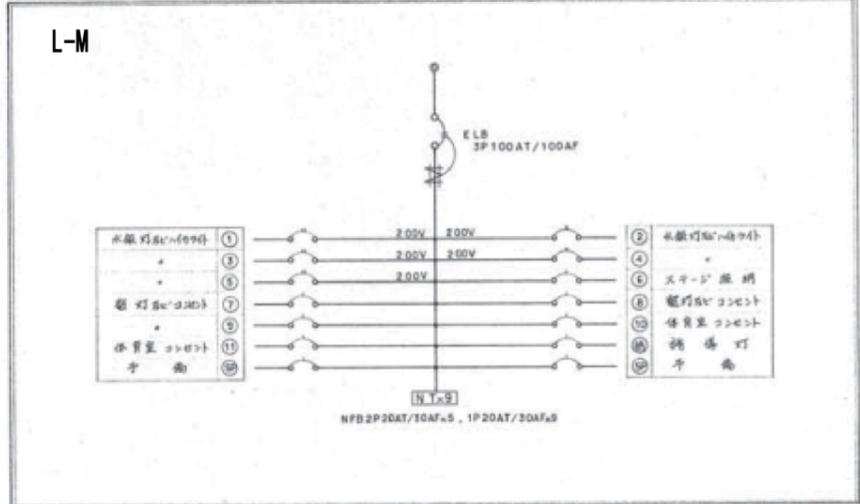

電灯分電盤

例

記号	名称	規格	備考
□	電灯分電盤	鋼板製	壁掛け型
WM	埋込型分電盤		
AMP	埋込型		埋込型
□	非常用照明器具	埋込型	
□a	非常用照明器具	200x200x100	
□b	非常用照明器具	150x150x100	
□c	非常用照明器具		埋込型
□	非常用照明器具	200x100W 全方向型非常用照明器具	

特記事項

特記なき配線・配管は下記とする。

—	1.6 x 2 (19)
—	2.0 x 2 (19)
—	1.6 x 3 (19)
—	1.6 x 4 (25)
—	1.6 x 5 (25)
—	2.0 x 2 (19) 工用配管


照明器具表

特記なき限りすべて撤去・解体とする。

1級建築士登録大臣第350116号
野田 康広

特記事項	一般共通事項	工事名称	旧泉河内小学校等解体工事	図面番号	KE/07	意・構・設	日付	令和7年 月	照査	部長	担当	製図
		図名	【体育館】盤図及び照明器具表図	縮尺	Non Scale	株式会社手島建築設計事務所	1級建築士事務所登録一福岡県知事登録第1-11499号					
							1級建築士登録大臣第280194号					手島 誠

撤去(凡例)		
記号	名称	備考
☒	ブルボックス	
●	コネクタ	
○	ワイアレスアンテナ	
AMP	アンプ	
Ⓣ	電話	
■	分電盤	
□	端子盤	
Ⓢ	スピーカー 壁付	ガード付

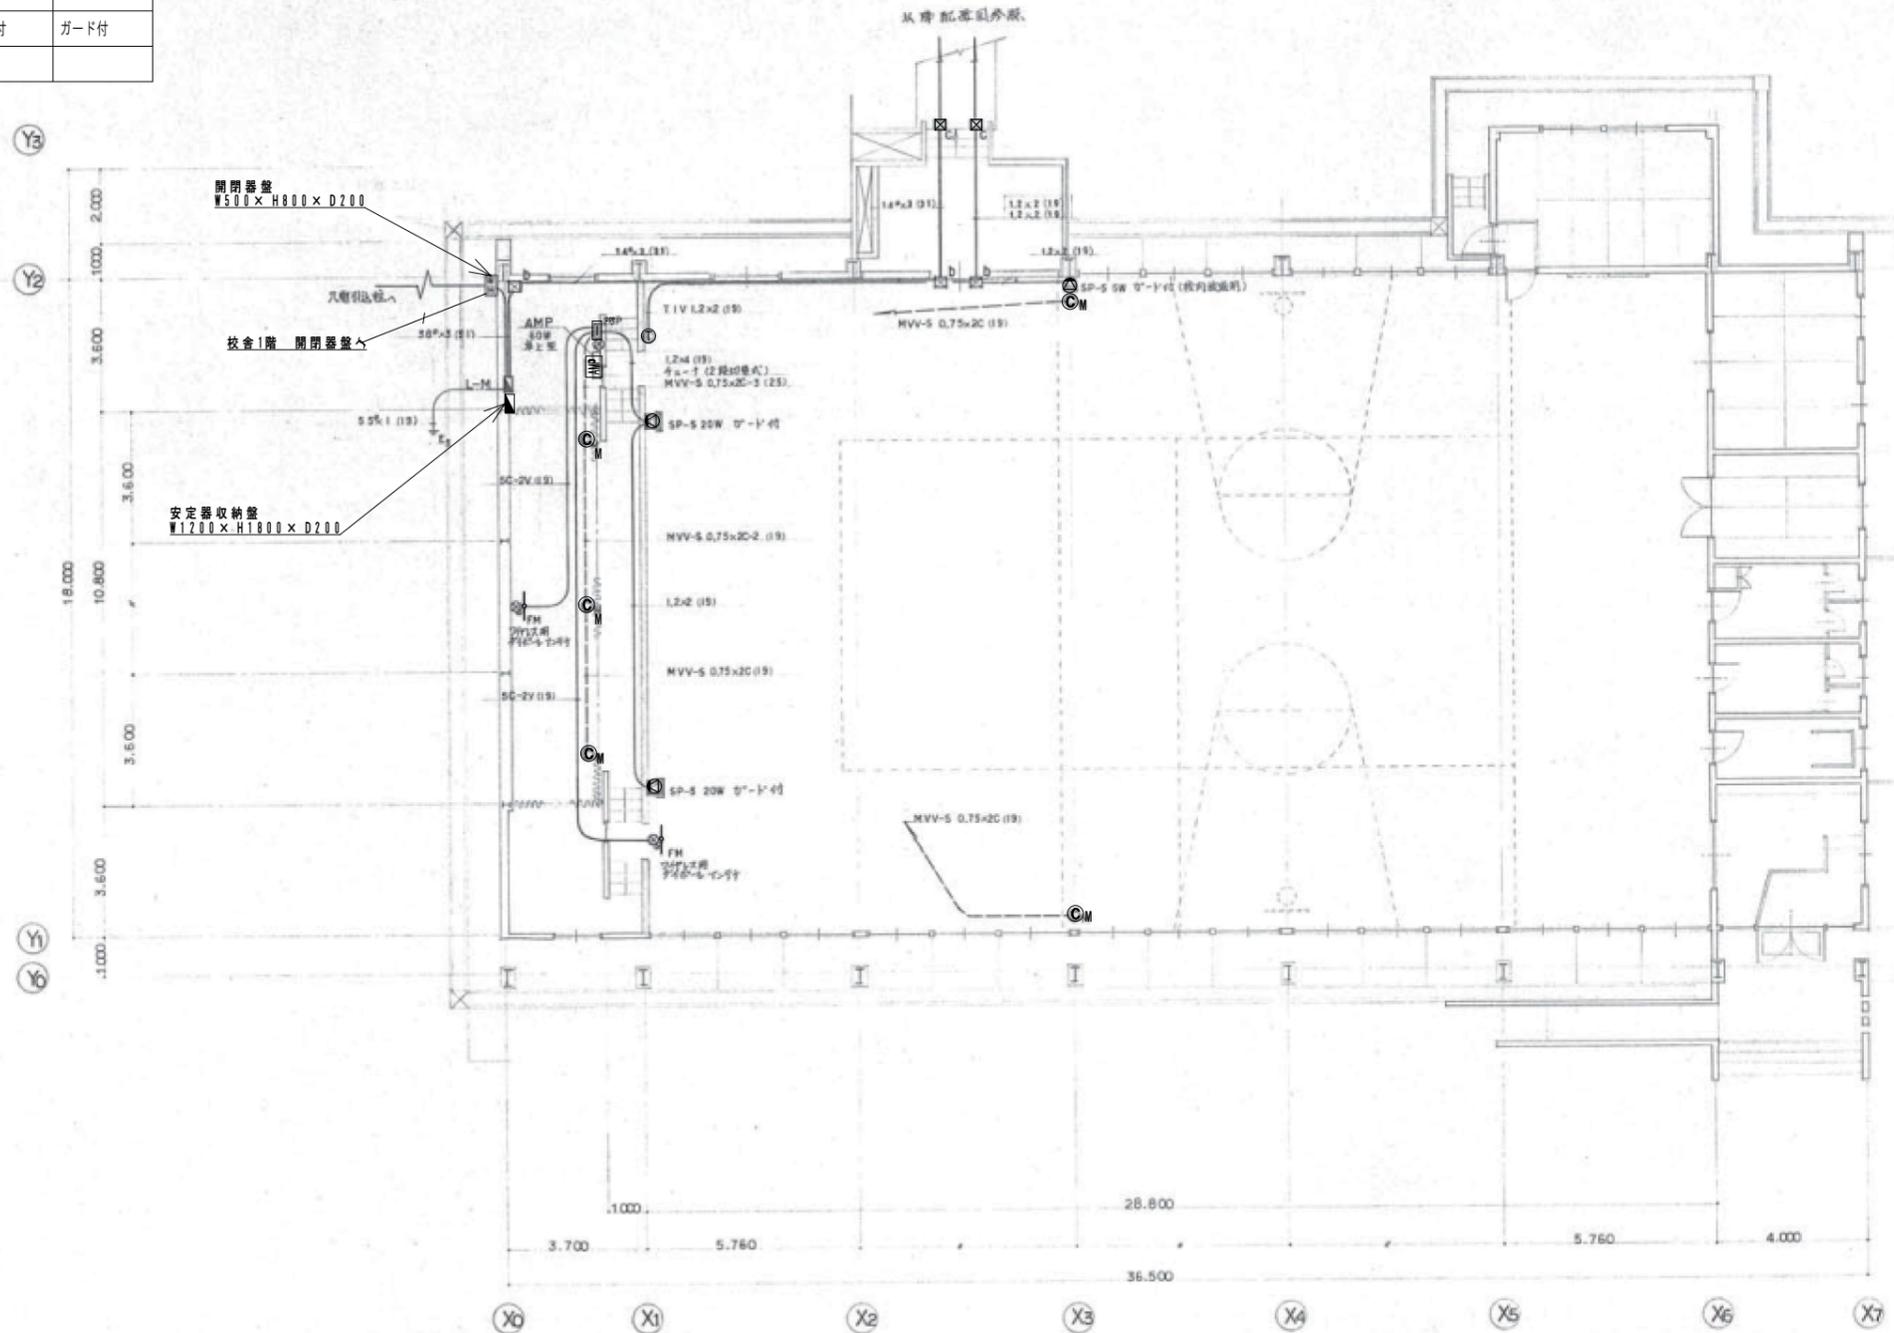

平面図 S-1/100


特記なき配線は下記による。	
———	隠蔽配線
- - - - -	露出配線

特記なき限りすべて撤去・解体とする。

1級建築士登録大臣第350116号
野田 康広

特記事項	一般共通事項	工事名称	旧泉河内小学校等解体工事	図面番号	KE/08	日付	令和7年 月	照査	部長	担当	製図
		図名	【体育館】幹線・弱電設備平面図	縮尺	1/100	株式会社手島建築設計事務所		1級建築士事務所登録一福岡県知事登録第1-11499号 1級建築士登録大臣第280194号 手島 誠			

撤去(凡例)		
記号	名称	備考
☒	ブルボックス	
◎	ダウンライト	照明器具リスト参照
○	ブラケットライト(屋外)	
○	白熱灯	
○	ベースライト	
e _{WP}	コンセント壁付(防雨形)	
e	コンセント壁付	
● _{WP}	スイッチ(防雨形)	
●	スイッチ	
● _{AS}	熱線式自動スイッチ(センサー内蔵)	

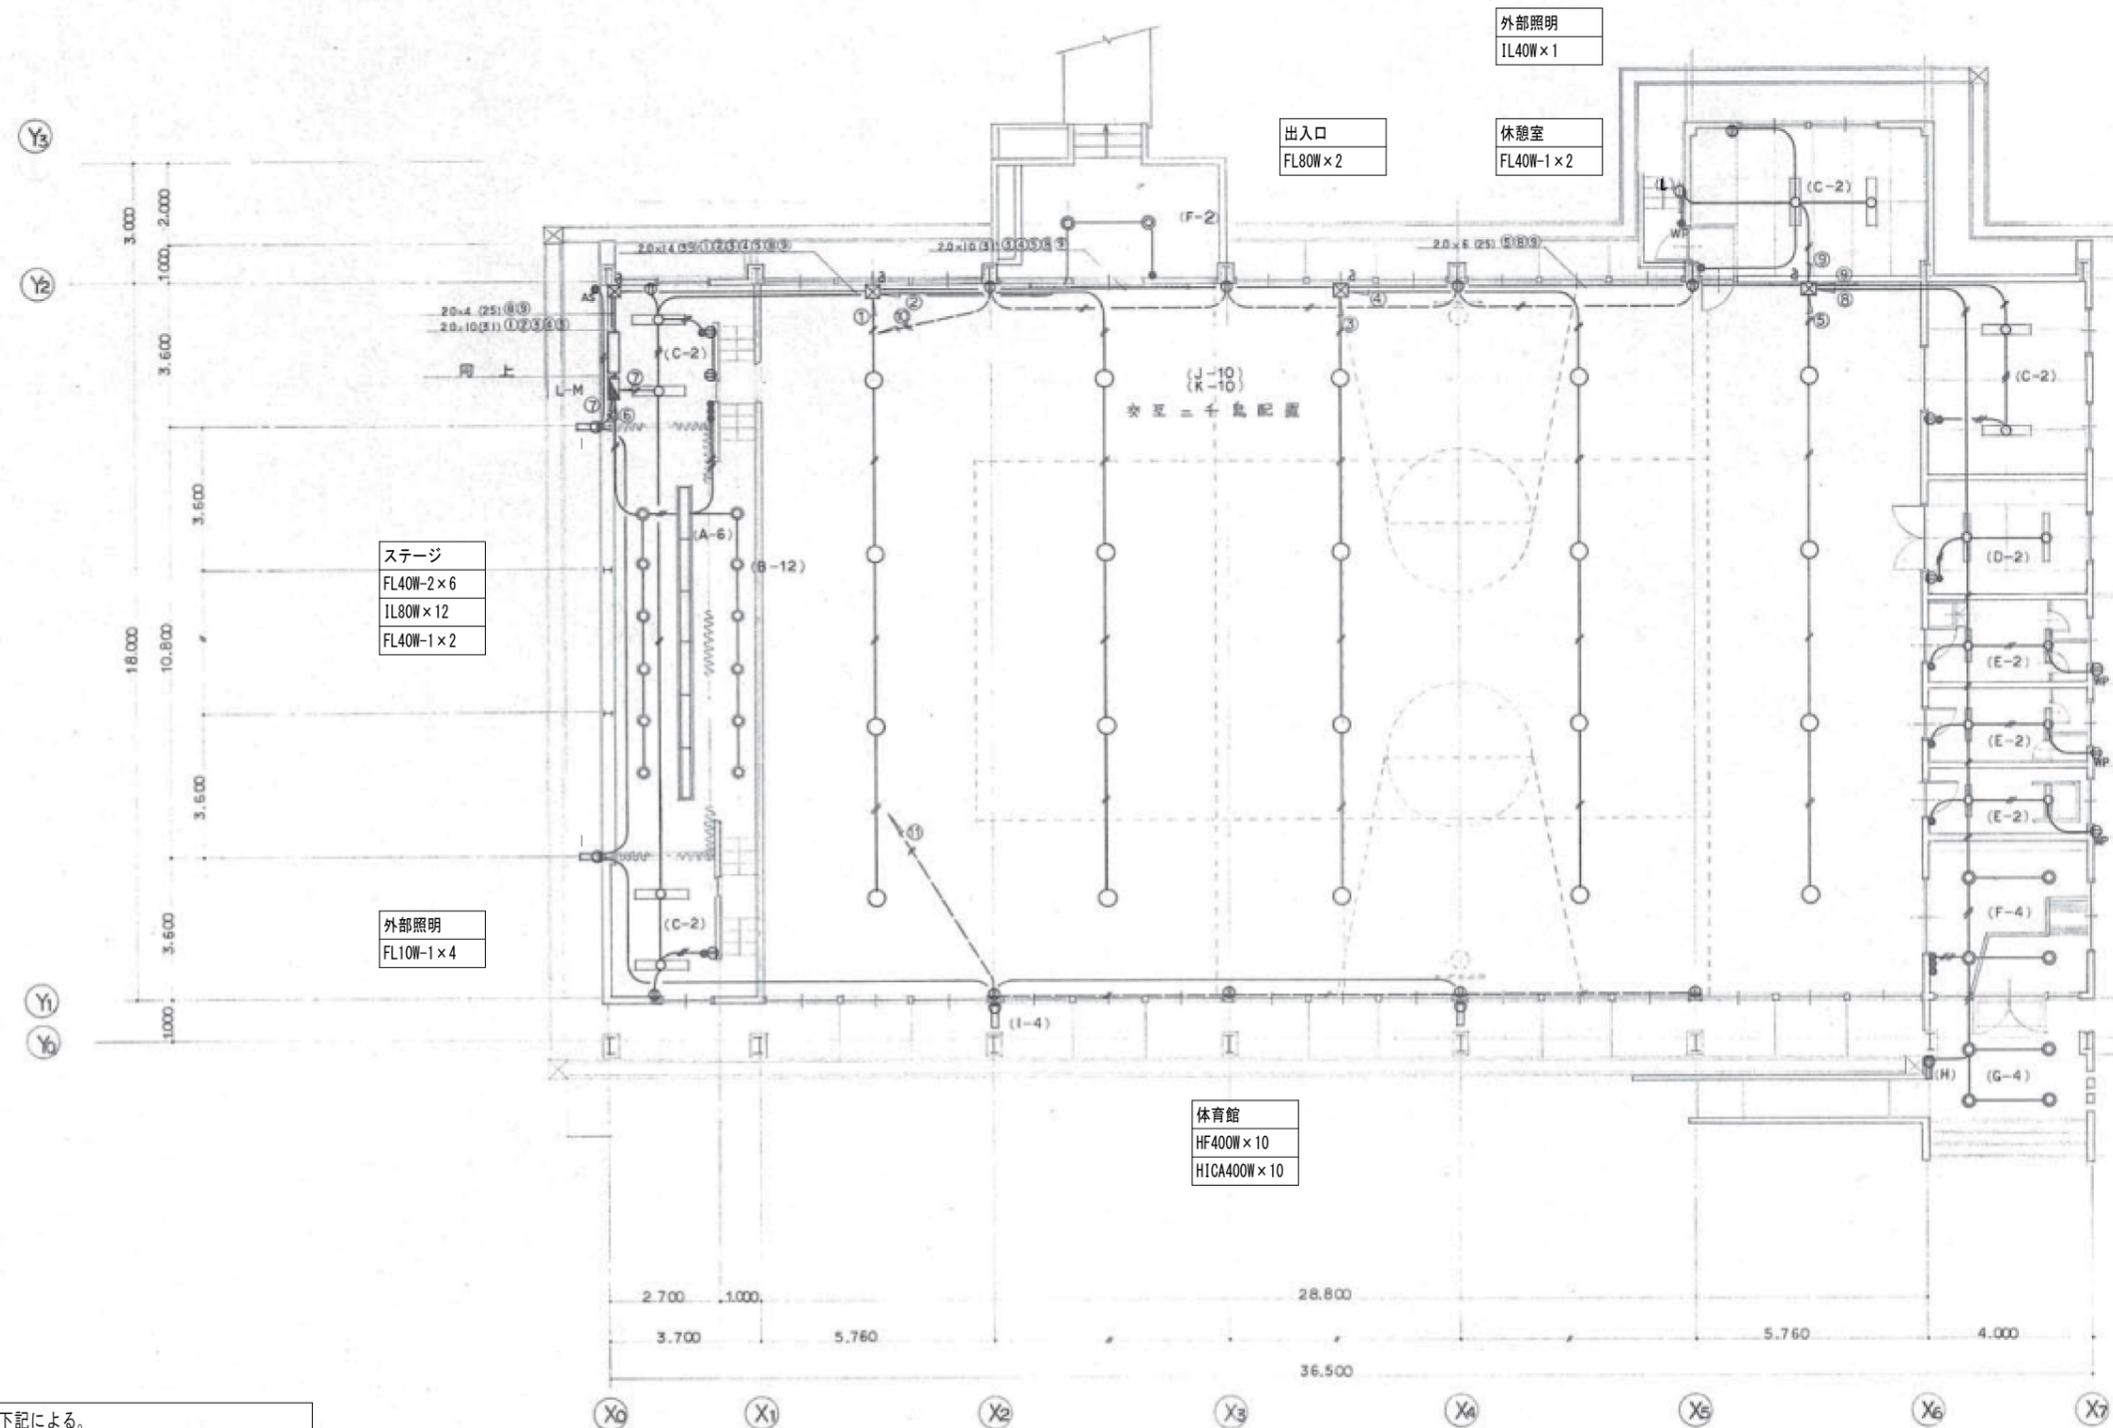

ステージ
FL40W-2×6
IL80W×12
FL40W-1×2

外部照明
FL10W-1×4

体育館
HF400W×10
HICA400W×10

出入口
FL80W×2

休憩室
FL40W-1×2

体育道具室
FL40W-1×2

倉庫
FL40W-1×2

女子トイレ
FL20W-1×2

男子トイレ
FL20W-1×2

身障者トイレ
FL20W-1×2

ホール
IL50W×4

アプローチ
IL50W×4
FL10W-1×1


特記なき配線は下記による。	
———	隠蔽配線
- - - - -	露出配線

平面図 S-1/100

特記なき限りすべて撤去・解体とする。

1級建築士登録大臣第350116号
野田 康広

特記事項	一般共通事項	工事名称	旧泉河内小学校等解体工事	図面番号	KE/Og	日付	令和7年 月	照査	部長	担当	製図
		図名	【体育館】電灯・コンセント設備平面図	縮尺	1/100	株式会社手島建築設計事務所		1級建築士事務所登録一福岡県知事登録第1-11499号 1級建築士登録大臣第280194号 手島 誠			

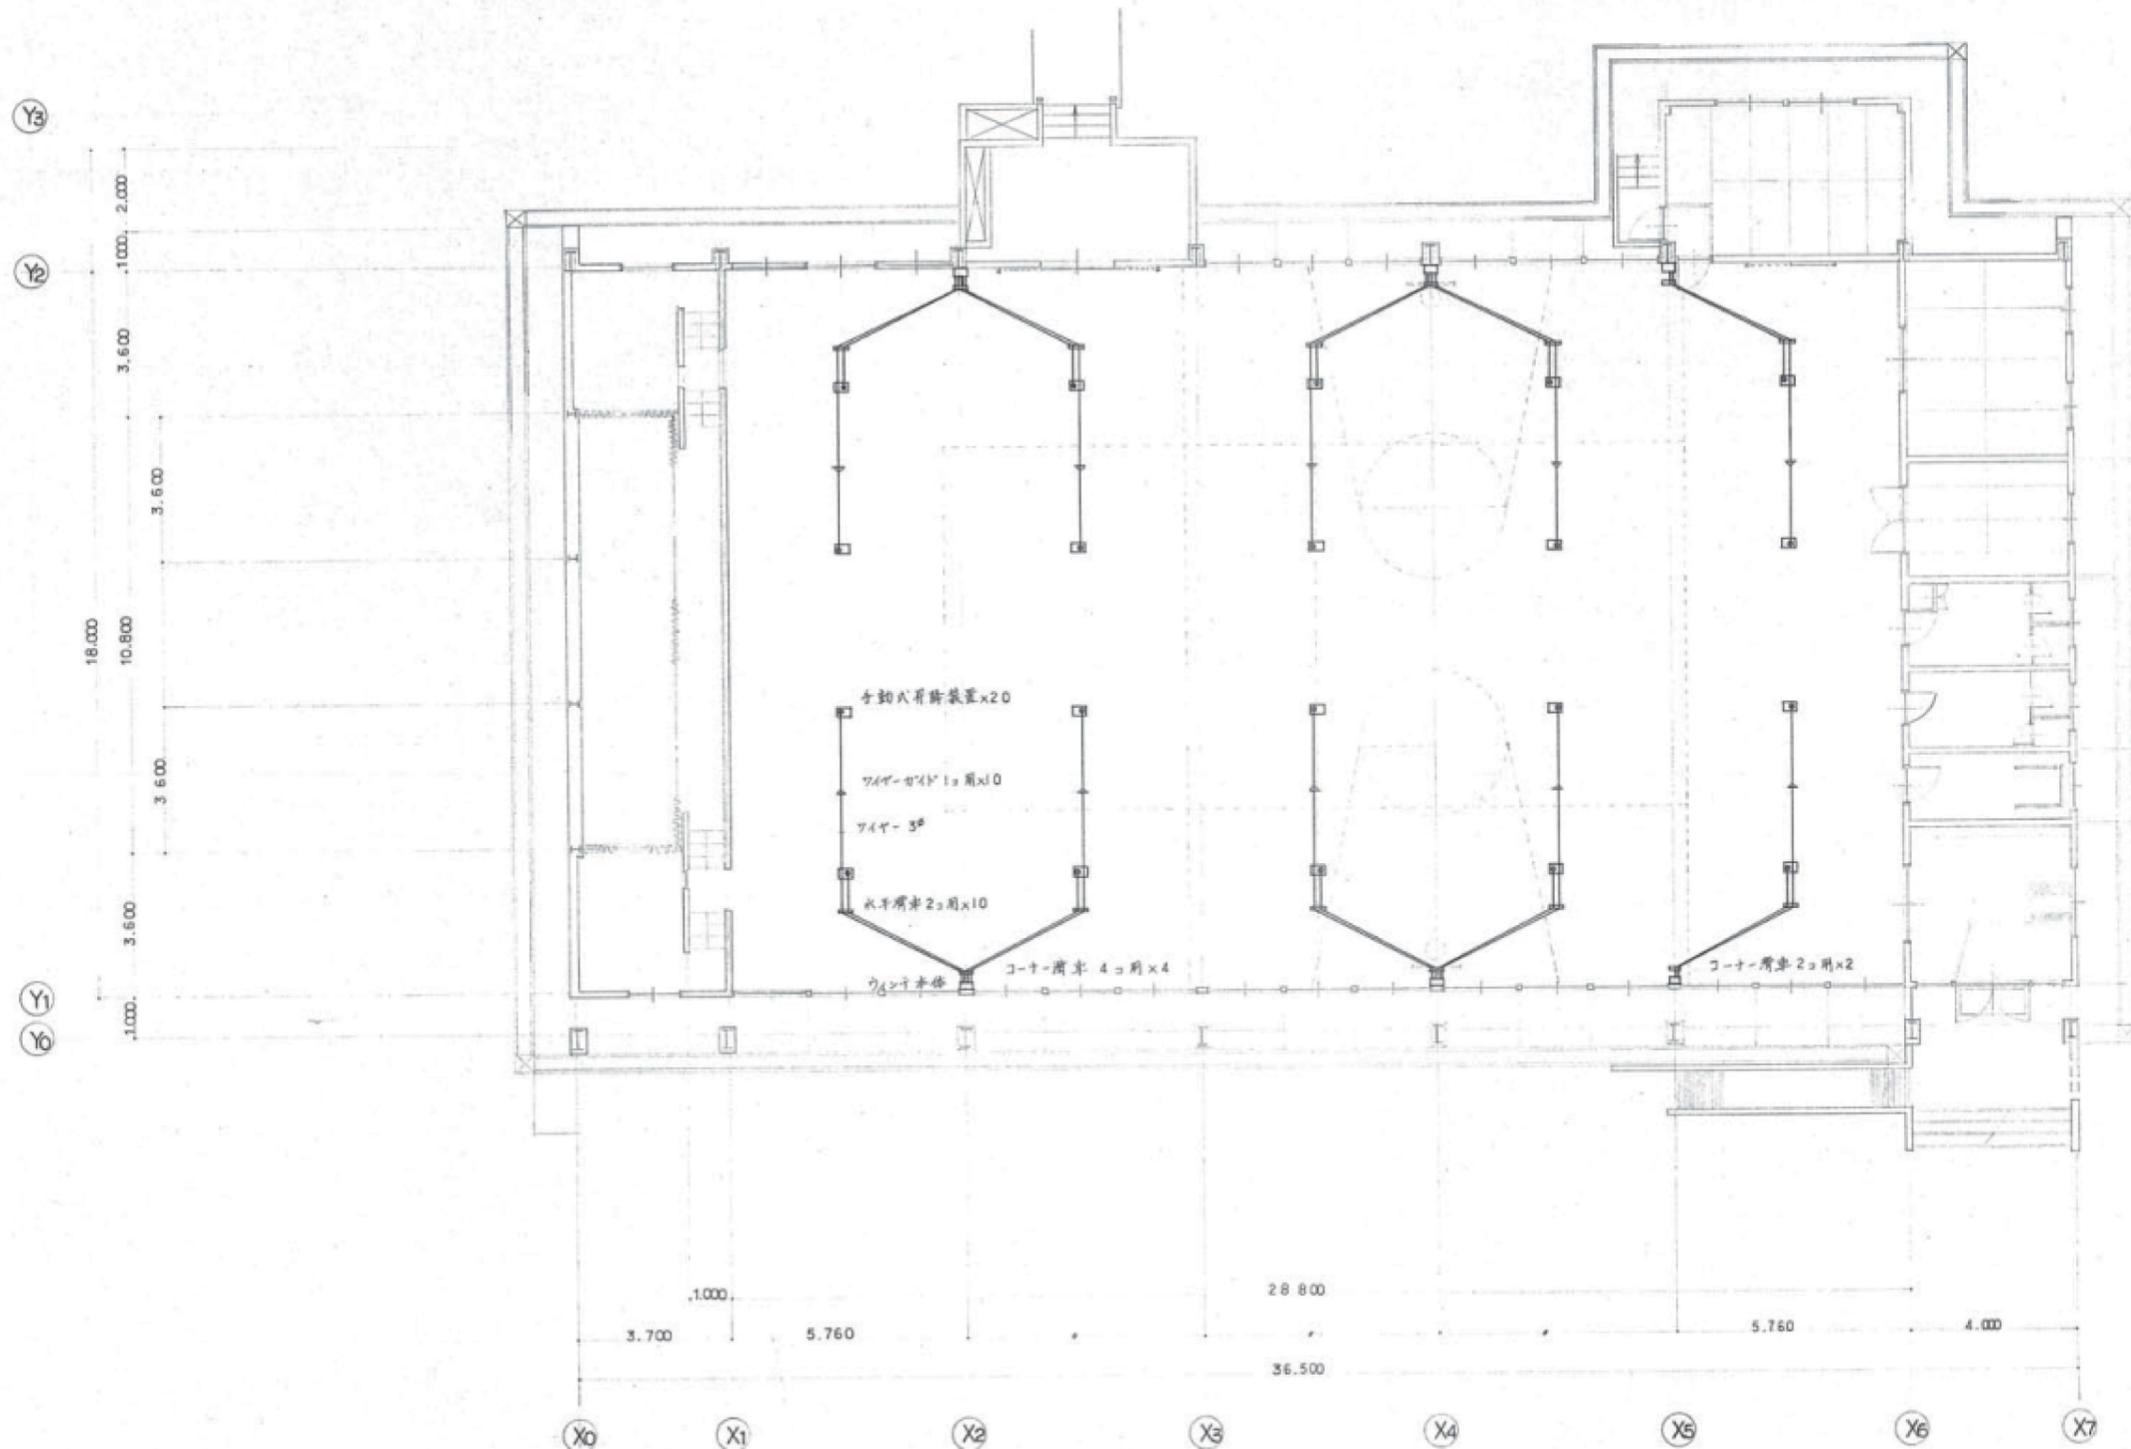


平面図 S=1/100

特記なき限りすべて撤去・解体とする。


1級建築士登録大臣第350116号
野田 康広

特記事項	一般共通事項	工事名称	旧泉河内小学校等解体工事	図面番号	KE/10	日付	令和7年 月	照査	部長	担当	製図
		図名	手動昇降装置設備図 (体育館)	縮尺	1/100						
											1級建築士事務所登録一福岡県知事登録第1-11499号 1級建築士登録大臣第280194号 手島 誠

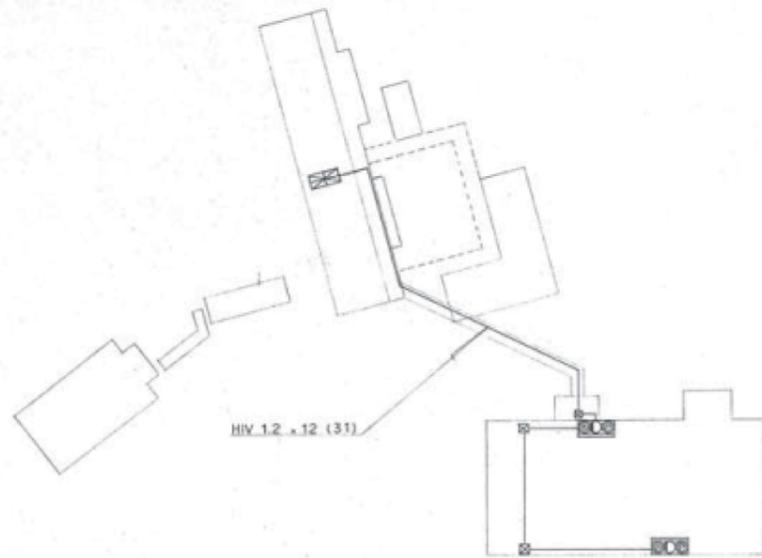

配置図

電線路系統図

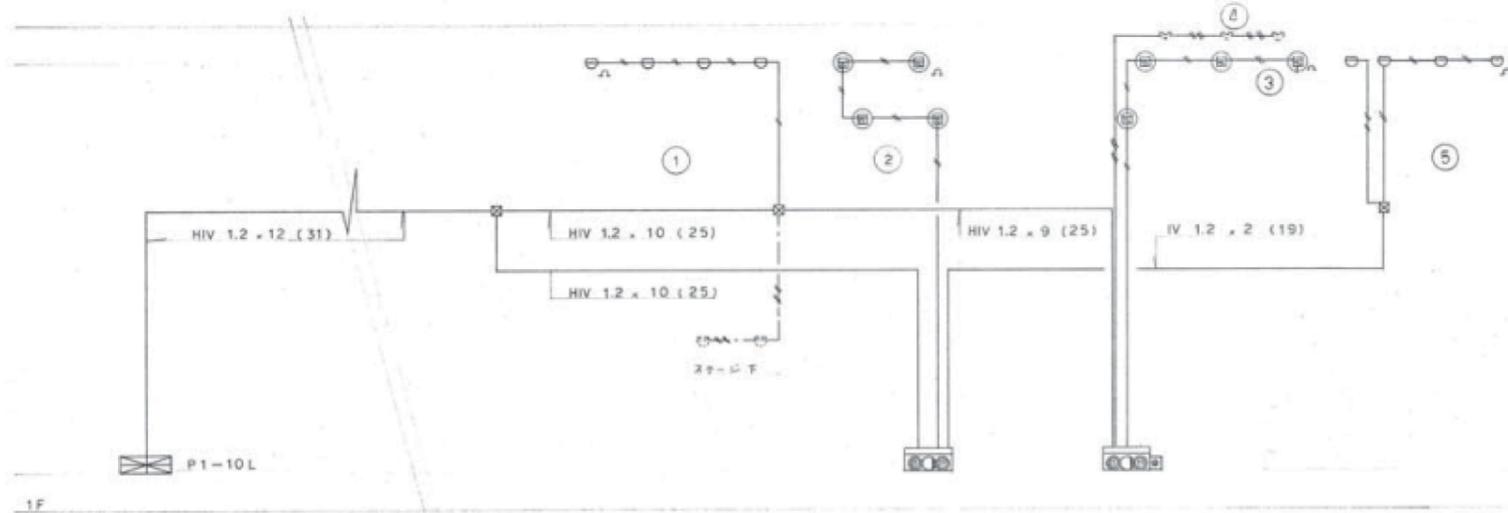

撤去凡例


記号	名称	備考
☒	受信機	P型I級0回線
☐	綜合盤	防球ガード付
Ⓚ	電鈴	D.C24V150% A.C/D.C24v5w
Ⓛ	標識灯	P型I級
Ⓜ	発信機	2種
Ⓝ	差動式スポット感知器	2種
Ⓞ	差動式スポット感知器	2種
Ⓟ	煙感知器	2種 防球ガード付
☒	接続函	
△	終端抵抗	
Ⓜ	回路試験機	
—	配管配線路	
---	配管配線路	
↕	全上立上立下	
Ⓜ	警戒区域番号	

特記なき限りすべて撤去・解体とする。

1級建築士登録大臣第350116号
野田 康広

特記事項	一般共通事項	工事名称	旧泉河内小学校等解体工事	図面番号	KE / 11	日付	令和7年 月	照査	部長	担当	製図
		図名	【体育館】自動火災報知設備系統図	縮尺	Non Scale						

1級建築士事務所登録一福岡県知事登録第1-11499号
1級建築士登録大臣第280194号 手島 誠

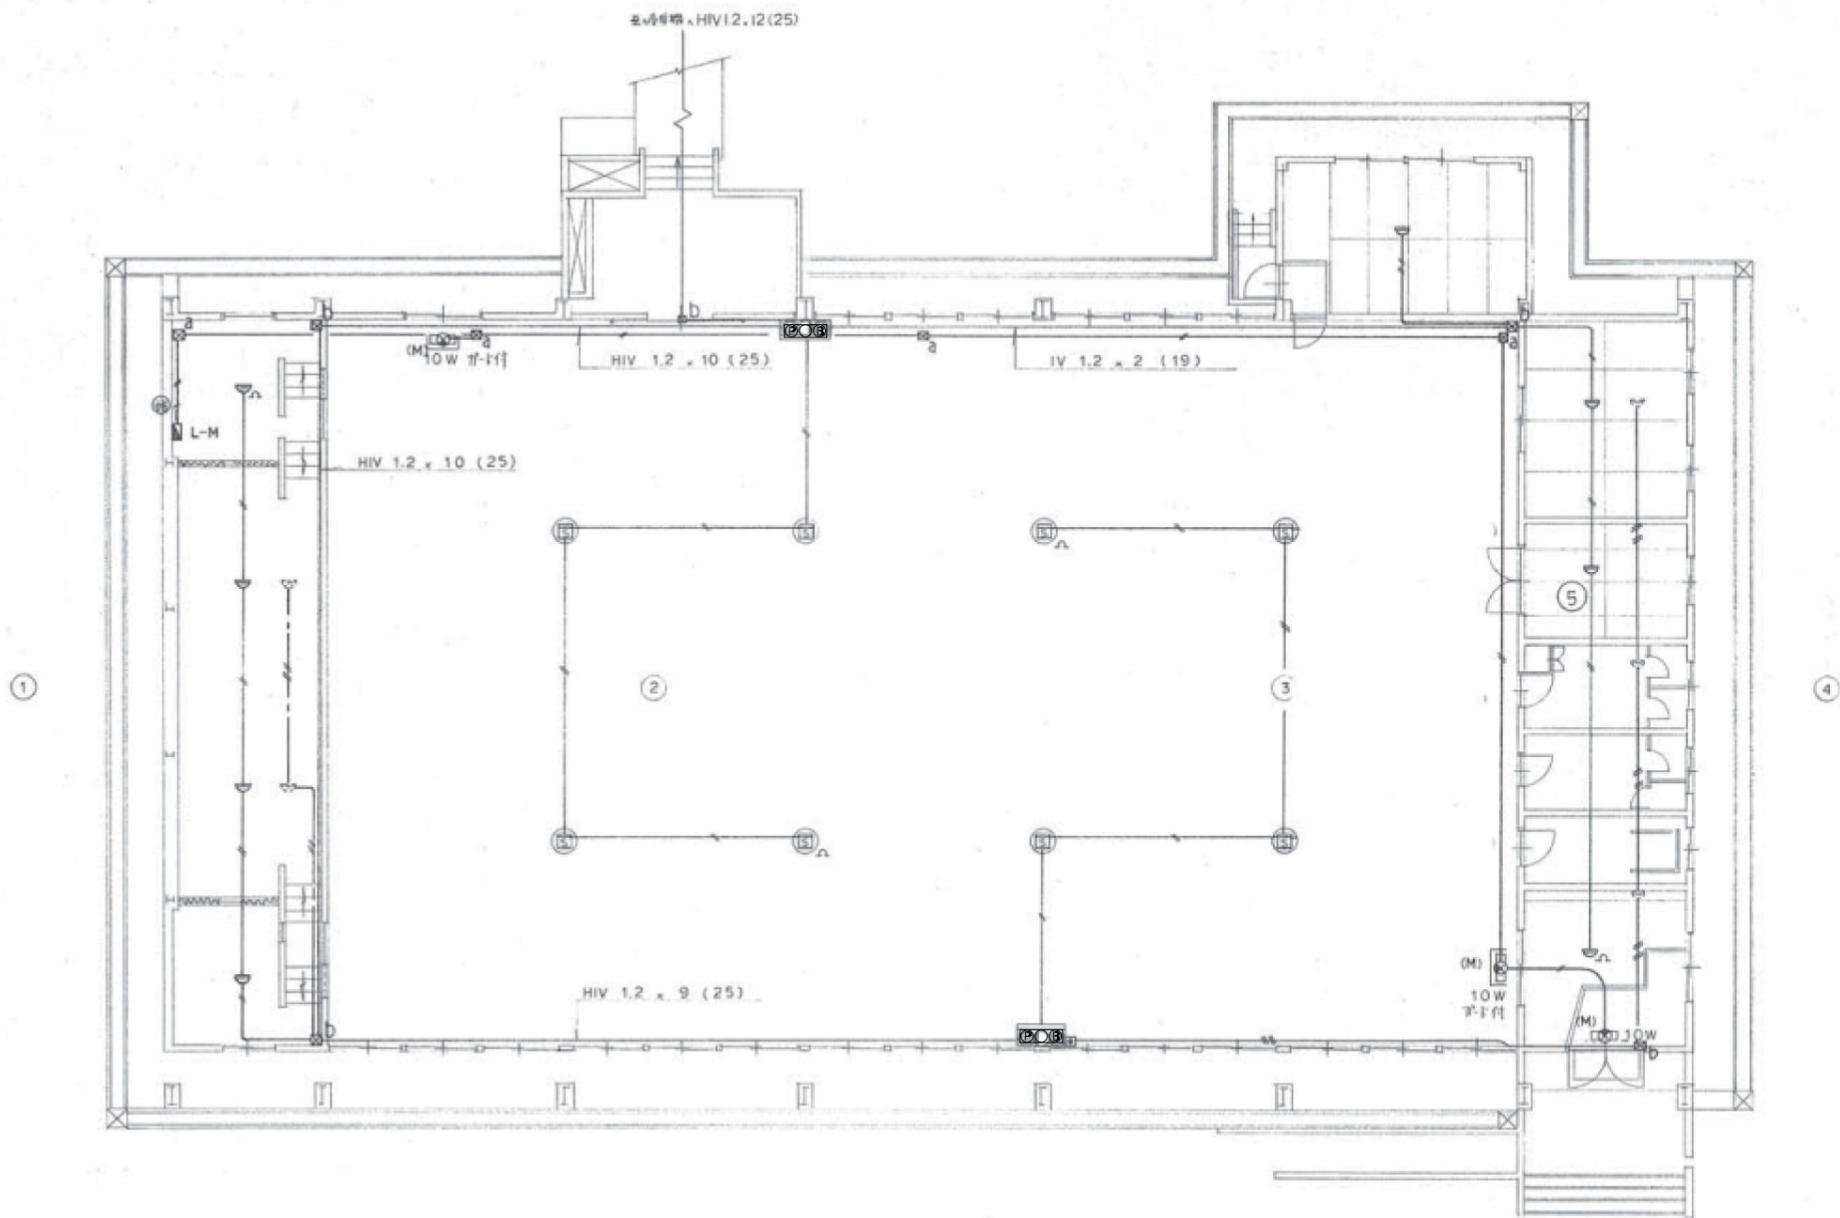


特記なき配線は下記による。

———	隠蔽配線	
- - - - -	露出配線	

特記なき限りすべて撤去・解体とする。


1級建築士登録大臣第350116号
野田 康広

特記事項	一般共通事項	工事名称	旧泉河内小学校等解体工事	図面番号	KE / 12	日付	令和7年 3月	照査	部長	担当	製図
		図名	【体育館】自動火災報知設備平面図	縮尺	1/100	株式会社手島建築設計事務所		1級建築士事務所登録一福岡県知事登録第1-11499号 1級建築士登録大臣第280194号 手島 誠			

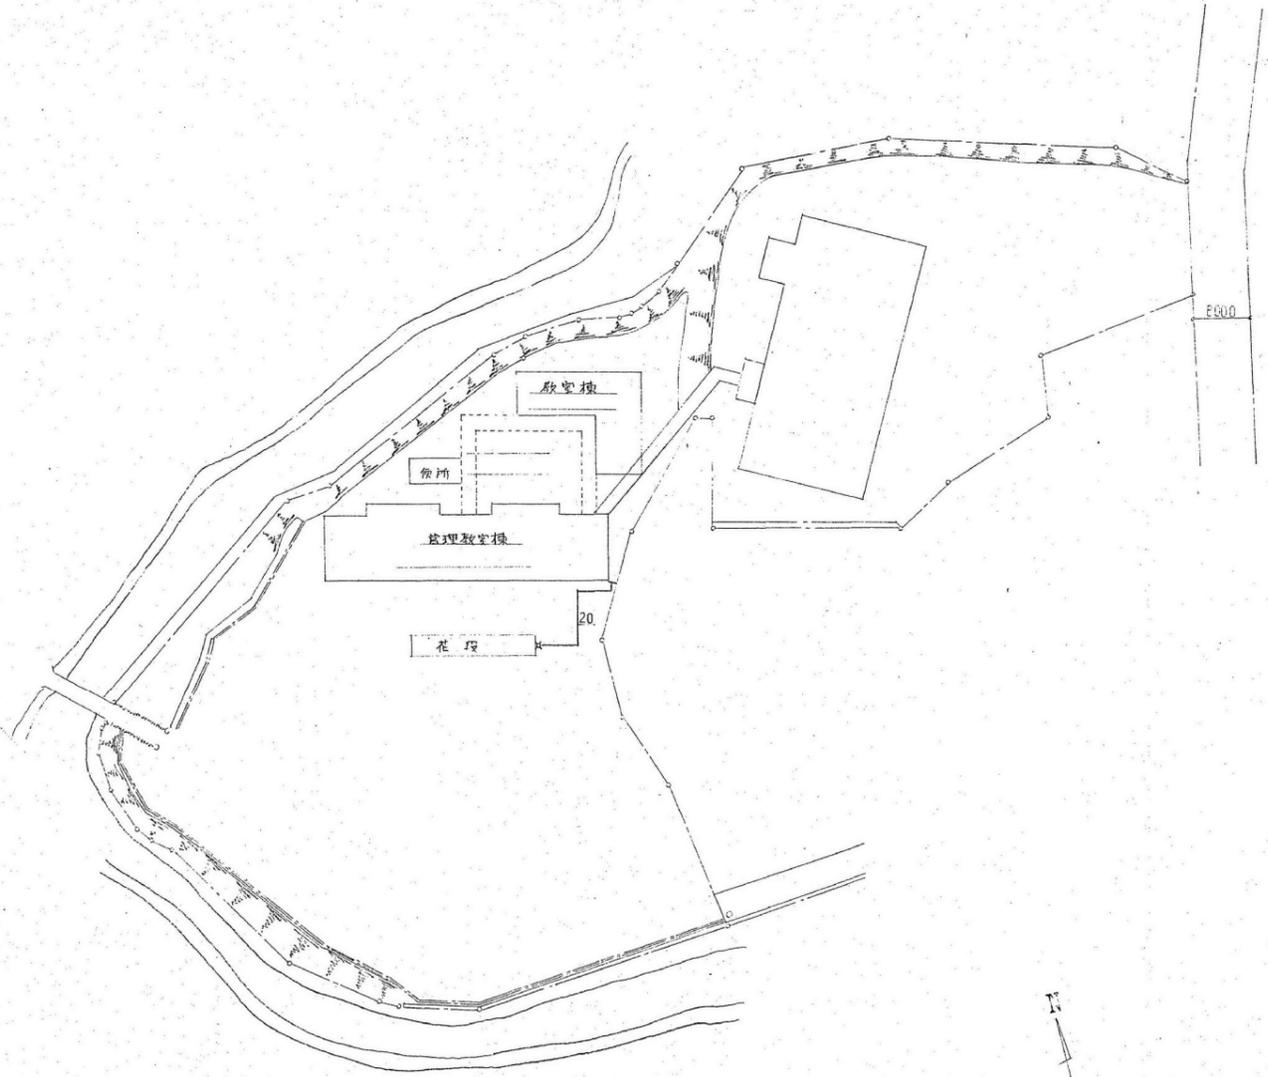

配置図


ガス管 — キーリングパイプ
 排水管 — VP
 給水管 — 埋設部: HVP その他: VLP(Ve)
 コ:クリートの破砕・埋戻しは本工事とし補修仕上げは建築工事とする
 給水管の屋外露出部はSUS鉄板巻仕上げ(保溫:品管=ポリウレタン20)

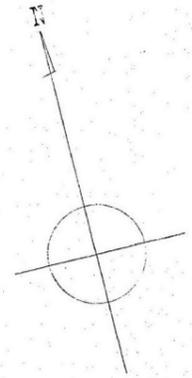

特記なき限りすべて撤去・解体とする。

1級建築士登録大臣第350116号
野田 康広

特記事項	一般共通事項	工事名称	旧泉河内小学校等解体工事	図面番号	KM/01 (電・構・電・設)	日付	令和7年 月	照査	部長	担当	製図
		図名	【校舎棟】配置図	縮尺	1/500	株式会社手島建築設計事務所		1級建築士事務所登録—福岡県知事登録第1—11499号 1級建築士登録大臣第280194号 手島 誠			

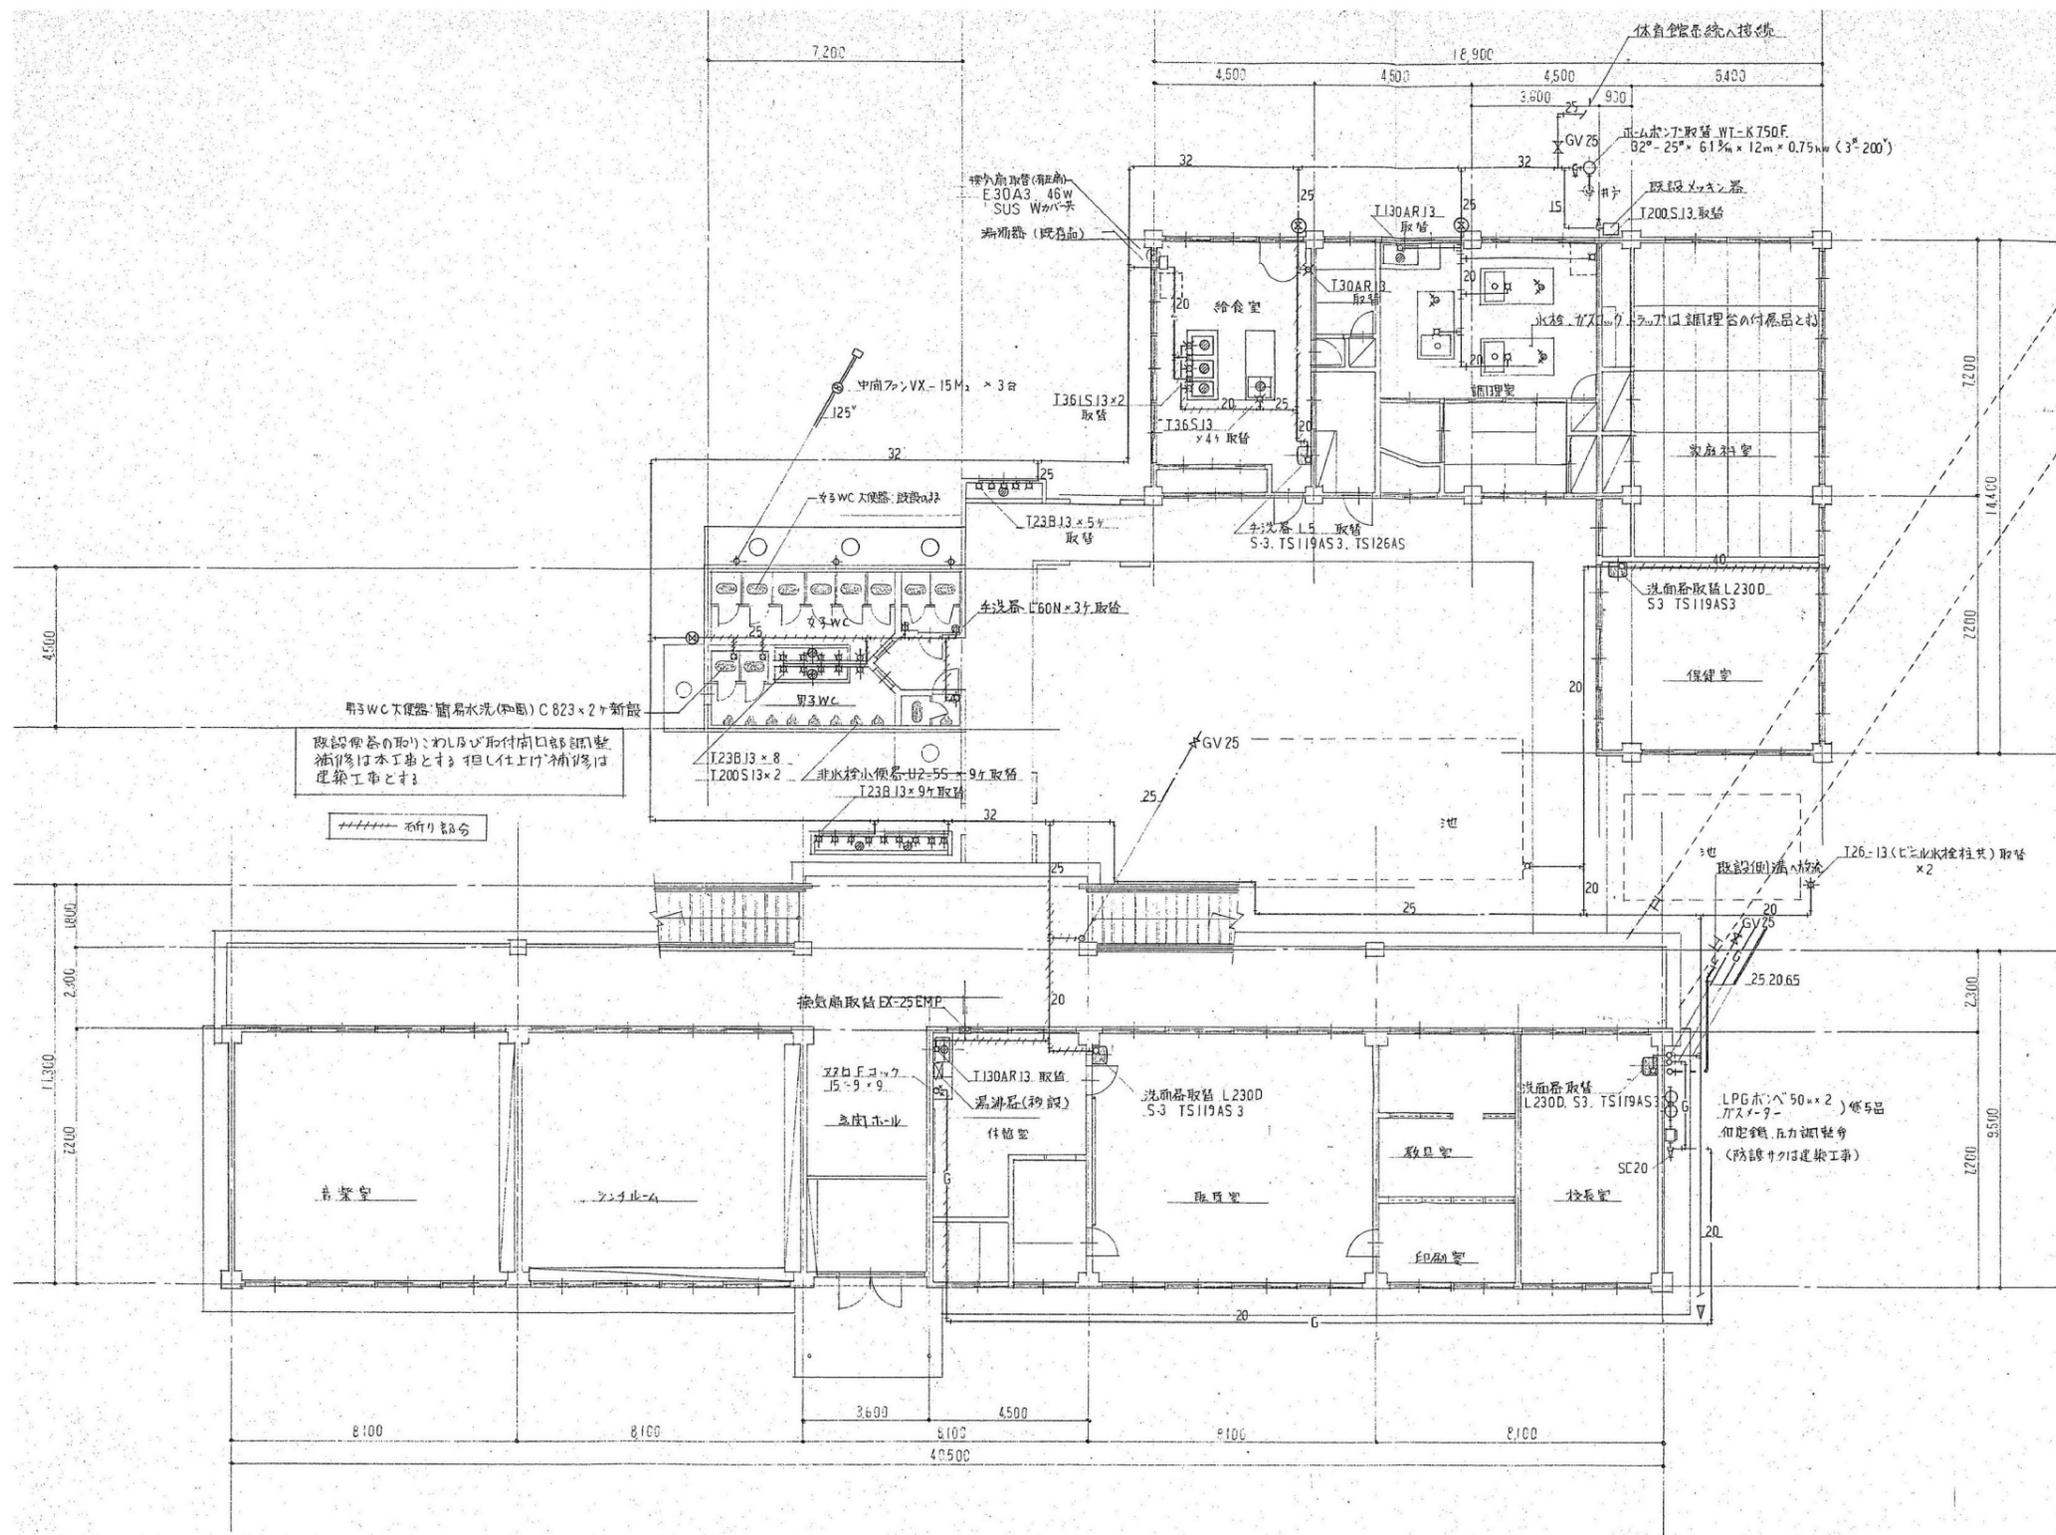


1階平面図

特記なき限りすべて撤去・解体とする。

1級建築士登録大臣第350116号
野田 康広

特記事項	一般共通事項	工事名称	旧泉河内小学校等解体工事	図面番号	KM/02	日付	令和7年 月	照査	部長	担当	製図
		図名	【校舎棟】1階給排水設備平面図	縮尺	1/100	株式会社手島建築設計事務所		1級建築士事務所登録一福岡県知事登録第1-11499号 1級建築士登録大臣第280194号 手島 誠			

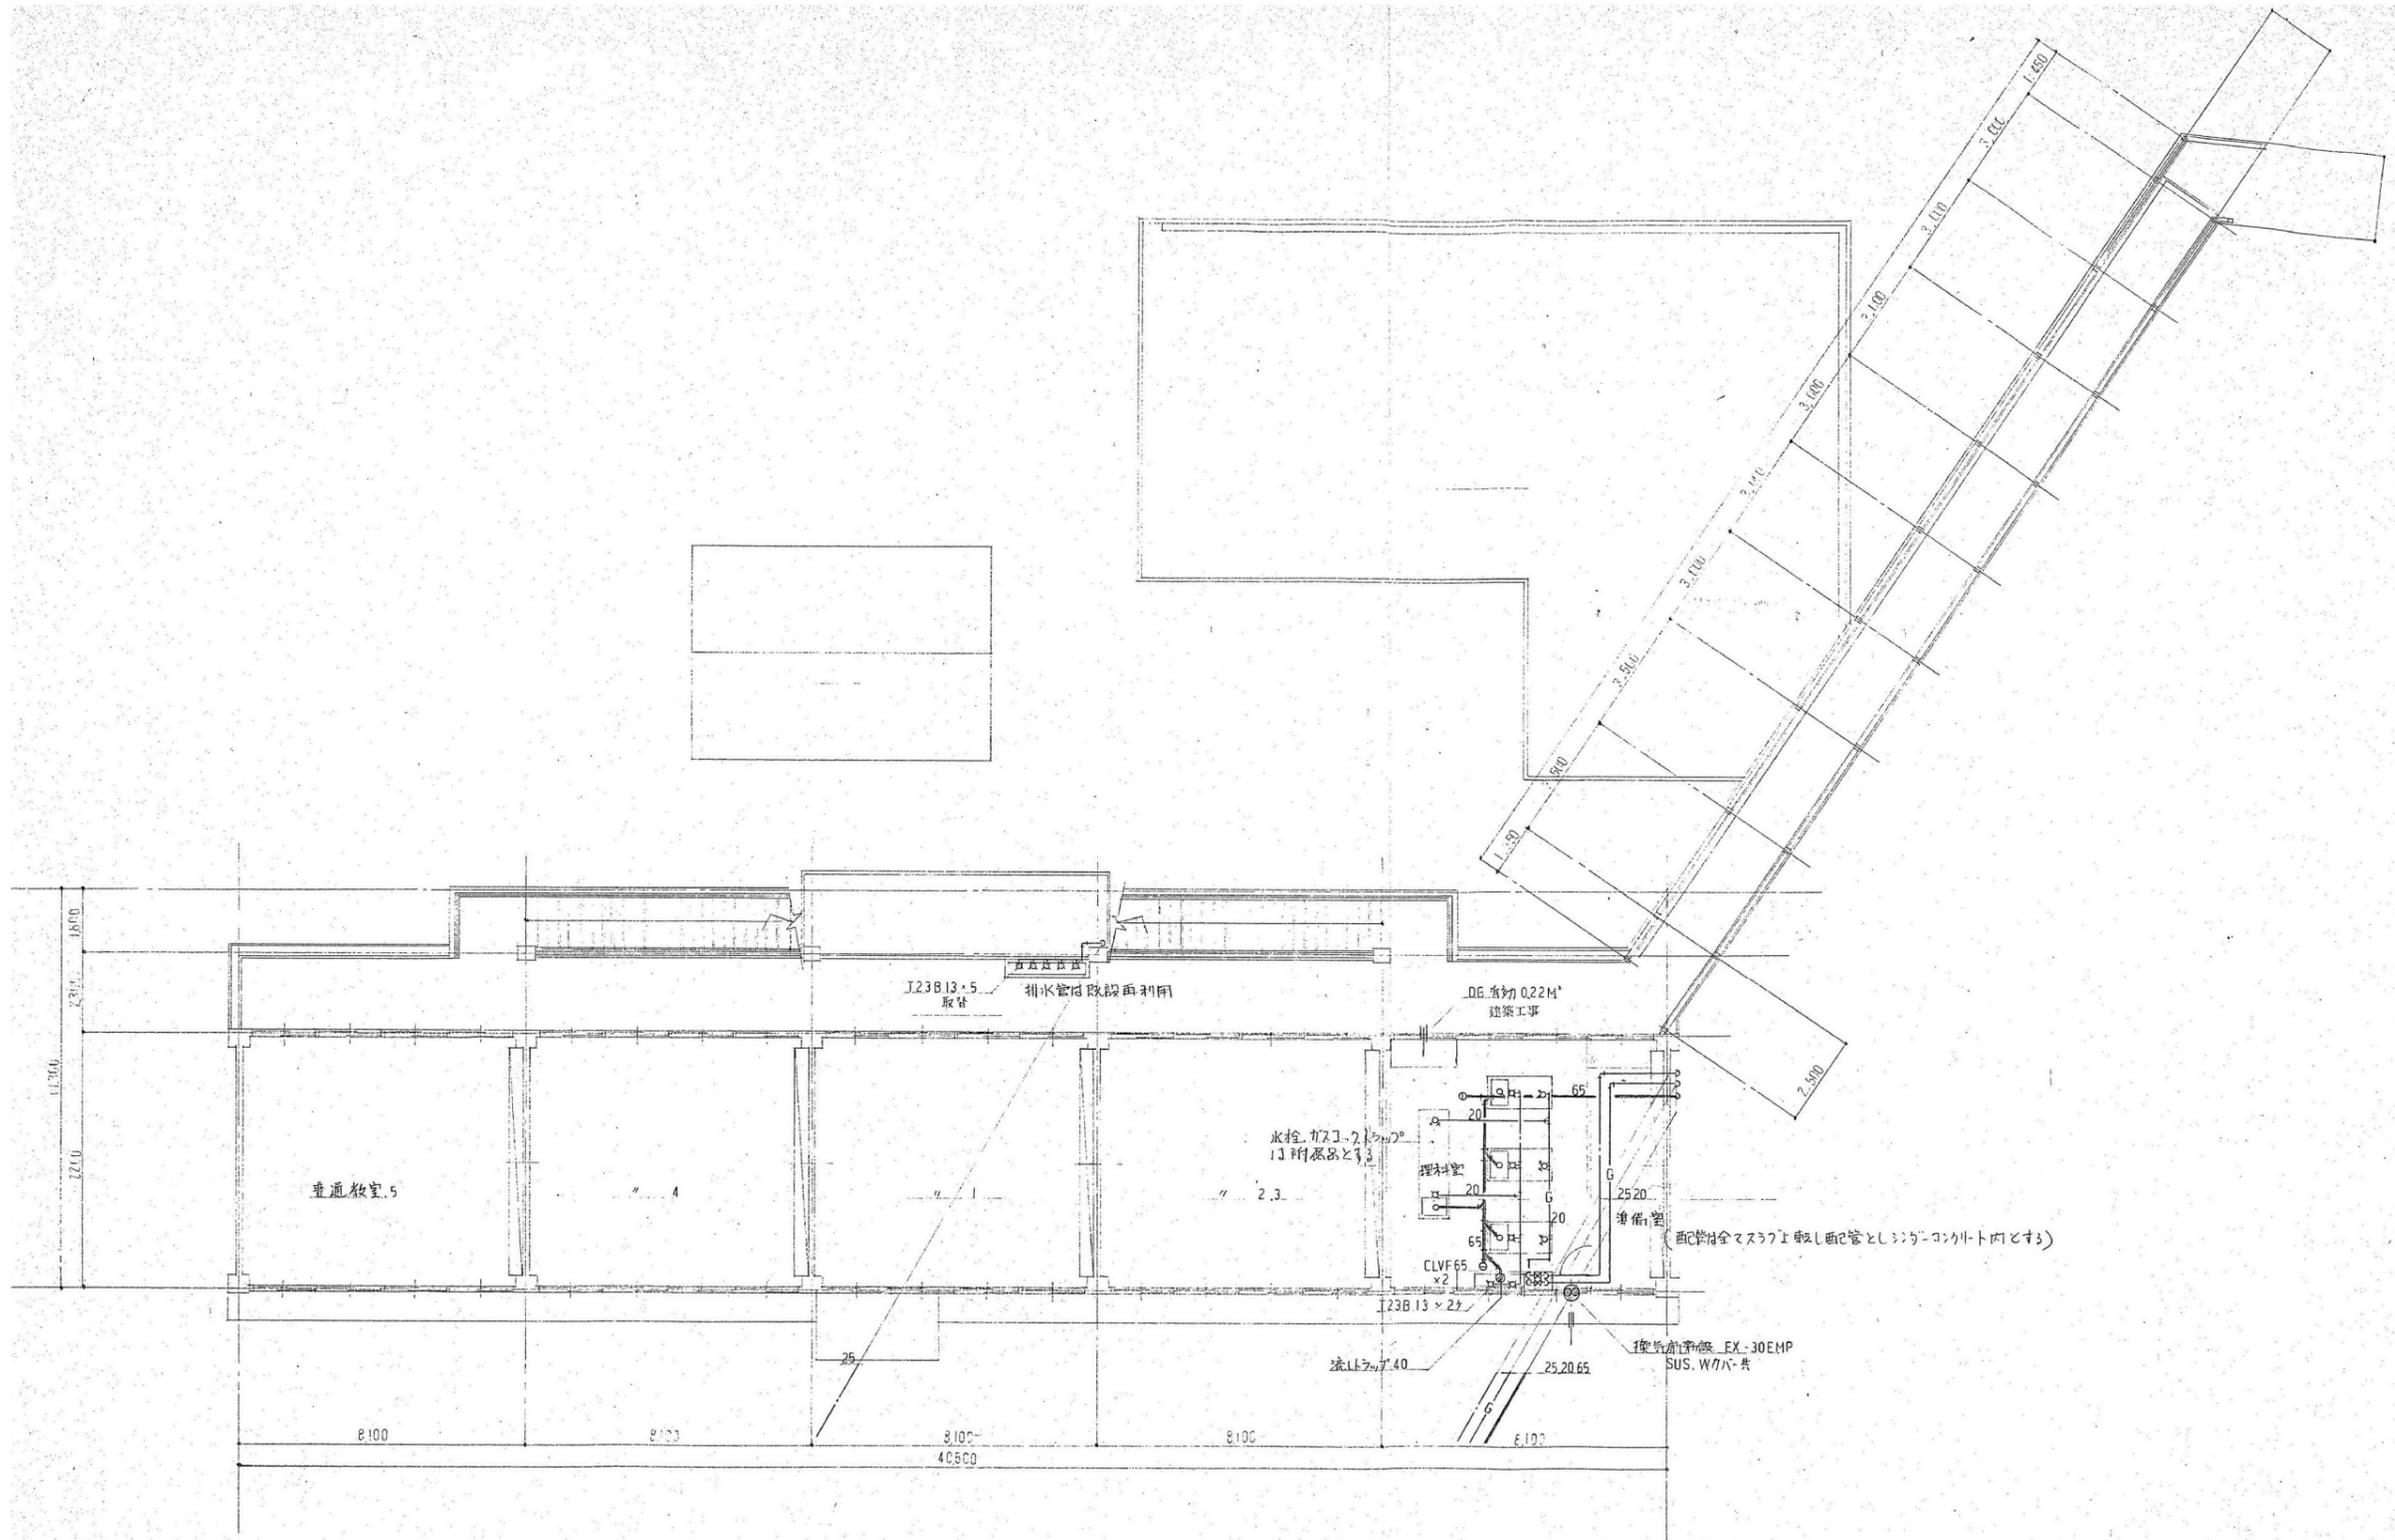

2階平面図

特記なき限りすべて撤去・解体とする。

1級建築士登録大臣第350116号
野田 康広

特記事項	一般共通事項	工事名称	旧泉河内小学校等解体工事	図面番号	KM/03 (電・構・電・設)	日付	令和7年 月	照査	部長	担当	製図
		図名	【校舎棟】2階給排水設備平面図	縮尺	1/100	株式会社手島建築設計事務所		1級建築士事務所登録-福岡県知事登録第1-11499号 1級建築士登録大臣第280194号 手島 誠			

撤去機器表


記号	機器名	機器仕様	電源 (60Hz)			台数	設置場所		第一種特定 製品対象	備考
			φ	V	消費電力 kW		設置階			
AC 1	パッケージエアコン	型 式 : 天吊型 冷/暖能力 : 5.0/5.6 kW	1	200		1set	1階	校長室	○	室内機 : FHP56A 寸法 : 960×680×195 室外機 : RZYP56AV 寸法 : 830×300×735
AC 2	パッケージエアコン	型 式 : 天吊型 冷/暖能力 : 12.5/14.0 kW	3	200		1set	1階	職員室	○	室内機 : CS-P140TX 寸法 : 1,590×680×195 室外機 : CU-P140HC 寸法 : 900×350×1,170
AC 3	パッケージエアコン	型 式 : 天吊型 冷/暖能力 : 10.0/11.2 kW	3	200		1set	1階	ランチルーム	○	室内機 : FUYJ112F 寸法 : 895×895×230 室外機 : RYJ112F 寸法 : 830×345×1,215
AC 4	パッケージエアコン	型 式 : 天吊型 冷/暖能力 : 12.5/14.0 kW	3	200		1set	1階	音楽室	○	室内機 : FHP140A 寸法 : 1,590×680×195 室外機 : RYP140A 寸法 : 900×350×1,170
AC 5	パッケージエアコン	型 式 : 天吊型 冷/暖能力 : 7.1/8.0 kW	3	200		1set	1階	保健室	○	室内機 : CS-J80TBH 寸法 : 1,245×700×210 室外機 : CU-J80HA 寸法 : 900×400×900
AC 6	ルームエアコン	型 式 : 壁掛型 冷/暖能力 : 2.0/3.0 kW	1	100		1set	1階	休憩室	※	室内機 : MSH-VS226-W 寸法 : 815×183×275 室外機 : MSH-VS226-W 寸法 : 780×320×540

特記事項
※特定家庭用機器再商品化法（家電リサイクル法）に基づく冷媒用フロン・代替フロンの回収を行うこと。

特記なき限りすべて撤去・解体とする。

1級建築士登録大臣第350116号
野田 康広

特記事項	一般共通事項	工事名称	旧泉河内小学校等解体工事	図面番号	KM/04	日付	令和7年 月	照査	部長	担当	製図
		図名	【校舎棟】空調機器リスト（参考図）	縮尺	-	株式会社手島建築設計事務所		1級建築士事務所登録一福岡県知事登録第1-11499号 1級建築士登録大臣第280194号 手島 誠			

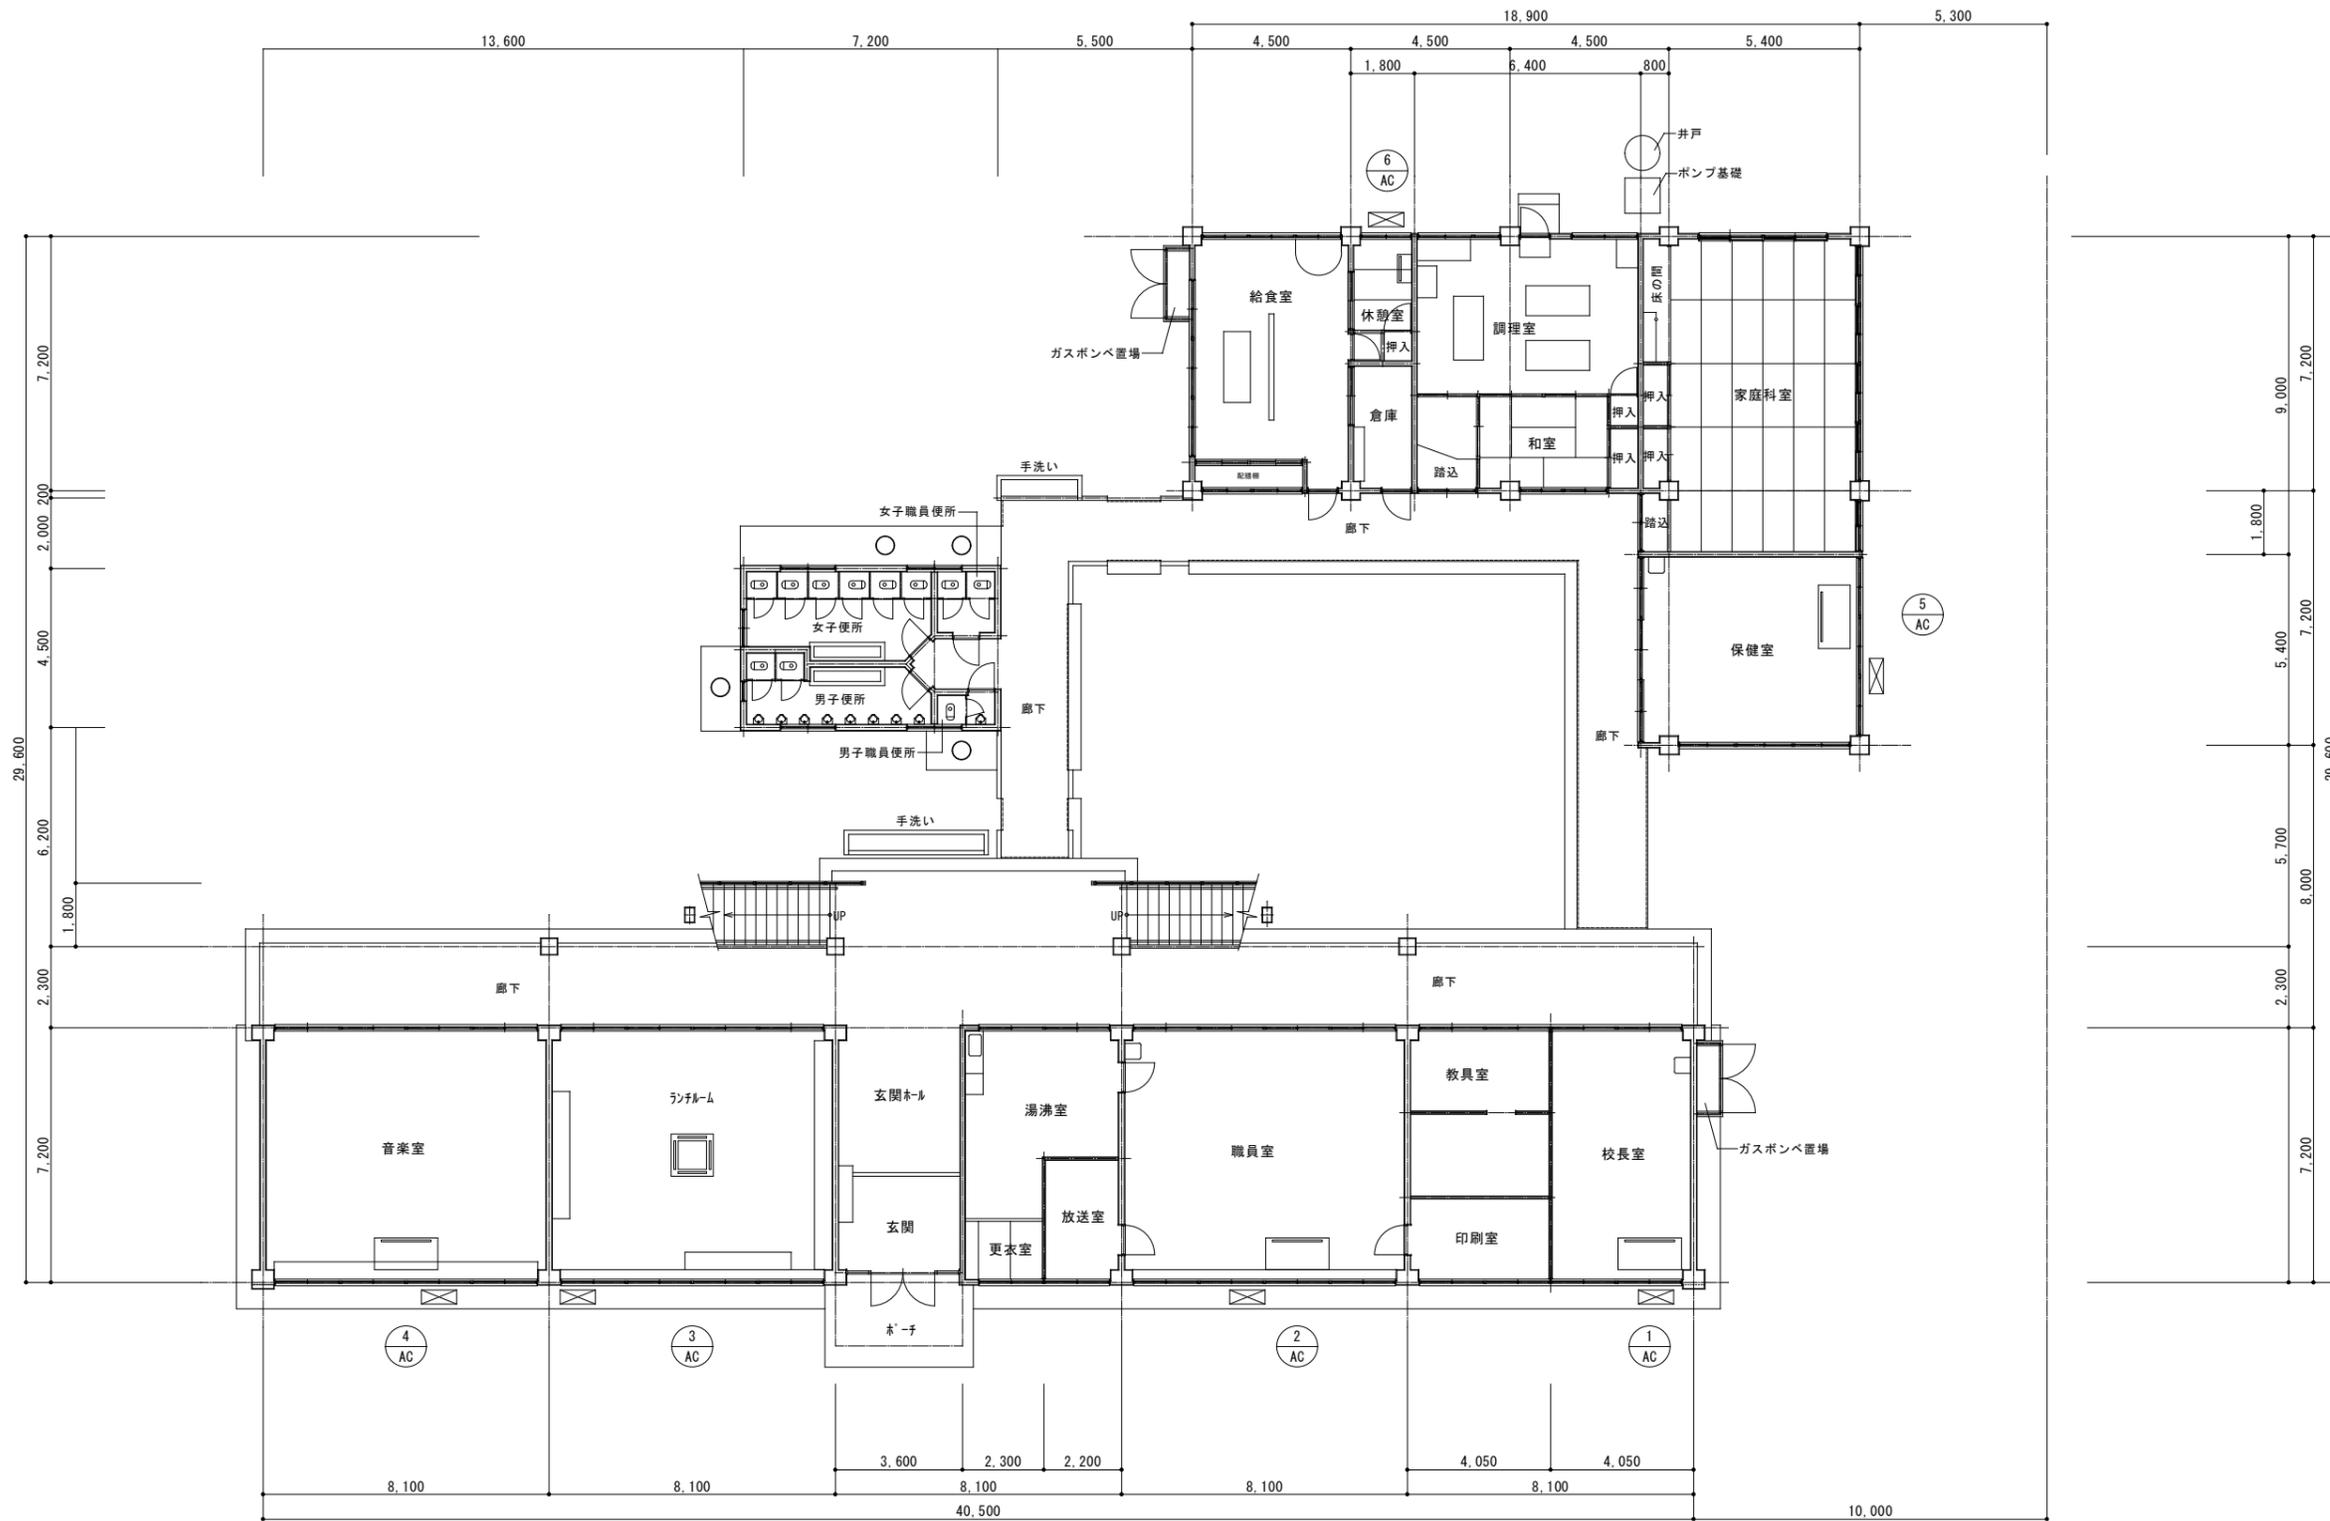

1階平面図 S=1/100

特記なき限りすべて撤去・解体とする。

1級建築士登録大臣第350116号
野田 康広

特記事項	一般共通事項	工事名称	旧泉河内小学校等解体工事	図面番号	KM/05 (電・構・電・設)	日付	令和7年 月	照査	部長	担当	製図
		図名	【校舎棟】1階空調設備平面図(参考図)	縮尺	1/100	株式会社手島建築設計事務所		1級建築士事務所登録一福岡県知事登録第1-11499号 1級建築士登録大臣第280194号 手島 誠			

工事名称 嘉徳町立泉河内小学校屋内運動場新築工事

工事場所

工事項目

- A. 給水設備工事
- B. 排水 (屋内) 便槽含む
- C. 排水 (屋外)
- D. 衛生器具


凡例	管名称	管材料名	
—20°	給水管	ケニク鋼管(φ)	埋設管、コウロク埋込管 防錆剤「ゾウ」2回巻
—65°	排水管	塩化ビニル(VP)	
—200mm	排水管	塩化ビニル(VU)	

記号	品名	数	伊奈製陶(株)	東陶機器(株)
C1	非水洗和便器	3	C-105	*
C2	洋風	1	C-9 CF-12CAY AY-65 身洗器用	C-47 TC62Z T53D5AY T51ERAY 身洗器用
T110	身障者用トイレ	1	相当品	T110 SAVIO T110 SCV4
L	手洗器	3	L-80AG LF-442PAY	L5D T205, T4A, T22P, TA25AY
U	非水洗小便器	2	U-2	*
T23B13	横水栓	4	T23B13	LF-7-13

*他社製品を使用すること。

			前沢化成工業(株)	松下電工(株)
T	便槽	4	M-12BF (12人槽)	相当品


			三菱電機(株)	松下精工(株)	東京芝浦電気(株)	前沢化成工業(株) 松下電工(株)
T,F	トイレットファン	4	VX-12M	FY-12CAC-D	VS-10A	便槽 相当品を使用する。

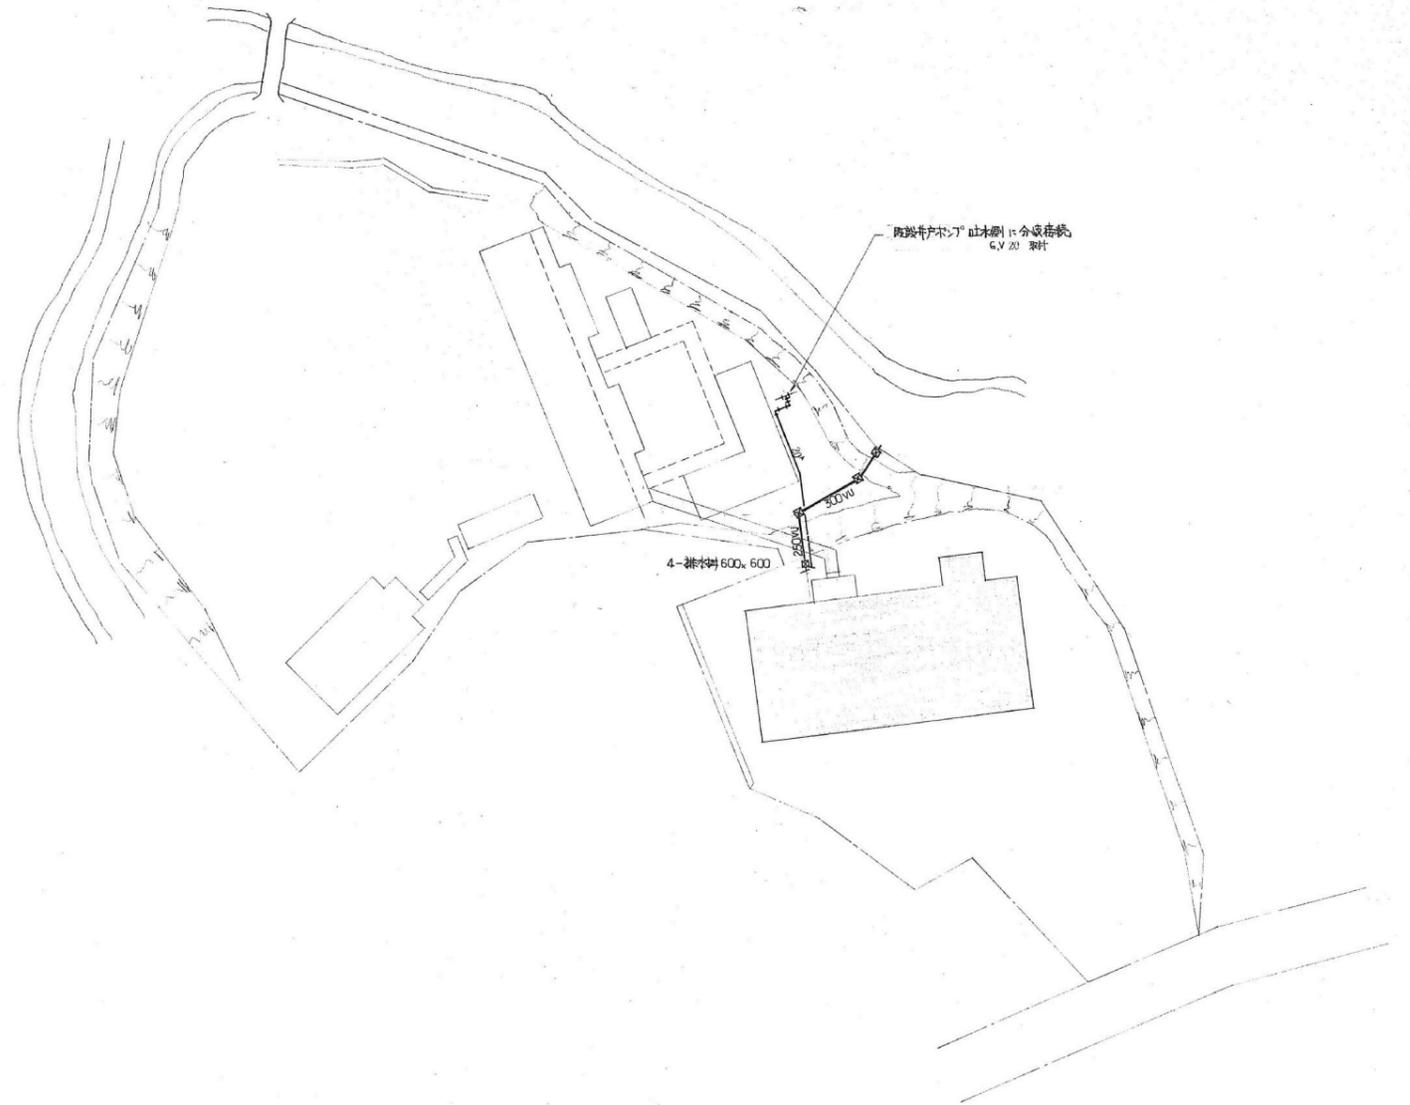

特記なき限りすべて撤去・解体とする。

1級建築士登録大臣第350116号
野田 康広


特記事項	一般共通事項	工事名称	旧泉河内小学校等解体工事	図面番号	KM/06 (電・構・電・設)	日付	令和7年 月	照査	部長	担当	製図
		図名	【体育館】配置図・機器リスト	縮尺	1/500	株式会社手島建築設計事務所		1級建築士事務所登録一福岡県知事登録第1-11499号 1級建築士登録大臣第280194号 手島 誠			

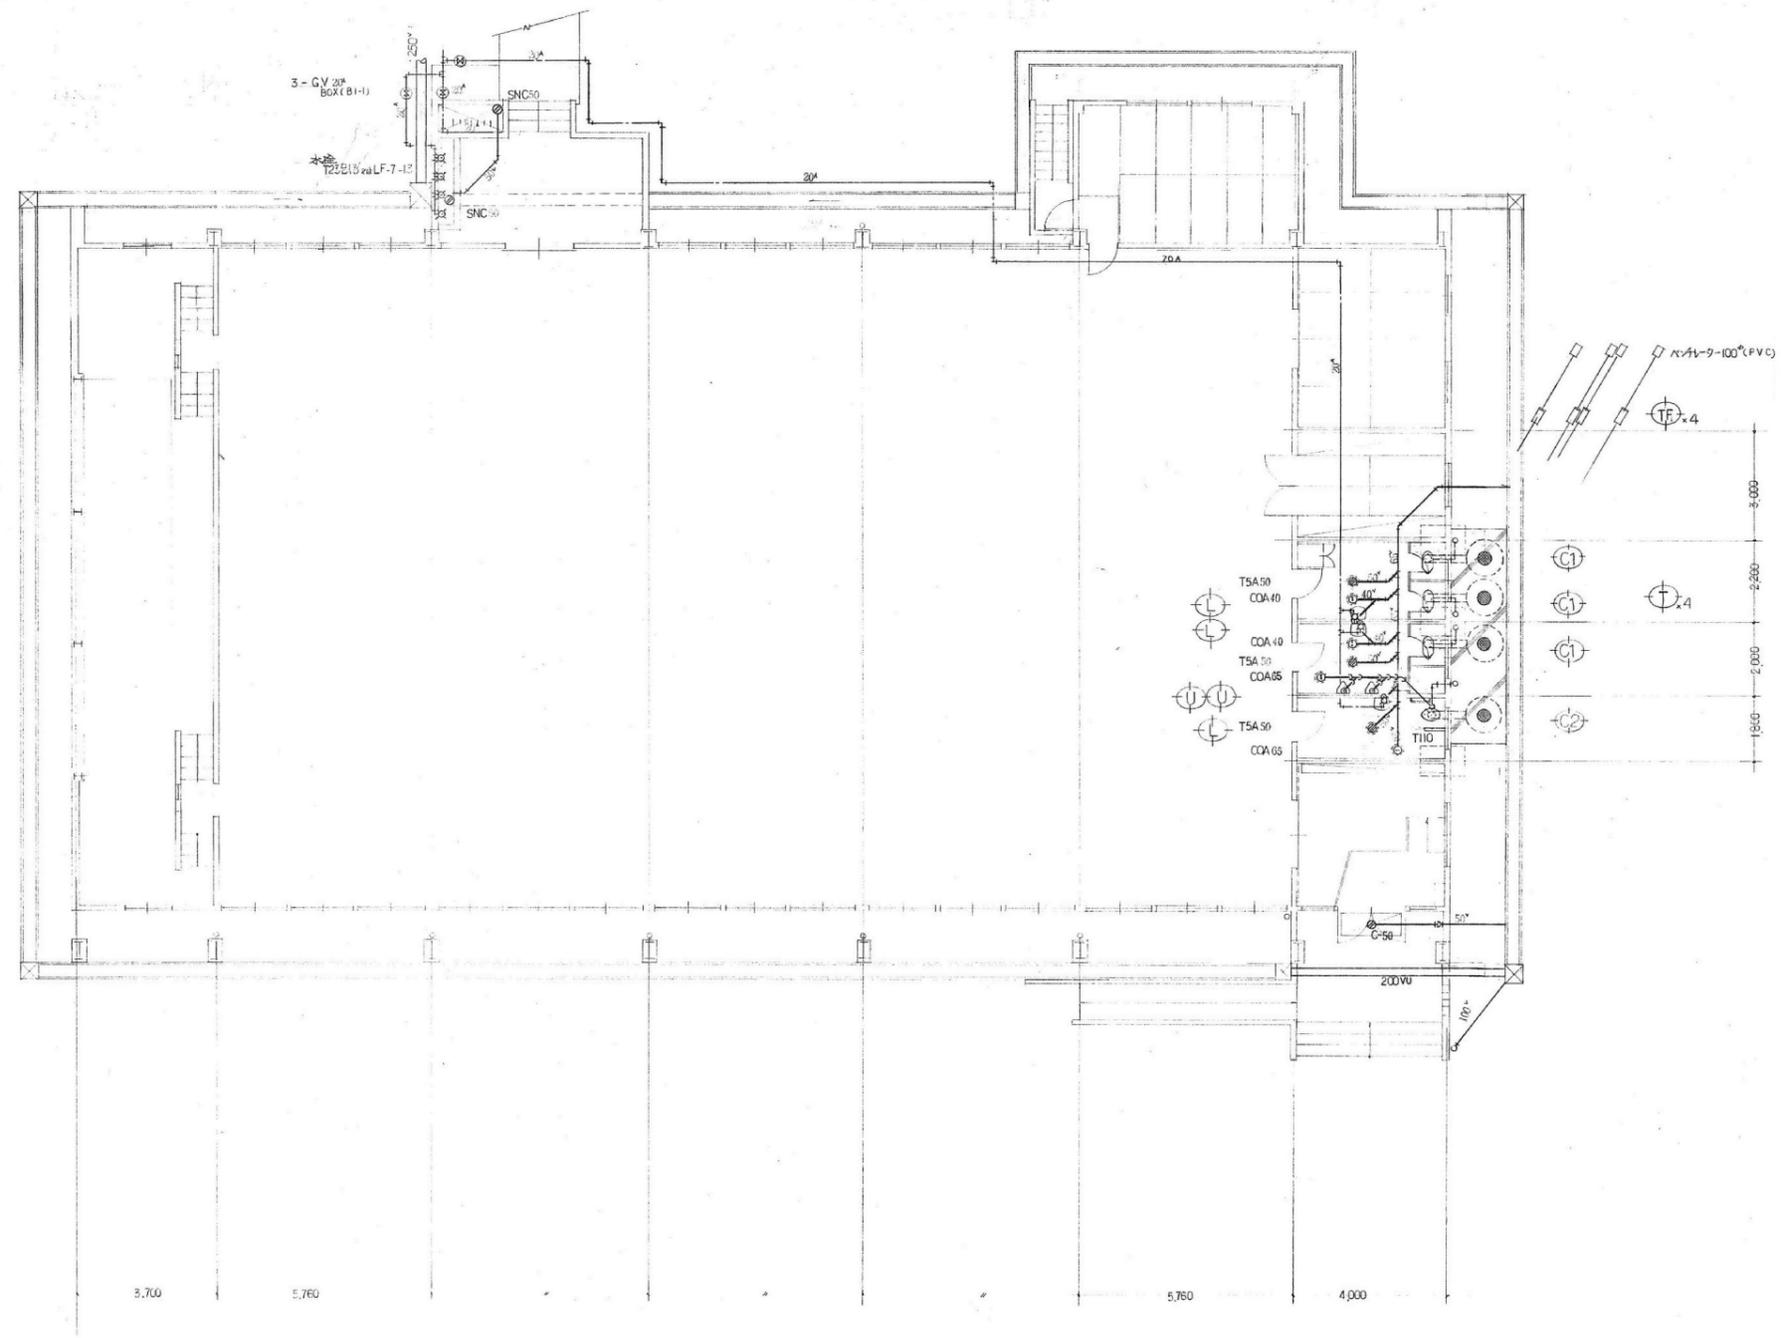

特記なき限りすべて撤去・解体とする。

1級建築士登録大臣第350116号
野田 康広

特記事項	一般共通事項	工事名称	旧泉河内小学校等解体工事	図面番号	KM/07 (電・構・電・設)	日付	令和7年 月	照査	部長	担当	製図
		図名	【体育館】平面図	縮尺	1/100	株式会社手島建築設計事務所 1級建築士事務所登録-福岡県知事登録第1-11499号 1級建築士登録大臣第280194号 手島 誠					

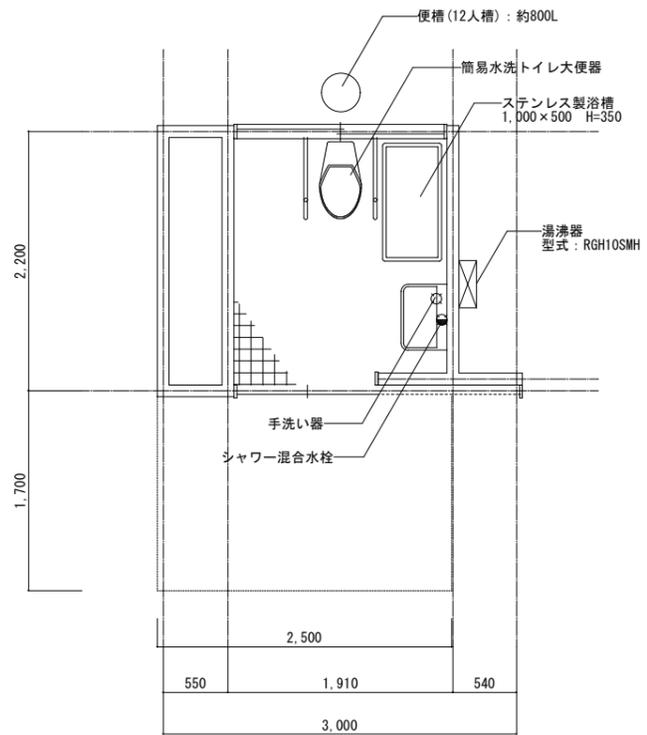

平面図 S=1/30



簡易水洗トイレ大便器



手洗い器・シャワー混合水栓

特記なき限りすべて撤去・解体とする。

1級建築士登録大臣第350116号
野田 康広

特記事項	一般共通事項	工事名称	旧泉河内小学校等解体工事	図面番号	KM/08 (株)・構・電・設	日付	令和7年 月	照査	部長	担当	製図
		図名	【多目的トイレ】平面図	縮尺	1/50	株式会社手島建築設計事務所		1級建築士事務所登録-福岡県知事登録第1-11499号 1級建築士登録大臣第280194号 手島 誠			