

嘉 麻 市 嘉 穂 隣 保 館 改 修 工 事

建 築 工 事

[illegible]


工 事 名	嘉麻市嘉穂隣保館改修工事	管 理 者	設 計 者	担 当 者	図 面 名	図 面 N O
					図面リスト	
備 考	福岡県嘉麻市上西郷 244-3	日 付	日 付	日 付	縮 尺	A-00

[illegible]

塗装改修工事	4. 錆止め塗料塗り	塗料種別	(7.4.2)(表7.4.1)～(表7.4.2)				
		塗装面	種別		備考		
		・鉄鋼面	※A種（屋外） ※B種（E P－Gの場合）・C種・D種・E種		B種（屋内）		
		・亜鉛めっき鋼面	※A種 ※C種（E P－Gの場合）		※B種（その他）		
		錆止め塗料塗り (7.4.3)(表7.4.3)～(表7.4.5)					
		塗装面	種別		備考		
		・鉄鋼面	・A種・B種		※C種		
		・亜鉛めっき鋼面	・A種・B種		※C種		
		・新規鋼製建具等亜鉛めっき鋼面	※A種・B種・C種				
		5. 合成樹脂調合ペイント塗り (S O P)					
		塗装面	種別		(7.5.2)(表7.5.1)～(表7.5.3)		
		・木部	新規	※A種(屋外)	※B種(屋内)・C種	※1種・2種	
			塗替	・A種	※B種・C種	※1種・2種	
		・鉄鋼面	新規	・A種	※B種	※1種・2種	
			塗替	・A種	※B種・C種	※1種・2種	
		・亜鉛めっき鋼面	新規	・A種	※B種	※1種・2種	
			塗替	※A種(鋼製建具)	※B種(その他)・C種	※1種・2種	
						鋼製建具用A種	
		6. クリヤラッカー塗り (C L)					
		塗装面	種別		(7.6.2)(表7.6.1)		
	・木部(屋内)	・A種		※B種			
	7. アクリル樹脂系非水分散形塗料塗り (N A D)	(表7.7.1)					
		塗装面	種別		備考		
		・モルタル面(屋内)	・A種		※B種		
			・A種		※B種		
	8. 耐候性塗料塗り (D P)	(表7.8.1)～(表7.8.3)					
		塗装面	種別		塗料の種類		
		・鉄鋼面(屋外)	・A種・B種・C種		※上塗1級		
		・亜鉛めっき鋼面	・A種・B種・C種		※上塗1級		
		・コンクリート面	・A種・B種・C種		※上塗1級		
		その他					
9. つや有合成樹脂エマルションペイント塗り (E P－G)		(表7.9.1)～(表7.9.4)					
		塗装面	種別		備考		
		・木部	新規	※A種・B種・C種			
			塗替	・A種	※B種・C種		
		・鉄鋼面	新規	・A種・B種			
			塗替	・A種	※B種・C種		
		・亜鉛めっき鋼面	新規	・A種・B種			
			塗替	・A種	※B種		
		○コンクリート面	新規	・A種・B種			
		その他 ()	塗替	○A種	※B種・C種		
	10. 合成樹脂エマルションペイント塗り (E P)	(表7.10.1)					
		塗装面	種別		備考		
		・	新規	・A種・B種			
			塗替	・A種	※B種・C種		
	11. ウレタン樹脂ワニス塗り (U C)	(表7.11.1)					
		塗装面	種別		備考		
		・木部(屋内)	新規	・A種	※B種		
			塗替	・A種	※B種		
	12. ステイン塗り	(表7.12.1)					
		塗装面	種別		備考		
	・木部	新規	・A種・B種				
	・	塗替	・R A・R B・R C				
	13. 木材保護塗装塗り (W P)	(表7.13.1)					
		塗装面	種別		備考		
		・木部(屋外)	・A種		※B種		
		・	・A種		※B種		
	8. 耐震改修工事	1. 鉄筋の種類	材質 ※JIS G 3112・建築基準法第37条の規定に基づき認定を受けたもの (8.2.1)				
		種類	・SD295	・SD345	・SD390		
		径					
		2. 鉄筋の継手	(8.3.4)				
			接合方法	部位	径	備考	
			・ガス圧接・重ね継手・溶接継手	柱・梁の主筋	※D19以上・()		
		・機械式継手・()					
		※重ね継手・()	その他	※D16以下・()			
	3. 溶接金網	※JIS G 3551規格品 (8.2.2)					
		形状 ()	寸法 ()	径 ()			
	4. 帯筋	※図示による					
	5. 壁の配筋	シアコネクタ (8.3.7)					
		・種類 ()・径 ()・長さ ()					
		・彫込み深さ ()・間隔 ()					
	6. 圧接完了後の試験	※外観試験 ※超音波探傷試験 (8.3.8)					
	7. 特殊な鉄筋継ぎ手	・機械式継手の種類 ()・溶接継手 (8.4.2)(8.4.3)					
	8. 割製補強筋	(8.21.6)(8.22.7)					
		種類	材料	材種	径	本数・ピッチ	適用箇所
		・スパイラル筋					※図示
							※図示

9. コンクリートの強度	設計基準強度(Fc) N/mm ²	類別	18	21	24			(8.1.3)																
	普通コンクリート	部位																						
	軽量コンクリート	部位																						
	軽量コンクリート・1種・2種	部位																						
10. コンクリートの種類	※Ⅰ類・Ⅱ類							(8.1.3)																
11. スランブ								(8.1.4)																
12. 普通コンクリートの調合	打込み箇所	基礎、基礎梁	柱、梁、スラブ、壁																					
	所要スランブ	・15	◎18	・15 ※18																				
	※単位水量の上限値	185 kg/m ³							(8.1.4)															
	※単位セメント量の下限値	270 kg/m ³																						
	※水セメント比の上限値	65% (高炉セメントB種 60%)																						
	※所要空気量の目標値	4.5%																						
	※塩化物の含有量	0.30 kg/m ³ 以下																						
	気温によるコンクリート強度の補正	※監督員の指示による																						
13. セメントの種類	※普通ポルトランドセメント又は混合セメントのA種・高炉セメントB種 (・)							(8.2.5)																
14. 打放し仕上げの種別	※合板せきを用いる場合							(表8.1.4)(8.2.7)																
	種別	適用箇所																						
	・A種																							
	・B種																							
15. コンクリートの仕上りの平たんさ									(表8.1.5)															
	種別	適用箇所																						
		柱・梁・壁			床																			
	a 種	・化粧打放しコンクリート・塗装仕上げ・壁紙張り・モルタル張り(接着剤)・()			・合成樹脂塗床・ビニル系床張り・床コンクリート直出し仕上げ・フローリング材張り・()																			
b 種	・仕上げ塗材塗り・()			・カーペット張り・防水下地・タイル張り・二重床・()																				
	c 種	・モルタル張り(セメントモルタル)・モルタル塗り・()			・タイル張り・モルタル塗り・二重床・()																			
16. モルタル及びグラウト材		・構造体用モルタル (圧縮強度)・柱底均しモルタル (※無収縮モルタル)・グラウト材 (※無収縮グラウト材)							(8.2.12)															
17. 鉄骨製作工場	※監督員の承諾する工場・Sグレード・Hグレード・Mグレード・Rグレード・Jグレード加工能力条件 ()							(8.1.5)																
18. 鋼材の種類	材質	※JIS等の規格品・建築基準法に基づき指定又は認定を受けた構造用鋼材及び鉄鋼							(8.2.8)															
	種類	SS400・()・()・()																						
	寸法	※図示																						
	19. 高力ボルト	※トルシア形高力ボルト	指定、認定品	セットの種類	※S10T				(8.2.9)															
	・JIS形高力ボルト	JIS B 1186	セットの種類	※2種 (F10T)																				
20. 溶接部の検査	・溶融亜鉛メッキ高力ボルト	指定、認定品	セットの種類	※1種 (F8T相当)																				
	※外観試験								(8.15.12)															
	試験箇所	※全数試験	・図示による ()																					
	(参考) 「突合せ継手の食い違い仕口のずれの検査・補強マニュアル」	独立行政法人 建築研究所 監修																						
	※超音波探傷試験 (完全溶け込み溶接)																							
	・工場溶接	AQL	※4.0%・2.5%	検査水準					※第6水準 ()															
	・現場溶接	※全数試験																						
	21. スタッド	※JIS B 1198 (頭付きスタッド)								(8.2.11)														
	軸径	※図示による																						
	長さ	※図示による																						
	22. スタッド溶接後の試験	※外観試験	※仕上がり高さ及び傾きの試験					(8.16.6)																
	※打撃曲げ試験								(8.18.3)															
23. 耐火被覆の種類及び性能	<table><tr><th>種別</th><th>性能</th><th>使用箇所</th></tr><tr><td>耐火材吹付け</td><td>・1時間</td><td>・30分</td><td>※図示</td></tr><tr><td>・吹付けロックウール</td><td></td><td></td><td></td></tr><tr><td>・</td><td>・1時間</td><td>・30分</td><td>※図示</td></tr></table>								種別	性能	使用箇所	耐火材吹付け	・1時間	・30分	※図示	・吹付けロックウール				・	・1時間	・30分	※図示	
種別	性能	使用箇所																						
耐火材吹付け	・1時間	・30分	※図示																					
・吹付けロックウール																								
・	・1時間	・30分	※図示																					
24. 耐震スリット	耐震スリットの種類・完全スリット・部分スリット・幅 (50 mm) 深さ (・図示)・耐火材 (仕様) (仕様箇所 ※図示)・遮音材 (仕様) (仕様箇所 ※図示)							(8.25.2)																
25. あと施工アンカー	種類	金属系アンカー							(8.2.4)															
	引っ張り耐力	()																						
	径	()																						
	埋込み長さ	(※図示 ())																						
	セット方式	(※本体打込み式 ())																						
	接合筋 (種類)	径 長さ ()																						
	・接着系アンカー (※カプセル型)	()																						
	引っ張り耐力	()																						
	径	()																						
	埋込み長さ	(※図示 ())																						
	アンカー筋の種類	(※異形棒鋼 ())																						
	性能確認試験																							
	・適用する	※適用しない																						
	穿孔前の埋込配管等の探査								(8.12.4)															
	範囲	※全て・図示																						
	方法	※鉄筋探査機																						
	施工確認試験								(8.12.7)															
	※引張り試験 (確認強度)	()																						

施 工 区 分 表														(○印を適用する)	
工 事 内 容				建築	外構	植栽	電気	電話	昇降	給衛	空調	ガス	黒板 畳	備 考	
機器の基礎	電気関係	配電盤・制御盤の基礎	屋内											電 気 と 十 分 協 議 す る こ と	
			屋外												
			屋上												
		自家発電機の基礎 (アンカーボルトを除く)													
	テレビアンテナの基礎 (")														
	避雷針の基礎 (")														
	機械関係	屋内設備												機 械 と 十 分 協 議 す る こ と	
屋外設備 (架台、アンカーボルト含む)									○						
屋上設備 (架台、アンカーボルト除く)									○						
特記した基礎															
開口部	梁、床、壁	補強を要するもの													
		貫通スリーブ		補強を要しないもの							○				
	梁、床、壁	補強を要するもの													
		貫通部型枠		補強を要しないもの											
	軽量鉄骨下地、 壁・天井ボード類の切込み	補強を要するもの		○											
		補強を要しないもの		○											
	埋込型分電盤、 端子盤等の型枠	補強を要するもの													
		補強を要しないもの													
	上記開口部の補強														
	上記開口部の墨出し											○			
点検口	スリーブの穴埋め (型枠の穴埋めを含む)										○				
	○Aフロア器具取付用														
ガラリ	床、壁、天井														
	外壁面 (ダクト、チャンバーの接続用含む)														
換気フード	建具取付														
	空調用リターン														
換気扇の取付枠及びアルミパネル	厨房														
	上記以外										○				
換気扇	壁換気扇 (ウェザーカバー含む)														
	天井換気扇 (ベントキャップ含む)										○				
流し台	排水トラップ含む														
防油堤	オイルサービスタンクの防油堤		自火発電用												
			空調用												
床下水槽のマンホール蓋	タラップ含む														
屋外配水管	雨水														
	汚水、雑配水管														
雨水縦樋	ルーフドレイン含む														
身障者用便所手すり															
はめ込み形洗面器用カウンター (前板共)															
ガスボンベ転倒防止用の鎖															
電気配管配線	機械設備機器付属の制御盤以降の配管配線 (接地共)											○			
	機械設備機器付属の制御盤と電源供給及び配管配線						○								
	機械設備自動制御と電気設備盤との電源供給						○								
	機械設備自動制御と電気設備盤との操作回路の渡り配管配線										○				
	天井吊り型FCU、個別パッケージ、全熱交換器と操作スイッチとの渡り配管						○								
	天井吊り型FCU、個別パッケージ、全熱交換器と操作スイッチとの渡り配線										○				
	天井吊り型FCU、個別パッケージ、全熱交換器と操作スイッチ										○				
	天井吊り型FCU、個別パッケージ、全熱交換器と操作スイッチ埋込ボックス						○								
	煙感知器から連動制御盤を経て防煙ダンパー及び排煙口に至る配管配線														
	小便器用節水装置制御盤以降の配管配線														
	自動ドア及び電動シャッターなどの制御部への電源供給														
	自動ドア及び電動シャッターなどの制御部														
	自動ドア及び電動シャッターなどの操作スイッチ間の配管配線及び操作スイッチ														
	防火扉レリーズ														
パッケージエアコンの配線	電極棒 (フロートスイッチ含む)														
	配線ビッド及び蓋														
	別途機器などへの接続						○					○			
	室外機・室内機間の伝送線											○			
	室外機・室内機間の電源渡り線											○			
	室内機・リモコン間の配線											○			
	室内機・リモコン間の配管											○			
ガス漏れ探知機 (遮断弁連動) ○Aフロア用配線器具	リモコン埋込ボックス						○								
	室内機・集中リモコン間の渡り伝送線						○					○			
電気錠	電気錠及び通電金具														
	T E Nキー及び制御盤														
エレベーター出入口三方枠 (金属製)															
シャワーユニット (バスユニット)															
ガス給湯器リモコン用ケーブル															
ガス給湯器電線管及びボックス															
消火栓始動器 (起動装置)															
養生工事													○		
黒板工事	下地補強														
	黒板・白板・掲示板			○									○		
植栽工事															
備考	承認覧	工事名称				図面名称									
		嘉麻市嘉穂隣保館改修工事				改修工事特記仕様書 (4)									
		嘉麻市 人権・同和対策課				尺度				図面番号					
						日付				A-04					

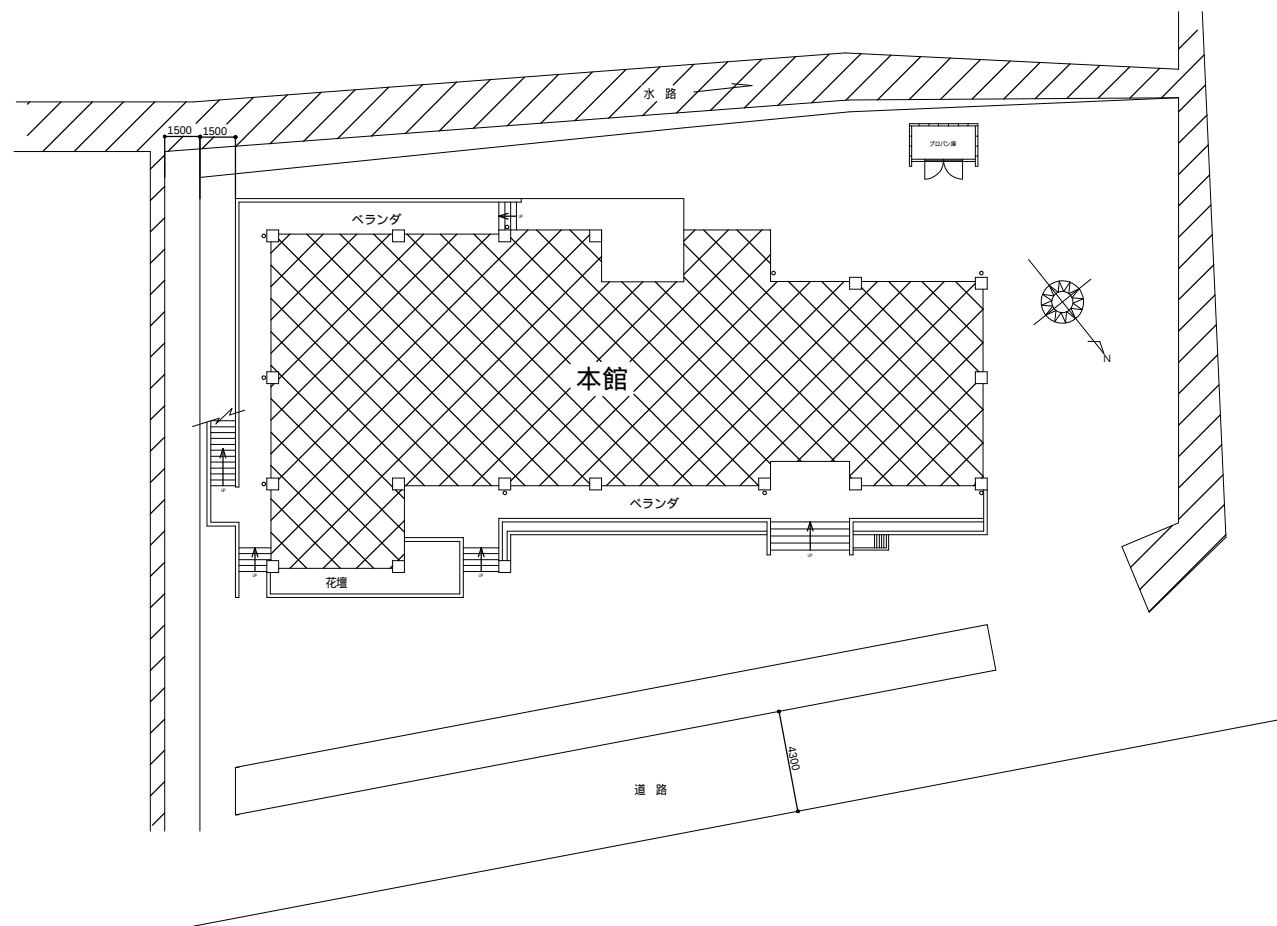


配置図 S: 1 / 200



付近案内図

工事名 嘉麻市嘉穂隣保館改修工事	松村一級建築士事務所 1級建築士 大臣 207655 松村一弘	管理者	設計者	担当者	図面名 配置図・付近案内図	図面NO A-05
備考	福岡県嘉麻市上西郷 244-3 TEL ・ FAX 0948-57-3887	日付	日付	日付	縮尺 1/200	

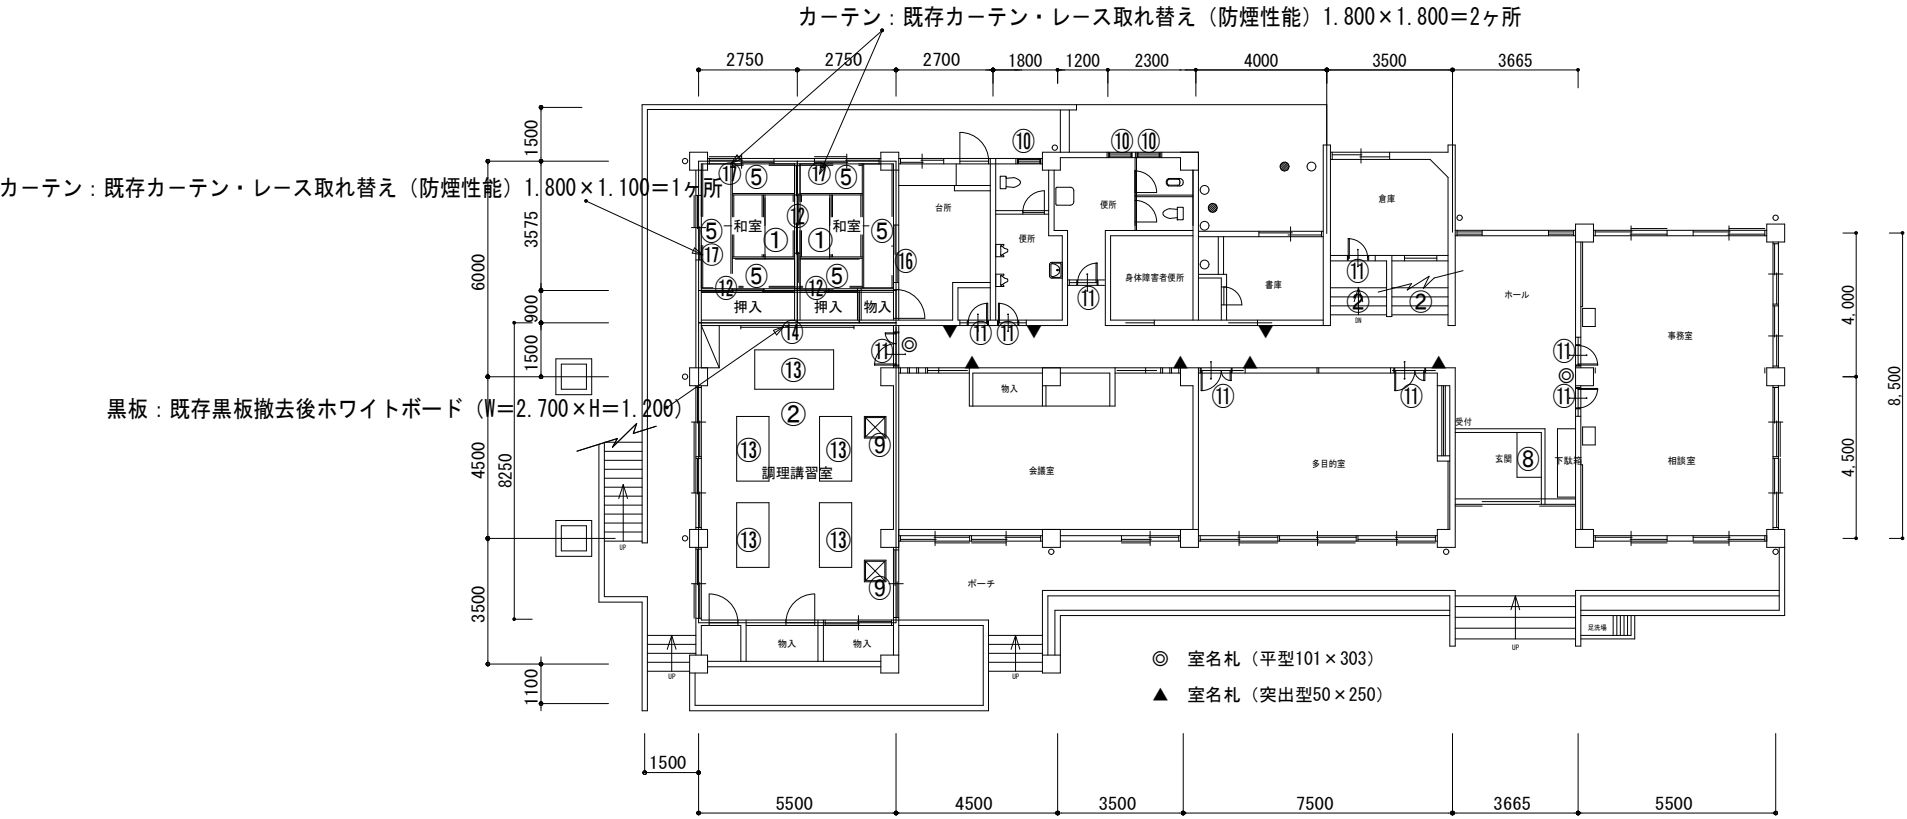


1階 平面図 S:1/200

補修工事概要（内部）

①	床：畳撤去処分後新畳新設	⑥	天井：既存撤去処分後化粧石膏ボード（和風調）張り	⑪	木建具：既存建具撤去の上ドア新設（1200・800×2000）	⑯	木建具：既存襖撤去の上襖新設
②	床：既存床Pタイル撤去処分ビニル床シート（t＝2.0）貼	⑦	天井：既存撤去、ジプトーン張り新設	⑫	木建具：既存襖の襖張替・障子紙張替	⑰	カーテン：既存カーテン・レース取れ替え（防煙性能）
③	床：Pタイル撤去処分の上、タイルカーペット新設	⑧	床スロープ：ポータブルスロープ新設（アルミ製680×1250）	⑬	調理台：既存調理台撤去後調理台新設	⑱	掲示板：既存掲示板撤去新設（W＝4.000×H＝1.200）
④	壁：下地撤去後、内装厚塗材セメンコトスタッコ仕上げ	⑨	床：床点検口取替新設	⑭	黒板：既存黒板撤去後ホワイトボード（W＝2.700×H＝1.200）		
⑤	壁：下地処理後、薄付け仕上塗装Eスキン仕上げ	⑩	アルミ建具：既存サッシカバー工法新設	⑮	棚：木製棚解体撤去		

工事名	嘉麻市嘉穂隣保館改修工事	松村一級建築士事務所	管理者	設計者	担当者	図面名	図面NO
備考		福岡県嘉麻市上西郷244-3	日付	日付	日付	1 階 平 面 図	A-06
		1級建築士 大臣 207655 松村一弘 TEL・FAX 0948-57-3887				縮尺 1/200	

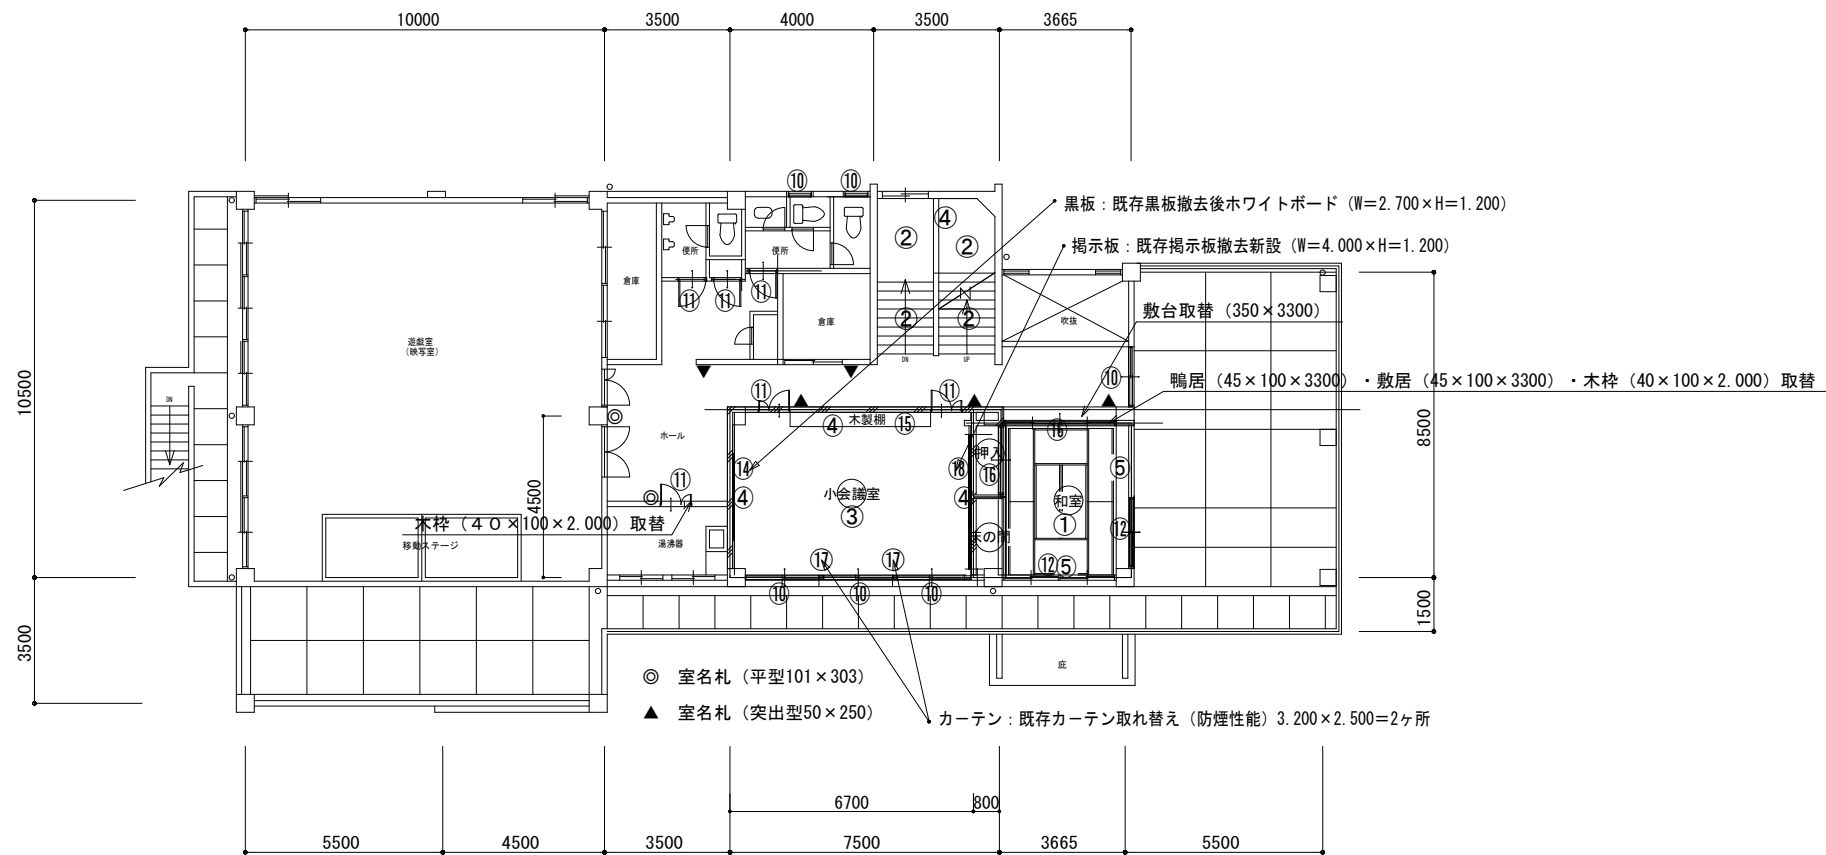


2階 平面図 S:1/200

補修工事概要（内部）

①	床：畳撤去処分後新畳新設	⑥	天井：既存撤去処分後化粧石膏ボード（和風調）張り	⑪	木建具：既存建具撤去の上ドア新設（1200・800×2000）	⑮	木建具：既存襖撤去の上襖新設
②	床：既存床Pタイル撤去処分ビニル床シート（t=2.0）貼	⑦	天井：既存撤去、ジプトーン張り新設	⑫	木建具：既存襖の襖張替・障子紙張替	⑯	カーテン：既存カーテン・レース取替え（防煙性能）
③	床：Pタイル撤去処分の上、タイルカーペット新設	⑧	床スロープ：ポータブルスロープ新設（アルミ製680×1250）	⑬	調理台：既存調理台撤去後調理台新設	⑰	掲示板：既存掲示板撤去新設（W=4.000×H=1.200）
④	壁：下地撤去後、内装厚塗材セメンコスタッコ仕上げ	⑨	床：床点検口取替新設	⑭	黒板：既存黒板撤去後ホワイトボード（W=2.700×H=1.200）		
⑤	壁：下地処理後、薄付け仕上塗装Eスキン仕上げ	⑩	アルミ建具：既存サッシガ－工法新設	⑮	棚：木製棚解体撤去		

工事名	嘉麻市嘉穂隣保館改修工事	松村一級建築士事務所	管理者	設計者	担当者	図面名	図面NO
備考		1級建築士 大臣 207655 松村一弘				2 階 平 面 図	A-07
		福岡県嘉麻市上西郷244-3	日付	日付	日付	縮尺 1/200	
		TEL ・ FAX 0948-57-3887					

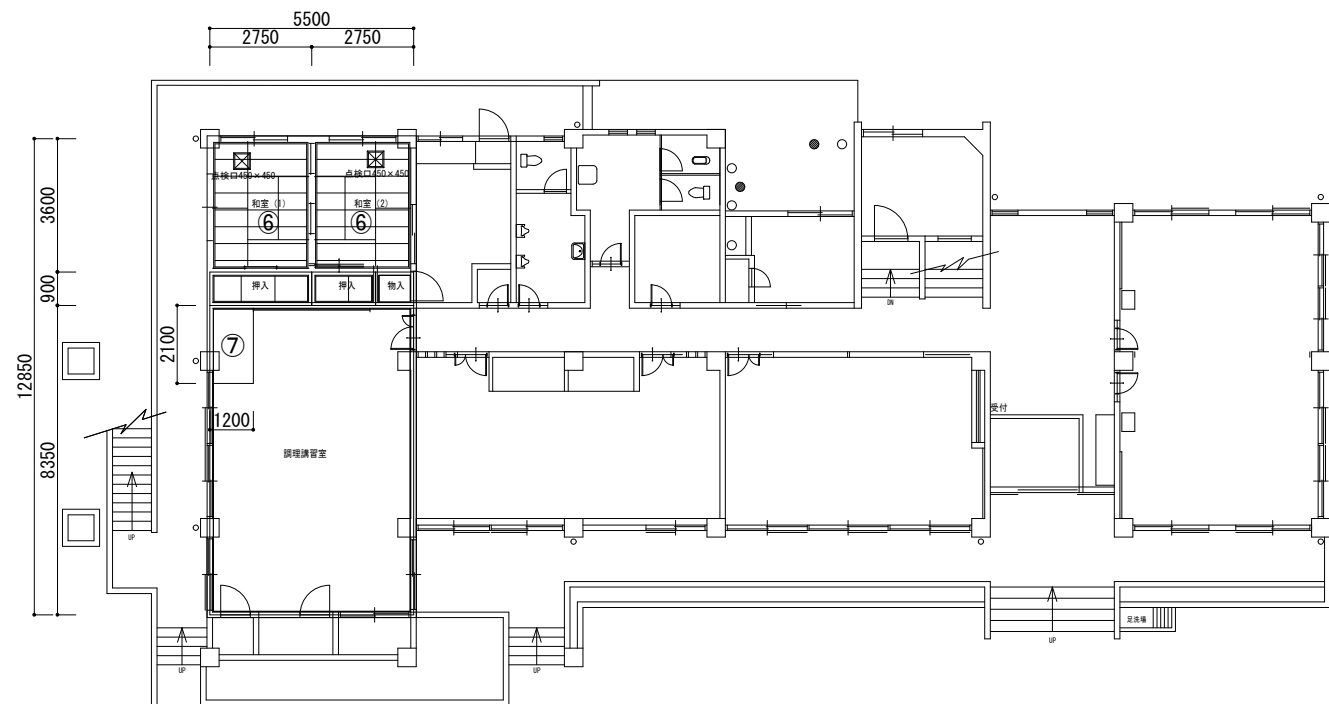


1階 天井伏図 S:1/200

補修工事概要（内部）

①	床：畳撤去処分後新畳新設	⑥	天井：既存撤去処分後化粧石膏ボード（和風調）張り	⑪	木建具：既存建具撤去の上ドア新設（1200・800×2000）	⑯	木建具：既存襖撤去の上襖新設
②	床：既存床Pタイル撤去処分ビニル床シート（t=2.0）貼	⑦	天井：既存撤去、ジブトーン張り新設	⑫	木建具：既存襖の襖張替・障子紙張替	⑰	カーテン：既存カーテン・レース取れ替え（防煙性能）
③	床：Pタイル撤去処分の上、タイルカーペット新設	⑧	床スロープ：ポータブルスロープ新設（アルミ製680×1250）	⑬	調理台：既存調理台撤去後調理台新設	⑱	掲示板：既存掲示板撤去新設（W=4.000×H=1.200）
④	壁：下地撤去後、内装厚塗材セメントスタッコ仕上げ	⑨	床：床点検口取替新設	⑭	黒板：既存黒板撤去後ホワイトボード（W=2.700×H=1.200）		
⑤	壁：下地処理後、薄付け仕上塗装Eスキンの仕上げ	⑩	アルミ建具：既存サッシカバー工法新設	⑮	棚：木製棚解体撤去		

工事名 嘉麻市嘉穂隣保館改修工事	松村一級建築士事務所 1級建築士 大臣 207655 松村一弘	管理者	設計者	担当者	図面名 1階 天井伏図	図面NO A-08
備考 -----	福岡県嘉麻市上西郷 244-3 TEL ・ FAX 0948-57-3887	日付	日付	日付	縮尺 1/200	

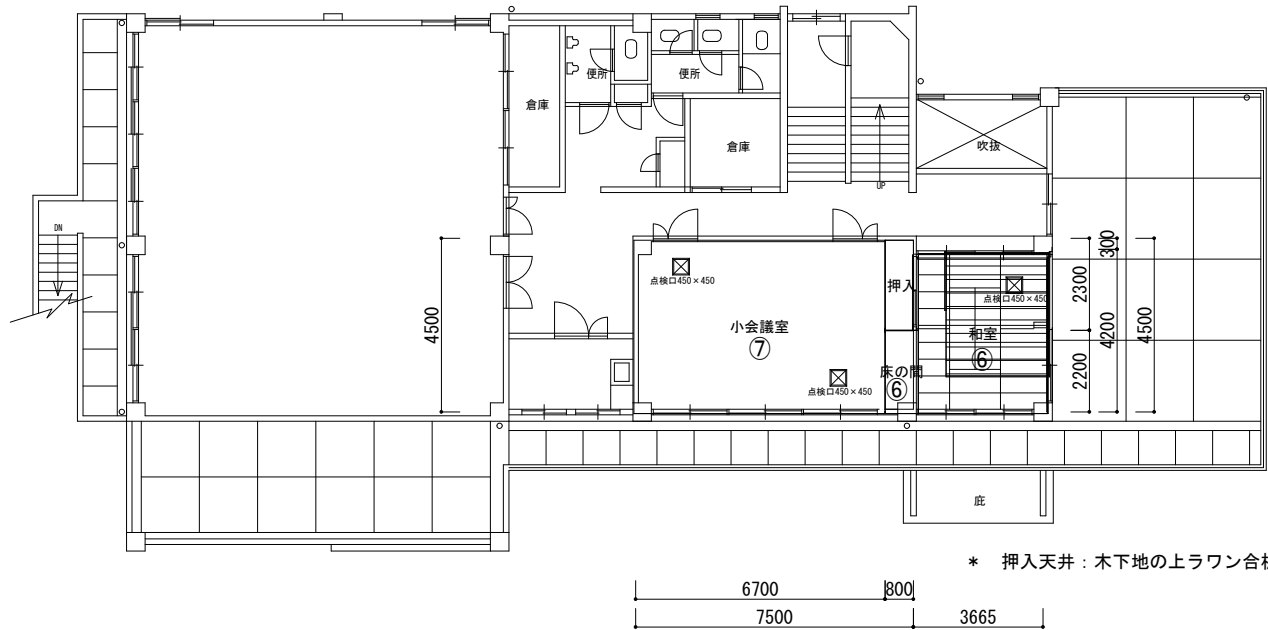


2階 天井伏図 S:1/200

補修工事概要（内部）


①	床：畳撤去処分後新畳新設	⑥	天井：既存撤去処分後化粧石膏ボード（和風調）張り	⑪	木建具：既存建具撤去の上ドア新設（1200・800×2000）	⑬	木建具：既存襖撤去の上襖新設
②	床：既存床Pタイル撤去処分ビニル床シート（t=2.0）貼	⑦	天井：既存撤去、ジプトーン張り新設	⑫	木建具：既存襖の襖張替・障子紙張替	⑭	カーテン：既存カーテン・レース取替え（防煙性能）
③	床：Pタイル撤去処分の上、タイルカーペット新設	⑧	床スロープ：ポータブルスロープ新設（アルミ製680×1250）	⑬	調理台：既存調理台撤去後調理台新設	⑮	掲示板：既存掲示板撤去新設（W=4.000×H=1.200）
④	壁：下地撤去後、内装厚塗材セメントスタッコ仕上げ	⑨	床：床点検口取替新設	⑭	黒板：既存黒板撤去後ホワイトボード（W=2.700×H=1.200）		
⑤	壁：下地処理後、薄付け仕上塗装Eスキンの仕上げ	⑩	アルミ建具：既存サッシカバー工法新設	⑮	棚：木製棚解体撤去		

工事名 嘉麻市嘉穂隣保館改修工事	松村一級建築士事務所 1級建築士 大臣 207655 松村一弘	管理者	設計者	担当者	図面名 2階 天井伏図	図面NO A-09
備考 -----	福岡県嘉麻市上西郷 244-3 TEL ・ FAX 0948-57-3887	日付	日付	日付	縮尺 1/200	

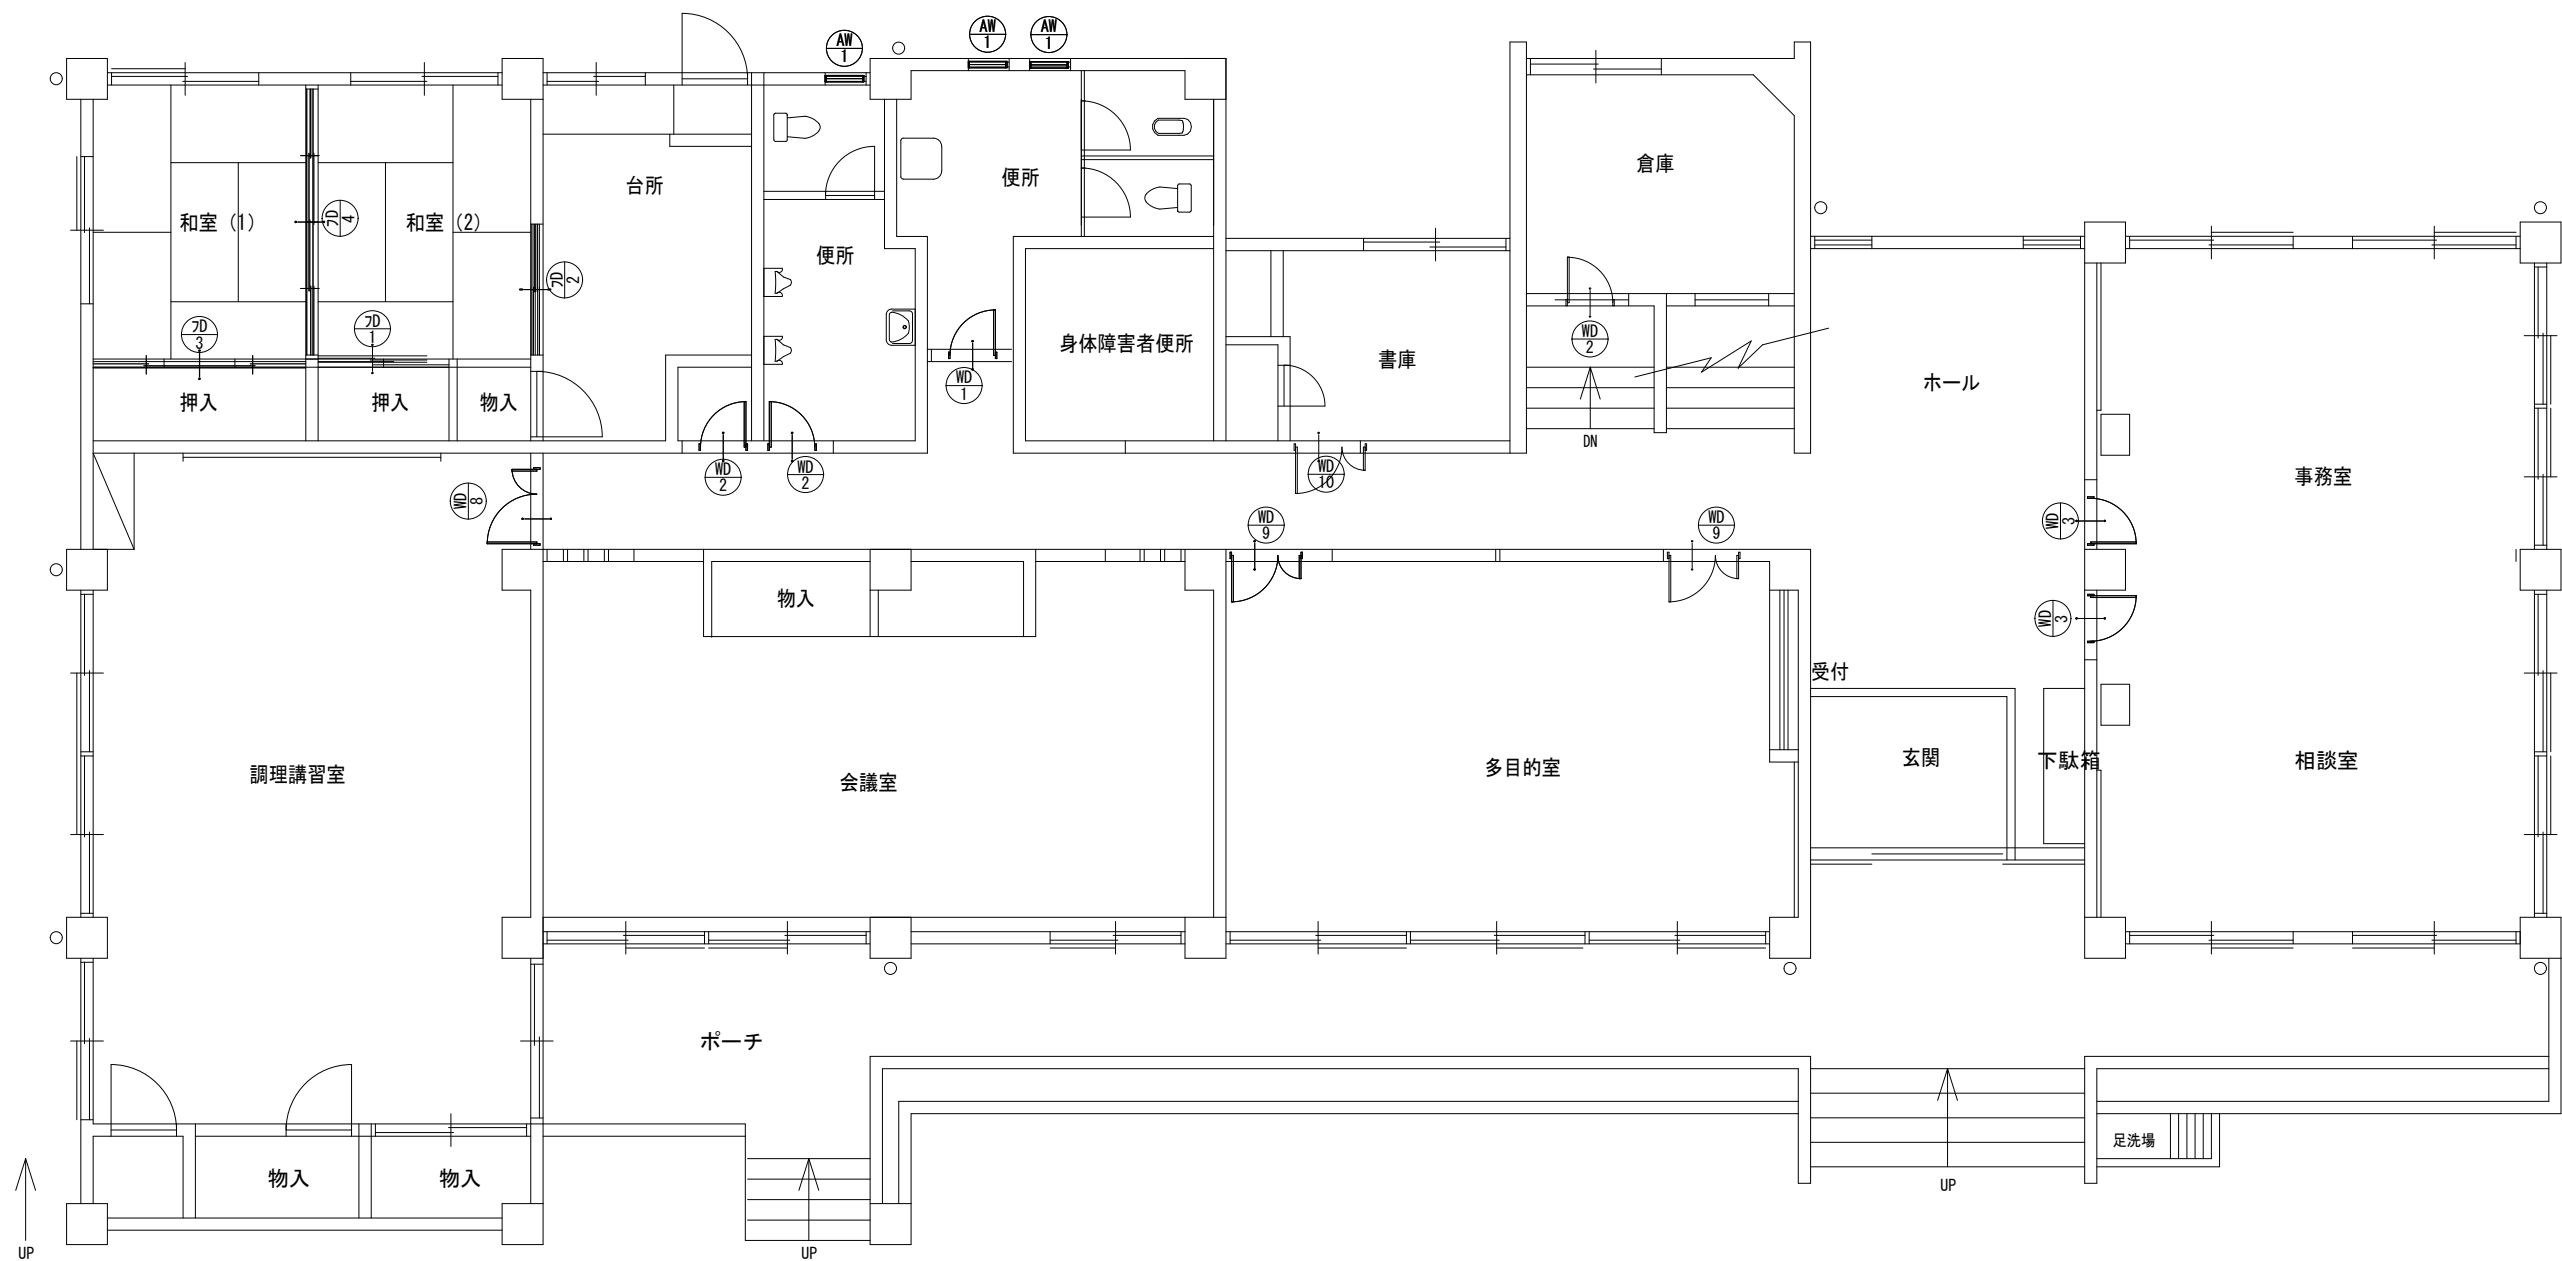

1階 建具配置図 S:1/125



工 事 名 嘉 麻 市 嘉 穂 隣 保 館 改 修 工 事	松村一級建築士事務所 1級建築士 大臣 207655 松村一弘	管 理 者	設 計 者	担 当 者	図 面 名 1階 建具配置図	図 面 N O A-10
	備 考					
-----	福岡県嘉麻市上西郷 244-3 TEL ・ FAX 0948-57-3887	日 付	日 付	日 付	縮 尺 1/125	

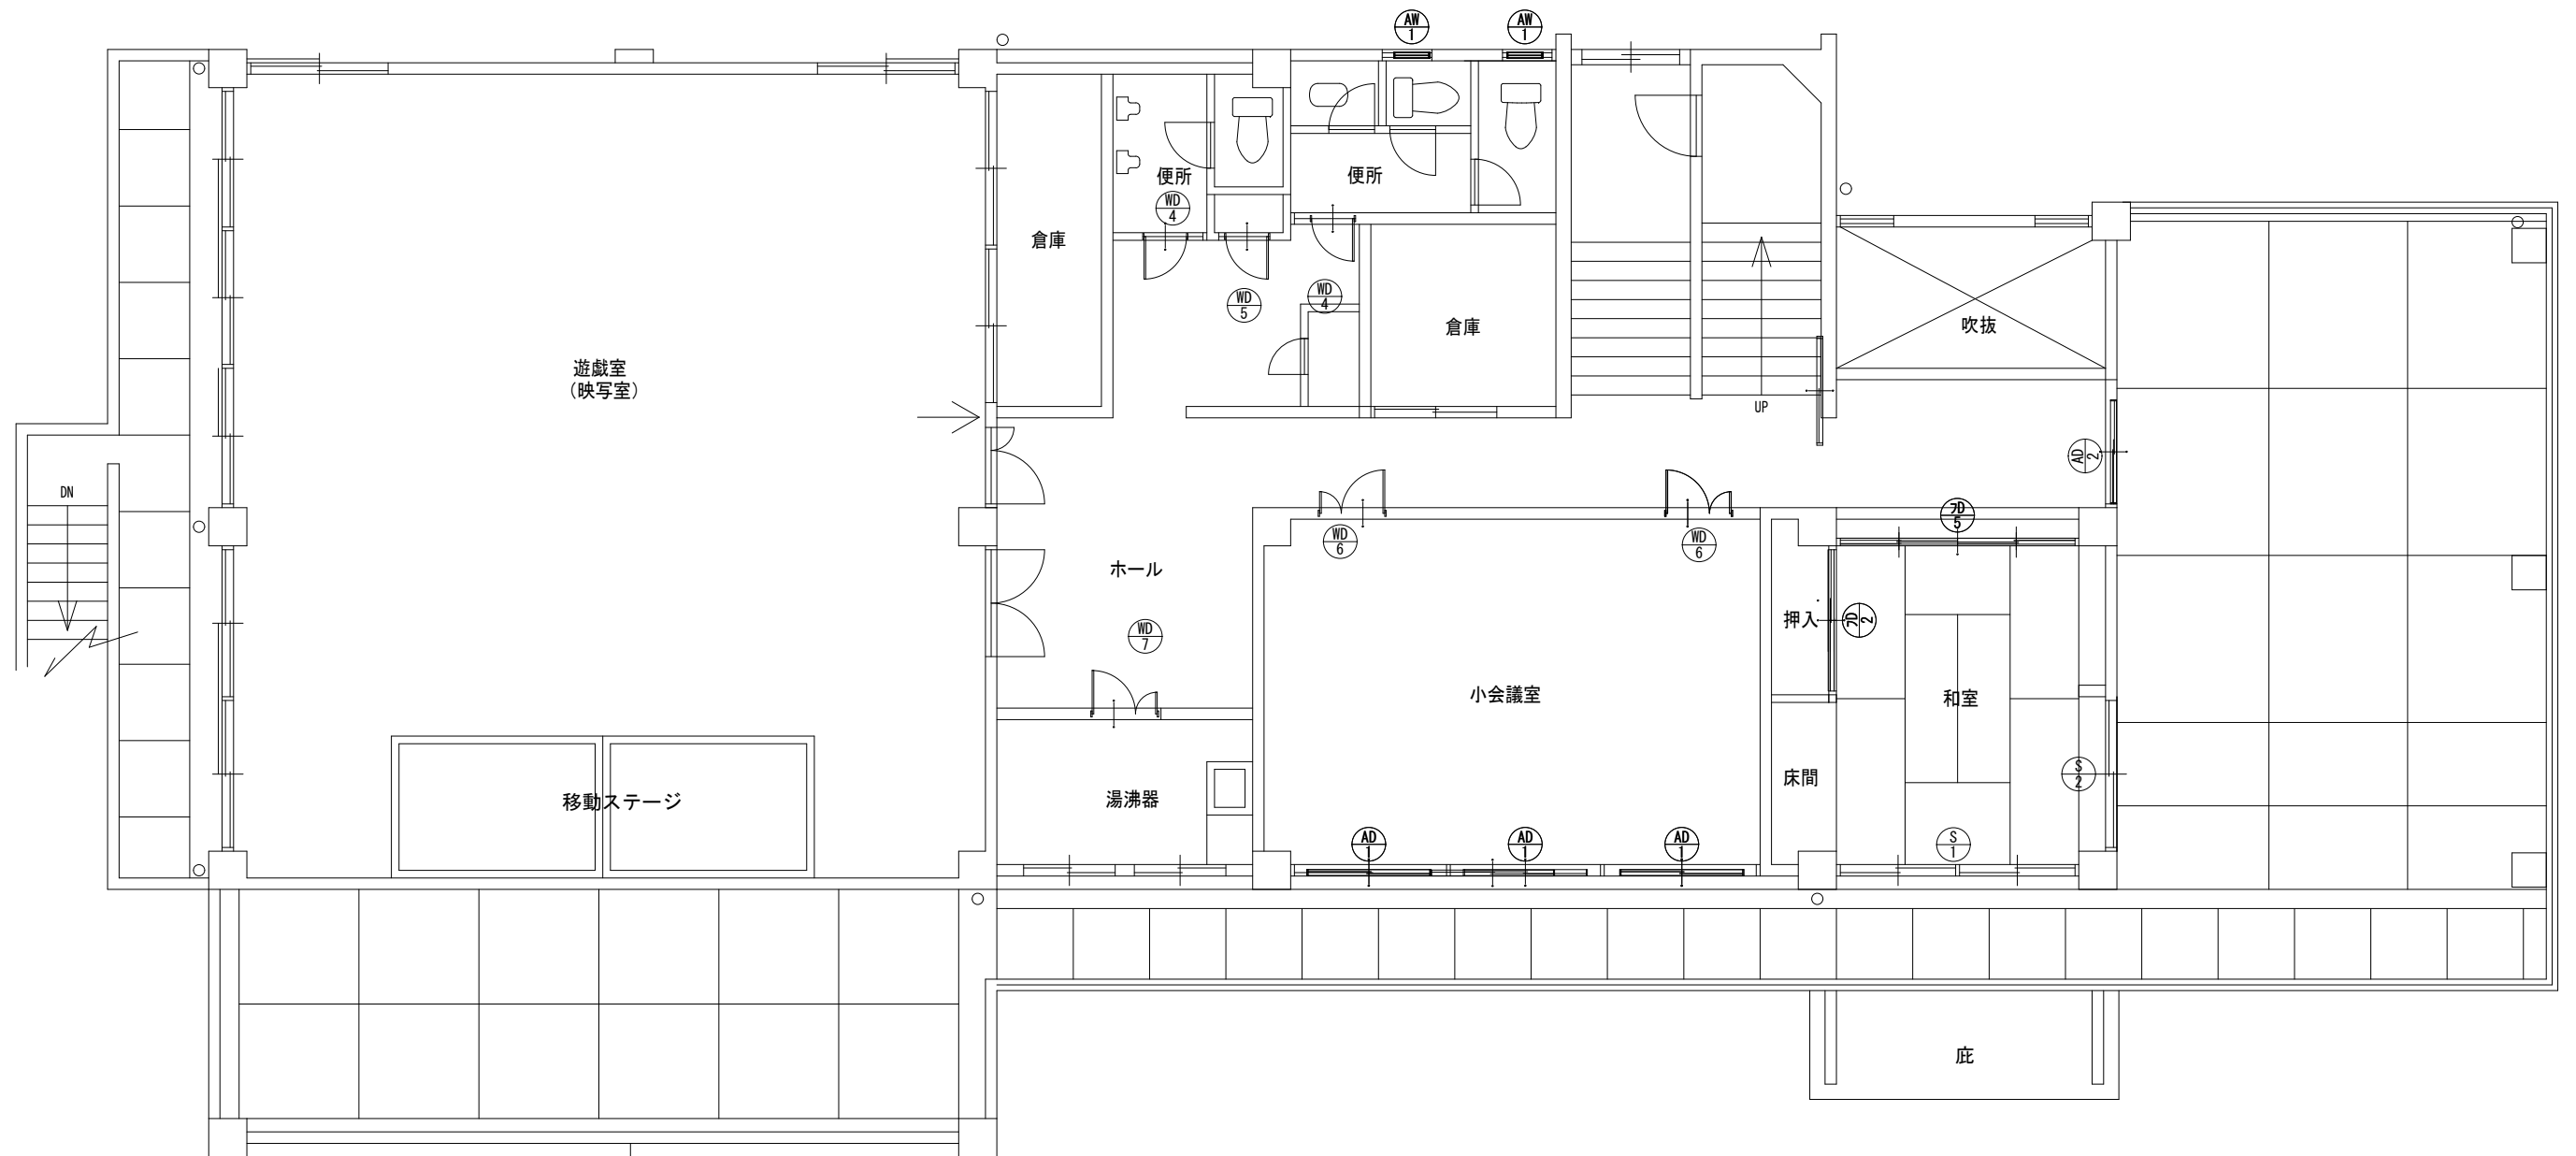

2階 建具配置図 S:1/125


工事名 嘉麻市嘉穂隣保館改修工事	松村一級建築士事務所 1級建築士 大臣 207655 松村一弘 福岡県嘉麻市上西郷 244-3 TEL ・ FAX 0948-57-3887	管理者	設計者	担当者	図面名 2階 建具配置図	図面NO A-11
		日付	日付	日付	縮尺 1/125	

記 号	姿 図	AD ①	3ヶ所	AD ②	1ヶ所	AW ①	5ヶ所	WD ①	1ヶ所	WD ②	3ヶ所	WD ③	2ヶ所
		2階小会議室		2階廊下～バルコニー		1・2階便所		1階女子便所		1階男子・台所・倉庫		1階 事務所・相談室	
		2枚引違い(半外)		2枚引違い(半外)		倒し(半外)		片開(内芯)		片開(内芯)		片開(内芯)	
		7mm製		7mm製		7mm製		木製		木製		木製	
		70		70		70		190		190		190	
		複合被膜標準品		複合被膜標準品		複合被膜標準品		エクルページュ		エクルページュ		エクルページュ	
		強化ガラス T=6		強化ガラス T=6		FL=4							
		附属金物一式		附属金物一式		附属金物一式、網戸		附属金物一式		附属金物一式		附属金物一式	
		かゝ-工法		かゝ-工法		かゝ-工法							
記 号	姿 図	WD ④	2ヶ所	WD ⑤	1ヶ所	WD ⑥	2ヶ所	WD ⑦	1ヶ所	WD ⑧	1ヶ所	WD ⑨	2ヶ所
		2階便所		2階便所倉庫		2階小会議室		2階給湯室		1階 調理実習室		1階 会議室	
		片開(内芯)		片開(内芯)		親子(内芯)		親子(内芯)					
		木製		木製		木製		木製		木製		木製	
		190		190		190		190		190		190	
		エクルページュ		エクルページュ		エクルページュ		エクルページュ		エクルページュ		エクルページュ	
		ガ ラ ス											
		附属金物一式		附属金物一式		附属金物一式		附属金物一式		附属金物一式		附属金物一式	
記 号	姿 図	WD ⑩	1ヶ所	S ①	1ヶ所	S ②	1ヶ所	2D ①	1ヶ所	2D ②	2ヶ所	2D ③	1ヶ所
		1階 書庫		2階 和室		2階 和室		1階 和室 (2)		1階 和室 ・ 2階押入れ		1階 和室 (1)	
		親子(内芯)		4枚引き違い障子		2枚引き違い障子		2枚引違い(内芯)・天袋2枚引き違い		2枚引違い(内芯)		4枚引違い(内芯)・天袋2枚引き違い×2ヶ所	
		木製		木製		木製		ふすま		戸ふすま・取替新設		ふすま	
		190		40		40							
		エクルページュ		障子紙張替		障子紙張替		襖紙張替				襖紙張替	
		ガ ラ ス											
		附属金物一式											
工 事 名 嘉 麻 市 嘉 穂 隣 保 館 改 修 工 事				松村一級建築士事務所 1級建築士 大臣 207655 松村一弘				管 理 者	設 計 者	担 当 者	図 面 名 建具表図面 (1)		図 面 N O A-12
備 考 -----				福岡県嘉麻市上西郷 244-3 TEL ・ FAX 0948-57-3887				日 付	日 付	日 付	縮 尺 1/85		

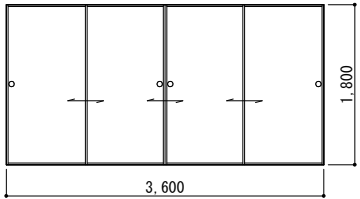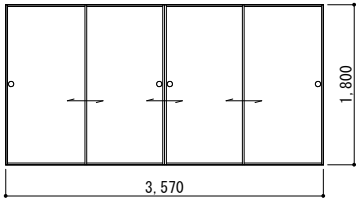記 号		2041ヶ所		2051ヶ所				
姿 図								
部 屋 名		1階 和室 (1)		2階 和室				
型 式		4枚引違い(内芯)		4枚引違い(内芯)				
材 質		ふすま		戸・ふすま取替新設				
見 込								
仕 上		襖紙張替						
ガ ラ ス								
金 物		引手		引手				
備 考								
記 号								
姿 図								
部 屋 名								
型 式								
材 質								
見 込								
仕 上								
ガ ラ ス								
金 物								
備 考								
記 号								
姿 図								
部 屋 名								
型 式								
材 質								
見 込								
仕 上								
ガ ラ ス								
金 物								
備 考								

工 事 名	嘉 麻 市 嘉 穂 隣 保 館 改 修 工 事	松村一級建築士事務所	管 理 者	設 計 者	担 当 者	図 面 名	図 面 N O
		1級建築士 大臣 207655 松村一弘				建具表図面 (2)	A-13
備 考	-----	福岡県嘉麻市上西郷 244-3	日 付	日 付	日 付	縮 尺 1/85	
		TEL ・ FAX 0948-57-3887					

部屋名	改修前：和室（1）
床	畳中級品
巾木	畳寄せ
壁	プラスター塗
腰壁	
天井	杉桎敷目地天井 ラミネート
廻縁	木製
備考	

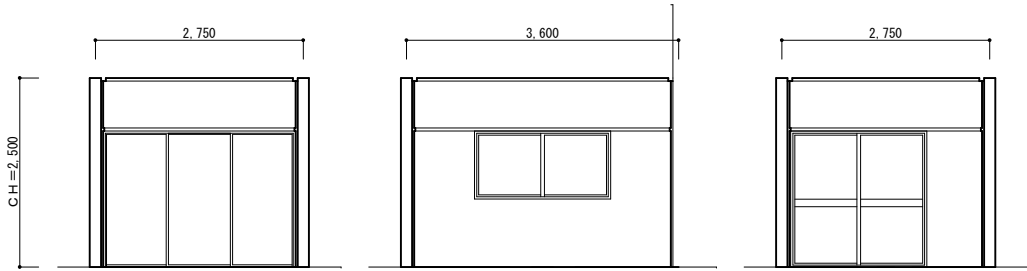


1面

2面

3面


和室

部屋名	改修後：和室（1）
床	畳中級品
巾木	畳寄せ
壁	薄付け仕上げ塗装E
腰壁	薄付け仕上げ塗装E
天井	杉桎敷目地天井 ラミネート
廻縁	木製
備考	

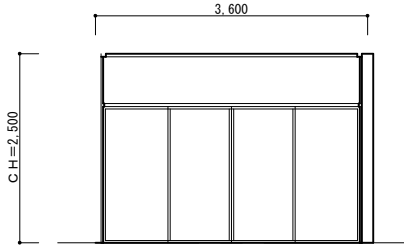

4面

部屋名	改修前：和室（2）
床	畳中級品
巾木	畳寄せ
壁	プラスター塗
腰壁	
天井	杉桎敷目地天井 ラミネート
廻縁	木製
備考	

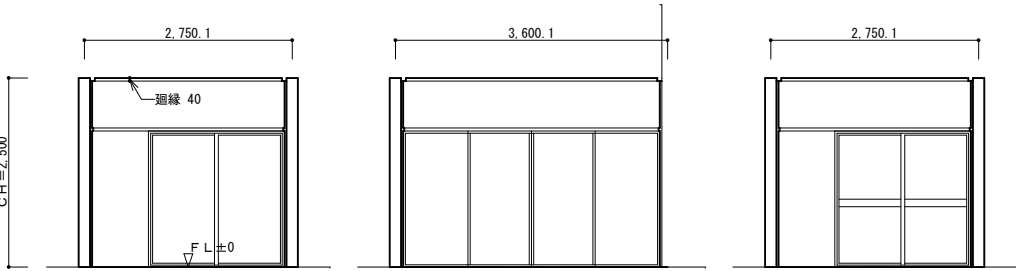


1面

2面

3面


和室

部屋名	改修後：和室（2）
床	畳中級品
巾木	畳寄せ
壁	薄付け仕上げ塗装E
腰壁	薄付け仕上げ塗装E
天井	杉桎敷目地天井 ラミネート
廻縁	木製
備考	

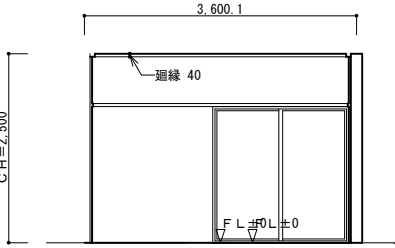

4面


部屋名	改修前：小会議室
床	長尺塩ビシート リノリューム
巾木	ソフト巾木 H=100
壁	モルタル塗AEP
腰壁	モルタル塗AEP
天井	化粧吸音板
廻縁	
備考	

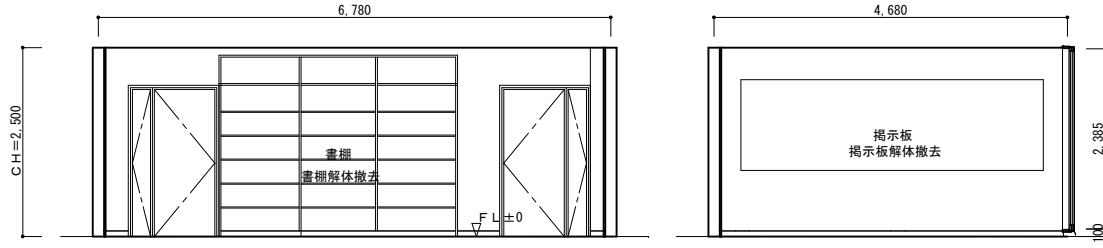

1面

2面


部屋名	改修後：小会議室
床	長尺塩ビシート リノリューム
巾木	ソフト巾木 H=100
壁	厚塗材セメントスタッコ仕上げ
腰壁	厚塗材セメントスタッコ仕上げ
天井	軽天下地化粧吸音板
廻縁	塩ビ制
備考	防煙カーテン新設

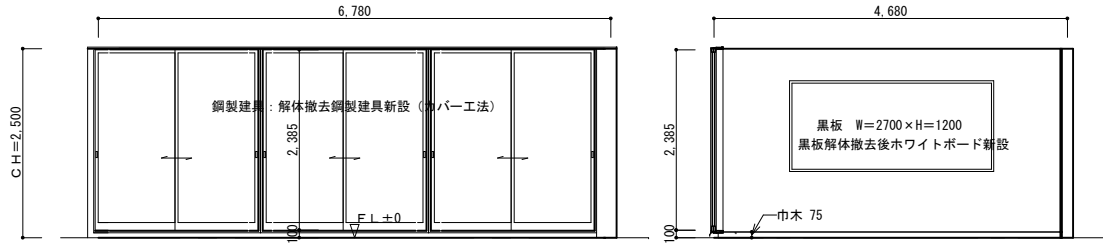

3面

4面

部屋名	改修前：和室
床	畳中級品
巾木	畳寄せ
壁	ジュラクサテン吹付
腰壁	ジュラクサテン吹付
天井	杉桎敷目地天井 銘木貼天
廻縁	木製
備考	

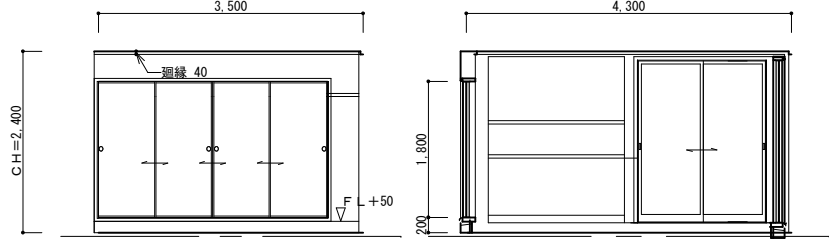


1面

2面

和室

部屋名	改修後：和室
床	畳中級品 新設
巾木	畳寄せ 新設
壁	薄付け仕上げ塗装E
腰壁	薄付け仕上げ塗装E
天井	杉桎敷目地天井 銘木貼天
廻縁	木製
備考	

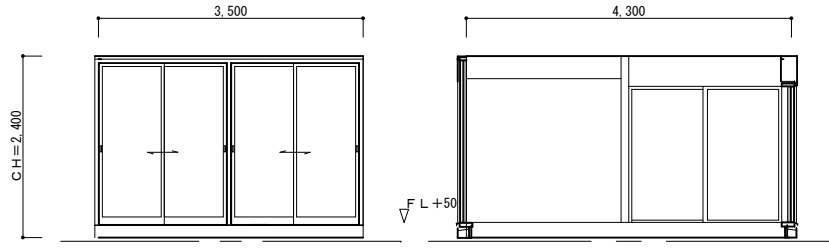


3面


4面

和室

工事名 嘉麻市嘉穂隣保館改修工事	松村一級建築士事務所 1級建築士 大臣 207655 松村一弘	管理者	設計者	担当者	図面名 展開図,	図面NO A-14
備考 -----	福岡県嘉麻市上西郷 244-3 TEL ・ FAX 0948-57-3887	日付	日付	日付	縮尺 1/100	

 

工事名	嘉麻市嘉穂隣保館改修工事	松村一級建築士事務所 1級建築士 大臣 207655 松村一弘	管理者	設計者	担当者	図面名	図面NO
備考	福岡県嘉麻市上西郷244-3 TEL ・FAX 0948-57-3887		日付	日付	日付	仮設計画図（1） 縮尺 1/100	A-15

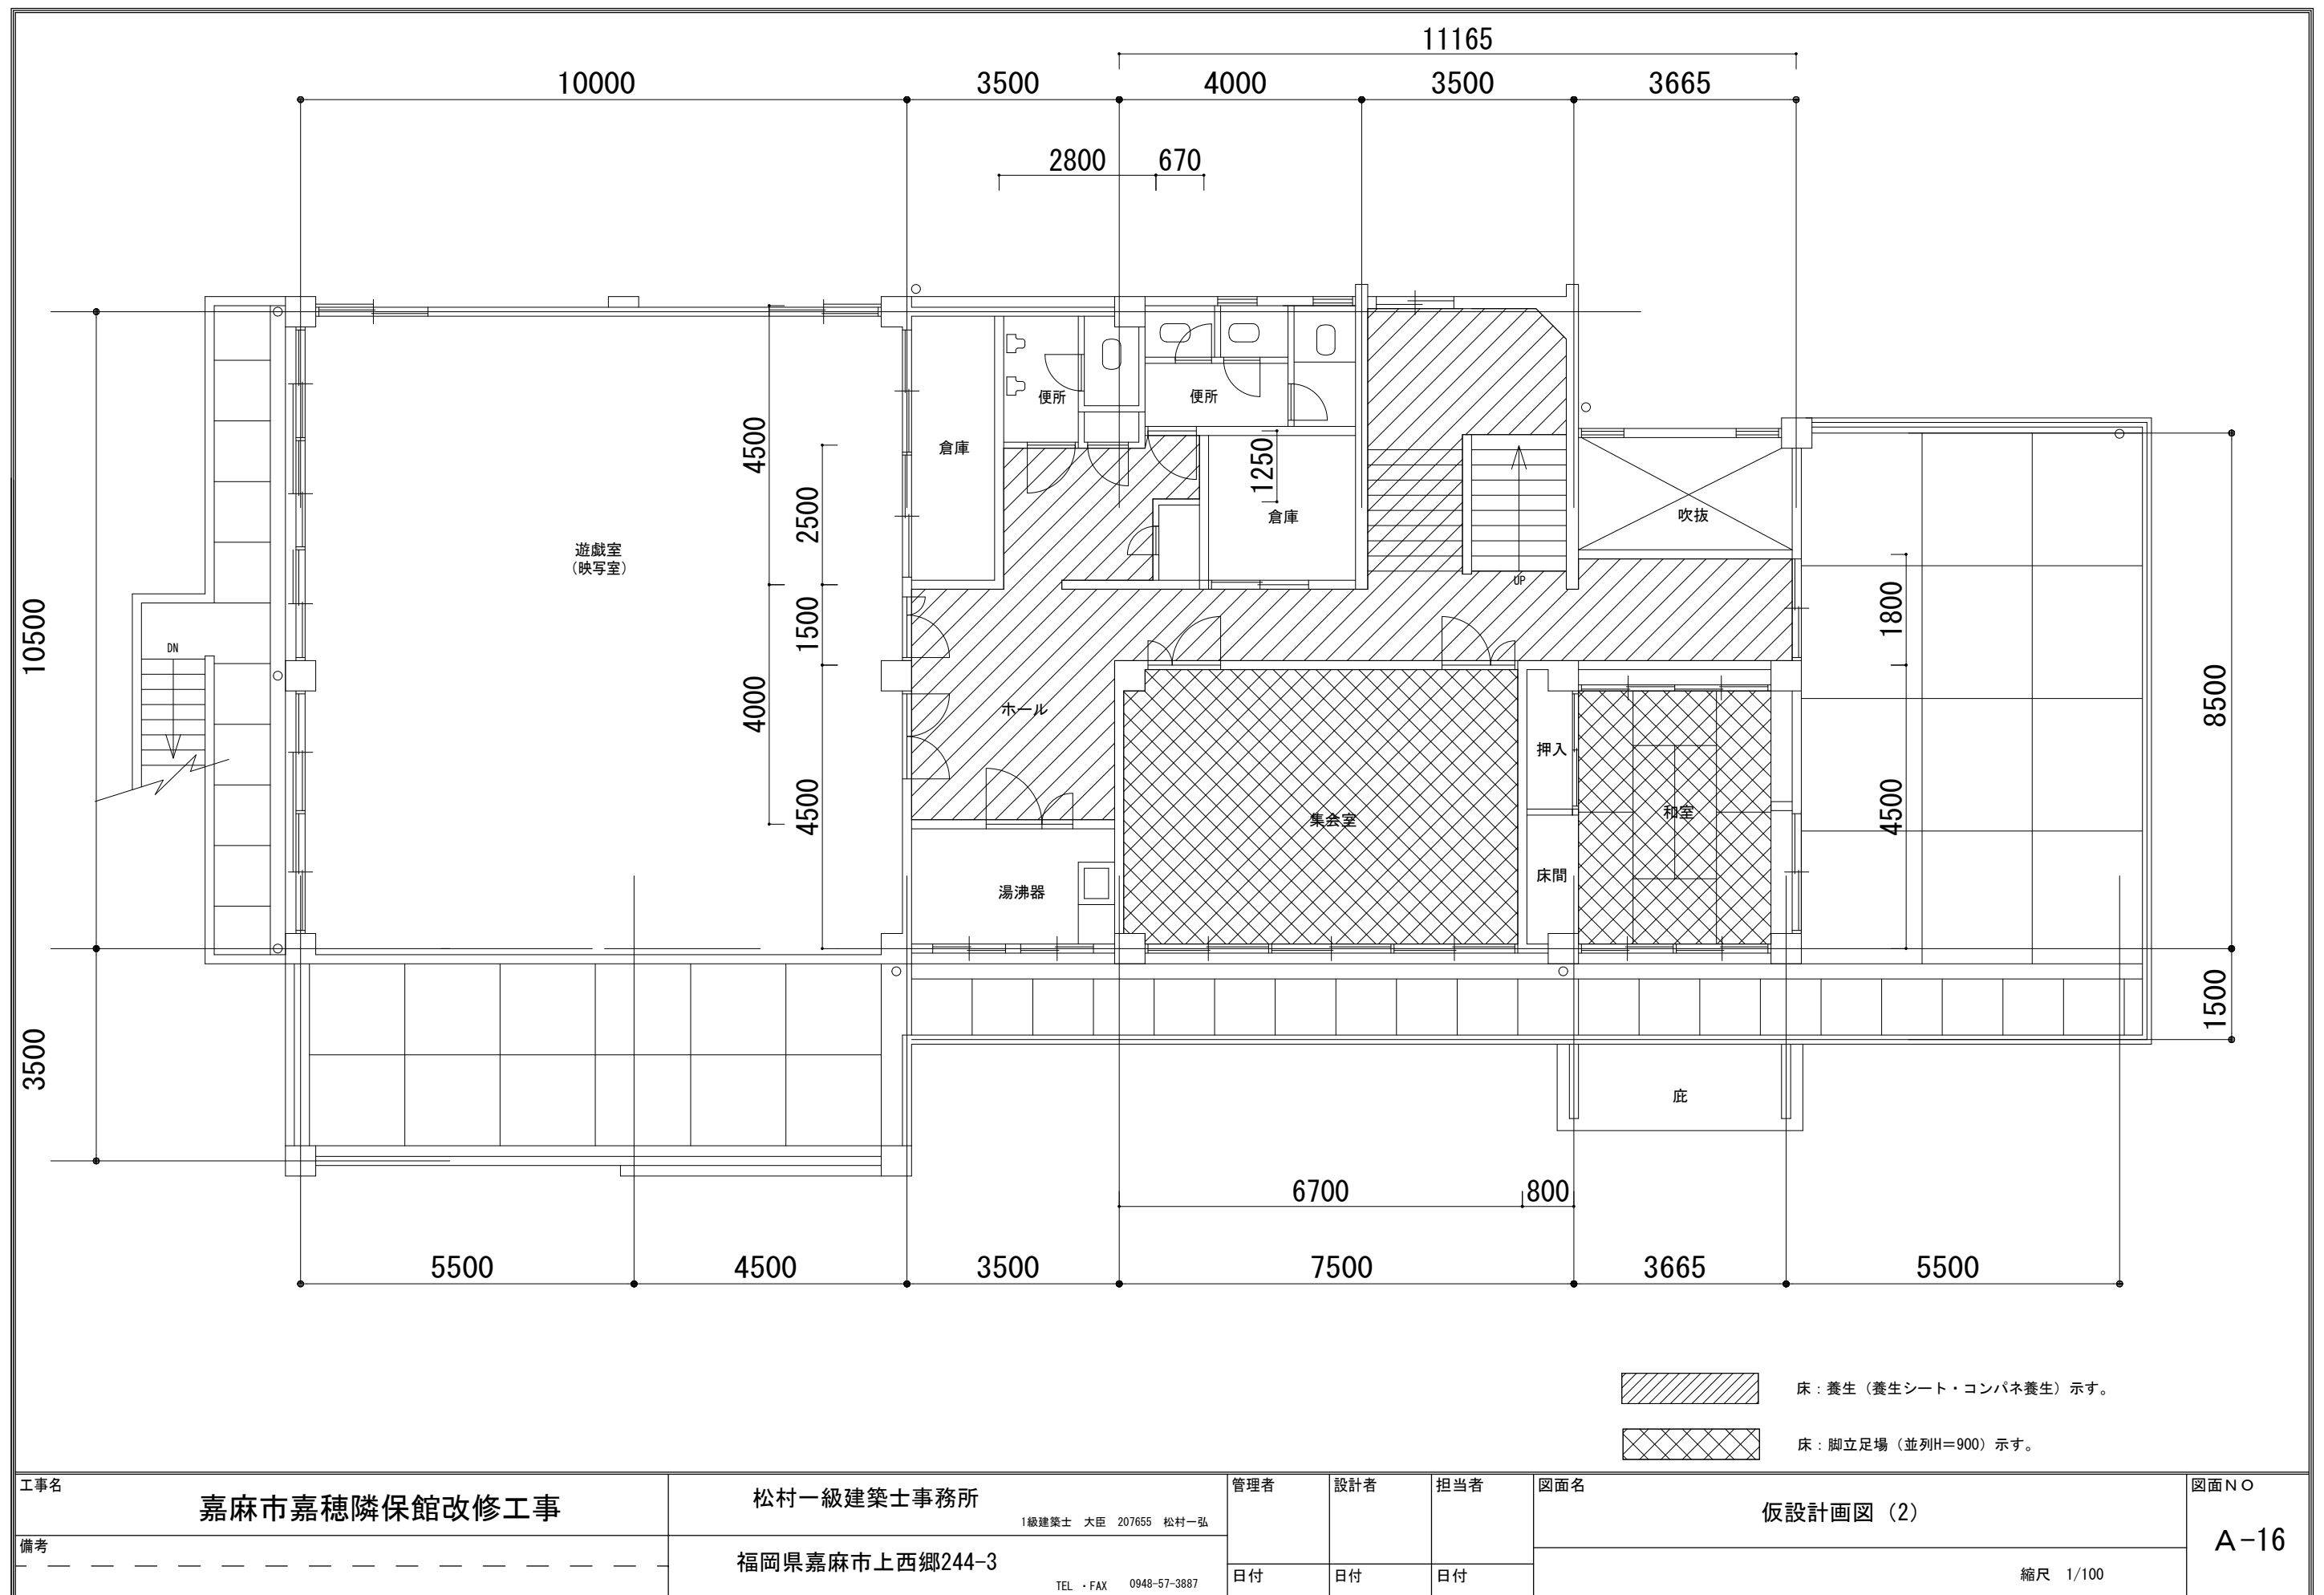

工事名	嘉麻市嘉穂隣保館改修工事		松村一級建築士事務所		管理者	設計者	担当者	図面名	図面NO
備考	-----		福岡県嘉麻市上西郷244-3		1級建築士 大臣 207655 松村一弘			仮設計画図 (2)	A-16
			TEL・FAX 0948-57-3887		日付	日付	日付	縮尺 1/100	

嘉 麻 市 嘉 穂 隣 保 館 改 修 工 事

電気設備 工 事

図 面 リ ス ト					
図面番号	図 面 名	縮 尺	図面番号	図 面 名	縮 尺
E－0 0	図面リスト				
E－0 1	電気設備特記仕様書				
E－0 2	照明姿図				
E－0 3	照明改修 1 階平面図				
E－0 4	照明改修 2 階平面図				
E－0 5	照明撤去 1 階平面図				
E－0 6	照明撤去 2 階平面図				
E－0 7	配線器具 1 階改修平面図				
E－0 8	配線器具 2 階改修平面図				
E－0 9	空調・換気電気設備改修 1 階平面図				
E－1 0	空調・換気電気設備改修 2 階平面図				
E－1 1	1 階調理台電気改修平面図				
E－1 2	弱電機器 1 階改修平面図				
E－1 3	弱電機器 2 階改修平面図				

工事名	嘉麻市嘉穂隣保館改修工事	松村一級建築士事務所	管理者	設計者	担当者	図面名	図面NO
備考		福岡県嘉麻市上西郷244-3				図面リスト	E-00
		TEL ・ FAX 0948-57-3887	日付	日付	日付	縮尺 NoScale	

電気設備工事特記仕様書

I. 工事名称

嘉麻市嘉穂隣保館改修（電気設備）工事

II. 工事概要

総合発注の有無

2. 工事場所

福岡県嘉麻市大隈町722

3. 建物概要

建物名称	構造	階数	延面積[m ²]	防火対象物の種別	備考
嘉穂隣保館	RC造	2階			

4. 工事種目

○印を付けたものを適用する

工事種目	建物別	工事種別	備考
○電灯設備	改修	一式	一式
○動力設備	改修	一式	一式
・避雷設備	一式	一式	一式
・受変電設備	一式	一式	一式
・静止形電源設備	一式	一式	一式
・発電設備	一式	一式	一式
○構内情報通信網設備	改修	一式	一式
・構内交換設備	一式	一式	一式
・情報表示設備	一式	一式	一式
・映像音響設備	一式	一式	一式
○拡声設備	改修	一式	一式
・誘導支援設備	一式	一式	一式
・呼出し設備	一式	一式	一式
○テレビ共用受信設備	一式	一式	一式
・防犯設備	一式	一式	一式
○消防火災警報設備	改修	一式	一式
・中央監視装置設備	一式	一式	一式
・遠隔量水器設備	一式	一式	一式
・	一式	一式	一式
・	一式	一式	一式
・	一式	一式	一式
・	一式	一式	一式
・	一式	一式	一式

III. 工事仕様

1. 共通仕様

図面及び特記仕様書に記載されていない事項は、国土交通省大臣官房官庁営繕部監修の電気設備工事共通（標準）仕様書（平成28年版）電気設備改修工事共通（標準）仕様書（平成28年版）電気設備工事標準図（平成28年版）電気設備工事監理指針（平成28年版）国土交通省住宅局住宅総合整備課監修の公共住宅建設工事共通仕様書（平成28年度版）

2. 特記仕様

1) 項目は、○印のついたものを適用する。

2) 特記事項のうち選択する事項は、○印のついたものを適用する。

項目	特記事項
機材	この工事に使用する機材は、監督職員の承諾を受ける。 なお、材料及び製品については、地域産材の使用に努めること。
電気工作物	○ 一般用電気工作物 ・ 事業用電気工作物
電気保安技術者	電気工作物に係る工事においては、電気保安技術者を置くものとする。
施工従事者	法令で定める電気工事士とする。
官公署その他への手続	本工事に必要な官公署その他の関係機関への諸手続等は請負者の負担にて速やかに行い、その他査に合格すること。
工事用電力・水・その他	本工事に必要な工事用電力（仮設電力及び試運転調整用電力等を含む）・水及び諸手続等の費用は、すべて請負者の負担とする。

① 発生材の処理等

建設副産物の処理は「表1 施工区分表」による。

8. 施工区分

・ 構内指示の場所に敷均し ・ 構内指示の場所に埋填 ・ 構外搬出適切な処理

② 工事写真

建設大臣官房官庁営繕部監修の工事写真の撮り方（改訂第2版）による。

③ 完成図等

完成図等は、請負者の負担において指定の記録媒体に記録する。

④ 他工事との取合い

○ 施工区分表による ・ 図面詳細による

⑤ 工事実績情報登録

請負者は、工事請負額が600万円以上の工事について、受注時は契約後11日以内に、登録内容の変更時は変更があった日から10日以内に、竣工時は竣工後11日以内に、工事実績情報サービス（ORINS）に基づき、「工事カルテ」を作成し、福岡県建築都市部建築都市管理課契約係係員の確認を受けた後に、〔財〕日本建設情報総合センター（JACIC）にフロッピーディスクにより提出しなければならない。また、〔財〕日本建設情報総合センター発行の「工事カルテ受領書」の写しを監督職員及び建築都市管理課契約係に提出しなければならない。ただし、工事請負額が500万円以上1,500万円未満の工事については、受注時の登録手続きのみでよい。

⑥ 再使用機器

取外し再使用機器は、原則として清掃並びに絶縁抵抗測定を行った後、取り付けること。但し、絶縁劣化等使用に耐えない場合は、監督職員に報告すること。

⑦ E M ケーブル

1) 本工事においては、次の電線類（E Mケーブル）の規格を追加する。

呼称	規格	名称
E M－低圧電力用ケーブル	JIS C 4101 銅リチレン絶縁耐燃性ホリチレンシースケーブル	EM-LIEF
E M－制御用ケーブル	JIS C 4102 銅制御用耐燃性ホリチレンシースケーブル	EM-LIEF-S
E M－屋内用通信電線	JIS C 711 準燃焼性ホリチレン絶縁屋内用平型通信電線	EM-TIEF
E M－通信用構内ケーブル	JIS C 712 ホリチレン絶縁耐燃性ホリチレンシース屋内用通信電線	EM-TIEE
E M－屋内用ホリタンケーブル	JIS C 713 耐燃性ホリチレンシース屋内ホリタンケーブル	EM-TIEE
E M－通信ケーブル	JIS C 714 耐火別耐燃性ホリチレンシースケーブル	EM-OTF-P
	JIS C 715 電線別耐燃性ホリチレン絶縁耐燃性ホリチレンシースケーブル	EM-OTF-E
	JIS C 716 電線別耐燃性ホリチレン絶縁耐燃性ホリチレンシースケーブル	EM-OTF-E
E M－高周波同軸ケーブル	JIS C 717 耐燃性ホリチレンシース高周波同軸ケーブル	EM-△C－2 E
E M－テレビジョン受信用同軸ケーブル	JIS C 718 耐燃性ホリチレン絶縁耐燃性ホリチレンシース同軸ケーブル	EM-△C－F B
	JIS C 719 耐燃性ホリチレンシース同軸ケーブル	EM-△C－F B
E M－UT Pケーブル	TIA/EIA 568 準拠ケーブル（耐燃性ホリチレンシース）	EM-UTP
E M－マイクロホン用コット	JIS C 720 マイクロホン用耐燃性ホリチレンコット	EM-MIEF-S
E M－警報用ケーブル	JIS C 721 耐燃性ホリチレン絶縁耐燃性ホリチレンシースケーブル	EM-AE
E M－耐火ケーブル	平成9年消防庁告示第10号 600V耐火ケーブル（耐燃性ホリチレンシース）	EM-FP
	平成9年消防庁告示第10号 6.6kV耐火ケーブル（耐燃性ホリチレンシース）	
E M－耐熱電線	平成9年消防庁告示第11号 小勢力回路用耐熱電線（耐燃性ホリチレンシース）	EM-HP

2) E Mケーブルの配線にあたっては、その材質の特性を充分理解のうえ施工を行うこと。

3) シースをはぎ取った後の絶縁体に、直射日光又は紫外線が当たるとおそれのある場合は、黒色テープ又は収縮チューブ等で保護するか、J CMA 技資第130号に適合したケーブルを使用するなど、適切な紫外線対策を行うこと。

4) ケーブルの他、テープ類等の「接続材料」や「ハンダ」等においても、ハロゲン及び鉛を含まない部材を使用すること。

⑧ 合成樹脂製可とう電線管

合成樹脂製可とう管（P F 管）の一重管とする。なお、打込配管として使用する場合は、原則として呼び径を22mmとすること。

⑨ プレートの材質

ベースは、水平高低調整付 空転防止リング付 とする。 ・ 砲金製 ・ アルミ製

17. フロアプレート

・ 上下動形 ・ 回転形 ・ 外部固定形 ・ 内部固定形

18. ハイテンション

電光灯器具（誘導灯を除く）の安定等の回路方式は、図面に特記なき場合は下表による。また、器具の選定に当たっては、グリーン購入法に適合したものを優先すること。

19. 電光灯器具

電光灯器具の種類	回路方式	
環形	GH	
直管形	15W 以下	GL
	20W [防雨形・防湿形及び電池内蔵非常用照明器具]	GL
	20W [上記以外のもの] 及び 30W	GH
	40 及び 110W	RH
コンパクト形	13・18 及び 27W	EL
	6・24・32・36・42及び 55W	PH
H 形	16/22 及び 32/45 (グレイン対策・連続調光機器を除く)	PH

20. 露出配管の塗装

素地ごしらえの後、調合ペイント2回塗り（ ・ 屋内 ○ 屋外）

21. 呼び線

長さ1m 以上の入線しない電線管には電線太さ2mm 以上の樹脂被覆鉄線を挿入する。

② 表示

スイッチ・コンセント及びプルボックスで用途の判別し難いものは、表示する。 ハンドホール・マンホールの蓋は、中央に県章及び用途別に「電気」「電話」等と刻印する。

23. 地中線埋設シート

地下埋設の線路には、標準シートを2倍長さ以上重ね合わせて布設するものとする。

24. 地中埋設機

電力用（矢指色：赤色） ・ 樹脂製 ・ コンクリート製 ○ 鉄製
通信用（矢指色：黄色） ・ 樹脂製 ・ コンクリート製 ○ 鉄製

25. 地中埋設配管

（G L－600 の場合）

26. 接地極

・ 掘切り深さが1.5m未満の場合は直掘工法とし、1.5m以上の場合には法工法とする。
法工法の法幅は、掘切り深さに0.3を乗じたものとする。

・ 床幅幅は、埋設管類などの外径（底面）の寸法にゆとり幅×2を加えたものとする。

ゆとり幅（a）及び埋設管相互の間隔（b）は、下表を参照のこと。

掘切り深さ	掘切り深さ1m未満	掘切り深さ1.5m未満	掘切り深さ1.5m以上	埋設管の呼び径	間隔（b）（左右・上下）
地中電線管類	150	150	150	50以下	300
地下埋設管	150	150	150	150以下	300
	200	200	200	200以下	300

電圧配線・弱電配線、その他配管等について、定められた間隔を考慮すること。

接地極の材料は下表による。接地極の近くに接地極 埋設機 100 × 140 × 10 (鋼製・刻印) を設置すること。なお、接地棒 E B (14) φ の長さ1,500mm 以上とし、10 φ ・ 14 φ は、E-40 として差し支えない。

接地の種類	記号	接地抵抗値	接地極
・ 共同	EA・C・D	Ω以下	
・ 共同	EA・D	Ω以下	
・ A	EA	10 Ω以下	
・ B	EB	Ω以下	
・ C	EC	10 Ω以下	EB (14) φ × 6 (L≦1,500mm)
・ D	ED	100 Ω以下	EB (10) φ × 1 (L≦1,500mm)
・ 避雷設備	EL	10 Ω以下	
・ 高圧避雷器	ELH	10 Ω以下	
・ 低圧避雷器	ELL	10 Ω以下	
・ 交換機用	ELt	10 Ω以下	
・ 通信用	EAt	10 Ω以下	
・ 通信用	ELt	100 Ω以下	EB (10) φ × 1 (L≦1,500mm)
・ 測定用	EO		EB (10) φ × 1 (L≦1,500mm)

避雷設備の接地抵抗値は、総合抵抗とする。

27. 構内交換設備工事範囲

本工事における構内交換設備の工事範囲は、以下のとおりとする。
・ 構内交換装置 ・ 電話機取付け [台]
・ 配管配線まで本工事 ・ 配管のみ本工事

28. 電話機への配線

電話機1台につき次のものを見込む。
・ T I V F (T I V F) 0.65-2C ・ E M-T I E F (T I E E) 0.65-2C
・ E B T 0.4-2P ■ ・ E M-B T I E E 0.4-2P ■
・ 2号ワイヤプロテクタ ■

29. 構内情報通信網設備工事範囲

本工事における構内情報通信網設備の工事範囲は、以下のとおりとする。
・ 構内情報通信網装置 ・ ネットワーク管理装置 ・ 配管配線まで本工事
・ 配管のみ本工事

30. 機器と配線の接続

拡声設備において、増幅器などの入出力端と配線との接続は、コネクタなどを取付けて行うこと。

31. インターロック

自動火災報知設備において、感知器が作動した場合に受信機及び運動制御機と連動して空調機並びに送排風機を停止させる。

32. ガス漏れ警報装置受信機

・ 単独 ・ 自立形 ・ 壁掛形

33. ガス漏れ警報装置検知器

・ 液化石油ガス用 ・ 都市ガス用

34. 防犯設備工事範囲

・ 配管のみ本工事 ・ 機器取付調整まで本工事

35. その他

建設副産物の処理について

資源の有効利用・環境負荷の低減等を図り、「資源循環型社会」を構築するため、建設副産物の発生抑制・再利用・適正処理を推進する。
現場内で発生する建設副産物の処理については、現場内において発生する品目ごとに分別し指定された場所へ集積すること。
また、施工区分表に精込み・運搬・処分までの指示がある工事については、現場内に分別保管場所（他業者の分別したものを含む）を設置するとともに、「再生資源の利用の促進に関する法律」・「建設工事に係る資材の再資源化等に関する法律」・「廃棄物の処理及び清掃に関する法律」及び建設廃棄物処理指針その他関係法令等によるほか、建設副産物適正処理推進要綱に準じ、指定された方法により適正に処理を行うこと。
工事に際しては、工事着手時に「建設副産物処理計画書」、工事竣工時に「建設副産物処理結果報告書」（共に添付書類を含む）を提出すること。

指定副産物（原則として、再資源化施設へ持込もの）	その他の副産物
・ が れ き 類 （コンクリート塊） （アスファルト コンクリート塊） ・ 木 く ず ・ 建 設 発 生 土 ・ 汚 泥	・ 廃 プ ラ ス チ ッ ク ・ ガラス・陶磁器くず ・ 廃 石 こ う ボ ー ド ・ 金 属 く ず ・ 織 機 く ず

特別管理産業廃棄物

・ 廃 石 綿 等
「建築物の解体等に係る石棉飛散防止対策マニュアル」（環境省大気保全局）に従い、収集・運搬・処分を行うこと。

・ 廃 P C B 等









「電気事業法：電気関係報告規則」及び「ポリ塩化ビフェニル廃棄物の適正な処理の推進に関する特別措置法」に従い、報告書の作成・届出を行うとともに、適切に保管できるようにして施設管理者に引き渡すこと。

※ 参考受入場所は、現場説明書による。

表1 施工区分表（該当するものに○印をつける。）

工 事 内 容	建築	電気	機械	別途	備考
建設副産物の処理について					
現場内における分別		●			
現場内分別保管場所の設置		●			
現場内分別保管場所までの運搬		●			
分別保管場所からの精込み・運搬・処分		●			
「建設副産物の処置計画書」の作成		●			
「建設副産物の処理結果報告書」の作成		●			
「再生資源利用計画書」の作成					
「再生資源利用実施書」の作成					


工事名	嘉麻市嘉穂隣保館改修工事	松村一級建築士事務所	管理者	設計者	担当者	図面名	図面NO
備考		1級建築士 大臣 207655 松村一弘				電気設備特記仕様書	E-01
		福岡県嘉麻市上西郷244-3	日付	日付	日付	縮尺 1/100 (A2)	

      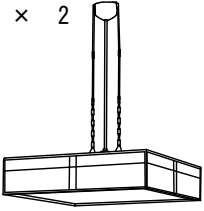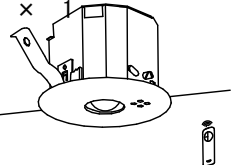A	iDシリーズ直付型40形 Dスタイル W150	B	iDシリーズ直付型20形 Dスタイル W150	C	iDシリーズ直付型40形 Dスタイル W230	D	iDシリーズ直付型20形 Dスタイル W230	E	iDシリーズ直付型40形 iスタイル
2階踊り場 × 1		3階踊り場 × 1		小会議室 × 6 湯沸室 × 1		1F台所 × 2		1F倉庫 × 1 1F書庫 × 1	
 一般タイプ、2500lmタイプ 消費電力16.3W、定格出力型、電圧100～242V 本体：銅板（白色粉体塗装） ライトバー（カバー）：ポリカーボネート（乳白） 光束維持時間40000時間（光束維持率85%） 昼白色（5000K）、Ra83 電源装置はライトバー側に内蔵 ZERO （省エネ）		 一般タイプ、1600lmタイプ 消費電力11.6W、定格出力型、電圧100～242V 本体：銅板（白色粉体塗装） ライトバー（カバー）：ポリカーボネート（乳白） 光束維持時間40000時間（光束維持率85%） 昼白色（5000K）、Ra83 電源装置はライトバー側に内蔵 ZERO （省エネ）		 一般タイプ、5200lmタイプ 消費電力31.9W、定格出力型、電圧100～242V 本体：銅板（白色粉体塗装） ライトバー（カバー）：ポリカーボネート（乳白） 光束維持時間40000時間（光束維持率85%） 昼白色（5000K）、Ra83 電源装置はライトバー側に内蔵 ZERO （省エネ）		 一般タイプ、3200lmタイプ 消費電力20.1W、定格出力型、電圧100～242V 本体：銅板（白色粉体塗装） ライトバー（カバー）：ポリカーボネート（乳白） 光束維持時間40000時間（光束維持率85%） 昼白色（5000K）、Ra83 電源装置はライトバー側に内蔵 ZERO （省エネ）		 一般タイプ、2500lmタイプ 消費電力16.3W、定格出力型、電圧100～242V 本体：銅板（白色粉体塗装） ライトバー（カバー）：ポリカーボネート（乳白） 光束維持時間40000時間（光束維持率85%） 昼白色（5000K）、Ra83 電源装置はライトバー側に内蔵 ZERO （省エネ）	
パナソニック 直付XF×420AENLE9		パナソニック 直付XF×210AENLE9		パナソニック 直付XF×450DENLE9		パナソニック 直付XF×230DENLE9		パナソニック 直付XF×420NENLE9	
F	iDシリーズ直付型40形 黑板灯	G	iDシリーズ埋込型40形 下面開放型 W190	H	iDシリーズ埋込型20形 下面開放型 W300	I	ダウンライト 60形	J	シーリングライト
2F小会議室 × 1		1F男子トイレ × 1 1F女子トイレ × 1 2F女子トイレ × 1 2F手洗い × 1 2F倉庫 × 1		1F身障者トイレ × 1 2F男子トイレ × 1 2F書庫 × 1		1F女子トイレ × 1 1F廊下 × 1		2F和室 × 1	
 集光プリズムタイプ・一般タイプ、3200lmタイプ 消費電力20.6W、定格出力型、電圧100～242V 本体：銅板（高反射白色粉体塗装） ライトバー（カバー）：ポリカーボネート（プリズム） 光束維持時間40000時間（光束維持率85%） 昼白色（5000K）、Ra83 電源装置はライトバー側に内蔵 ZERO （省エネ）		 一般タイプ、2500lmタイプ 消費電力16.3W、定格出力型、電圧100～242V 本体：亜鉛銅板、反射板：銅板（高反射白色粉体塗装） ライトバー（カバー）：ポリカーボネート（乳白） 光束維持時間40000時間（光束維持率85%） 昼白色（5000K）、Ra83 電源装置はライトバー側に内蔵 ZERO （省エネ）		 一般タイプ、3200lmタイプ 消費電力20.1W、定格出力型、電圧100～242V 本体：亜鉛銅板 反射板：銅板（高反射白色粉体塗装） ライトバー（カバー）：ポリカーボネート（乳白） 光束維持時間40000時間（光束維持率85%） 昼白色（5000K）、Ra83、電源装置はライトバー側に内蔵 ZERO （省エネ）		 LED内蔵くワコンア（ひと粒）タイプ、電源ユニット内蔵、一般光色タイプ 5000K、Ra85、拡散タイプ 光源遮光角15度、光束維持時間40000時間（光束維持率85%） 器具光束：615lm、消費電力：4.2W、電圧：100～242V 反射板（上部）：プラスチック（ホワイト） 反射板（下部）：銅板（ホワイトつや消し仕上） 枠：銅板（ホワイトつや消し仕上）、埋込穴φ150		 昼光色（6500K）、Ra83／電球色（2700K）、Ra83 器具光束3800lm、消費電力32W、電圧100V LED内蔵、電源ユニット内蔵、回転金具方式、カチットF 光源寿命40000時間（光束維持率70%） 下面パネル：アクリル（乳白つや消し） 側面強化と紙張り、木製（白木） リモコンで（100%～5%）調光、専用リモコン送信器同梱	
パナソニック 直付XF×430BSNLE9		パナソニック 埋込XF×420RENLE9		パナソニック 埋込XF×230VENLE9		パナソニック ダウンライトXND0669WNLE9		パナソニック LGC35831	
K	LEDペンダント	L	LEDペンダント	M	LEDブラケット 20形直管蛍光灯1灯器具相当	N	LEDウォールライト 20形	a	LED非常灯専用型リモコン自己点検機能付
1F和室 × 2		吹抜 × 2		1F男子トイレ × 1 1F女子トイレ × 1 2F手洗い × 2		1F外灯 × 3 2F外灯 × 1		2F和室 × 1 2F小会議室 × 1	
 昼光色（6500K）、Ra83／電球色（2700K）、Ra83 器具光束3500lm、消費電力32W、電圧100V 吊下型、引掛シーリング方式、丸型フランジ付 下面パネル：アクリル（乳白つや消し） 側面強化と紙張り 木製（白木） リモコンで（100%～5%）調光、専用リモコン送信器同梱		 ランプ別売（口金GX53-1） 吊下型、半埋込タイプ セード：ガラス（透明） 埋込穴φ70		 昼白色（5000K）、Ra83 器具光束1100lm、消費電力12W、電圧100V 拡散タイプ、天井直付型・壁面付型 カバー：プラスチック（乳白） 側面化拡タイプ W=580 H=65 出しろ64		 LED内蔵、電源ユニット内蔵 防湿型・防雨型 5000K、Ra83、光束維持時間40000時間（光束維持率85%） 器具光束990lm、消費電力10W、電圧100～242V 本体：ステンレス、カバー：ポリカーボネート（乳白） 天井直付型・壁面付型、保護等級：IP23		 φ100低天井用（～3m）、30分間タイプ LED内蔵、非常時・非常灯用LED点灯／常時消灯 非常灯評定番号：LAL-E-004 レンズ：ガラス、カバー：銅板（ケールホワイトつや消し仕上） 電圧：100～242V、蓄電池：ニッケル水素電池 点検スイッチ付、自己点検スイッチ付 充電モーター（緑）付、リモコン：FSK90910K（別売）	
パナソニック LGBZ6210K		パナソニック LGB15109		パナソニック LGB85032LE1		パナソニック NNFW21800KLE9		パナソニック NNFb91605C	

工事名	嘉麻市嘉穂隣保館改修工事	松村一級建築士事務所	管理者	設計者	担当者	図面名	照明姿図	図面NO
備考		1級建築士 大臣 207655 松村一弘						E-02
		福岡県嘉麻市上西郷244-3	日付	日付	日付		縮尺 1/100(A2)	
		TEL・FAX 0948-57-3887						

凡例	
	電灯分電盤 (既設)
	直付ﾌﾞﾗｯｸﾞｯﾄLED照明器具
	直付LED照明器具
	埋込LED照明器具
	LEDﾌﾞﾗｯｸﾞ (防水)
	LEDﾀﾞｳﾝﾗｲﾄ
	直付LED照明器具
	誘導灯
	埋込ｽｲｯﾁ 片切
	埋込ｽｲｯﾁ 片切ﾊﾞｲﾛｯﾄﾗﾝﾌﾟ付
2	埋込ｺﾝｾﾝﾄ 2P15A×2
	自動ドア
	天井扇 (機械設備・接続のみ本工事)
	天井扇 (機械設備・接続のみ本工事)
※器具は既設配線に接続すること。	


廊下		女子便所		倉庫	
Iﾀﾞｳﾝﾗｲﾄ	× 1	G埋込照明	× 1	E直付照明	× 1
男子便所		Mﾌﾞﾗｯｸﾞ	× 1		
G埋込照明	× 1	Iﾀﾞｳﾝﾗｲﾄ	× 1		
Mﾌﾞﾗｯｸﾞ	× 1				
和室		身障者便所		書庫	
Kﾊﾞﾝﾎﾟﾝﾄ	× 2	H埋込照明	× 1	E直付照明	× 1
台所					
D直付照明	× 2				

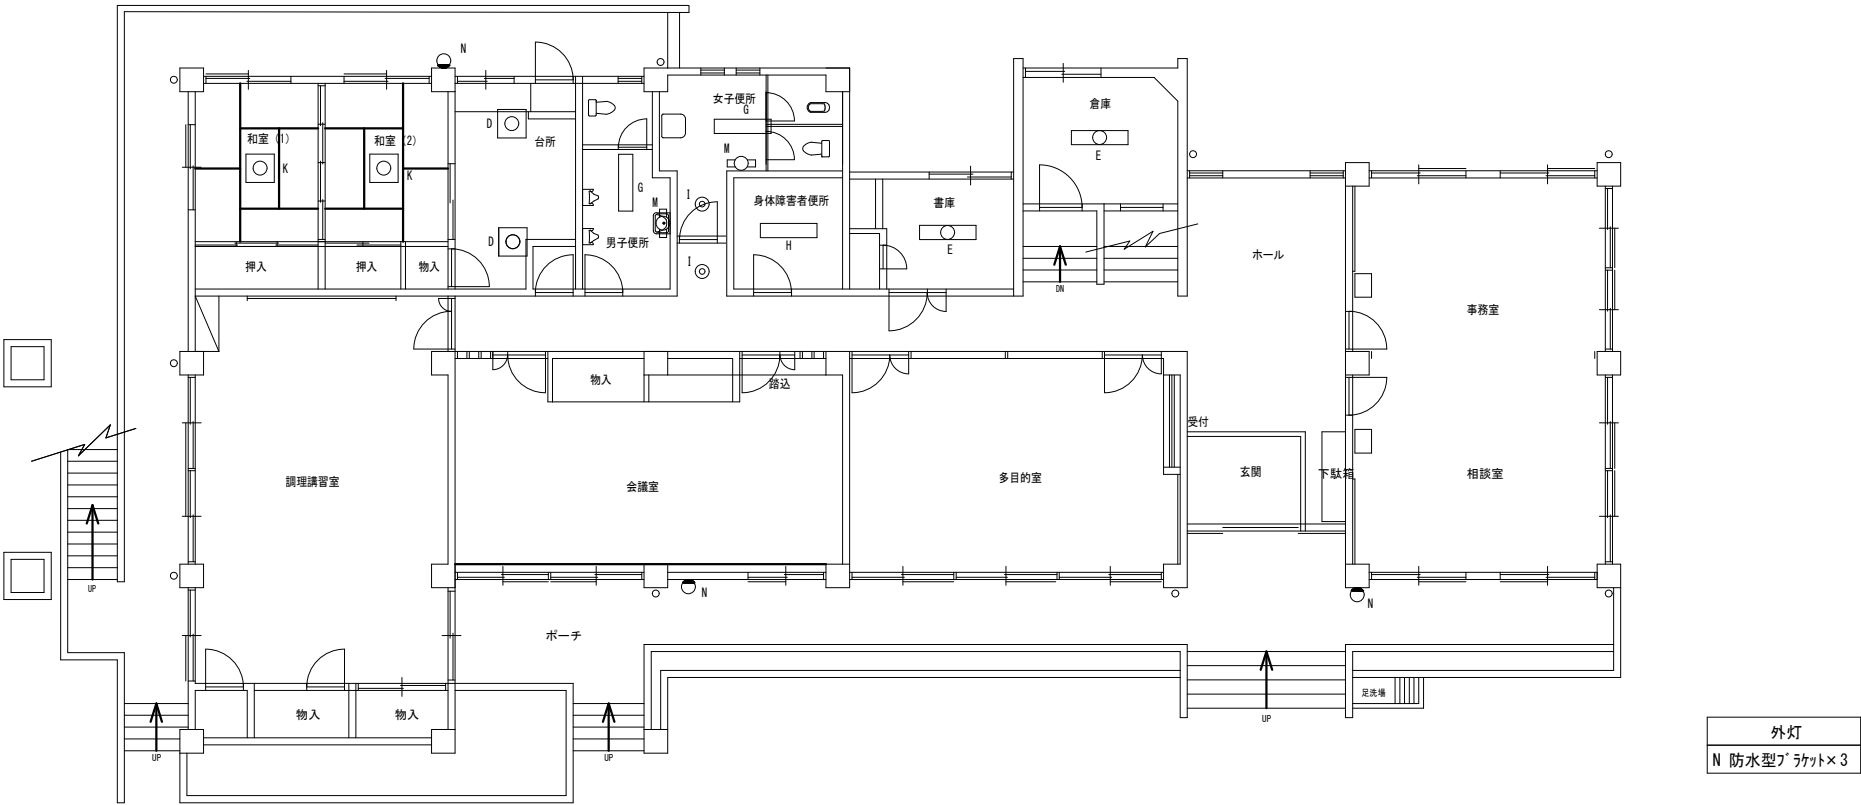

外灯
N 防水型ﾌﾞﾗｯｸﾞ×3


工事名	嘉麻市嘉穂隣保館改修工事	松村一級建築士事務所	管理者	設計者	担当者	図面名	図面NO
備考		1級建築士 大臣 207655 松村一弘				照明改修 1 階平面図	E-03
		福岡県嘉麻市上西郷244-3	日付	日付	日付	縮尺 1/100 (A2)	
		TEL ・ FAX 0948-57-3887					

凡例	
	電灯分電盤(既設)
	直付ﾌﾟﾗｯｸﾄLED照明器具
	直付LED照明器具
	埋込LED照明器具
	LEDﾌﾟﾗｯｸﾄ(防水)
	LEDｶﾞﾗﾝﾀｲﾄ
	直付LED照明器具
	誘導灯
	埋込ｽｲｯﾁ 片切
	埋込ｽｲｯﾁ 片切ﾊﾞｲﾛｯﾄﾗﾝﾌﾟ付
	埋込ｺﾝｾﾝﾄ 2P15A×2
	自動ﾄﾞｱ
	天井扇(機械設備・接続のみ本工事)
	天井扇(機械設備・接続のみ本工事)
※器具は既設配線に接続すること。	

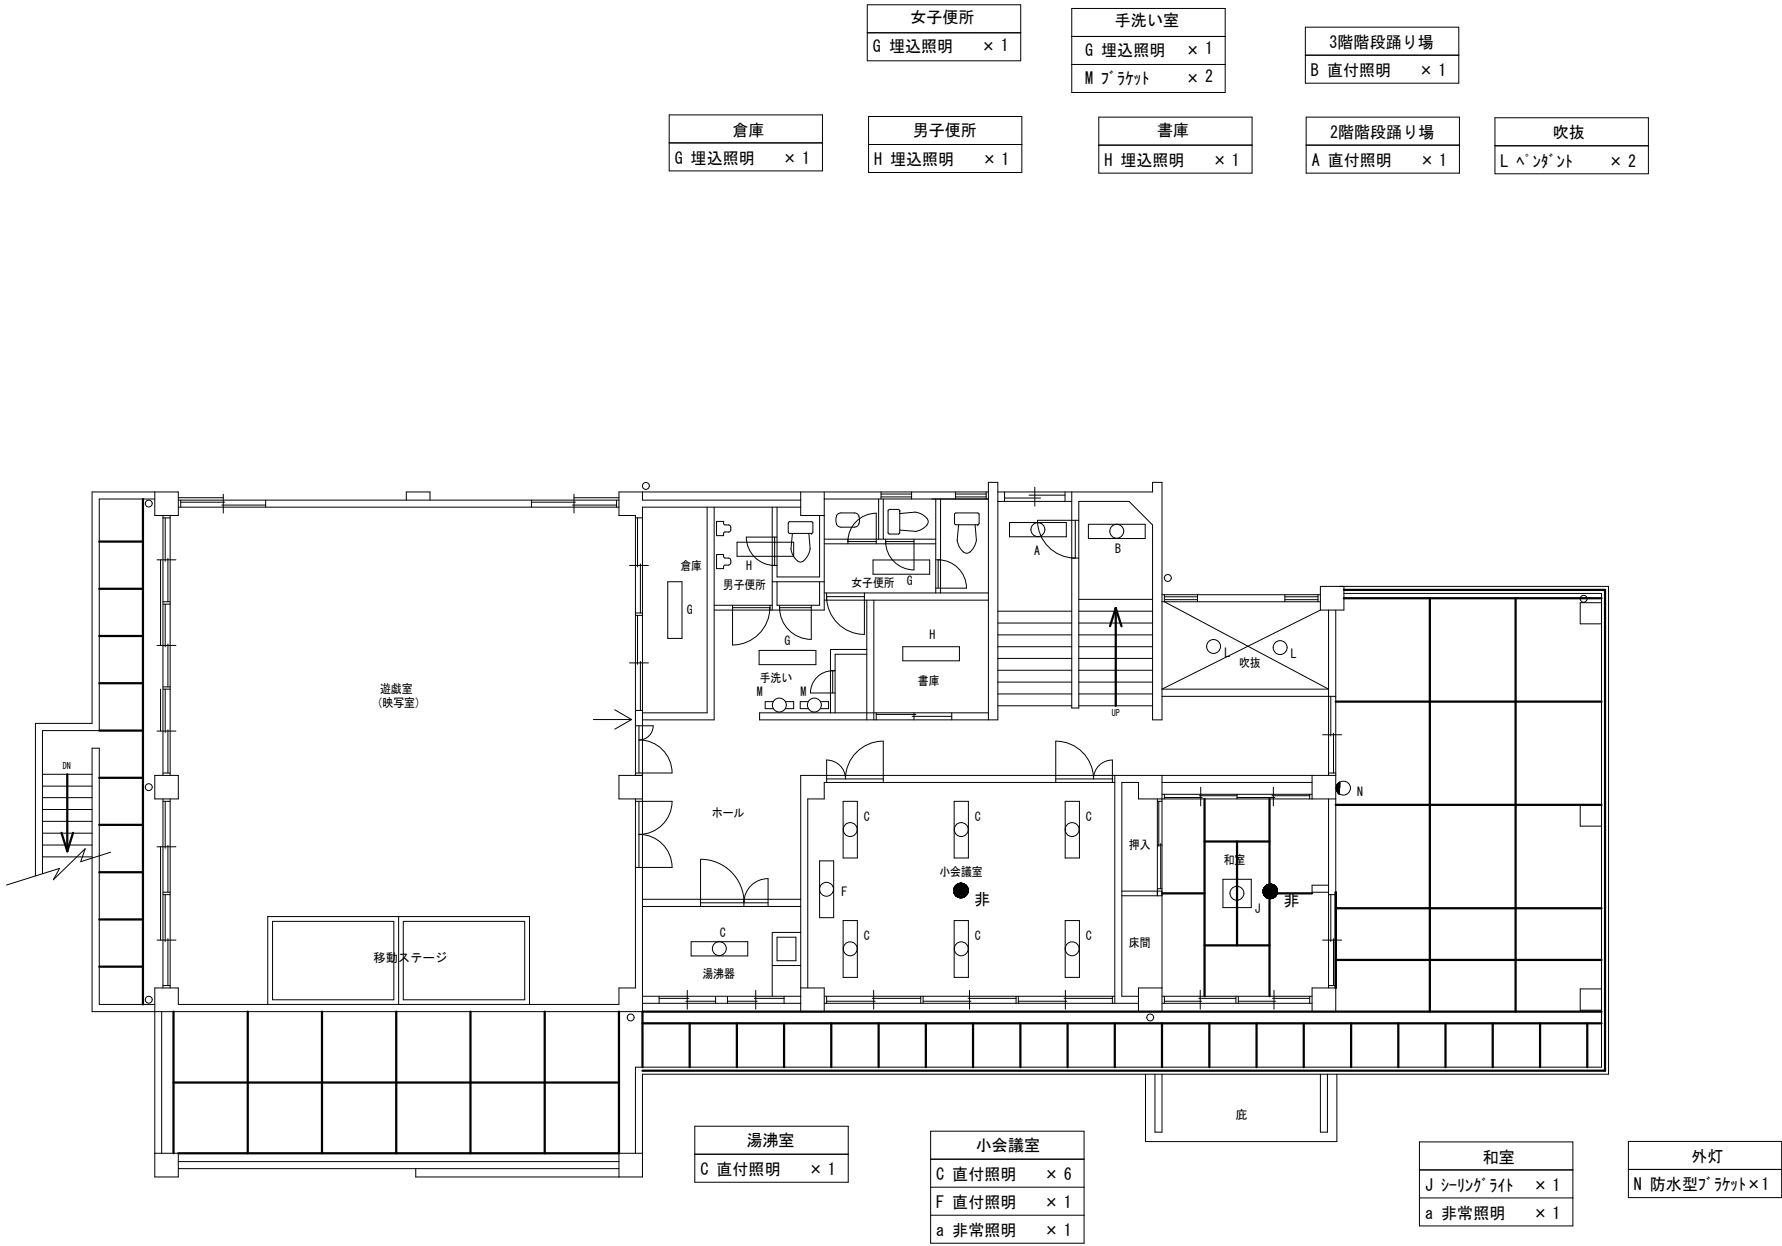

工事名	嘉麻市嘉穂隣保館改修工事	松村一級建築士事務所	管理者	設計者	担当者	図面名	図面NO
備考		福岡県嘉麻市上西郷244-3	1級建築士 大臣 207655 松村一弘			照明改修 2 階平面図	E-04
			日付	日付	日付	縮尺 1/100 (A2)	


凡例	
	電灯分電盤(既設)
	照明器具
	照明器具
	埋込照明器具
	照明器具
	防水型ﾌﾗｯｸﾄ
	照明器具
	ﾊﾞﾝｸﾞﾗｲﾄ
×・・・撤去 ※配線は既設流用とする。	

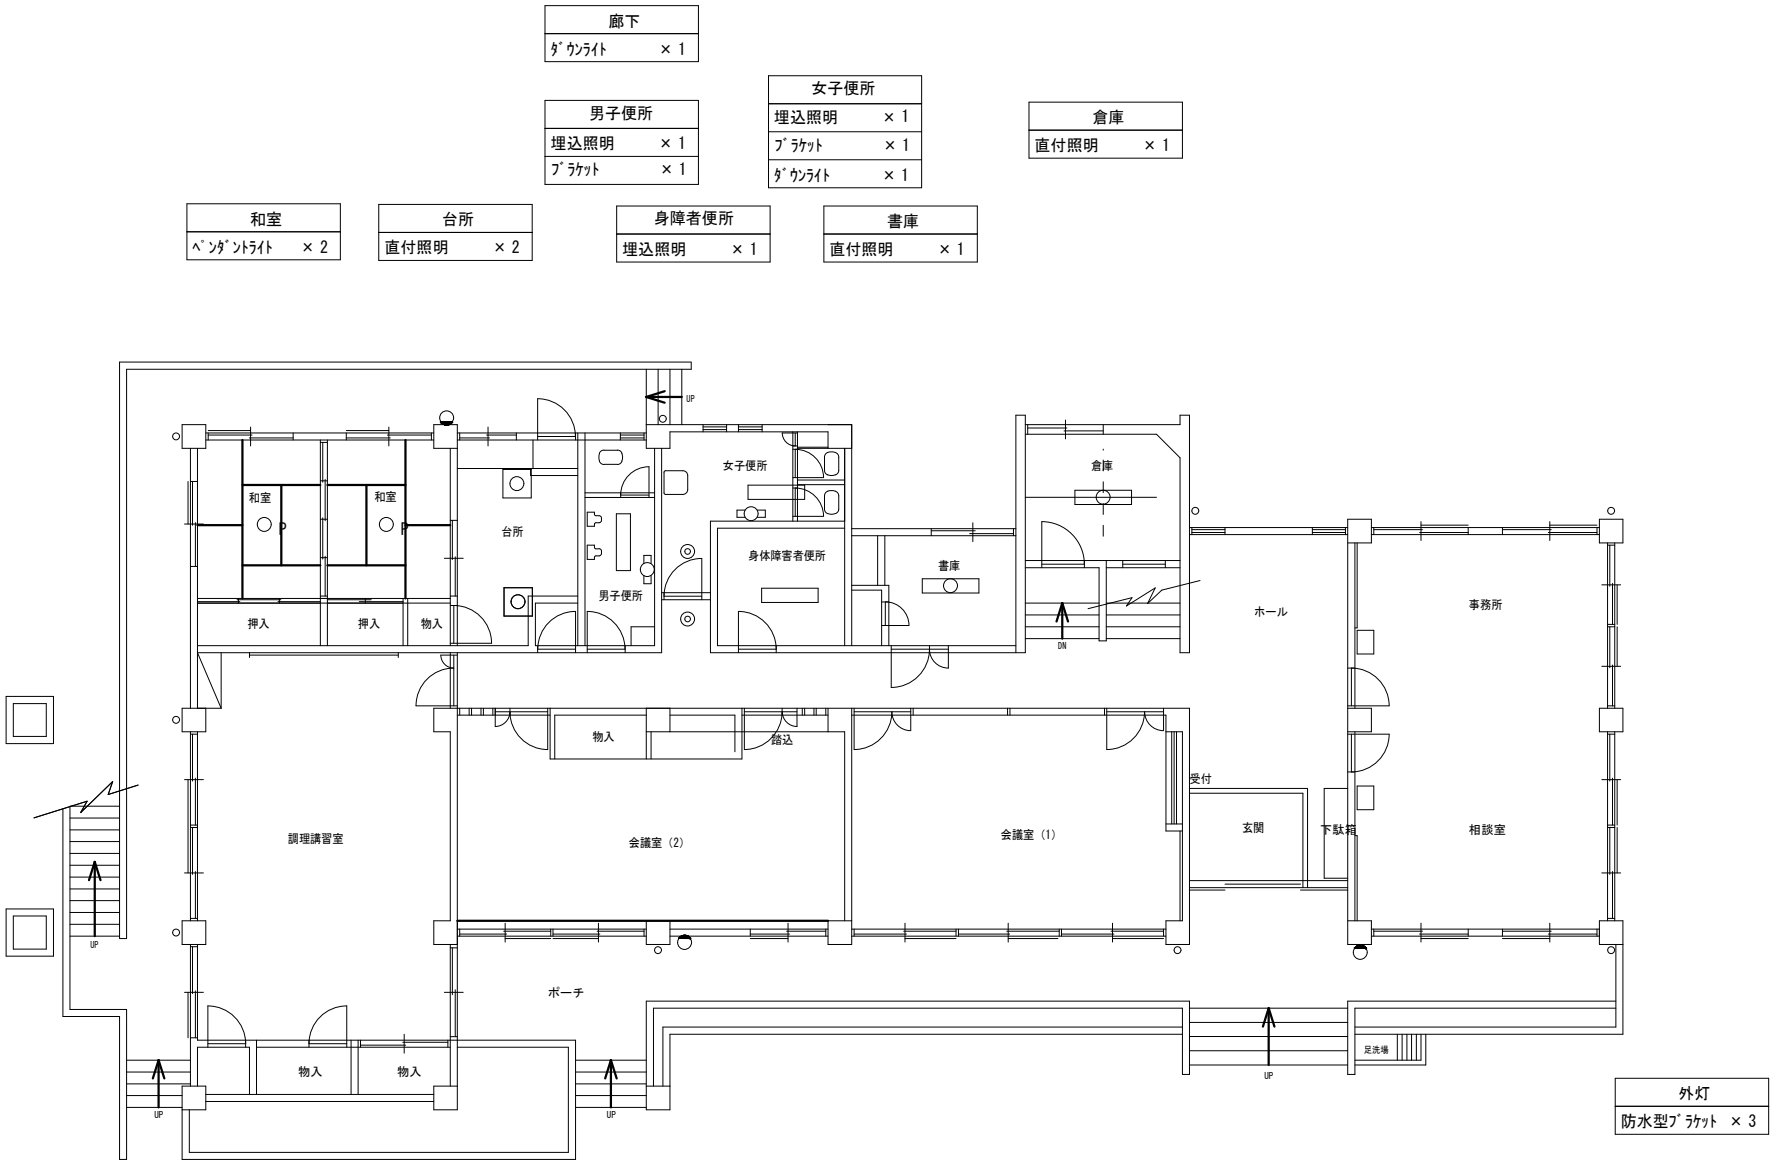

工事名	嘉麻市嘉穂隣保館改修工事	松村一級建築士事務所 1級建築士 大臣 207655 松村一弘	管理者	設計者	担当者	図面名	図面NO
備考		福岡県嘉麻市上西郷244-3 TEL・FAX 0948-57-3887	日付	日付	日付	照明撤去 1階平面図 縮尺 1/100 (A2)	E-05


凡例	
	電灯分電盤(既設)
	照明器具
	照明器具
	埋込照明器具
	照明器具
	ダウライト
	照明器具
	ペンダントライト
×・・・撤去	
※配線は既設流用とする。	

	<table><tr><td>女子便所</td></tr><tr><td>埋込照明 × 1</td></tr></table>	女子便所	埋込照明 × 1	<table><tr><td>手洗い室</td></tr><tr><td>埋込照明 × 1</td></tr><tr><td>ブラケット × 2</td></tr></table>	手洗い室	埋込照明 × 1	ブラケット × 2	<table><tr><td>3階階段踊り場</td></tr><tr><td>直付照明 × 1</td></tr></table>	3階階段踊り場	直付照明 × 1				
女子便所														
埋込照明 × 1														
手洗い室														
埋込照明 × 1														
ブラケット × 2														
3階階段踊り場														
直付照明 × 1														
<table><tr><td>倉庫</td></tr><tr><td>埋込照明 × 1</td></tr></table>	倉庫	埋込照明 × 1	<table><tr><td>男子便所</td></tr><tr><td>埋込照明 × 1</td></tr></table>	男子便所	埋込照明 × 1	<table><tr><td>書庫</td></tr><tr><td>埋込照明 × 1</td></tr></table>	書庫	埋込照明 × 1	<table><tr><td>2階階段踊り場</td></tr><tr><td>直付照明 × 1</td></tr></table>	2階階段踊り場	直付照明 × 1	<table><tr><td>吹抜</td></tr><tr><td>ペンダント × 2</td></tr></table>	吹抜	ペンダント × 2
倉庫														
埋込照明 × 1														
男子便所														
埋込照明 × 1														
書庫														
埋込照明 × 1														
2階階段踊り場														
直付照明 × 1														
吹抜														
ペンダント × 2														

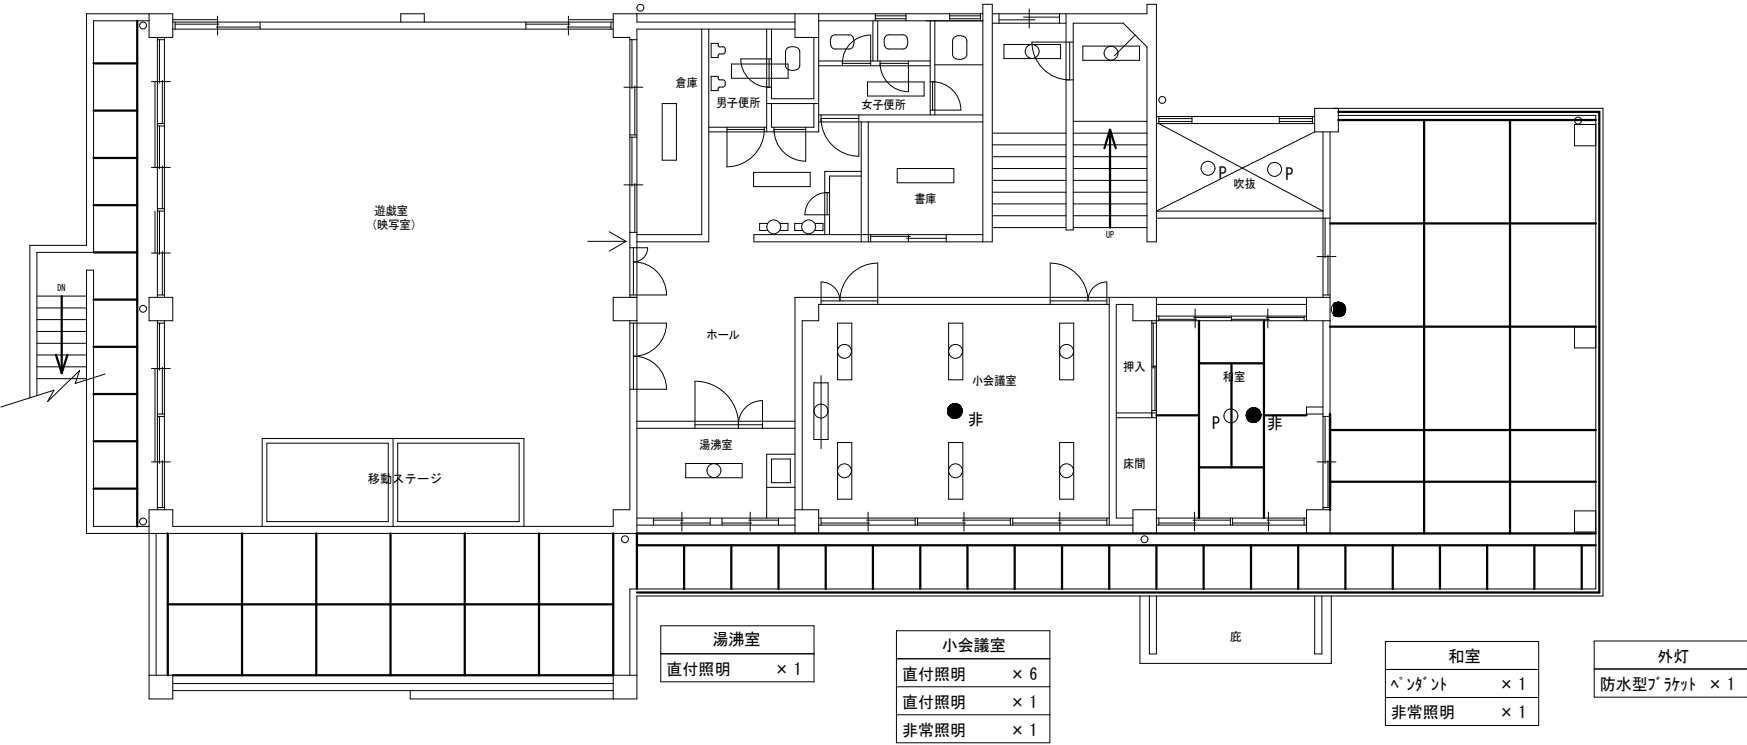


工事名	嘉麻市嘉穂隣保館改修工事	松村一級建築士事務所	管理者	設計者	担当者	図面名	図面NO
備考		福岡県嘉麻市上西郷244-3	日付	日付	日付	照明撤去 2 階平面図	E-06
		1級建築士 大臣 207655 松村一弘				縮尺 1/100 (A2)	
		TEL ・ FAX 0948-57-3887					

- ① AC 天井面改修のため脱着のみ
- ② 壁面改修のため脱着のみ
- ③ 壁面改修のためテレビ端子取替

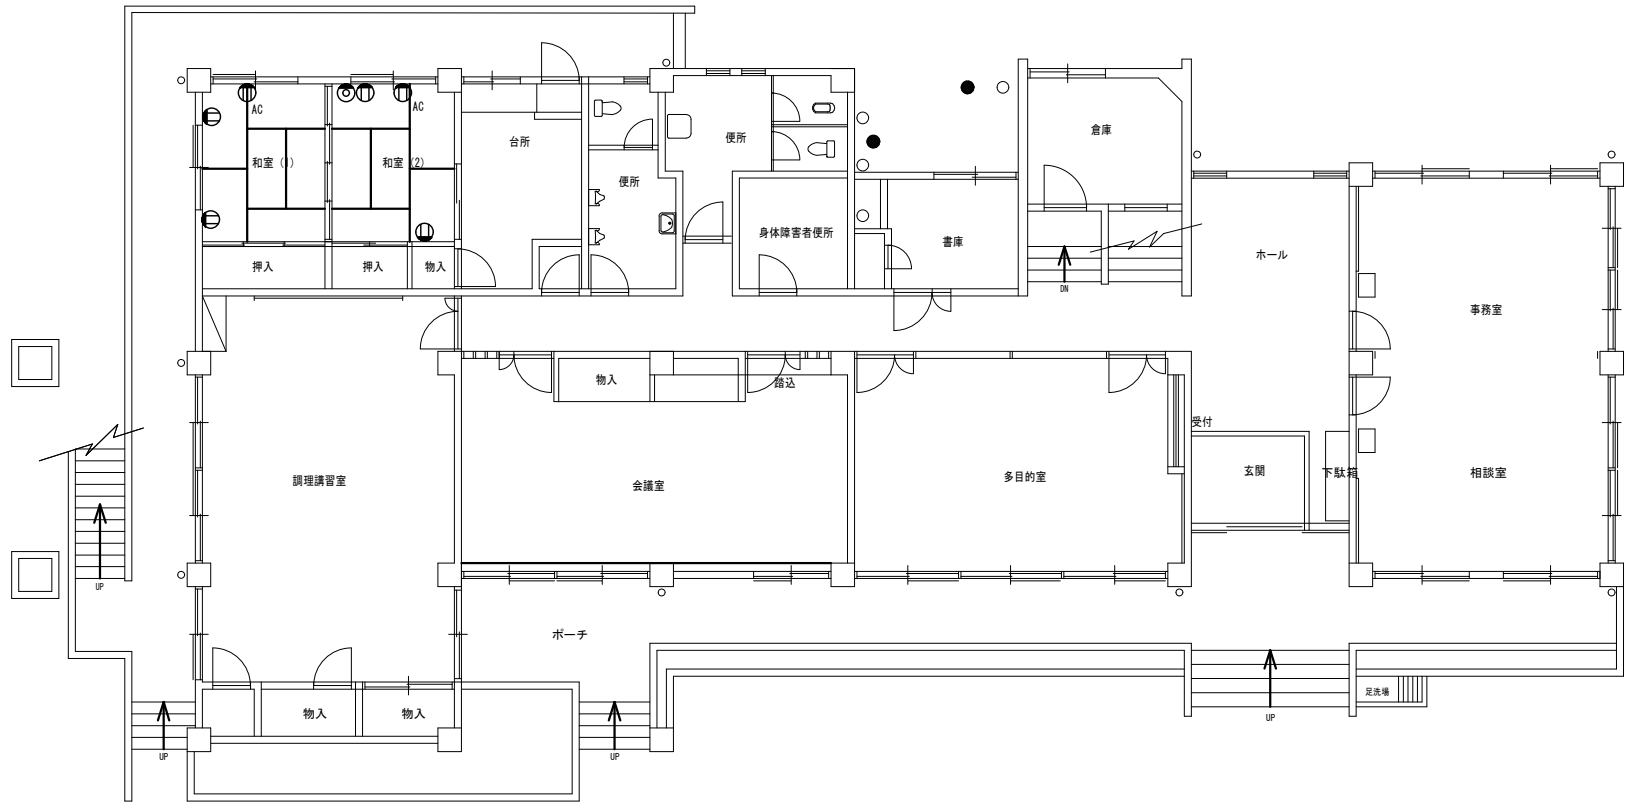


工事名	嘉麻市嘉穂隣保館改修工事	松村一級建築士事務所	管理者	設計者	担当者	図面名	図面NO
備考		1級建築士 大臣 207655 松村一弘				配線器具 1 階改修平面図	E-07
		福岡県嘉麻市上西郷244-3	日付	日付	日付	縮尺 1/100 (A2)	
		TEL ・ FAX 0948-57-3887					

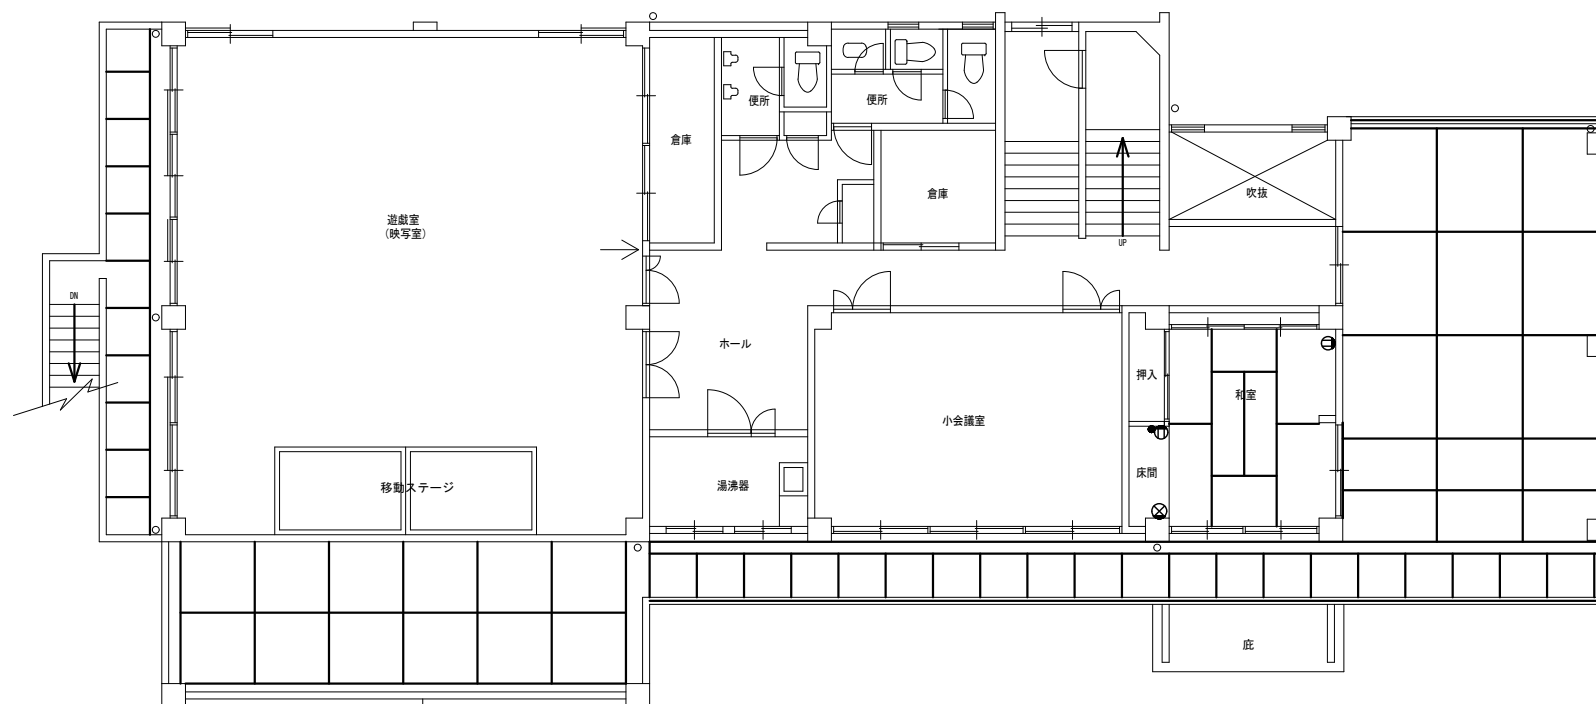


- ① 壁面改修のため脱着のみ
- ② 壁面改修のため脱着のみ
- ③ 壁面改修のカープレート取付


工事名	嘉麻市嘉穂隣保館改修工事	松村一級建築士事務所	管理者	設計者	担当者	図面名	図面NO
備考		1級建築士 大臣 207655 松村一弘				配線器具 2 階改修平面図	E-08
		福岡県嘉麻市上西郷244-3	日付	日付	日付	縮尺 1/100 (A2)	
		TEL ・ FAX 0948-57-3887					

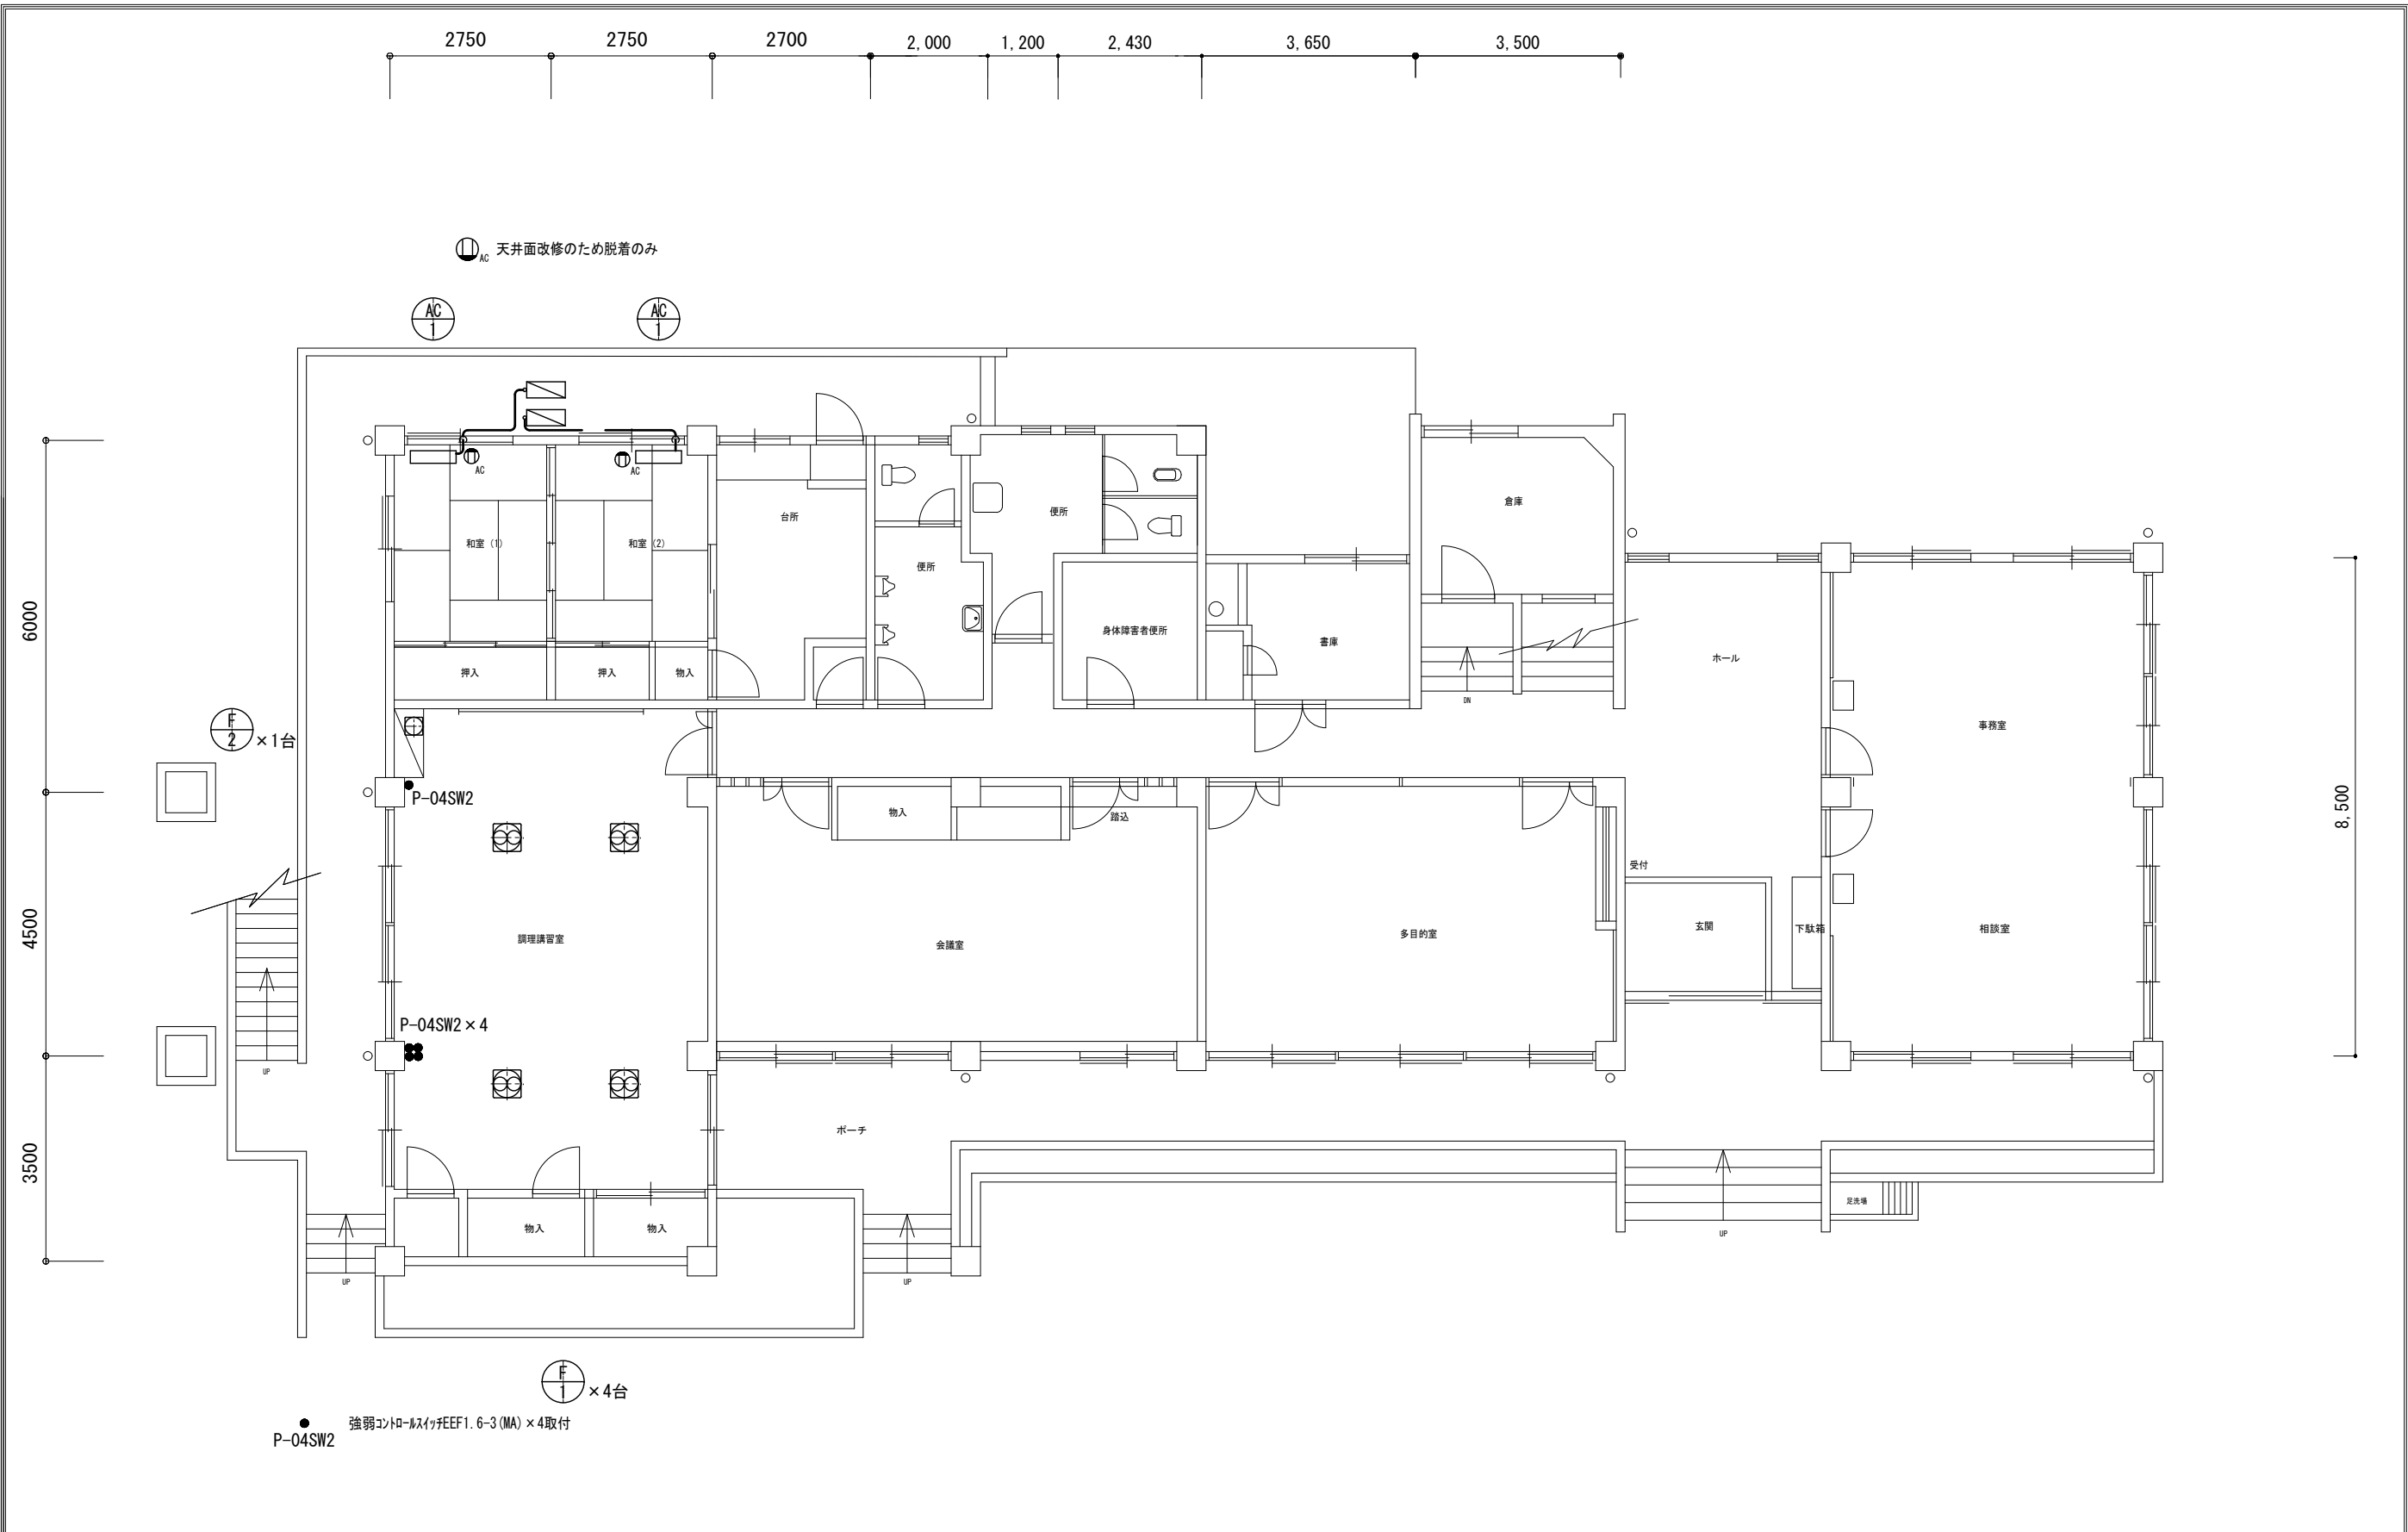


工事名	嘉麻市嘉穂隣保館改修工事	松村一級建築士事務所 1級建築士 大臣 207655 松村一弘	管理者	設計者	担当者	図面名	空調・換気電気設備改修1階平面図	図面NO E-09
備考	-----	福岡県嘉麻市上西郷244-3 TEL ・ FAX 0948-57-3887	日付	日付	日付	縮尺 1/100 (A3)		

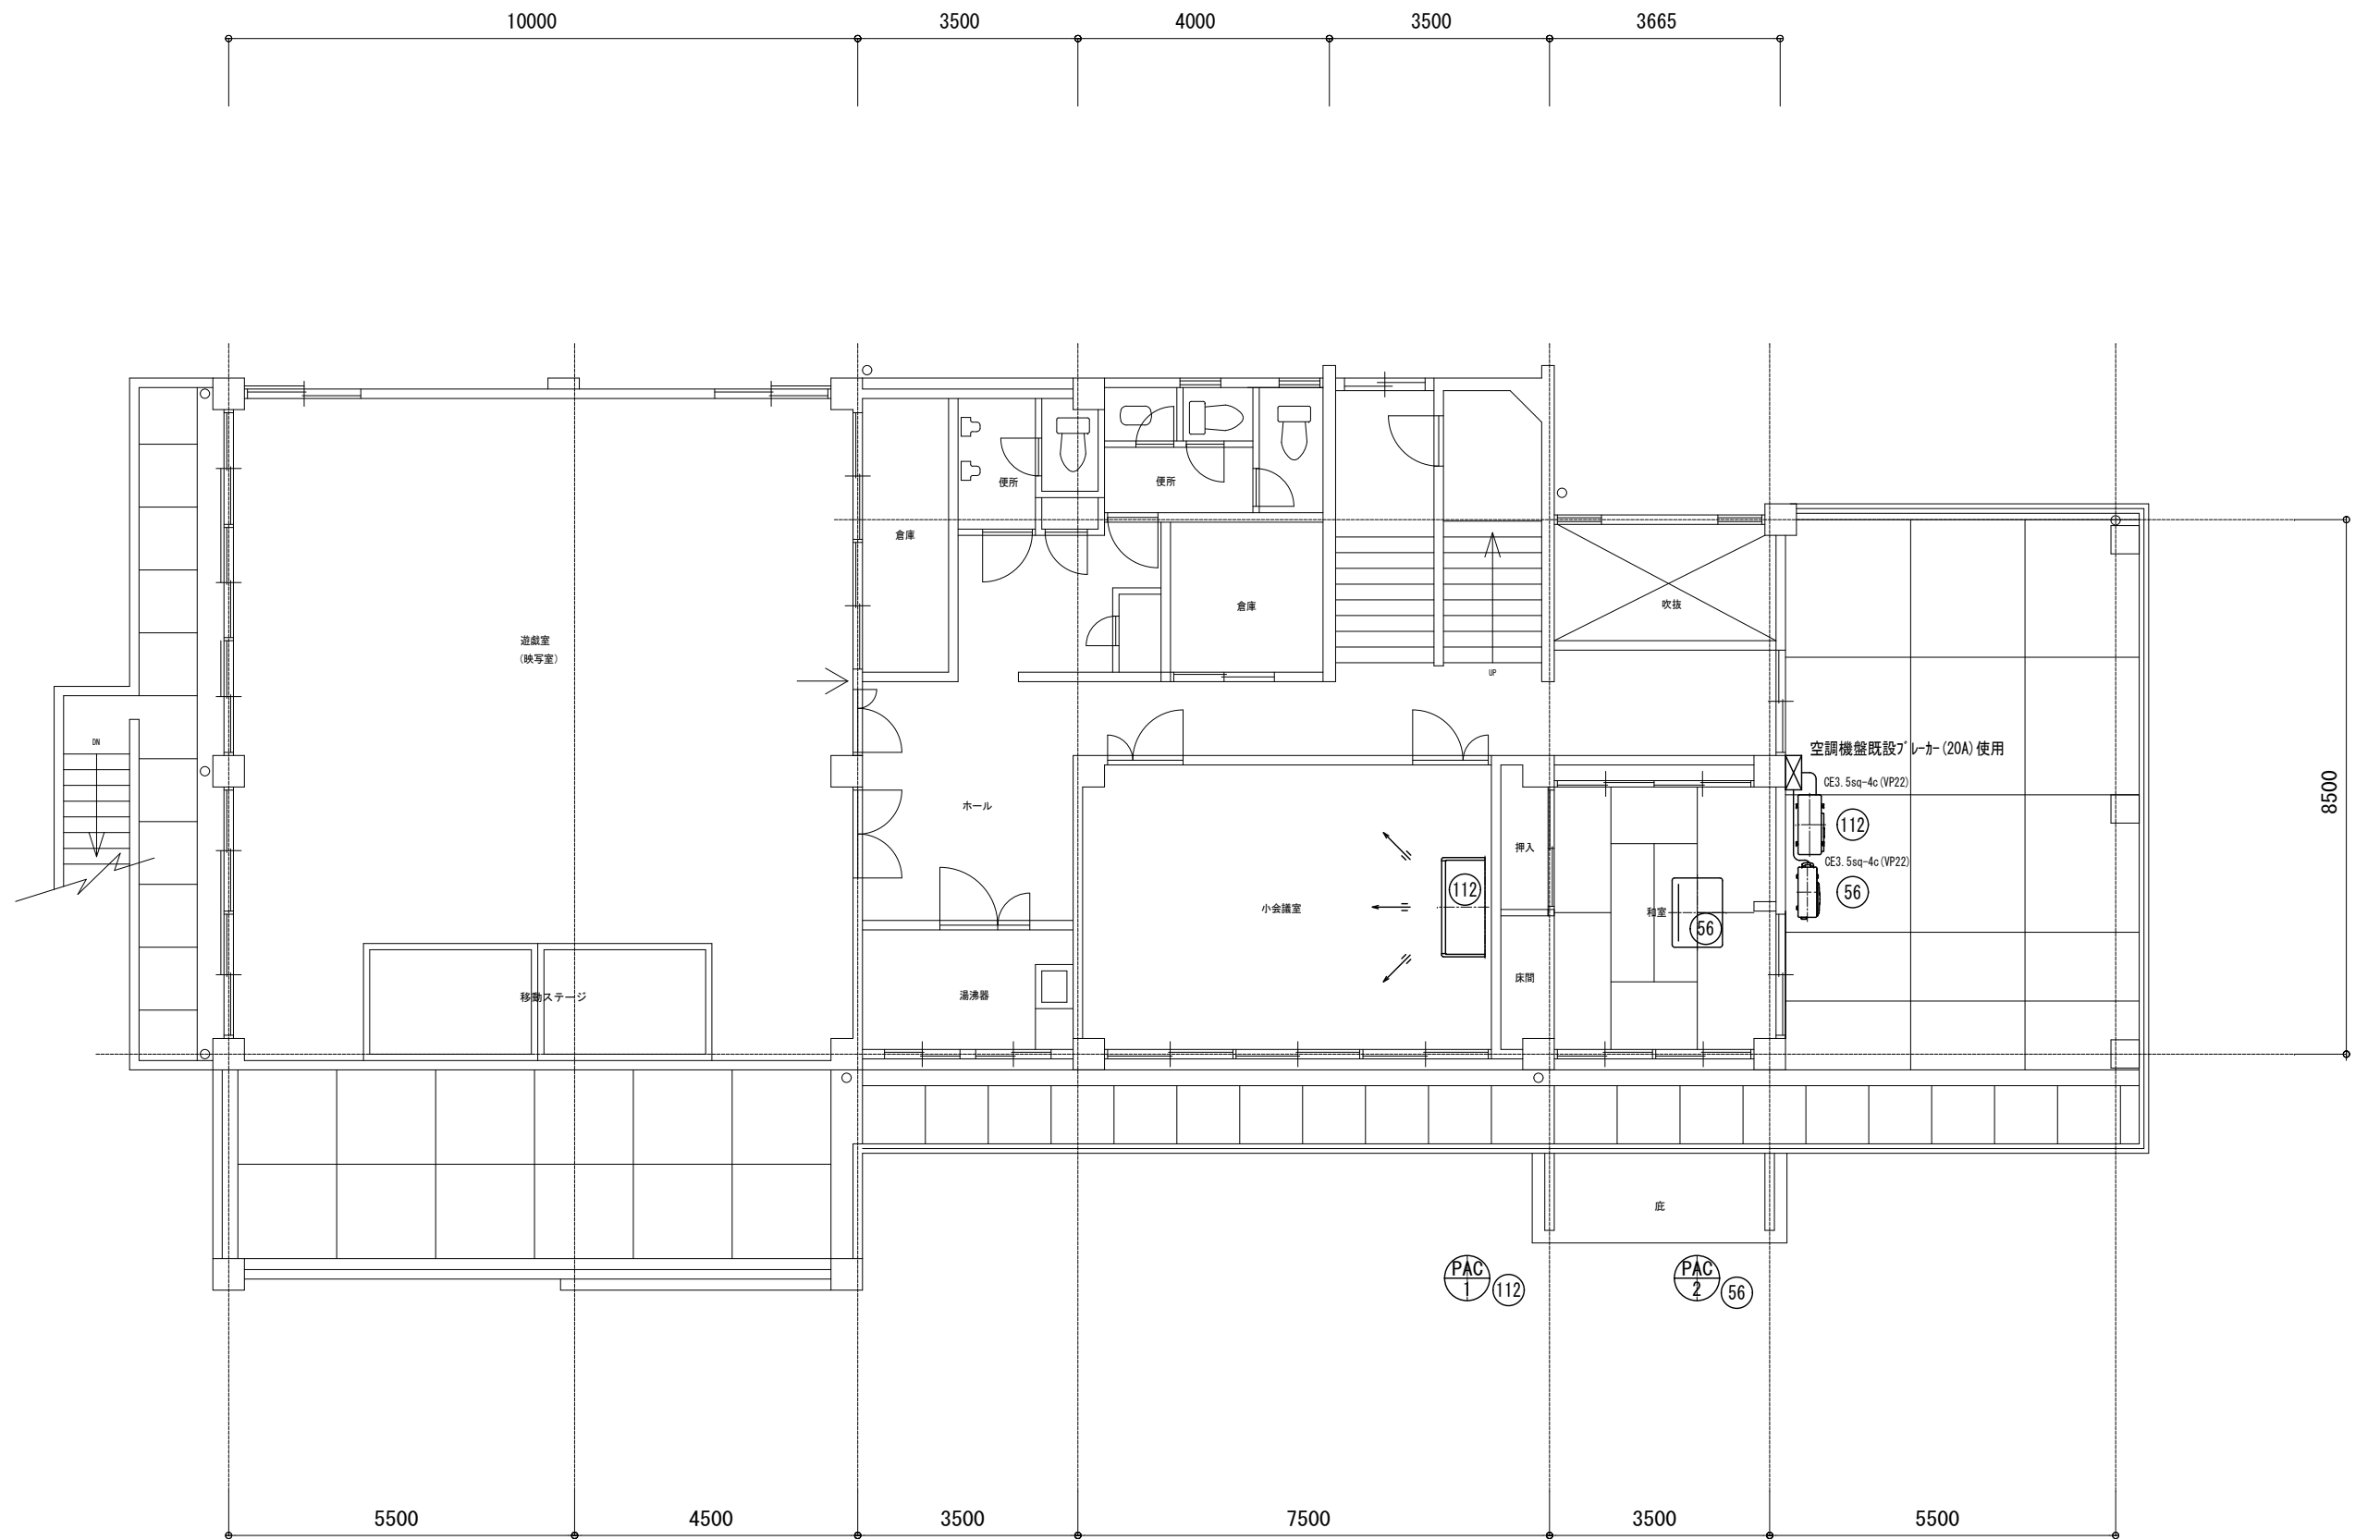


工事名	嘉麻市嘉穂隣保館改修工事	松村一級建築士事務所	管理者	設計者	担当者	図面名	図面NO
備考		1級建築士 大臣 207655 松村一弘				空調・換気設備改修2階平面図	E-10
		福岡県嘉麻市上西郷244-3	日付	日付	日付	縮尺 1/100 (A3)	
		TEL ・ FAX 0948-57-3887					

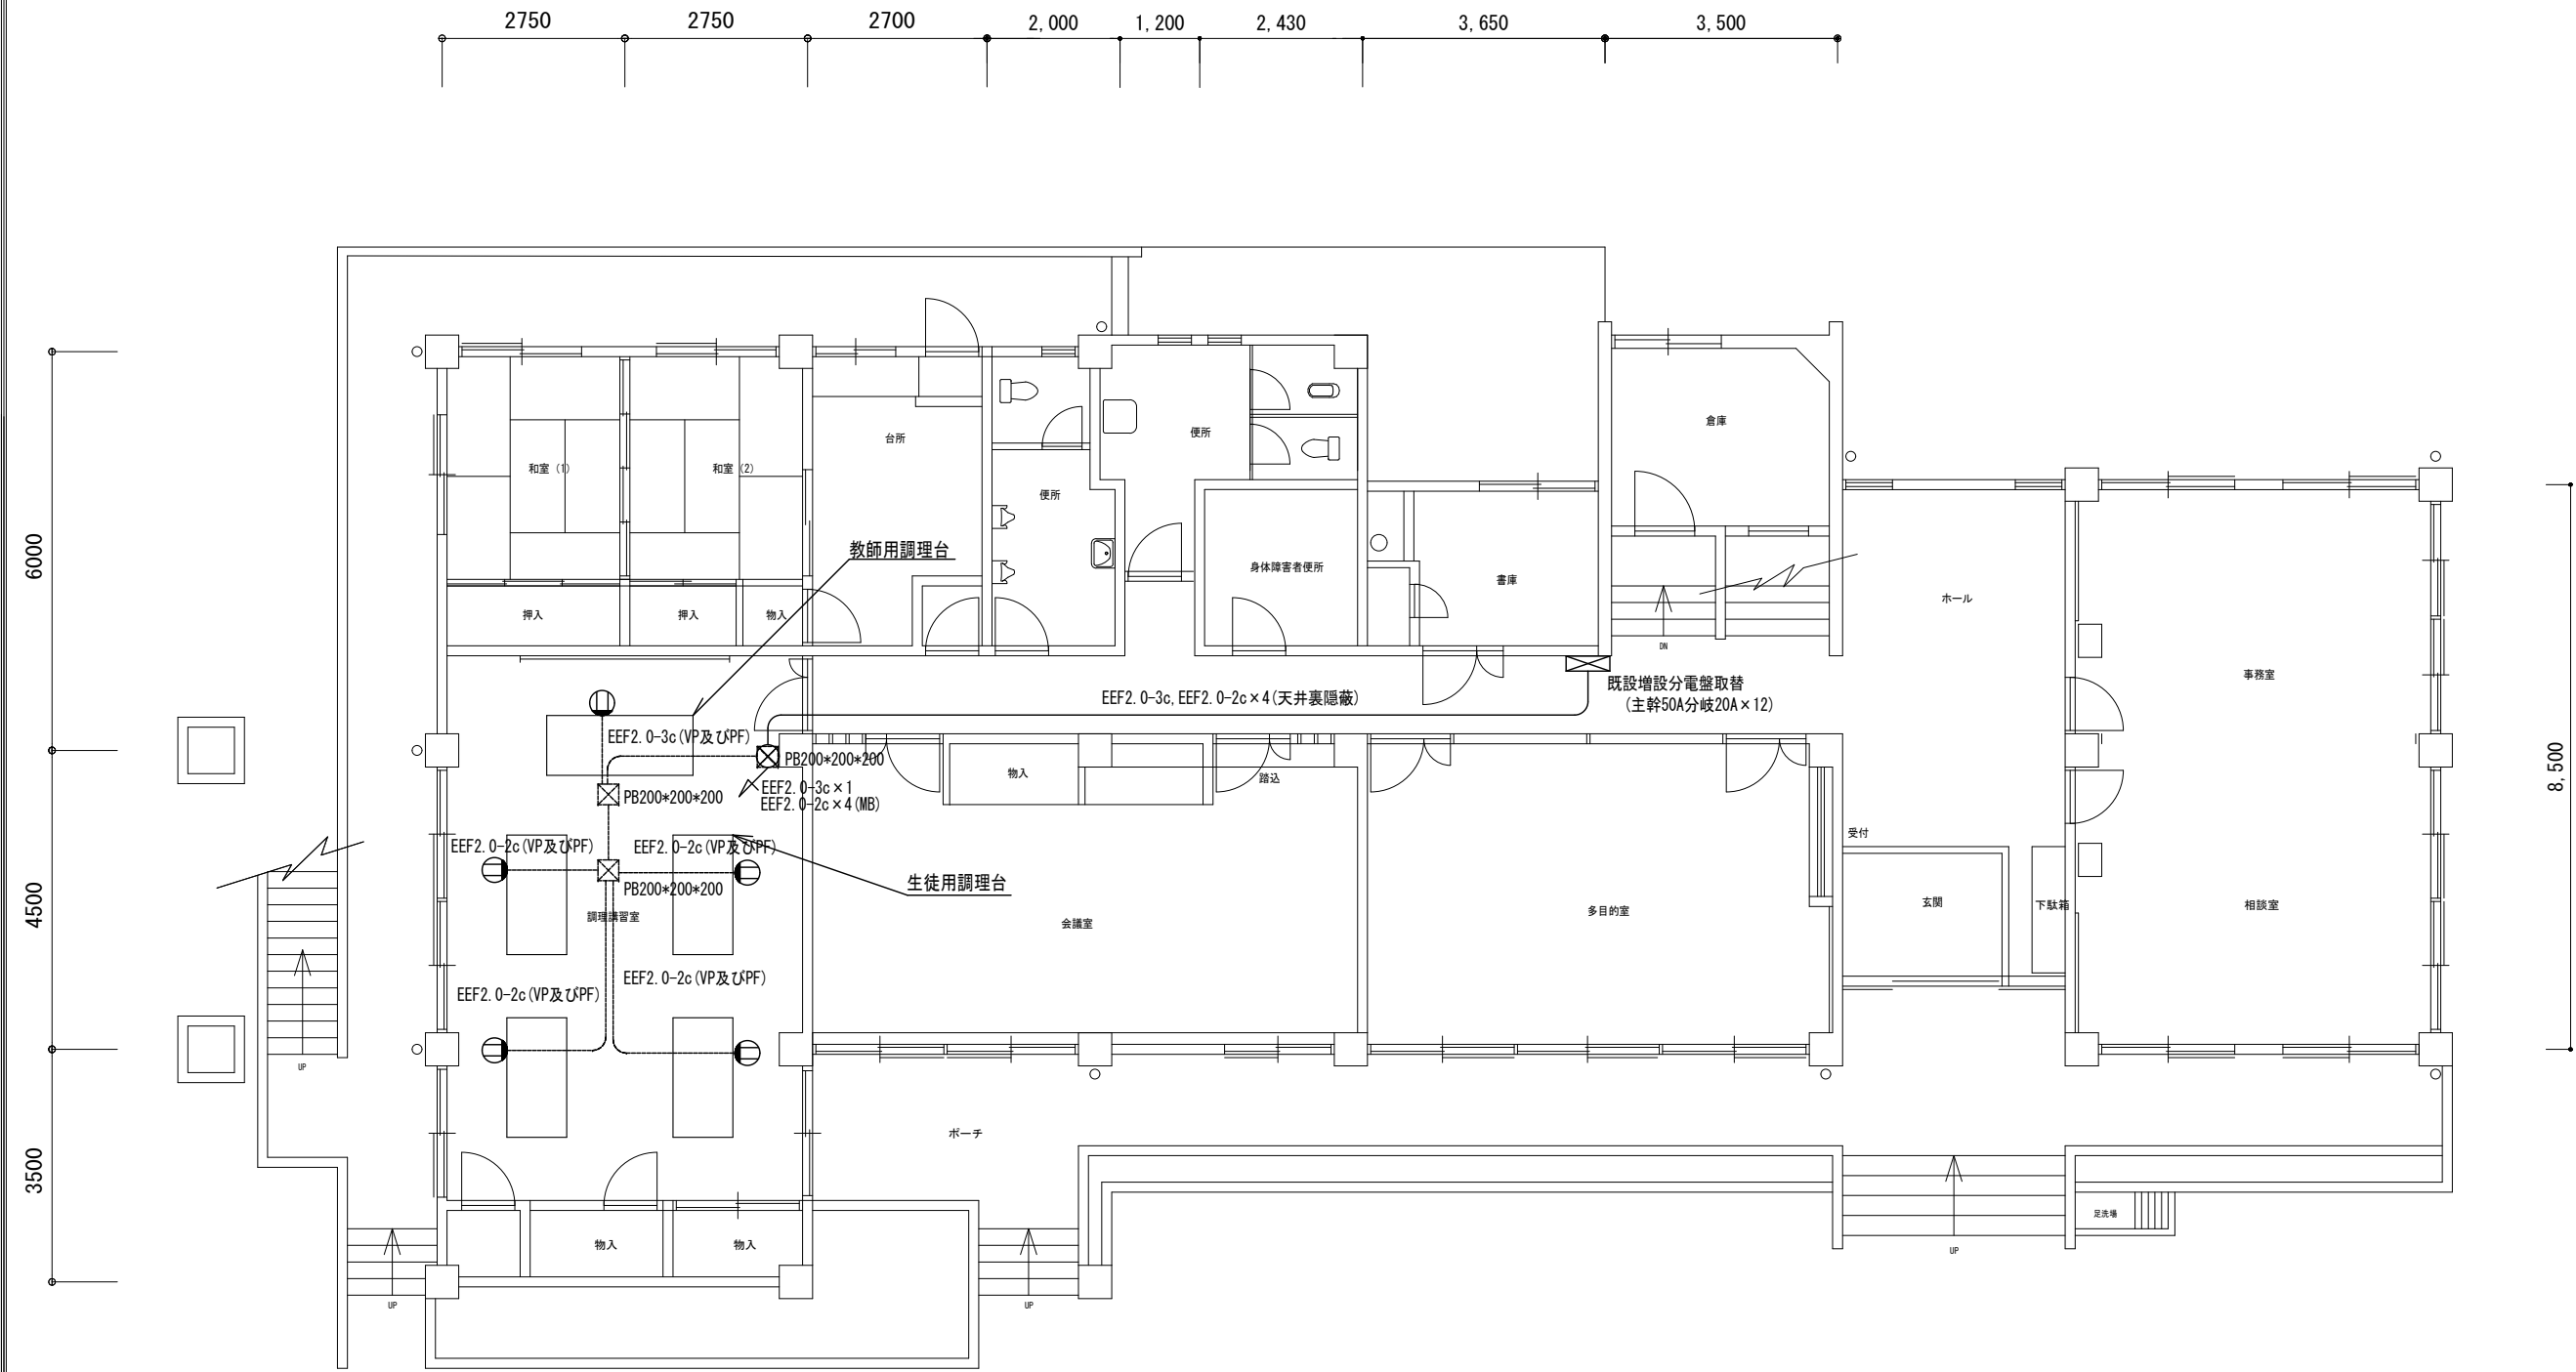

工事名	嘉麻市嘉穂隣保館改修工事	松村一級建築士事務所 1級建築士 大臣 207655 松村一弘	管理者	設計者	担当者	図面名 1階調理台電気改修平面図	図面NO E-11
備考		福岡県嘉麻市上西郷244-3 TEL ・ FAX 0948-57-3887	日付	日付	日付	縮尺 1/100 (A3)	

 

工事名	嘉麻市嘉穂隣保館改修工事	松村一級建築士事務所 1級建築士 大匠 207655 松村一弘	管理者	設計者	担当者	図面名	弱電機器 1 階改修平面図	図面 N O E-12
備考	福岡県嘉麻市上西郷244-3 TEL ・ FAX 0948-57-3887		日付	日付	日付	縮尺 1/100 (A2)		

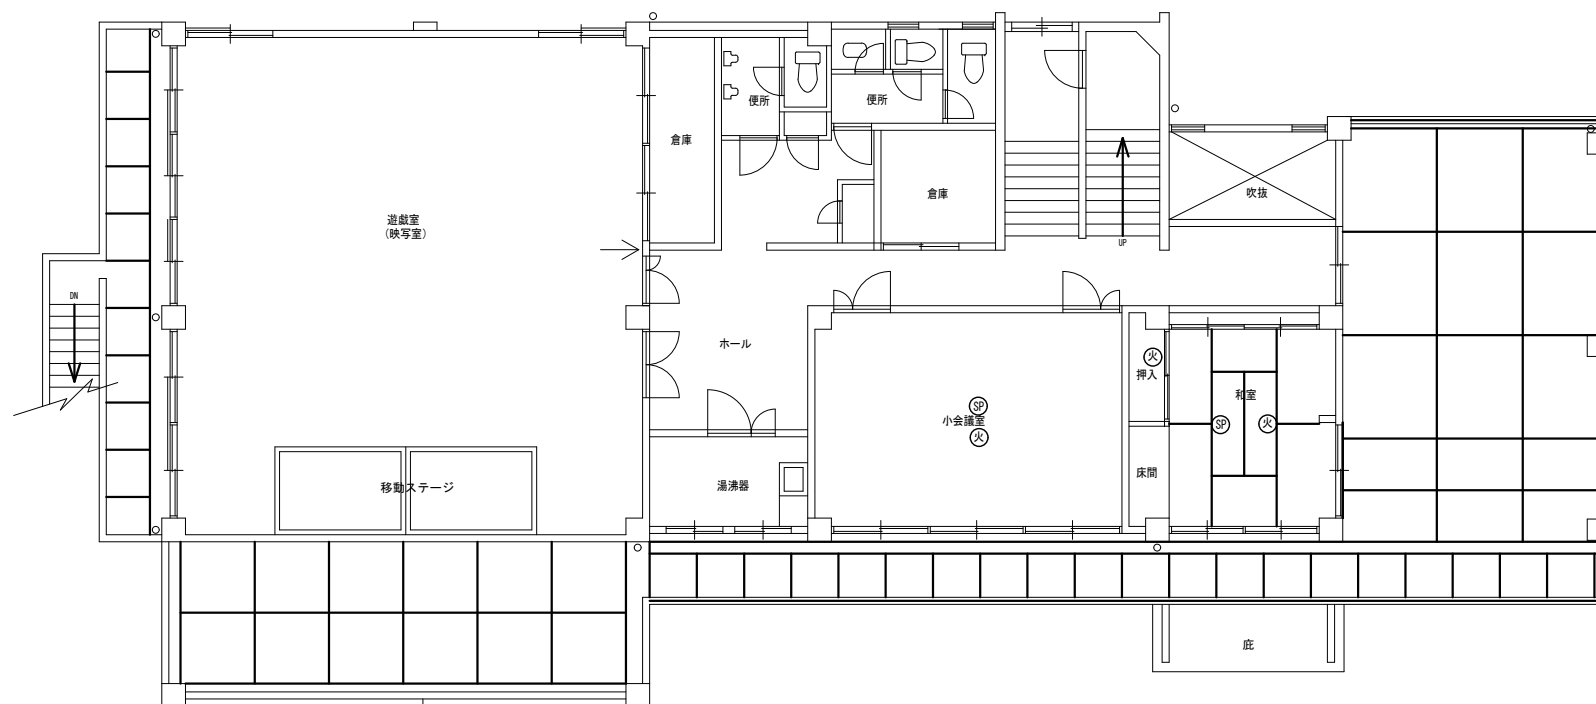

- Ⓢ 天井改修のため脱着のみ
火 天井改修のため差動式感知器取替

工事名	嘉麻市嘉穂隣保館改修工事	松村一級建築士事務所	管理者	設計者	担当者	図面名	図面NO
備考		1級建築士 大臣 207655 松村一弘				弱電機器 2 階改修平面図	E-13
		福岡県嘉麻市上西郷244-3	日付	日付	日付	縮尺 1/100 (A2)	
		TEL ・ FAX 0948-57-3887					

嘉 麻 市 嘉 穂 隣 保 館 改 修 工 事

機 械 設 備 工 事

図 面 リ ス ト					
図面番号	図 面 名	縮 尺	図面番号	図 面 名	縮 尺
M－ 0 0	図面リスト				
M－ 0 1	機械設備特記仕様書				
M－ 0 2	空調・換気設備機器一覧表				
M－ 0 3	空調・換気設備改修1階平面図				
M－ 0 4	空調・換気設備改修2階平面図				
M－ 0 5	1階調理室給排水設備平面図				
M－ 0 6	2階便所便器改修平面図				
M－ 0 7	調理実習台（指導者用）図				
M－ 0 8	調理実習台（実習生用）図				
M－ 0 9	ガス調理台図				
M－ 1 0	空調・換気設備機器一覧表（撤去）				
M－ 1 1	空調・換気設備改修1階平面図（撤去）				
M－ 1 2	空調・換気設備改修2階平面図（撤去）				
M－ 1 3	1階調理台改修平面図（撤去）				
M－ 1 4	2階便器取替改修平面図（撤去）				
M－ 1 5	1 階調理室給排水設備平面図（撤去）				

工事名	嘉麻市嘉穂隣保館改修工事	松村一級建築士事務所	管理者	設計者	担当者	図面名	図面NO
備考		福岡県嘉麻市上西郷244-3	日付	日付	日付	図面リスト	M-00
						縮尺 NoScale	

機械設備工事特記仕様書

工 事 名 称		嘉 麻 市 嘉 穂 隣 保 館 改 修 工 事			
Ⅱ. 工 事 概 要					
1. 工 事 場 所		嘉 麻 市 大 隈 町 722番 地			
2. 建 物 概 要					
建 物 名 称	構 造	階 数	延面積(㎡)	防火対象物の 種 別	戸数・浄化槽人槽 受水槽有効容量等
嘉穂隣保館	R C	2階建て	588.75㎡		
3 工 事 種 目 (○印を付けたものを適用する)					
工事項目	建物別及び屋外	工 事 種 別			
	屋 内				屋 外
○ 衛 生 器 具 設 備	改修 一式	一式	一式	一式	
○ 給 水 設 備	改修 一式	一式	一式	一式	一式
○ 排 水 設 備	改修 一式	一式	一式	一式	一式
○ 給 湯 設 備	一式	一式	一式	一式	
・ 消 火 設 備	一式	一式	一式	一式	一式
○ ガ ス 設 備	一式	一式	一式	一式	一式
○ 換 気 設 備	一式	一式	一式	一式	
○ 空 気 調 和 設 備	一式	一式	一式	一式	
・ 排 煙 設 備	一式	一式	一式	一式	
・ 中 水 設 備	一式	一式	一式	一式	一式
・ 浄 化 槽 設 備					一式
・ さ く 井 設 備					一式
・ 電 気 設 備 工 事 ※	一式				一式
・ 建 築 工 事 ※	一式				一式
※各工事の特記仕様書を確認のこと					
4. 本 工 事 設 備 概 要 (本工事該当箇所)○印を付ける)					
給排水衛生設備	給 水 方 式	上水水源 (○市水・井水) 法的区分 (・小規模貯水・簡導・専用水道) 給水方式 (・水道直結方式 (○直圧・増圧)・高架水槽方式・ポンプ直送方式) 中水水源 (・雑排水処理水・雨水・井水) 中水給水方式 (・水道直結方式・高架水槽方式・ポンプ直送方式)			
	排 水 方 式	・建物内汚水と雑排水水 (○分流・合流) ○重力式・ポンプアップ式・敷地外放流方式 ・直放流 (・合流式 ○分流式)・非直放流 (○浄化槽・中水処理槽)			
	浄 化 槽 の 形 式	・ユニット型・現場施工型・放流水質800 mg/L ・合併処理			
	給 湯 設 備	・局所式・中央式			
	消 火 設 備 の 種 別	・屋内消火栓 (・1号・2号・操作用1号)・ｽﾌﾟﾘﾝｸﾞ・連結放水・連結放水 ・屋外消火・水噴霧消火・泡消火・不活性ガス・nｵ2化合物消火・粉末消火 ・都市ガス ○液化石油ガス・簡易ガス			
	ガ ス の 種 別				
空調調和設備	空 調 方 式	・ダクト方式・ファンコイルユニット・ダクト併用方式 ○パッケージ方式 (・中央式・各階式 ○個別式) ・直接暖房 (・高気・温水) ・温風暖房・暖房専用・将来冷暖可能 ・温風暖房機・空気調和機			
	主 要 熱 源 機 器	・温水・蒸気 ・鋼製ボイラ (・立てボイラ・炉筒煙管式ボイラ)・鋼鉄製ボイラ ・温風暖房機・ヒートポンプ加熱 (・水冷・空冷) ・往復動冷凍機・遠心冷凍機・吸収冷凍機・直だし吸収冷凍機			
	全 熱 交 換 器	・回転形・静止形・全熱交換ユニット			
	換 気 設 備	○機械換気 (○有・無)			
	排 煙 設 備	・機械排煙 (・有・無)・法規 (・建基法・消防法)			
5. 法令による区画(本工事該当箇所)○印を付ける ※有の場合は、図示等による)					
建 築 基 準 法	防火区画	112条区画 (・有・無) 114条区画 (・有・無)			
	延焼のおそれがある部分	(・有・無)※指定無			
消 防 法	排煙区画	(・有・無)			
	令8区画 (・有・無)	令8区画 (・有・無)			
共仕区画 (・有・無)					
そ の 他 の 区 画					
6. その他 (本工事該当箇所)○印を付ける)					
・遮熱2日促進工事・入札特種算数量活用方式対象工事・快適トイレ設置対象					
・情報共有システム活用・余裕期間制度対象					
※工事内容、留意事項等を必ず記載のこと。					
Ⅲ. 工 事 仕 様					
1. 適用仕様等					
図面及び特記仕様に記載されていない事項は、以下の仕様書による。					
①「公共建築工事標準仕様書(機械設備工事編 最新版)」 国土交通省大臣官房官庁業務部監修					
②「公共建築工事標準仕様書(電気設備工事編 最新版)」 国土交通省大臣官房官庁業務部監修					
③「公共建築工事標準仕様書(建築工事編 最新版)」 国土交通省大臣官房官庁業務部監修					
④「公共建築改修工事標準仕様書(機械設備工事編 最新版)」 国土交通省大臣官房官庁業務部監修					
⑤「公共建築改修工事標準仕様書(電気設備工事編 最新版)」 国土交通省大臣官房官庁業務部監修					
⑥「公共建築改修工事標準仕様書(建築工事編 最新版)」 国土交通省大臣官房官庁業務部監修					
⑦「公共住宅建設工事共通仕様書(最新版)」 国土交通省住宅局住宅総合整備課監修					
年度内に最新版が発行された場合は、最新版に準じる。					
ただし、改定内容で発注仕様の変更又は工事価格の変更が生じる場合は、監督員と協議すること。					


補足基準等		適用仕様等、図面及び特記仕様に記載されていない事項は、以下の基準、指針、要領、標準図等による。	
①「公共建築設備工事標準図(機械設備工事編 最新版)」 国土交通省大臣官房官庁業務部監修・環境課監修		(2)「公共建築設備工事標準図(電気設備工事編 最新版)」 国土交通省大臣官房官庁業務部監修・環境課監修	
③「建築工事標準詳細図(建築工事編 最新版)」 国土交通省大臣官房官庁業務部監修		(4)「機械設備工事監理指針(最新版)」 国土交通省大臣官房官庁業務部監修	
⑤「電気設備工事監理指針(最新版)」 国土交通省大臣官房官庁業務部監修		(6)「建築工事監理指針(最新版)」 国土交通省大臣官房官庁業務部監修	
(7)「建築改修工事監理指針(最新版)」 国土交通省大臣官房官庁業務部監修		(8)「建築設備耐震設計・施工指針(最新版)」 独立行政法人 建築研究所監修	
(9)「建築工事安全施工技術指針・同解説」 国土交通省大臣官房官庁業務部監修		(10)「建設廃棄物処理指針」 厚生労働省生活衛生局	
(11)「建築物等の解体等に係る石綿及び石棉飛散防止対策実施マニュアル」 (厚生労働省労働基準局安全衛生部化学物質対策課、環境省・水・大気環境局大気環境課)		(12)「石綿含有廃棄物処理マニュアル(第3版)」(環境省環境再生・資源循環局)	
年度内に最新版が発行された場合は、最新版に準じる。		ただし、改定内容で発注仕様の変更又は工事価格の変更が生じる場合は、監督員と協議すること。	
3. 現場に常備する図書等		1. 適用仕様等 及び 2. 補足基準のうち、当該工事に係る図書等については現場事務所に常備し、監督職員の承認を得ること。	
4. 特記仕様		(1) 家および項目は番号に○印のついたものを適用する。 (2) 特記事項のうち選択する事項は、原則として※印を選択するが、それ以外を適用する場合は、印をつけて選択する。 (3) 図面に明記なくも関係法規上・機能上・意匠上当然と認められるものは、本工事に施すこと。	
章	項目	特記事項	
① 一般事項	1. 発生材の処理	※18建設副産物の処理についての項を適用すること。 フロンの処理は、19フロンの処理についての項を適用のこと。 ※構外搬出・構内搬出均し この工事に必要な官公署その他の関係機関への諸手続等は、これに必要な資機材、労務、及び費用を請負者の負担にて速やかにおこなひ、その検査に合格すること。 ① 機械試験 ② 他工事との取合い ③ 技能士の適用	
	2. 残土処分	① 官公署その他への手続き ② 機械試験 ③ 他工事との取合い ④ 技能士の適用	
	3. 総合仮設計図書	① 足場・構台 ② 仮囲い等危険防止措置	
	4. 工事表示板等	7. 工事車両の出入り	
② 仮設工事	1. 監督員事務所	・設けない・設ける(10㎡程度) 備品については監督員の指示による。 この工事に必要な工事用電力(仮設及び試験調整用電力を含む)・水(機能検査、消火用水及びブルの水張りを含む)及び諸手続などの費用は、すべて請負者の負担とする。 ① 足場・構台 ② 仮囲い等危険防止措置	
	2. 総合仮設計図書	① 足場・構台 ② 仮囲い等危険防止措置	
	3. 足場・構台	① 足場・構台 ② 仮囲い等危険防止措置	
	4. 足場・構台	① 足場・構台 ② 仮囲い等危険防止措置	
③ 機械	1. 材料	この工事に使用する機材は、監督職員(係員)の承認を受けること。 なお、材料及び製品については、地域産物の使用に努めること。 イ) 機器類の能力、容量等(電動機出力は除く)は、原則として、表示された数値以上とする。 ロ) 電動機出力は、原則として、表示された出力以下の容量とする。 ハ) 電動機の周波数は、60Hzとする。	
	2. 容量等の表示	イ) 機器類の能力、容量等(電動機出力は除く)は、原則として、表示された数値以上とする。 ロ) 電動機出力は、原則として、表示された出力以下の容量とする。 ハ) 電動機の周波数は、60Hzとする。	
	3. 耐震施工	設備機器の固定は、次に示す事項を除き、すべて「建築設備耐震設計・施工指針2014年版」による。 ① 設計用標準重量(Ks) 機器等の耐震安全性の分類及び設置場所により以下表より求める	
	4. 耐震施工	① 設計用標準重量(Ks) 機器等の耐震安全性の分類及び設置場所により以下表より求める	
④ 共通	1. 耐震安全性の分類・特定の施設	① 一般の施設	
	2. 耐震安全性の分類・特定の施設	① 一般の施設	
	3. 耐震安全性の分類・特定の施設	① 一般の施設	
	4. 耐震安全性の分類・特定の施設	① 一般の施設	
⑤ 通	1. 耐震安全性の分類・特定の施設	① 一般の施設	
	2. 耐震安全性の分類・特定の施設	① 一般の施設	
	3. 耐震安全性の分類・特定の施設	① 一般の施設	
	4. 耐震安全性の分類・特定の施設	① 一般の施設	
⑥ 事	1. 耐震安全性の分類・特定の施設	① 一般の施設	
	2. 耐震安全性の分類・特定の施設	① 一般の施設	
	3. 耐震安全性の分類・特定の施設	① 一般の施設	
	4. 耐震安全性の分類・特定の施設	① 一般の施設	
⑦ 項	1. 耐震安全性の分類・特定の施設	① 一般の施設	
	2. 耐震安全性の分類・特定の施設	① 一般の施設	
	3. 耐震安全性の分類・特定の施設	① 一般の施設	
	4. 耐震安全性の分類・特定の施設	① 一般の施設	
⑧ 備	1. 耐震安全性の分類・特定の施設	① 一般の施設	
	2. 耐震安全性の分類・特定の施設	① 一般の施設	
	3. 耐震安全性の分類・特定の施設	① 一般の施設	
	4. 耐震安全性の分類・特定の施設	① 一般の施設	

〔 空 調 機 器 表 〕


記 号	名 称	仕 様	電 源	台数	備 考
PAC-1	空冷パッケージエアコン	天吊形(4馬力) 冷房能力 10.0KW, 消費電力 2.77KW 暖房能力 11.2KW, 消費電力 2.70KW 送風機出力(内 - 0.16KW 外 - 0.17KW) 圧縮機出力 2.0KW 冷媒配管 9.52/15.88 (RPC-GP112RSH9)	3φ×200V	1	
PAC-2	空冷パッケージエアコン	天井カセット形 冷房能力 5.0KW, 消費電力 1.26KW 暖房能力 5.0KW, 消費電力 1.48KW 送風機出力(内 - 0.05KW 外 - 0.05KW) 圧縮機出力 0.95KW 冷媒配管 6.35/12.7 (RCIS-GP56RSH9)	3φ×200V	1	
AC-1	エアコン	壁掛型 冷房能力 2.5KW, 消費電力 710W 暖房能力 2.8KW, 消費電力 650W 圧縮機出力 650W 冷媒配管 6.35/9.52 (RAS-AJ25R)	100V	2	

〔 換 気 機 器 表 〕


記 号	名 称	仕 様	電 力	設 置 場 所	台数	備 考
	天井扇	風量 : 560m³/h, 40Pa 台所用天井扇, 低騒音形 強・弱コントロールスイッチ(P-04SW2) グリル・ボディファン(金属) (VD-23ZP13)	100V×88W(強) ×43W(弱)	1階 調理室	4	※スイッチボックス及び配線工事は電気工事
	天井扇	風量 : 450m³/h, 40Pa 台所用天井扇, 低騒音形 強・弱コントロールスイッチ(P-04SW2) グリル・ボディファン(金属) (VD-23Z13)	100V×64W(強) ×30W(弱)	1階 調理室 炊飯器設置部分天井	1	

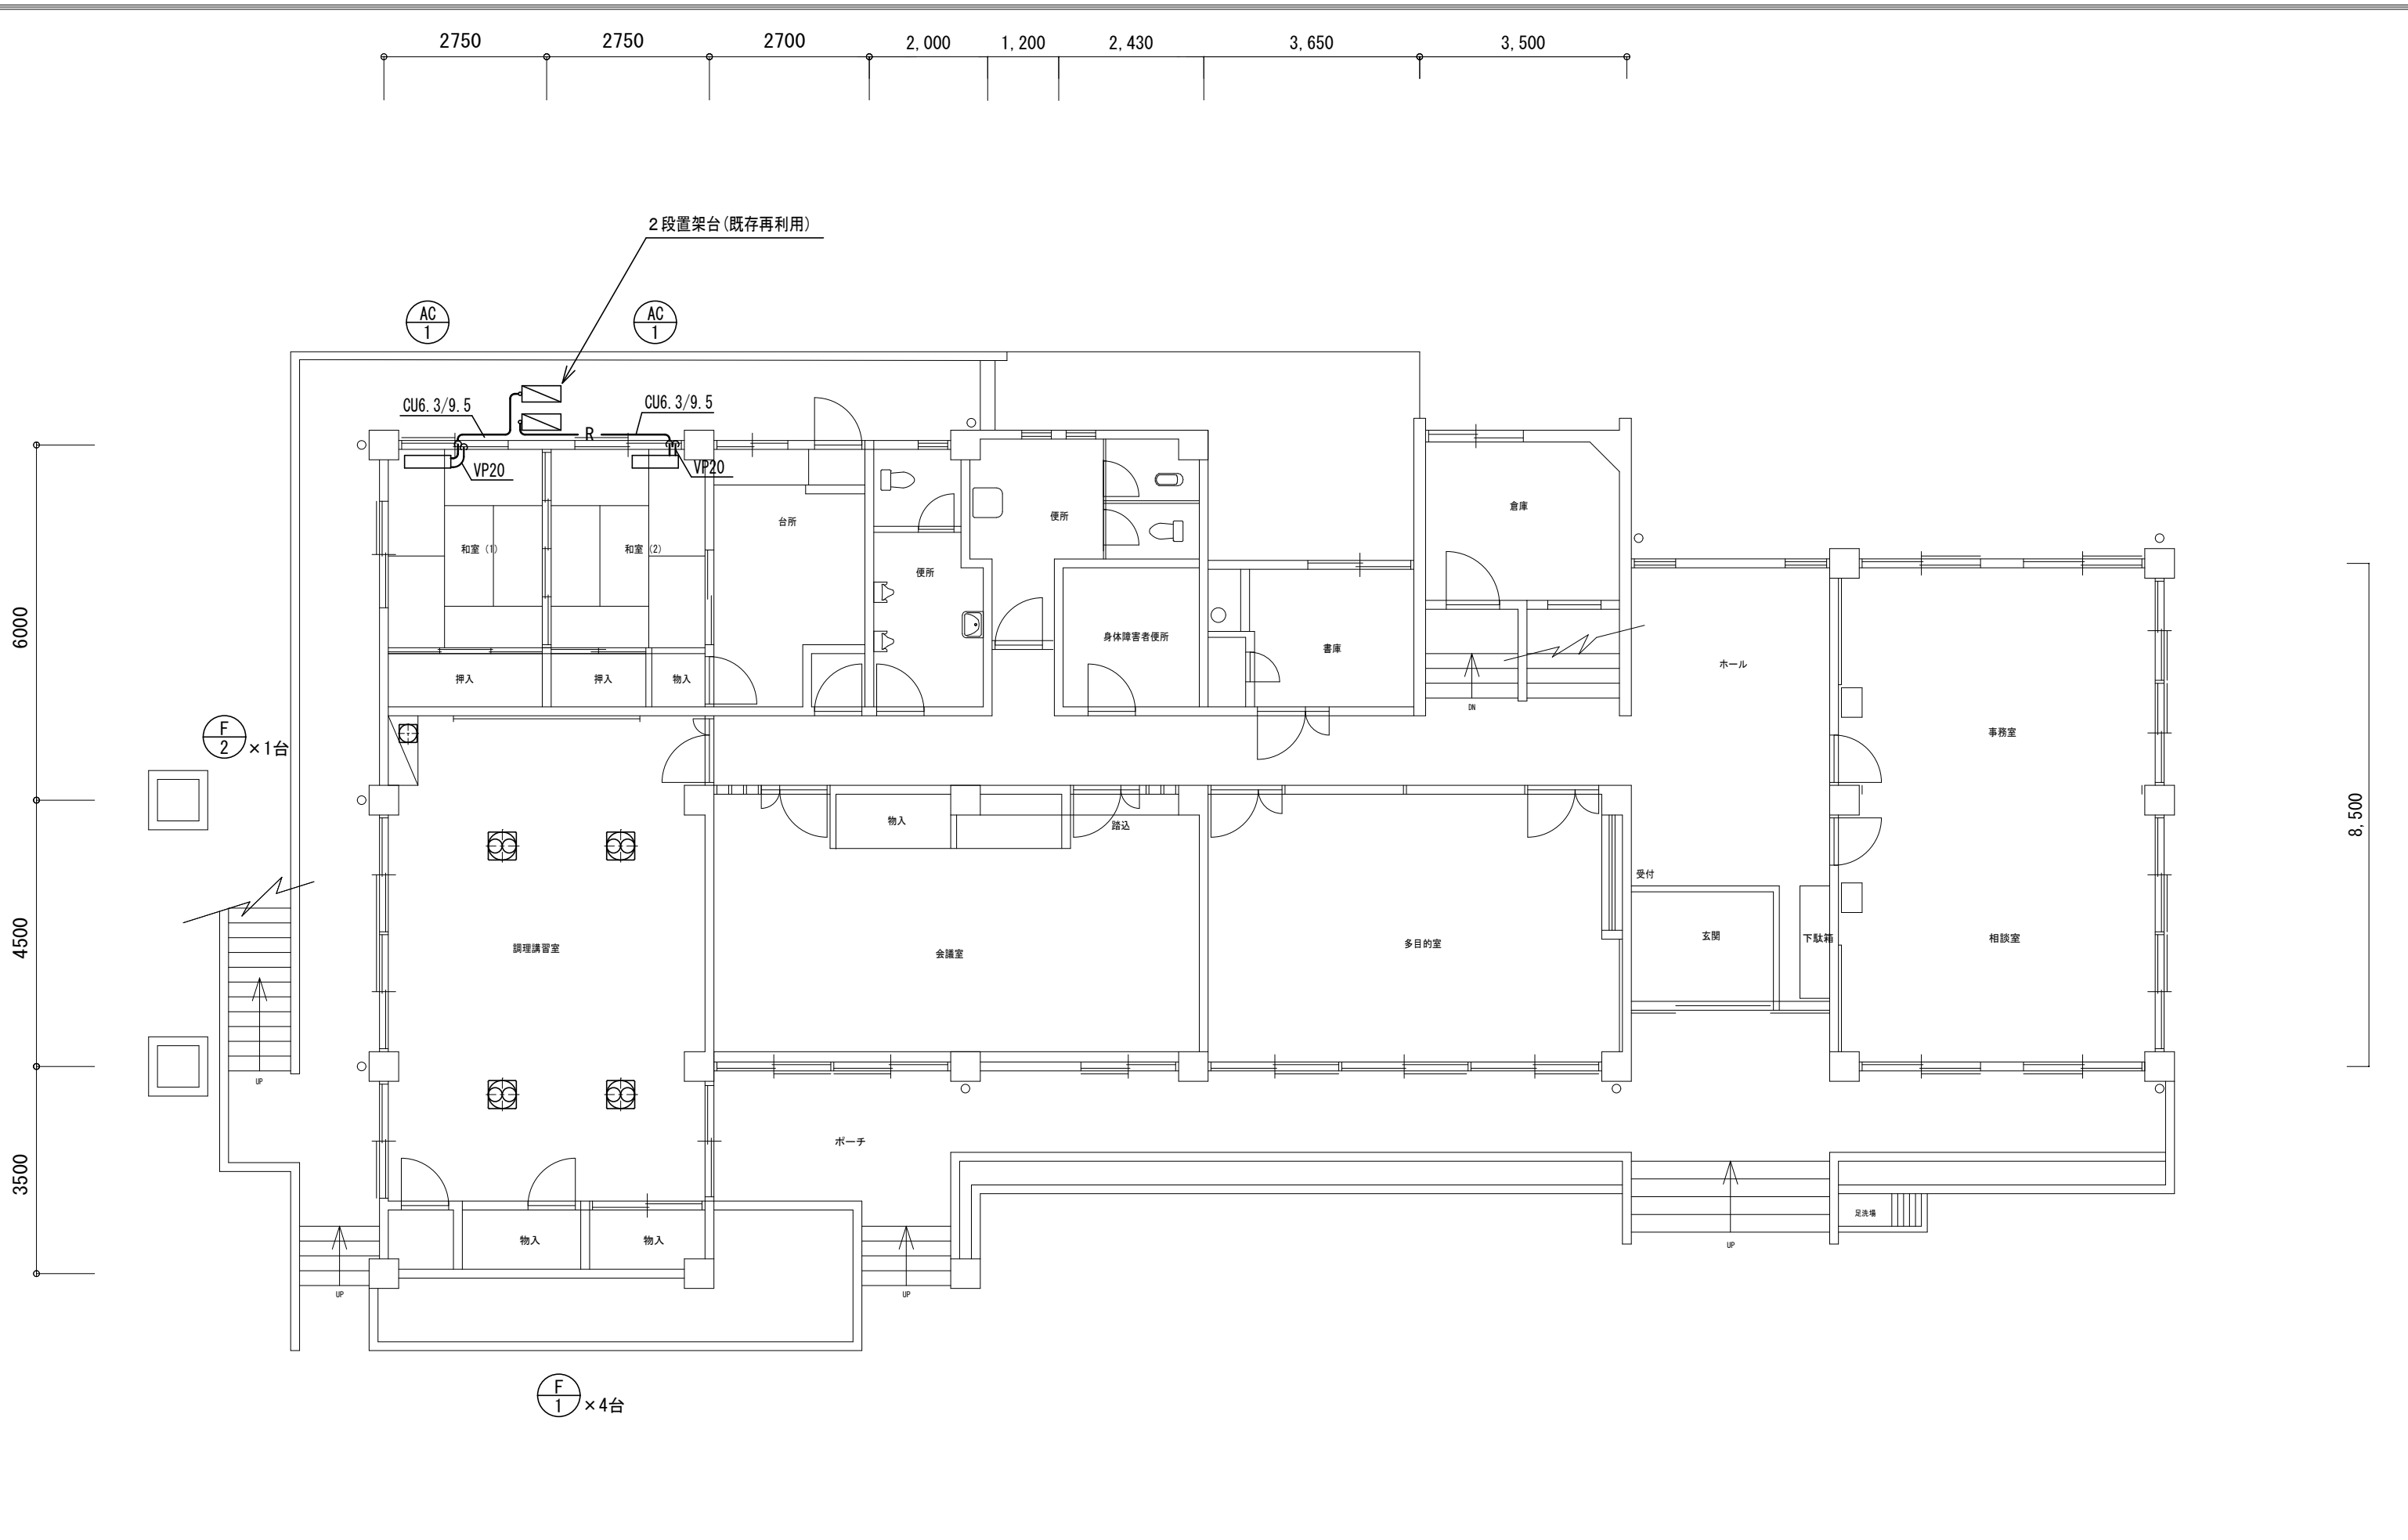

工事名	嘉麻市嘉穂隣保館改修工事	松村一級建築士事務所	管理者	設計者	担当者	図面名	図面NO
備考		1級建築士 大臣 207655 松村一弘				空調・換気設備改修1階平面図	M-03
		福岡県嘉麻市上西郷244-3	日付	日付	日付	縮尺 1/100 (A3)	

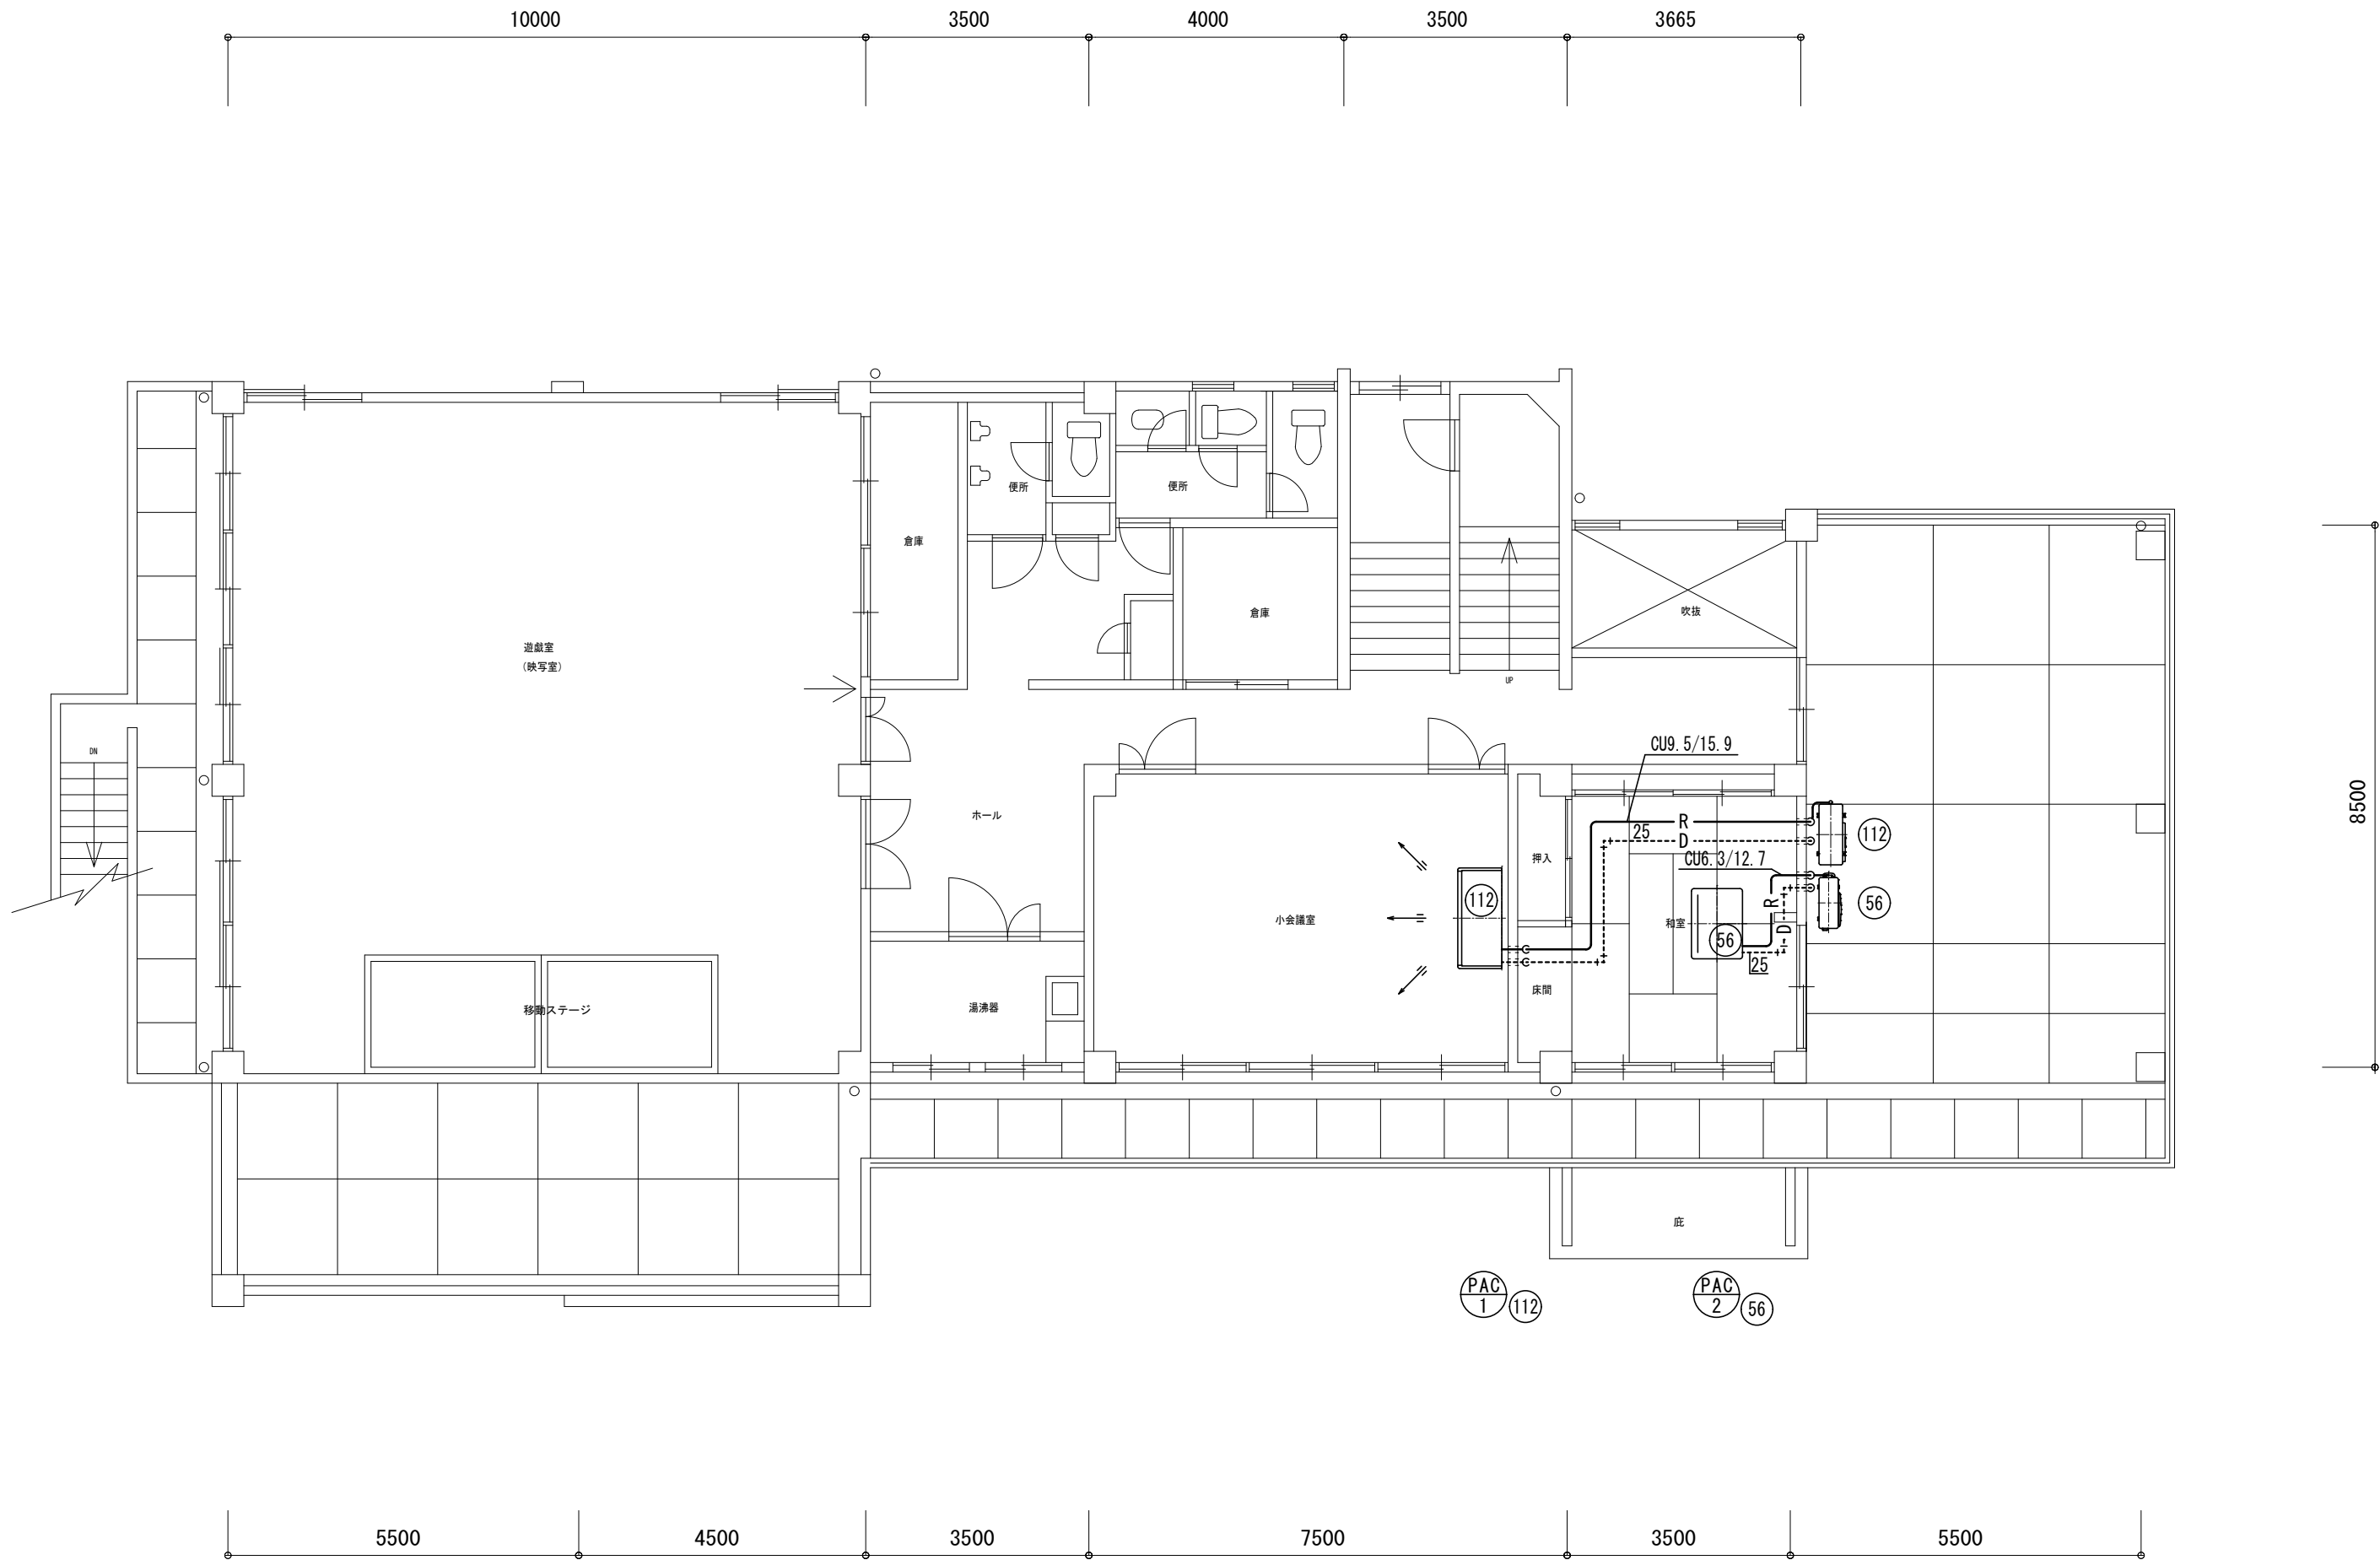

工事名	嘉麻市嘉穂隣保館改修工事	松村一級建築士事務所	管理者	設計者	担当者	図面名	図面NO
備考		1級建築士 大臣 207655 松村一弘				空調換気設備改修2階平面図	M-04
		福岡県嘉麻市上西郷244-3	日付	日付	日付	縮尺 1/100 (A3)	
		TEL ・ FAX 0948-57-3887					

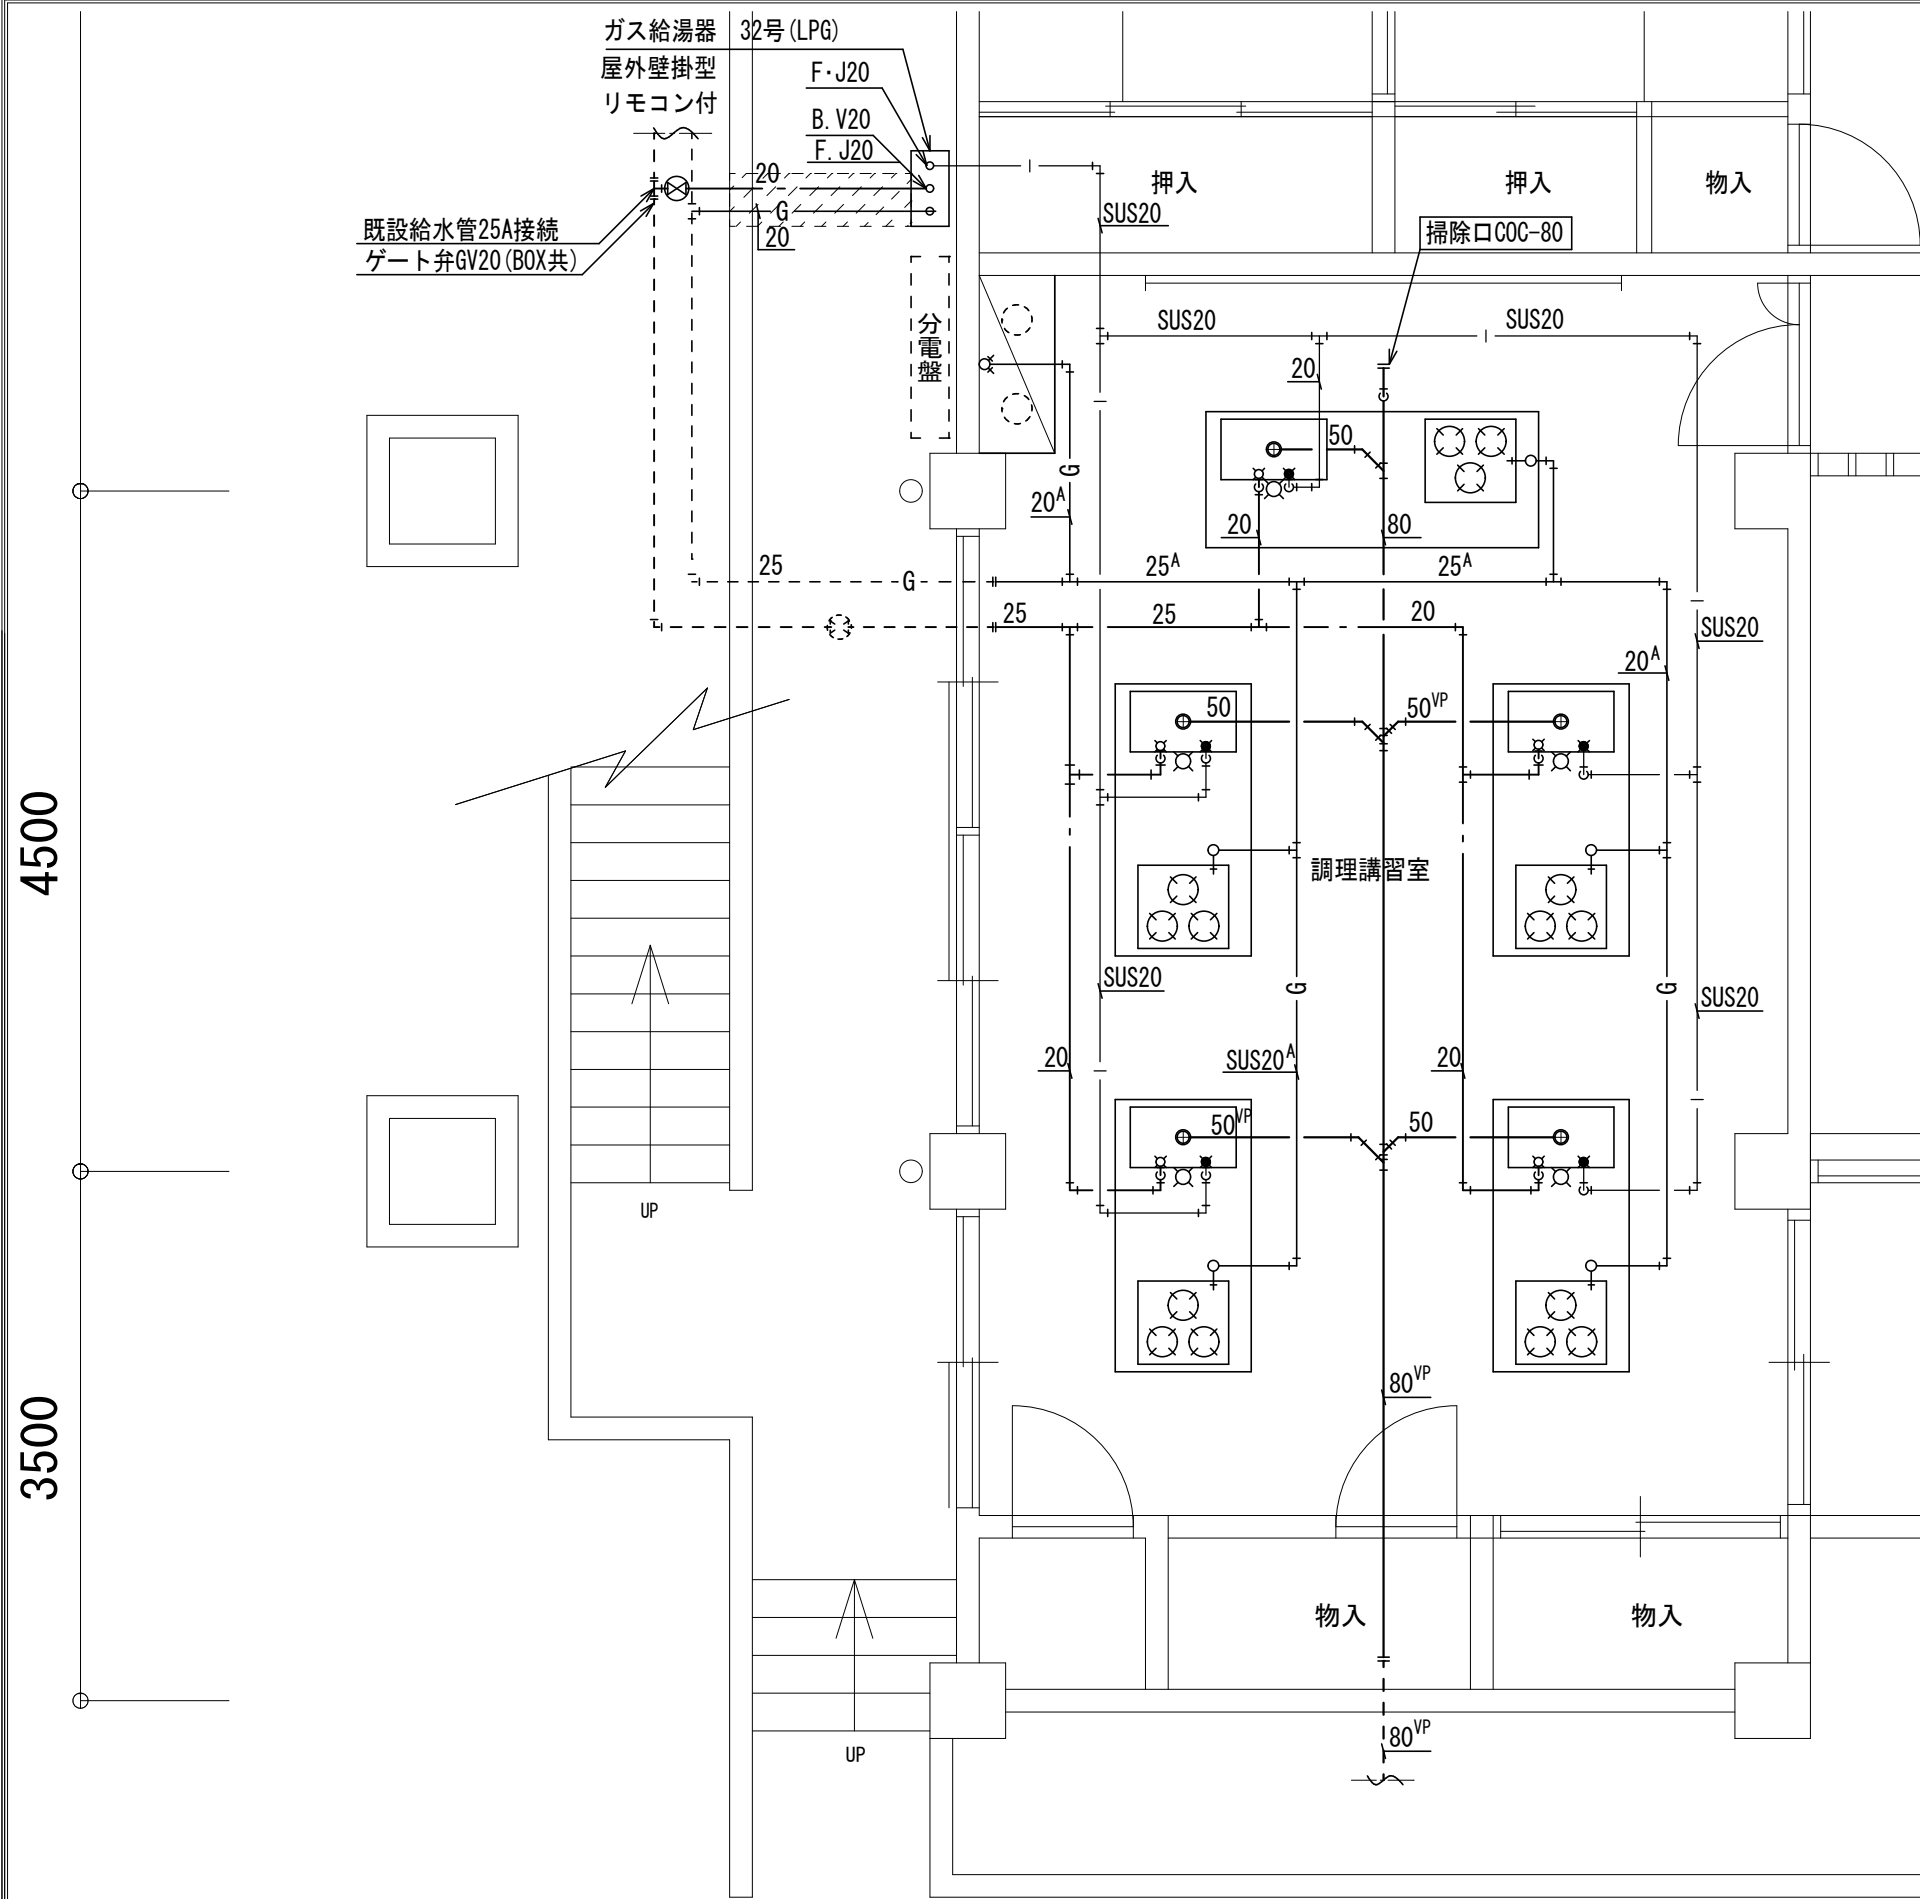

(調理台)

1. 指導者用 — 1台 2200×900×800H, LPG 3口ガスコンロ, ガスコンベンションオープン
100V×1.35KW, 2口コンセント 15A附属

特注ステンカウンタートップ	↑DDABE220ADQNXR	1
特注シンク用フロアキャビネット	↑1SDK093DAW109R	1
特注シンク用フロアキャビネット	↑1SDK045DAW109R	1
調理台用フロアキャビネット	E1FHC015DAW109N	1
裏面収納キャビネット	E1DER060NEW109N	1
シングルレバー混合栓	SF-WL420SYXJG	1
3口ガスコンロ・ホーロー/600トップ	R1633DOWHKX	1
コンベンションオープン/W600	ROG-85BSE1KX	1
ブラック連動		
排水カップフタ	SHF-1	1
		1 セット


2. 実習生用 — 3台 1800×900×800H LPG 3口ガスコンロ
100V×1.35KW, 2口コンセント 15A附属

特注ステンカウンタートップ	↑DDABE180ADQNXN	1
シンク用フロアキャビネット	E1SDN068DAW109N	1
特注調理台用フロアキャビネット	↑1THF045DAW109N	1
加熱機器用フロアキャビネット	E1GMG060DAW109N	1
シングルレバー混合栓	SF-WL420SYXJG	1
3口ガスコンロ・ホーロー/600トップ	R1633DOWHKX	1
排水カップフタ	SHF-1	1
		4 セット

3. ガス調理台—1台 1300×500×650H ステンレス製
バックガード 1300×300H ステンレス製

斜線部研り補修

工事名	嘉麻市嘉穂隣保館改修工事	松村一級建築士事務所	管理者	設計者	担当者	図面名	1階 調理室給排水設備平面図	図面NO	M-05
備考		福岡県嘉麻市上西郷244-3	1級建築士 大臣 207655 松村一弘	日付	日付	日付	縮尺 1/50 (A3)		
			TEL ・ FAX 0948-57-3887						

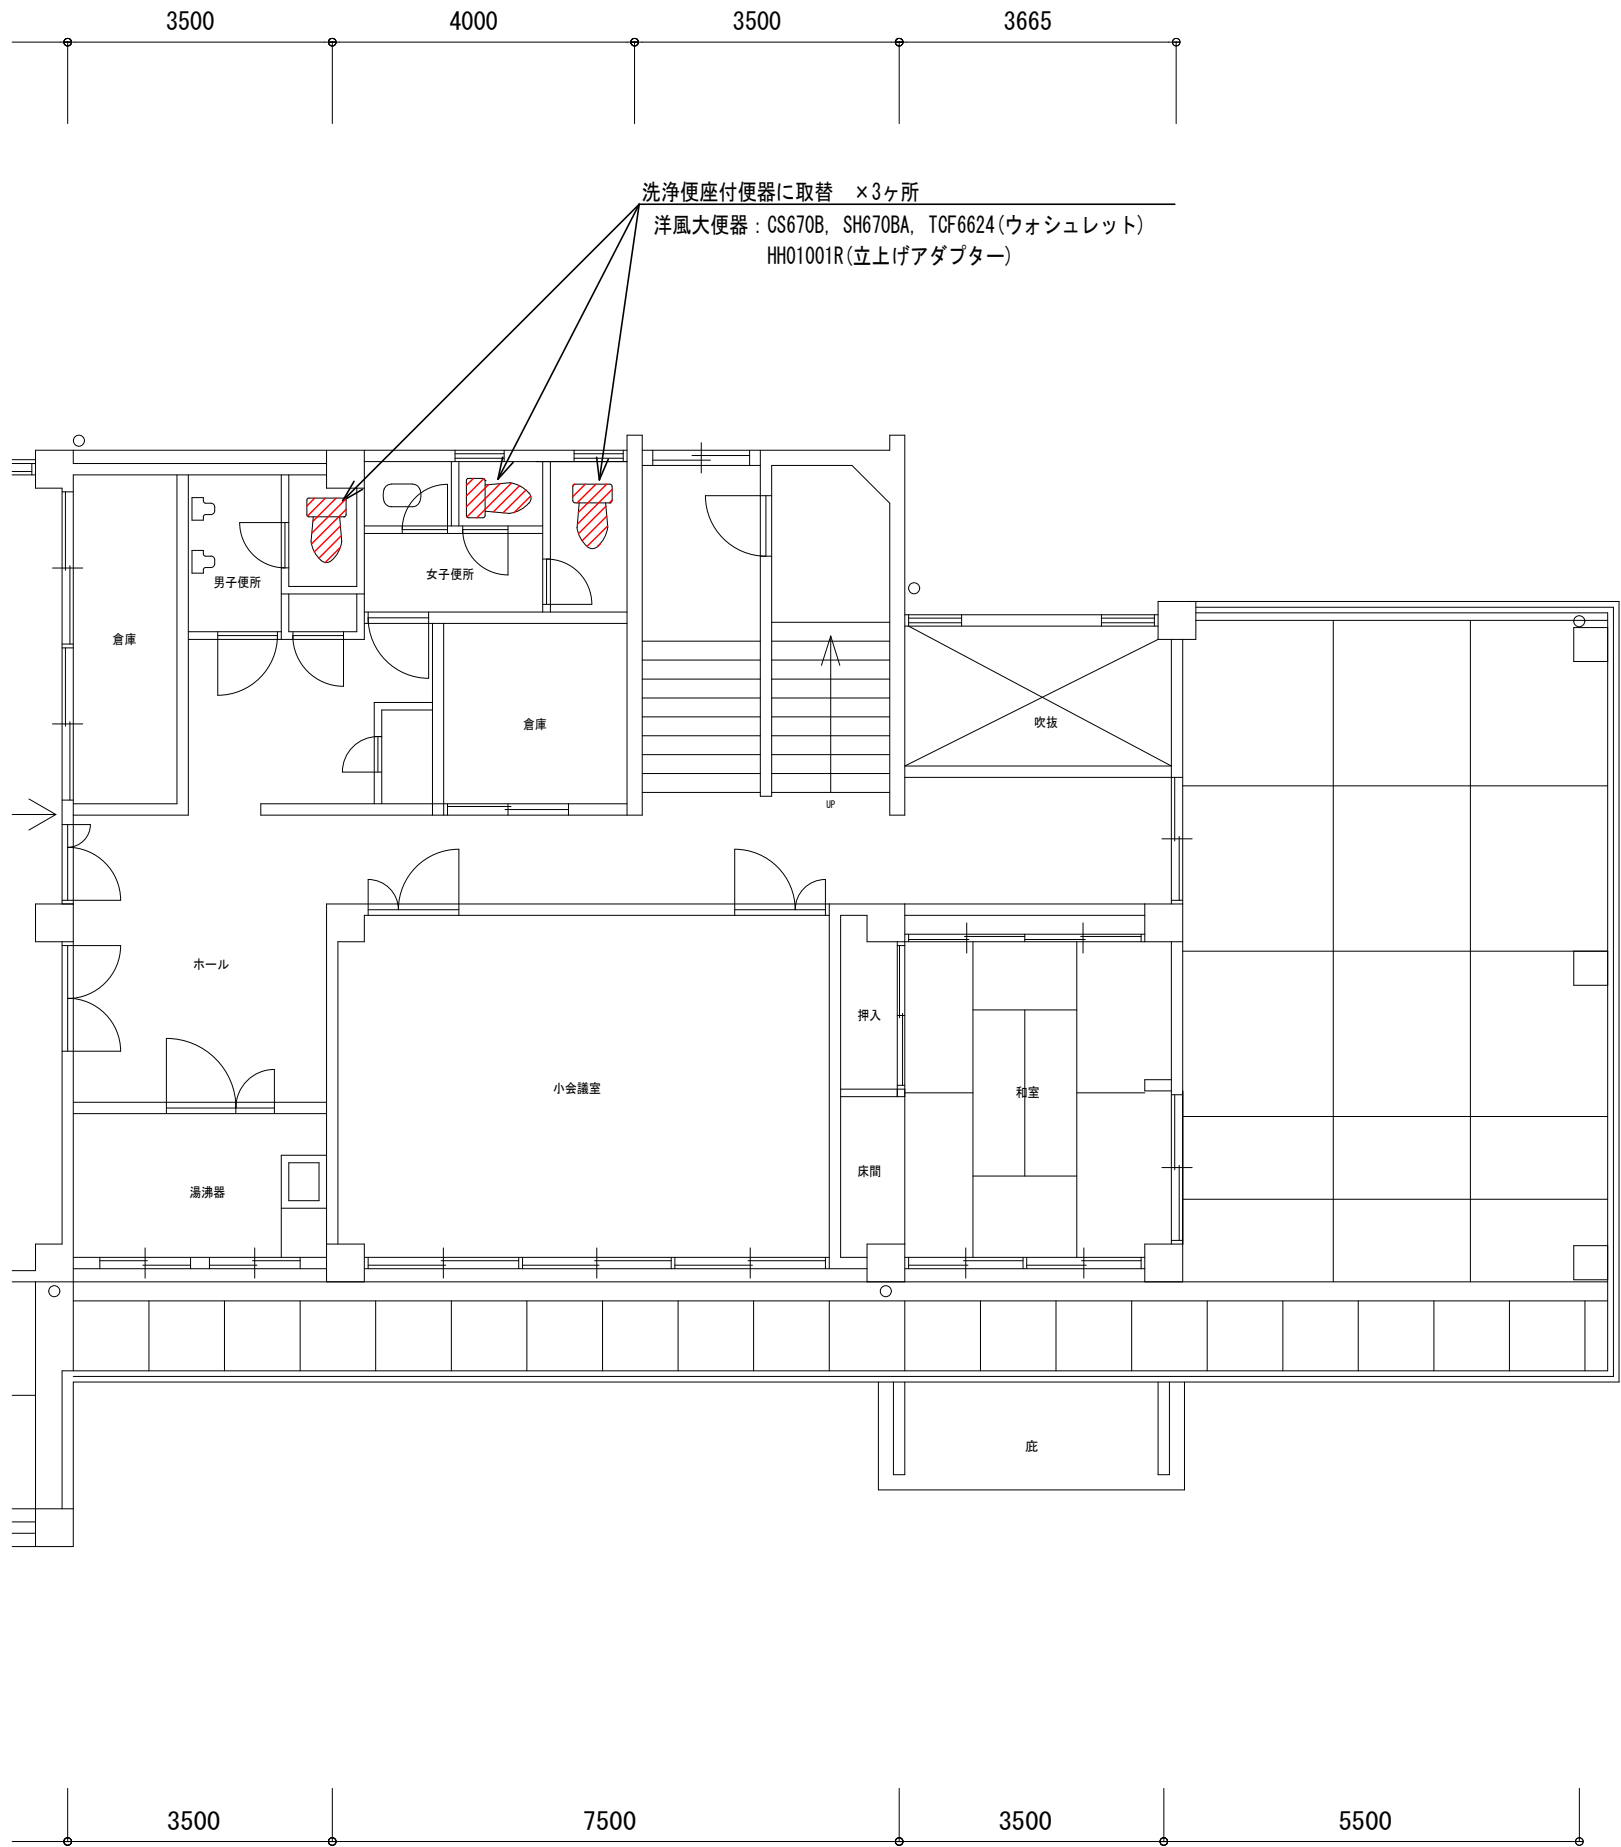

機能一覧




ブレイスト	ノズルきれい	セルフクリーニング	ウォッシュ機能 (2段階洗い)	ウォッシュズル	抗菌
便后の洗浄	本体の汚れを 落とす	ノズルを 洗浄	おしり洗浄	やわらか洗浄	ビデ洗浄
ムーン洗浄	水質調整	洗浄位置調整	ダブル保温便座	おまかせ節電	タイマー節電
便座・便器の ソフト閉止	オートパワーウォッシュ 乾燥	暖房便座	温水センサー		

*ウォシュレット™はTOTOの登録商標です

シートタイプ温水洗浄便座
ウォシュレットSS1

瞬間式なのでエコで省エネ！『ノズルきれい』も標準搭載したスタンダードモデル

工事名	嘉麻市嘉穂隣保館改修工事	松村一級建築士事務所	管理者	設計者	担当者	図面名	図面NO
備考		1級建築士 大臣 207655 松村一弘				2階便所便器改修平面図	M-06
		福岡県嘉麻市上西郷244-3	日付	日付	日付	縮尺 1/100 (A3)	
		TEL ・ FAX 0948-57-3887					

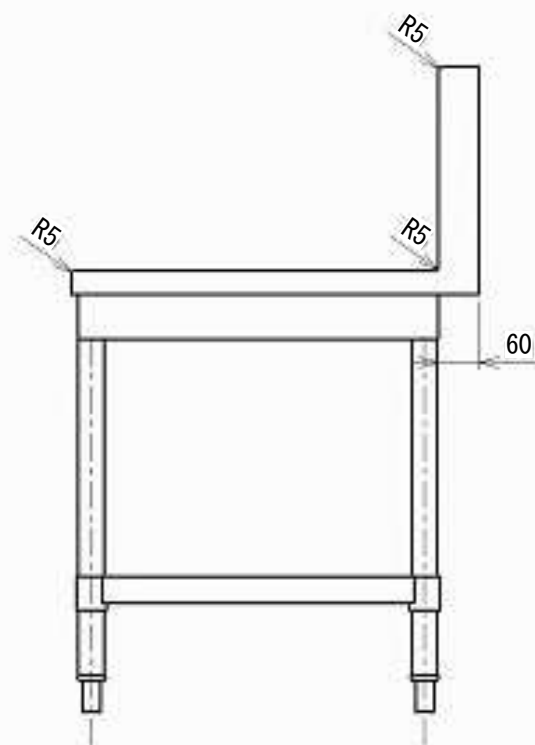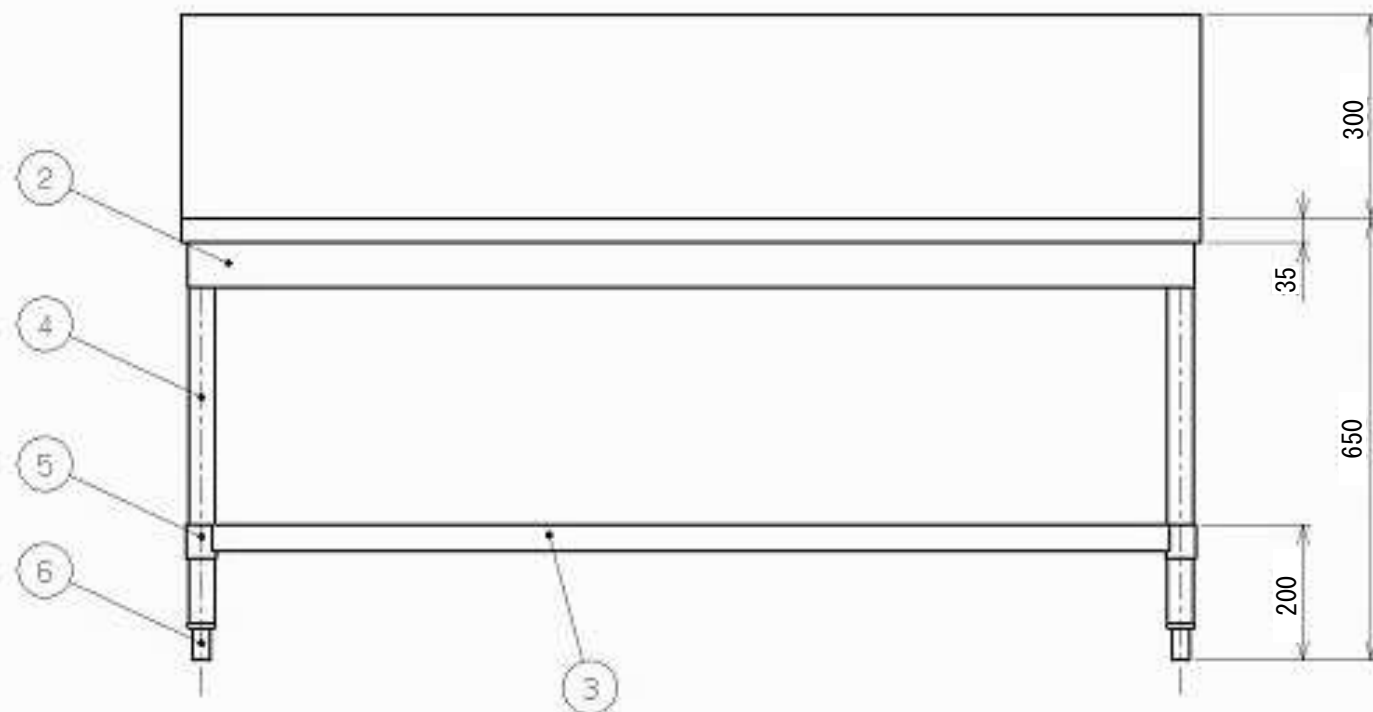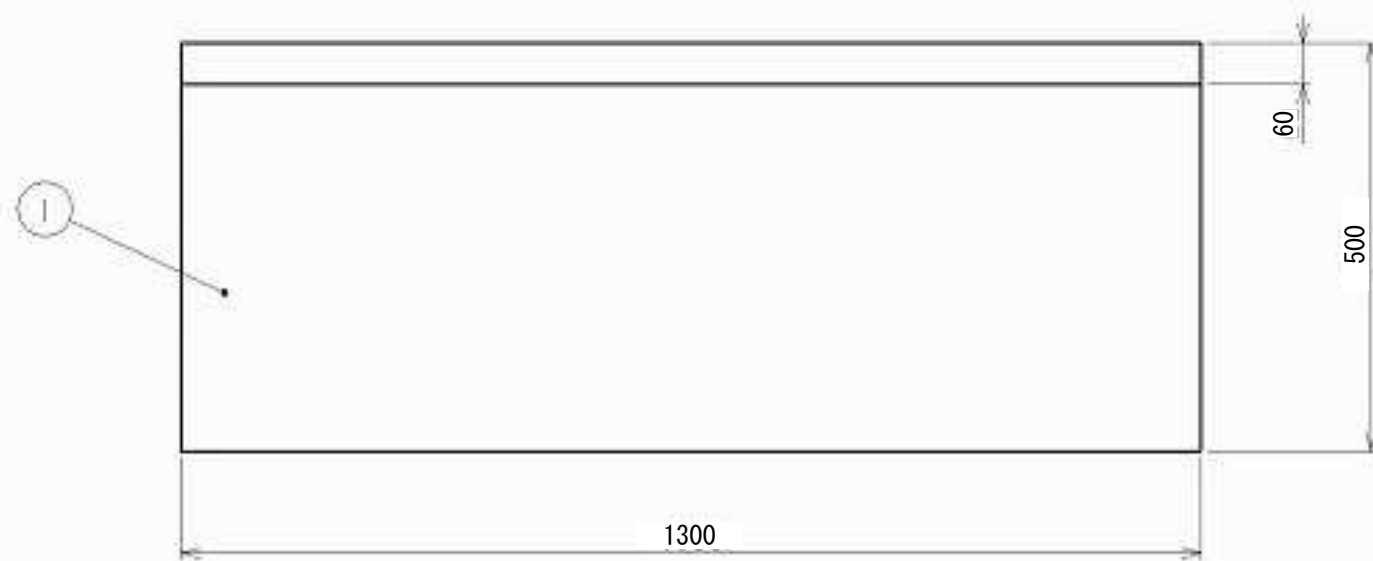

■ 仕様表

品名	コンロ台			
型式				
外形寸法	W1500×D500×H650 (mm)			
品番	部 品 名	材 質		個数
1	甲板	SUS430	No.4 t1.2	
2	外装	SUS430	No.4 t1.0	
3	スノコ板	SUS430	No.4 t1.0	
4	脚部	SUS304	φ30	4
5	スノココーナー	SUS430	t3.0	4
6	アジャスト	SUS304		4
備 考				


工 事 名	嘉麻市嘉穂隣保館改修工事	管 理 者	設 計 者	担 当 者	図 面 名	図 面 N O
備 考	福岡県嘉麻市上西郷244-3	松村一級建築士事務所 1級建築士 大臣 207655 松村一弘			ガス調理台	M-09
		TEL ・ FAX 0948-57-3887	日 付	日 付	日 付	縮 尺 NoScale

〔 空 調 機 器 表 〕（撤去）


記 号	名 称	仕 様	電 源	台数	備 考
PAC-1	空冷パッケージエアコン	天吊形(4馬力) 冷房能力 10.0KW (112型) 暖房能力 11.2KW 冷媒配管 9.52/15.88	3φ×200V	1	
PAC-2	空冷パッケージエアコン	床置形(2.3馬力) 冷房能力 5.0KW (56型) 暖房能力 5.0KW 冷媒配管 6.35/12.7	3φ×200V	1	
AC-1	エアコン	壁掛型 冷房能力 2.5KW (25型) 暖房能力 2.8KW 冷媒配管 6.35/9.52	100V	2	

〔 換 気 機 器 表 〕（撤去）


記 号	名 称	仕 様	電 力	設 置 場 所	台数	備 考
	天井扇	風量 : 560m³/h, 40Pa 台所用天井扇, 低騒音形 強・弱コントロールスイッチ (P-04SW2) グリル・ボディファン(金属) (VD-23Z13)	100V×88W(強) ×43W(弱)	1階 調理室	4	※スイッチボックス及び配線工事は電気工事
	天井扇	風量 : 450m³/h, 40Pa 台所用天井扇, 低騒音形 強・弱コントロールスイッチ (P-04SW2) グリル・ボディファン(金属) (VD-20Z13)	100V×64W(強) ×30W(弱)	1階 調理室 炊飯器設置部分天井	1	※スイッチボックス及び配線工事は電気工事

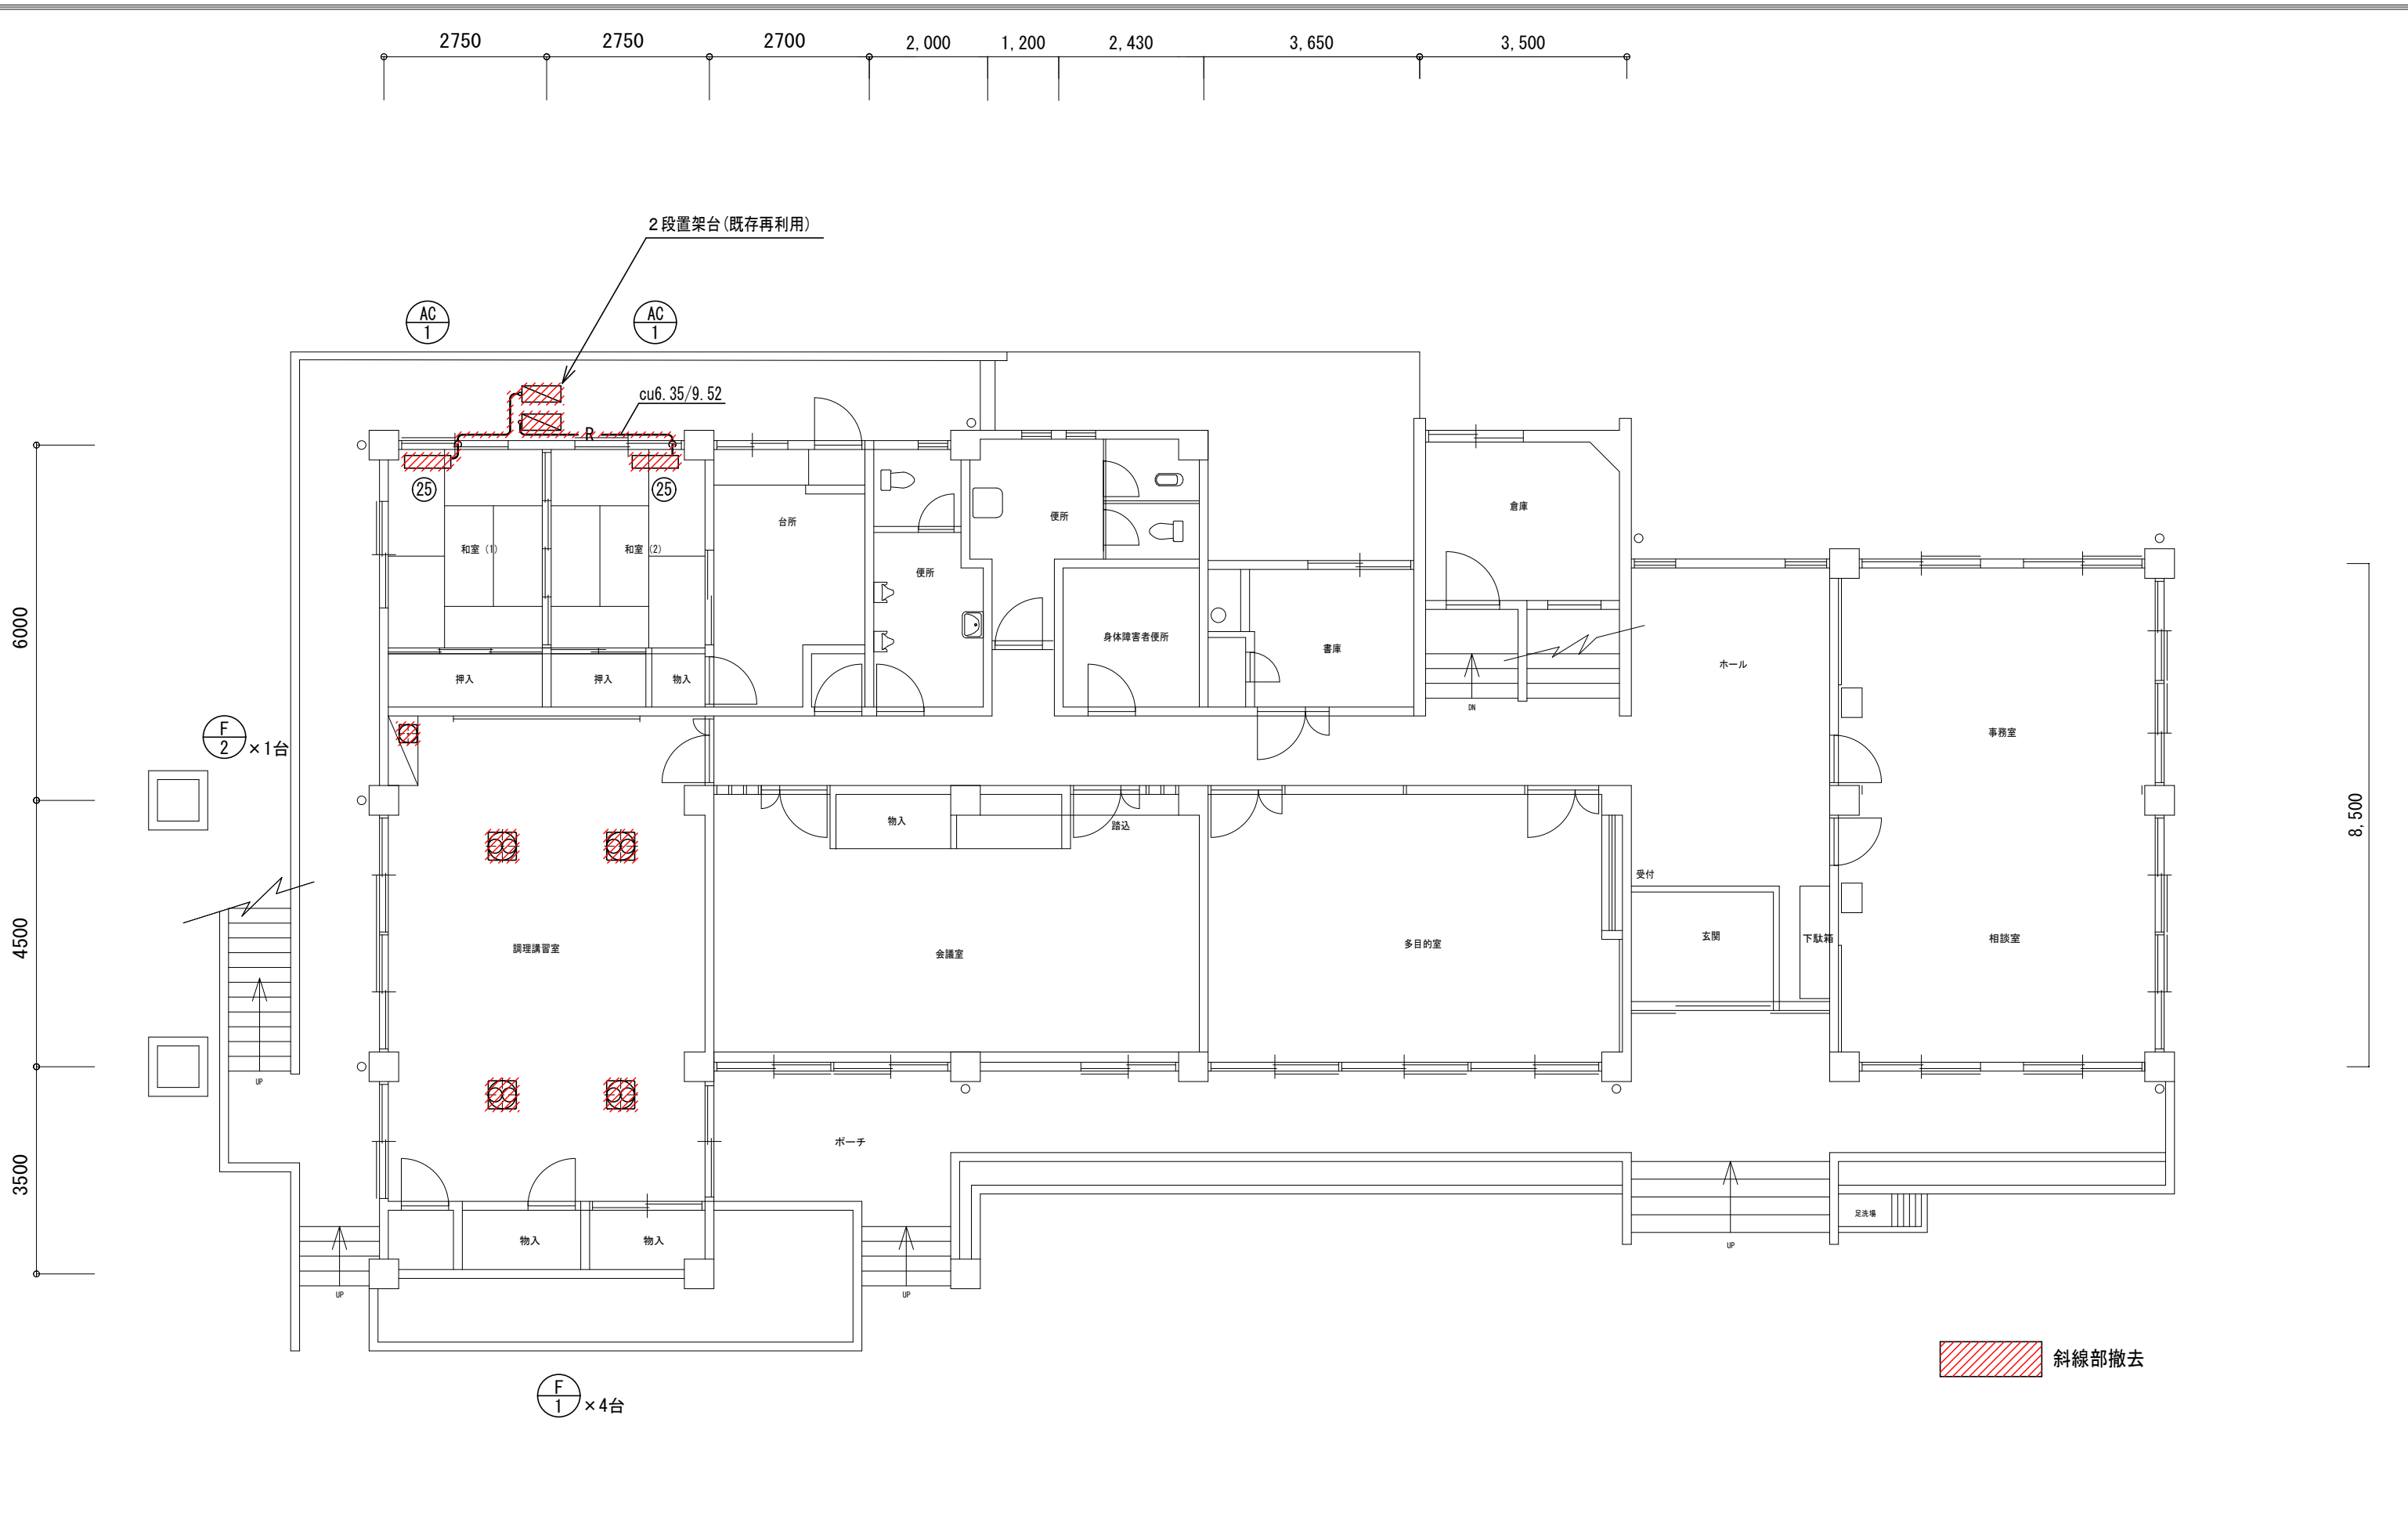


工事名 嘉麻市嘉穂隣保館改修工事	松村一級建築士事務所 1級建築士 大臣 207655 松村一弘	管理者	設計者	担当者	図面名 空調・換気設備改修1階平面図(撤去)	図面NO M-11
備考 -----	福岡県嘉麻市上西郷244-3 TEL・FAX 0948-57-3887	日付	日付	日付		

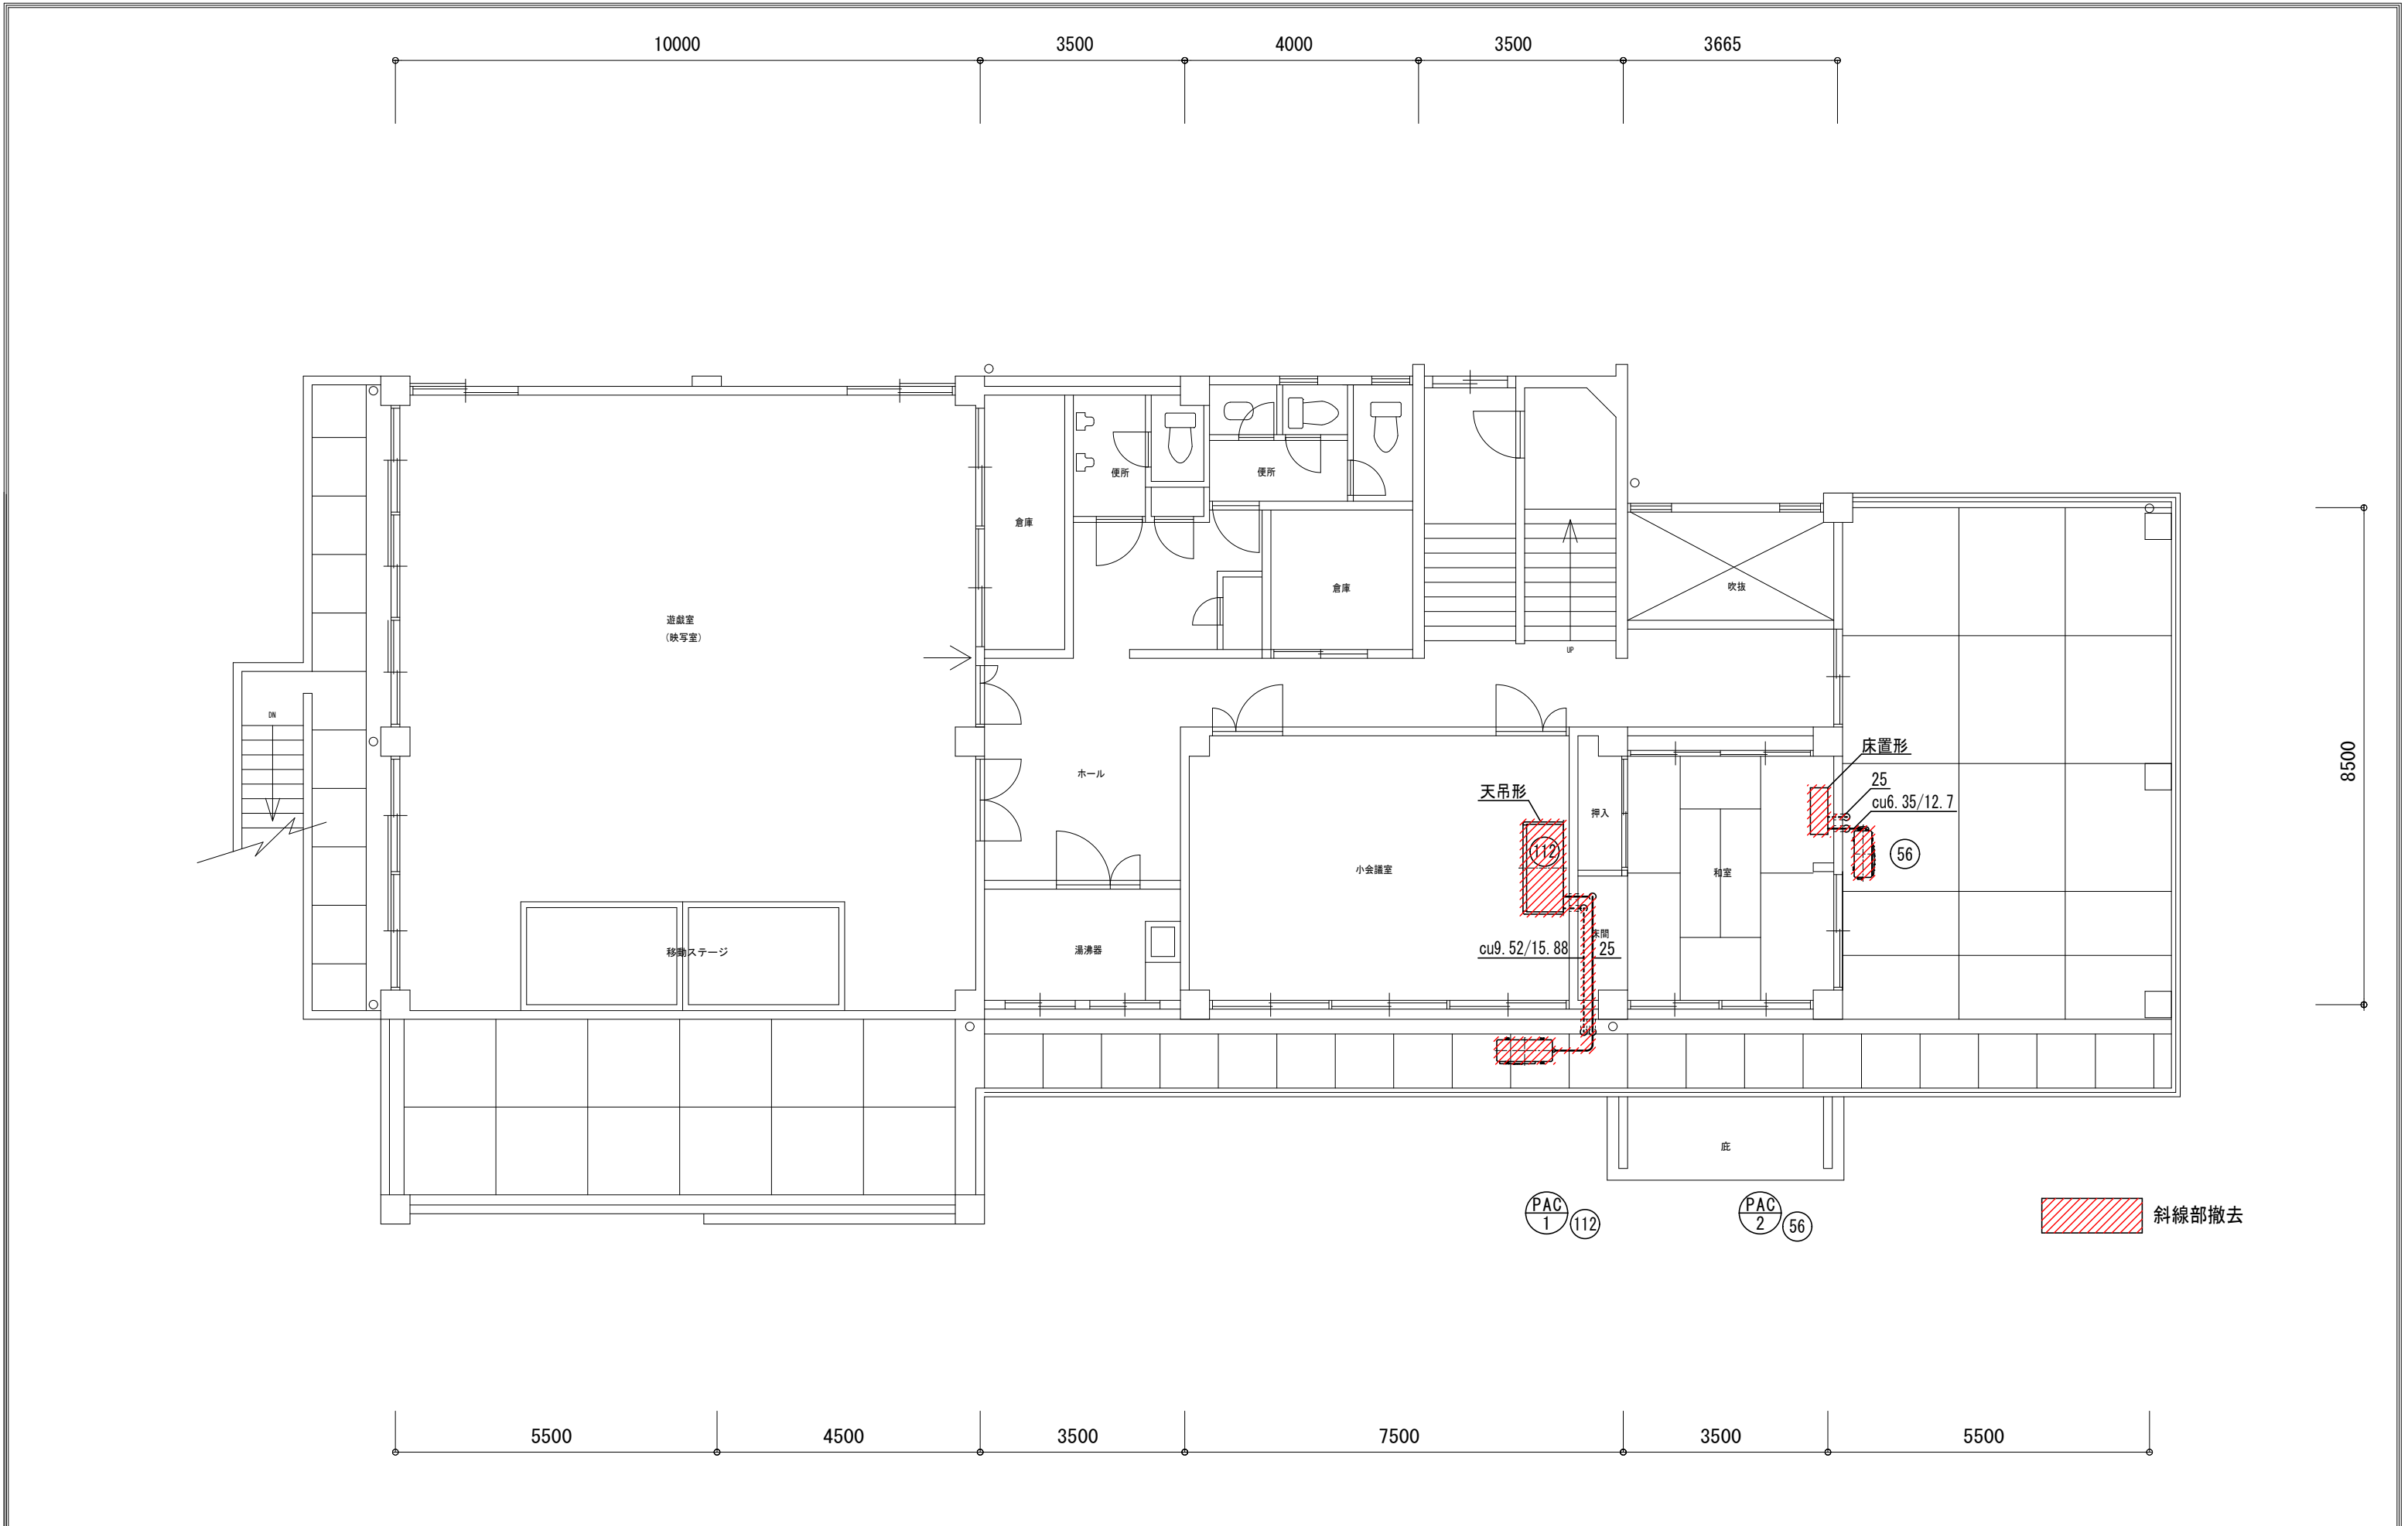

工事名	嘉麻市嘉穂隣保館改修工事		松村一級建築士事務所	管理者	設計者	担当者	図面名	図面NO
備考	福岡県嘉麻市上西郷244-3		1級建築士 大臣 207655 松村一弘				空調設備改修2階平面図(撤去)	M-12
	TEL ・ FAX 0948-57-3887			日付	日付	日付	縮尺 1/100 (A3)	

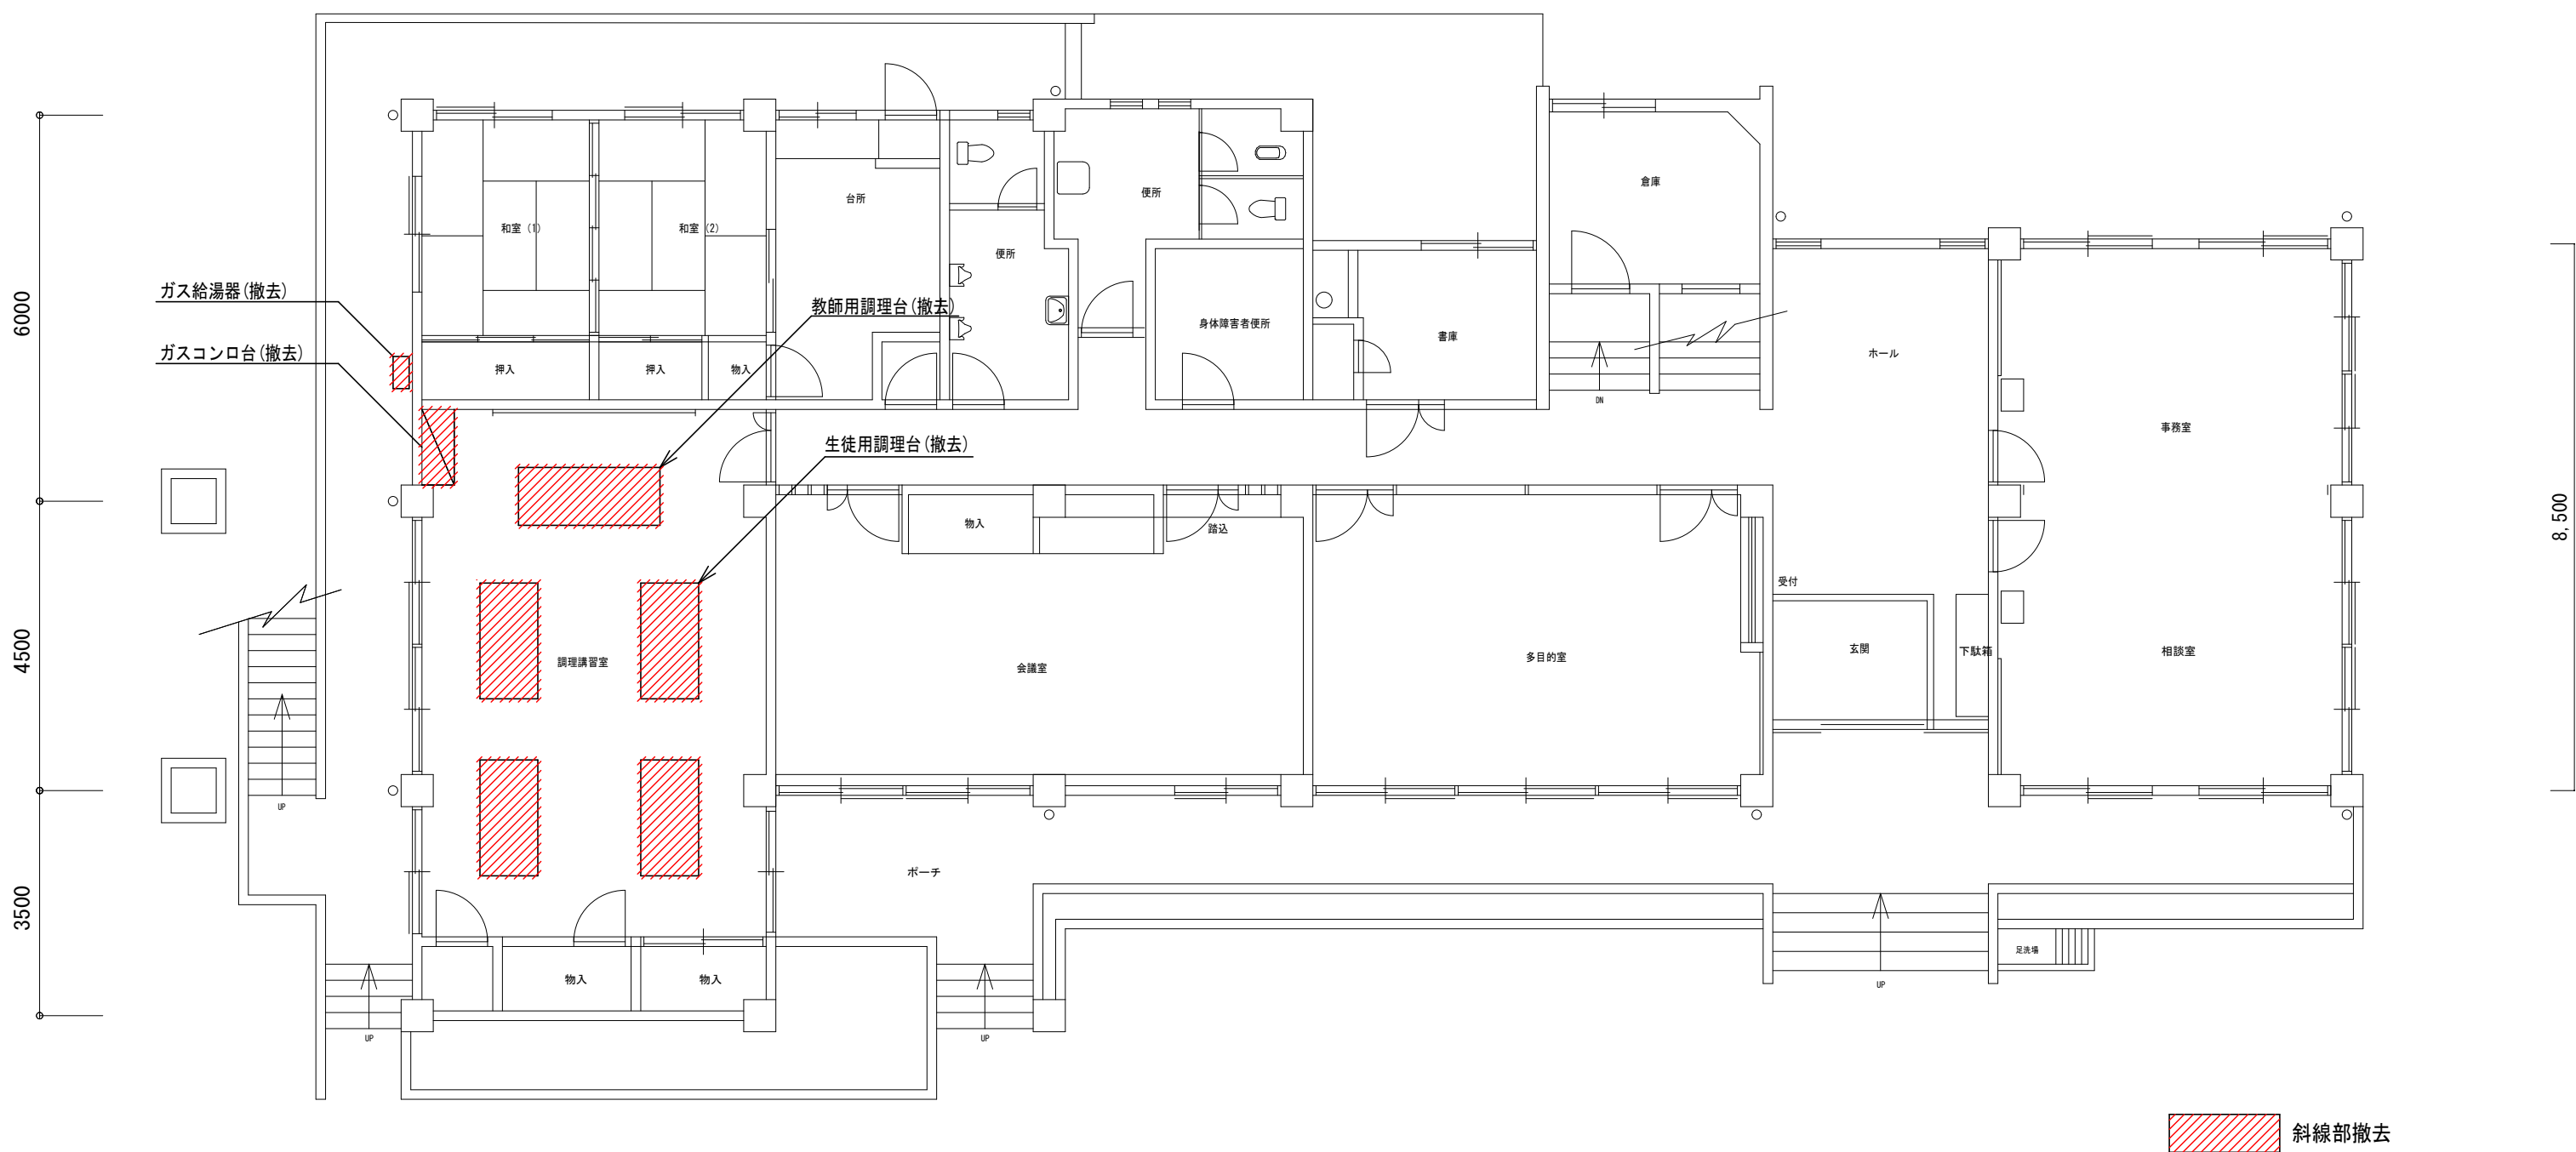


工事名	嘉麻市嘉穂隣保館改修工事	松村一級建築士事務所 1級建築士 大臣 207655 松村一弘	管理者	設計者	担当者	図面名	図面NO
備考		福岡県嘉麻市上西郷244-3 TEL ・ FAX 0948-57-3887				1階調理台改修平面図(撤去)	M-13
			日付	日付	日付	縮尺 1/100 (A3)	

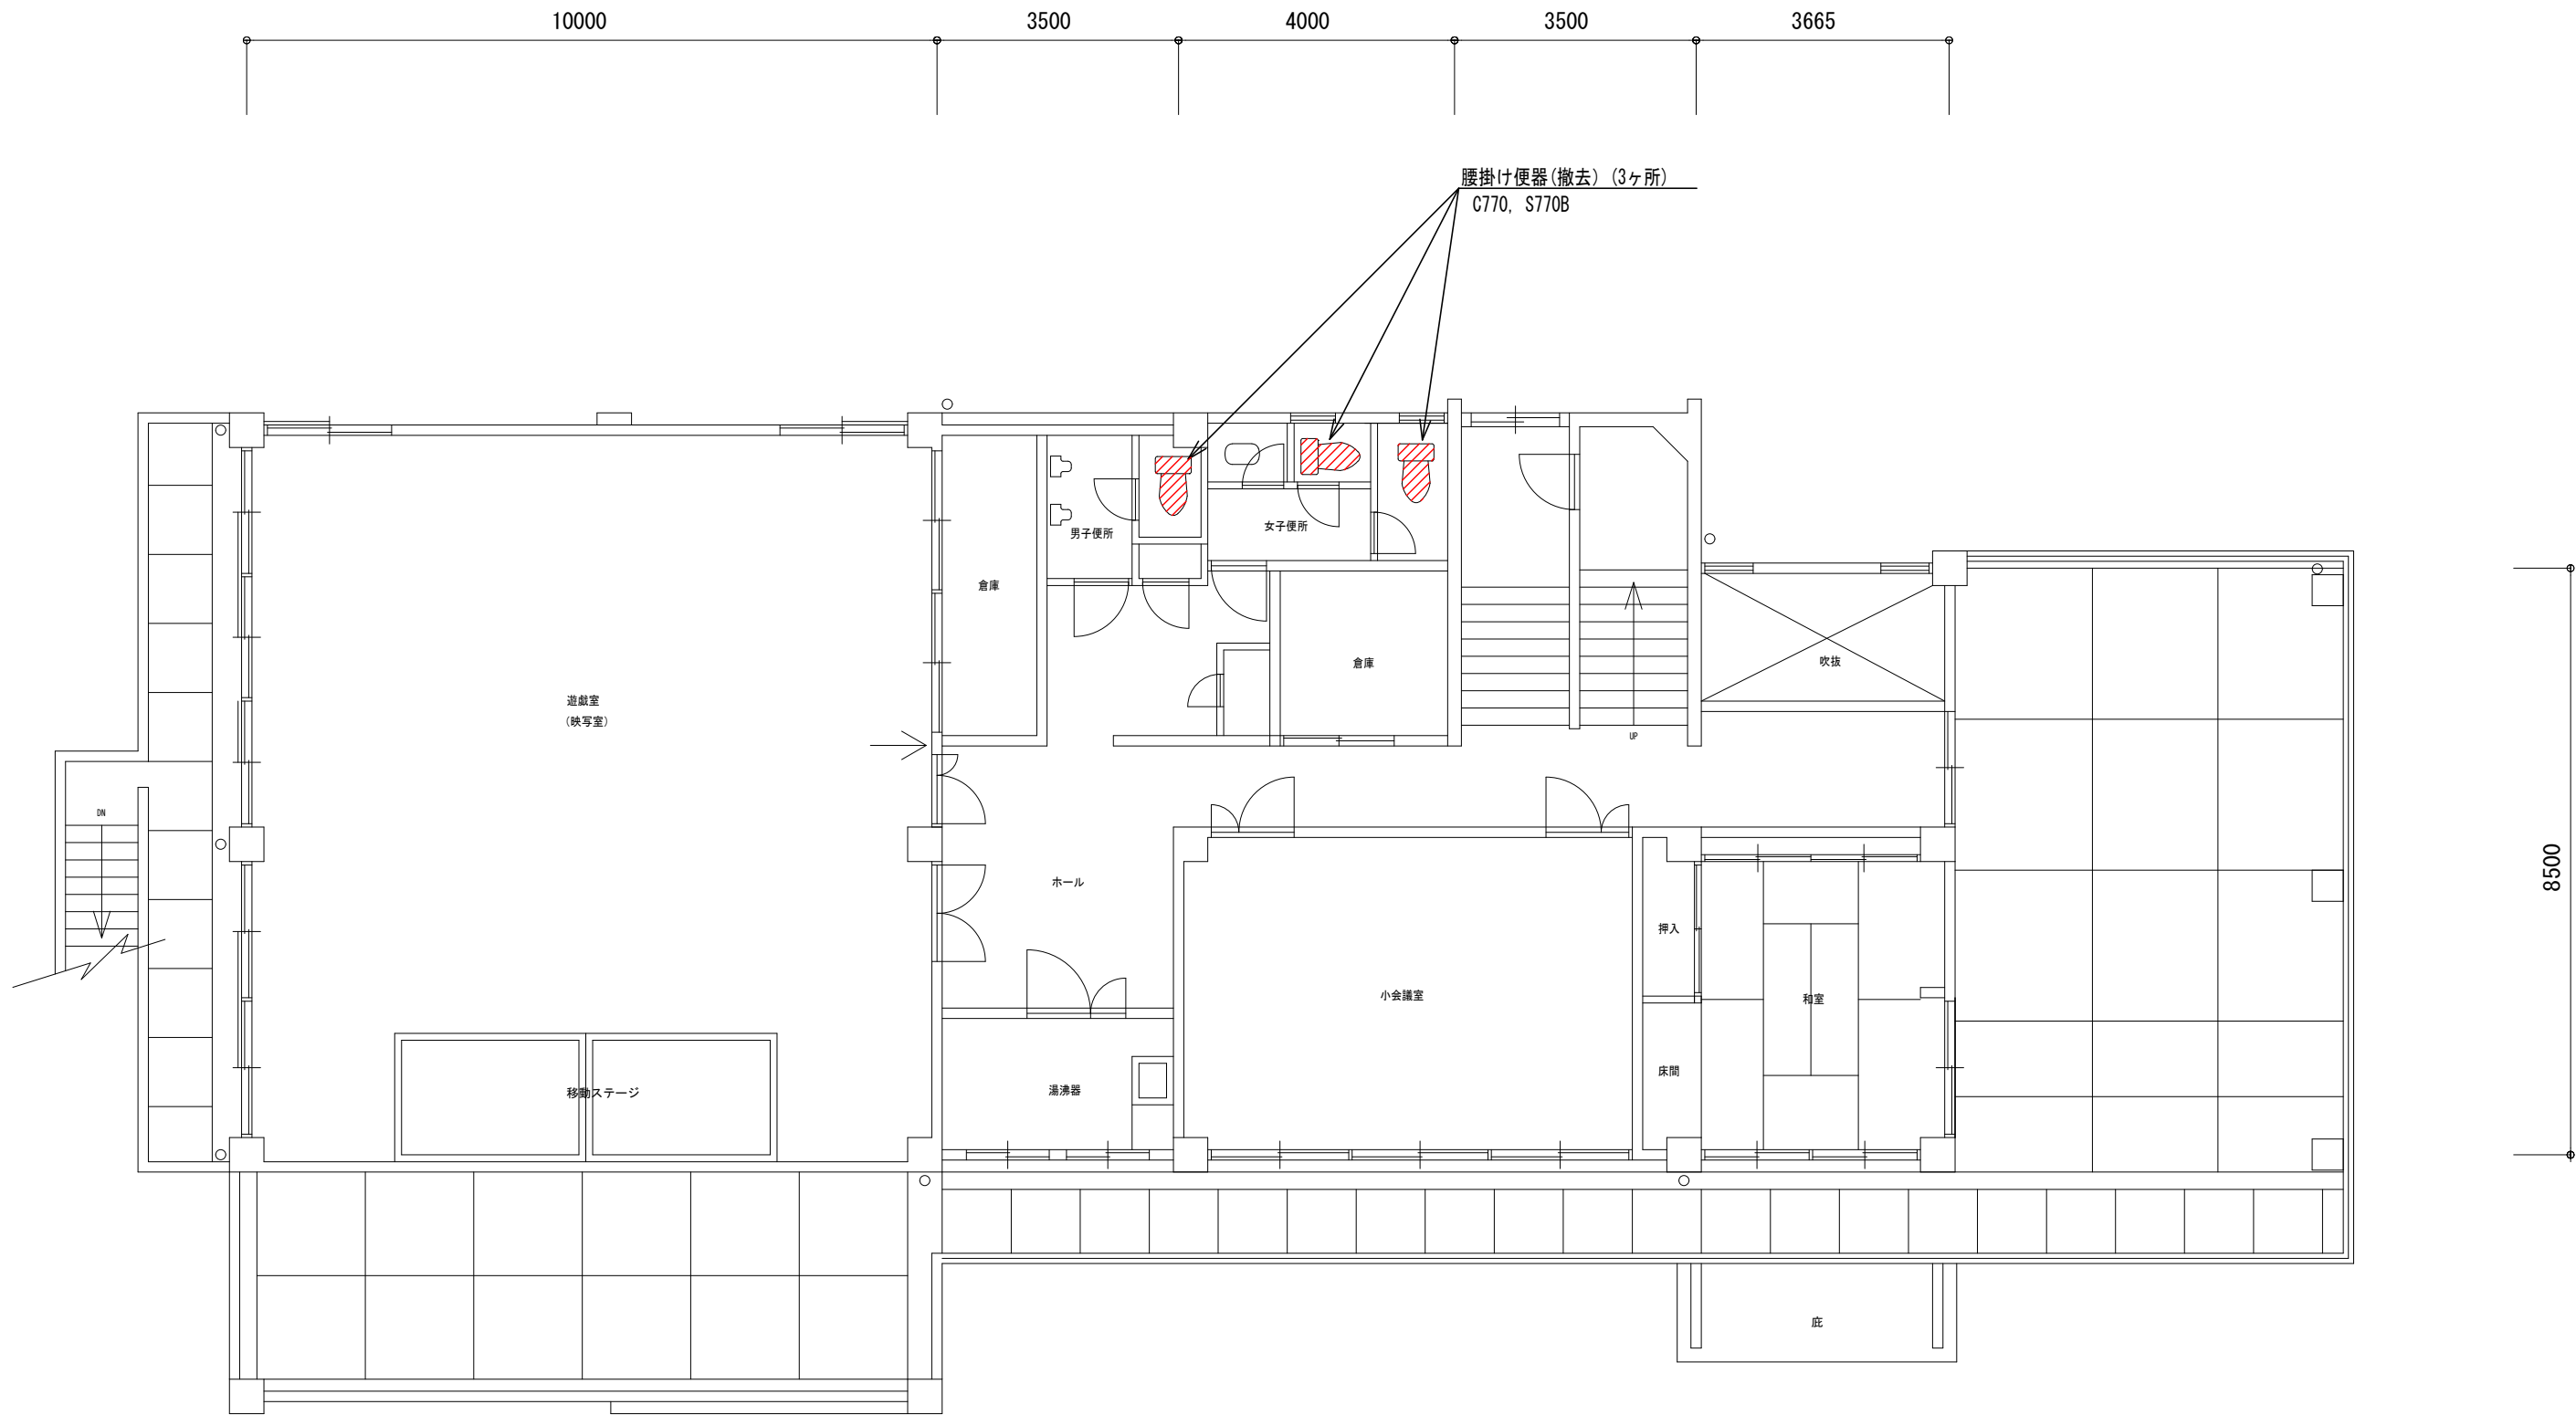

斜線部撤去

工事名	嘉麻市嘉穂隣保館改修工事	松村一級建築士事務所	管理者	設計者	担当者	図面名	図面NO
備考		1級建築士 大臣 207655 松村一弘				2階便所取替改修平面図(撤去)	M-14
		福岡県嘉麻市上西郷244-3	日付	日付	日付	縮尺 1/100 (A3)	

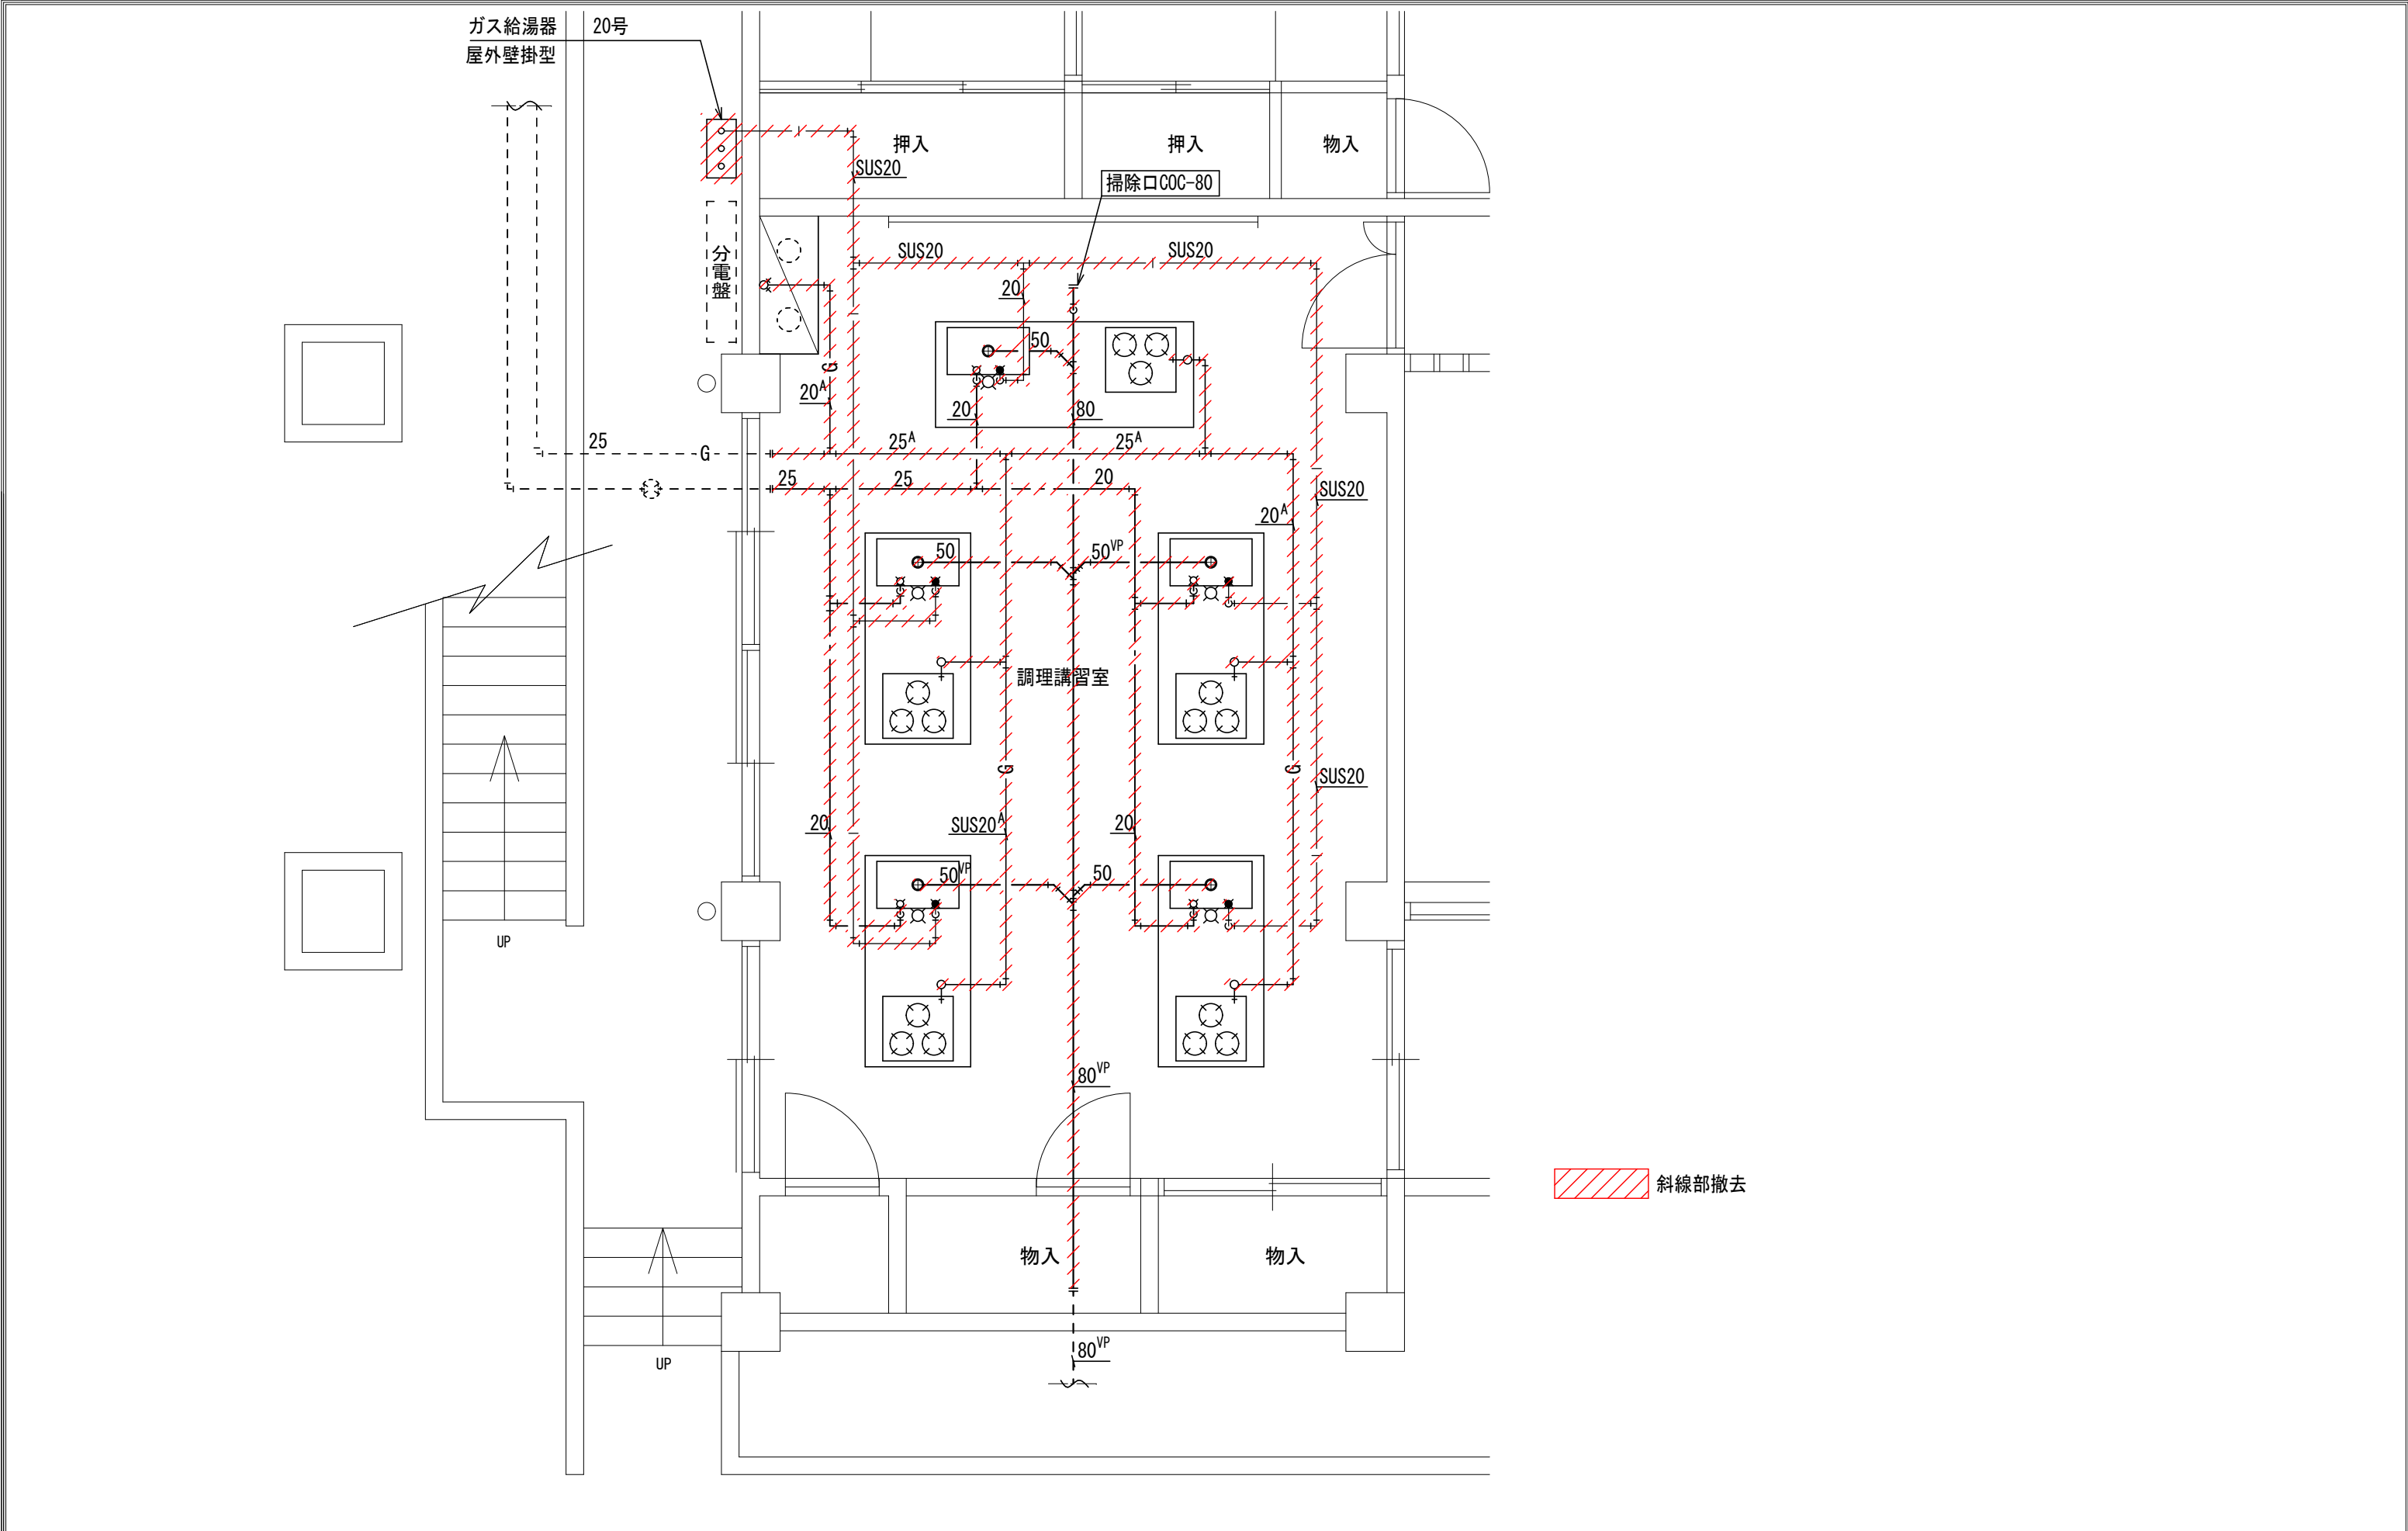

工事名	嘉麻市嘉穂隣保館改修工事	松村一級建築士事務所 1級建築士 大臣 207655 松村一弘	管理者	設計者	担当者	図面名	1階 調理室給排水設備平面図（撤去）	図面NO
備考		福岡県嘉麻市上西郷244-3 TEL ・ FAX 0948-57-3887						M-15
			日付	日付	日付		縮尺 1/50 (A3)	